


日期					
姓名					
专业					
单位					
日期					
姓名					
专业					
单位					

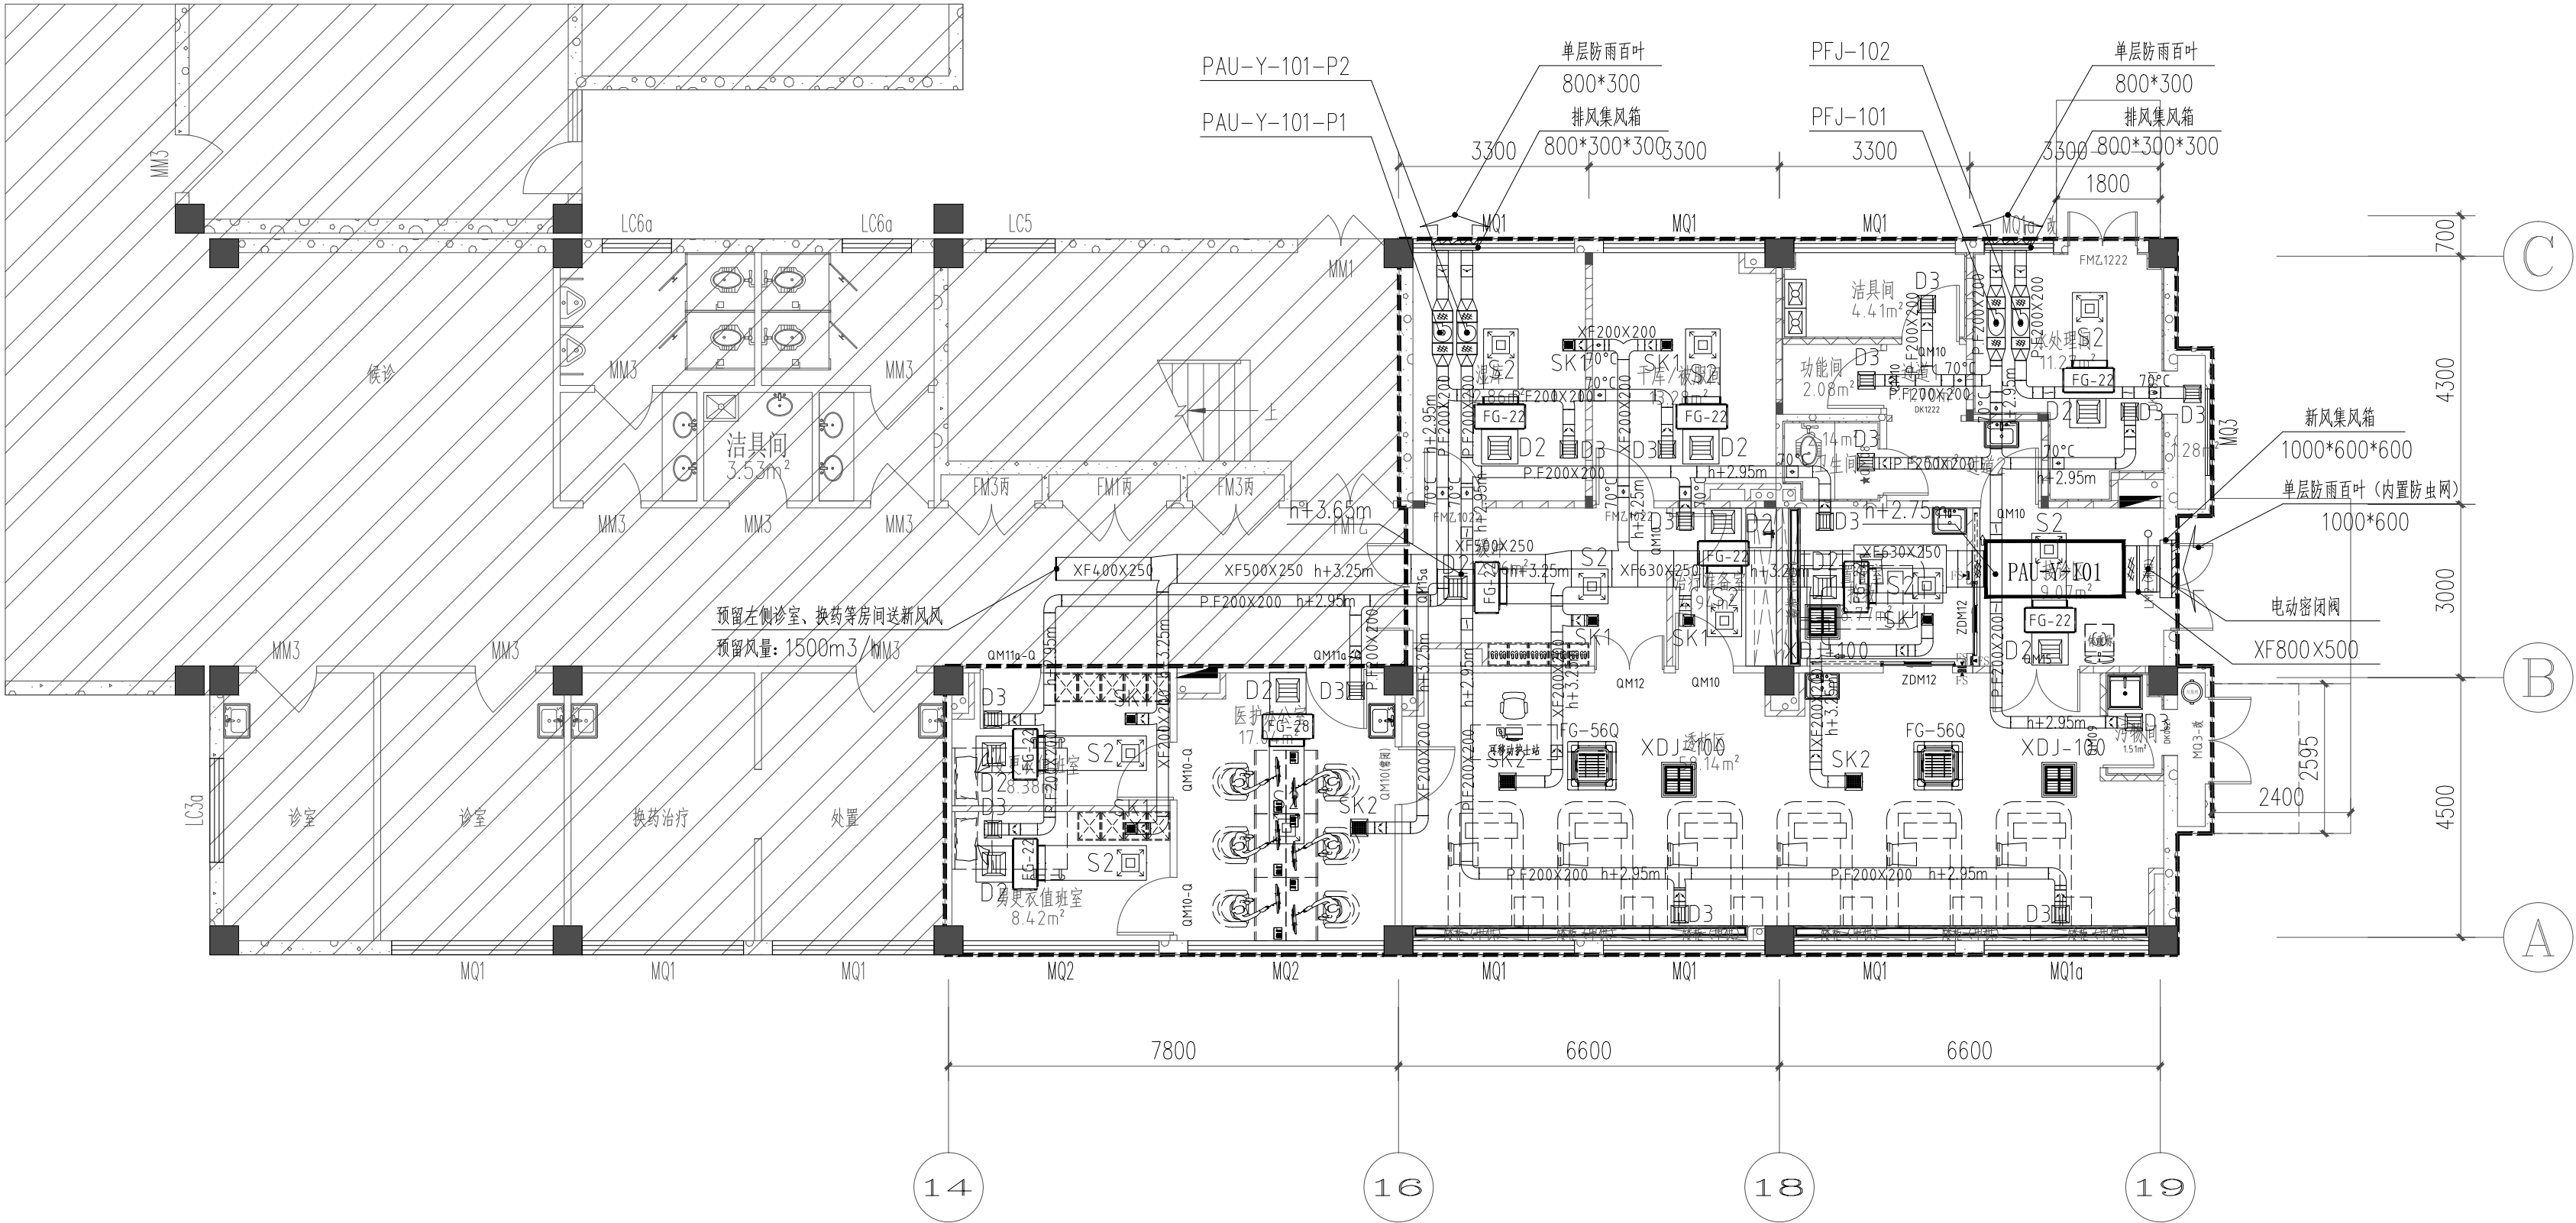

住院楼层高表

屋面	13.3	--
4	11.8	1500
3	8.000	3800
2	4.200	3800
1	0.000	4200
层号	标高(m)	层高(mm)

	D2	单层百叶风口	400×400mm
	D3	单层百叶风口	300×300mm
	S2	方形散流器	300×300mm
	S3	方形散流器	400×400mm
	SK1	双层百叶风口	200×200mm
	SK2	双层百叶风口	300×300mm

	医用多叶调节风阀
	医用电动密闭阀
	医用风路止回风阀
	医用70°C常开防火阀
	医用风管电加热箱
	医用抽屉式防虫网



武汉鲁美江建筑设计有限公司  
WUHAN LV MEI JIANG ARCHITECTURAL DESIGN CO., LTD.

工程设计证书 部颁乙级 A242031096  
CERTIFICATE NO. OF CHINA CLASS A242031096  
中国 武汉市 凤凰大道11号  
NO. 11 FengHuang Road, Wuhan, P. R. China

备注 REMARK  
本图纸的著作权及其他相关权益属 所有。  
图中所含的专有技术信息应予保密，未经本公司书面许可，不得复制本图纸或将信息提供或披露给任何第三方(本公司与客户另有约定的，从其约定)。加盖有出图章的图纸为正式交付的施工图用。  
This drawing is the property of LMJAD and is not to be reproduced or copied in whole or in part. It is only to be used for the project and sitespecifically identified herein and is not to be used on any other project. Drawings with LMJAD seal are the official version for construction.

序号 NO.	日期 DATE	修改内容 REVISION DESCRIPTION

建设单位 / CLIENT  
陕西省荣复军人第一医院  
项目名称 / PROJ.NAME  
陕西省荣复军人第一医院  
血液透析室建设项目  
子项名称 / SUB-PROJ.NAME

出图专用章/SPECIAL SEAL FOR THE FIGURE

注册执业印章/REGISTERED PRACTICING SEAL

专业负责人 DISCIPLINE CHIEF	王勇
审 定 AUTHORIZED BY	王勇
审 核 DISCIPLINE CHIEF	王勇
校 对 CHECKED BY	王勇
设 计 DESIGNED BY	王勇
制 图 DRAWN BY	王勇

图纸名称 / DRAWING TITLE


一层血透风管综合平面图

阶段 Design Phase	施工图
比 例 Scale	1:100
专 业 Specialty	暖通
当前版本 Current Rev.	V1.0
日 期 Date	2025.05

图纸编号 Drawing No.	NS-P-01
设计编号 Proj. No.	



日期					
姓名					
专业					
单位					
日期					
姓名					
专业					
单位					

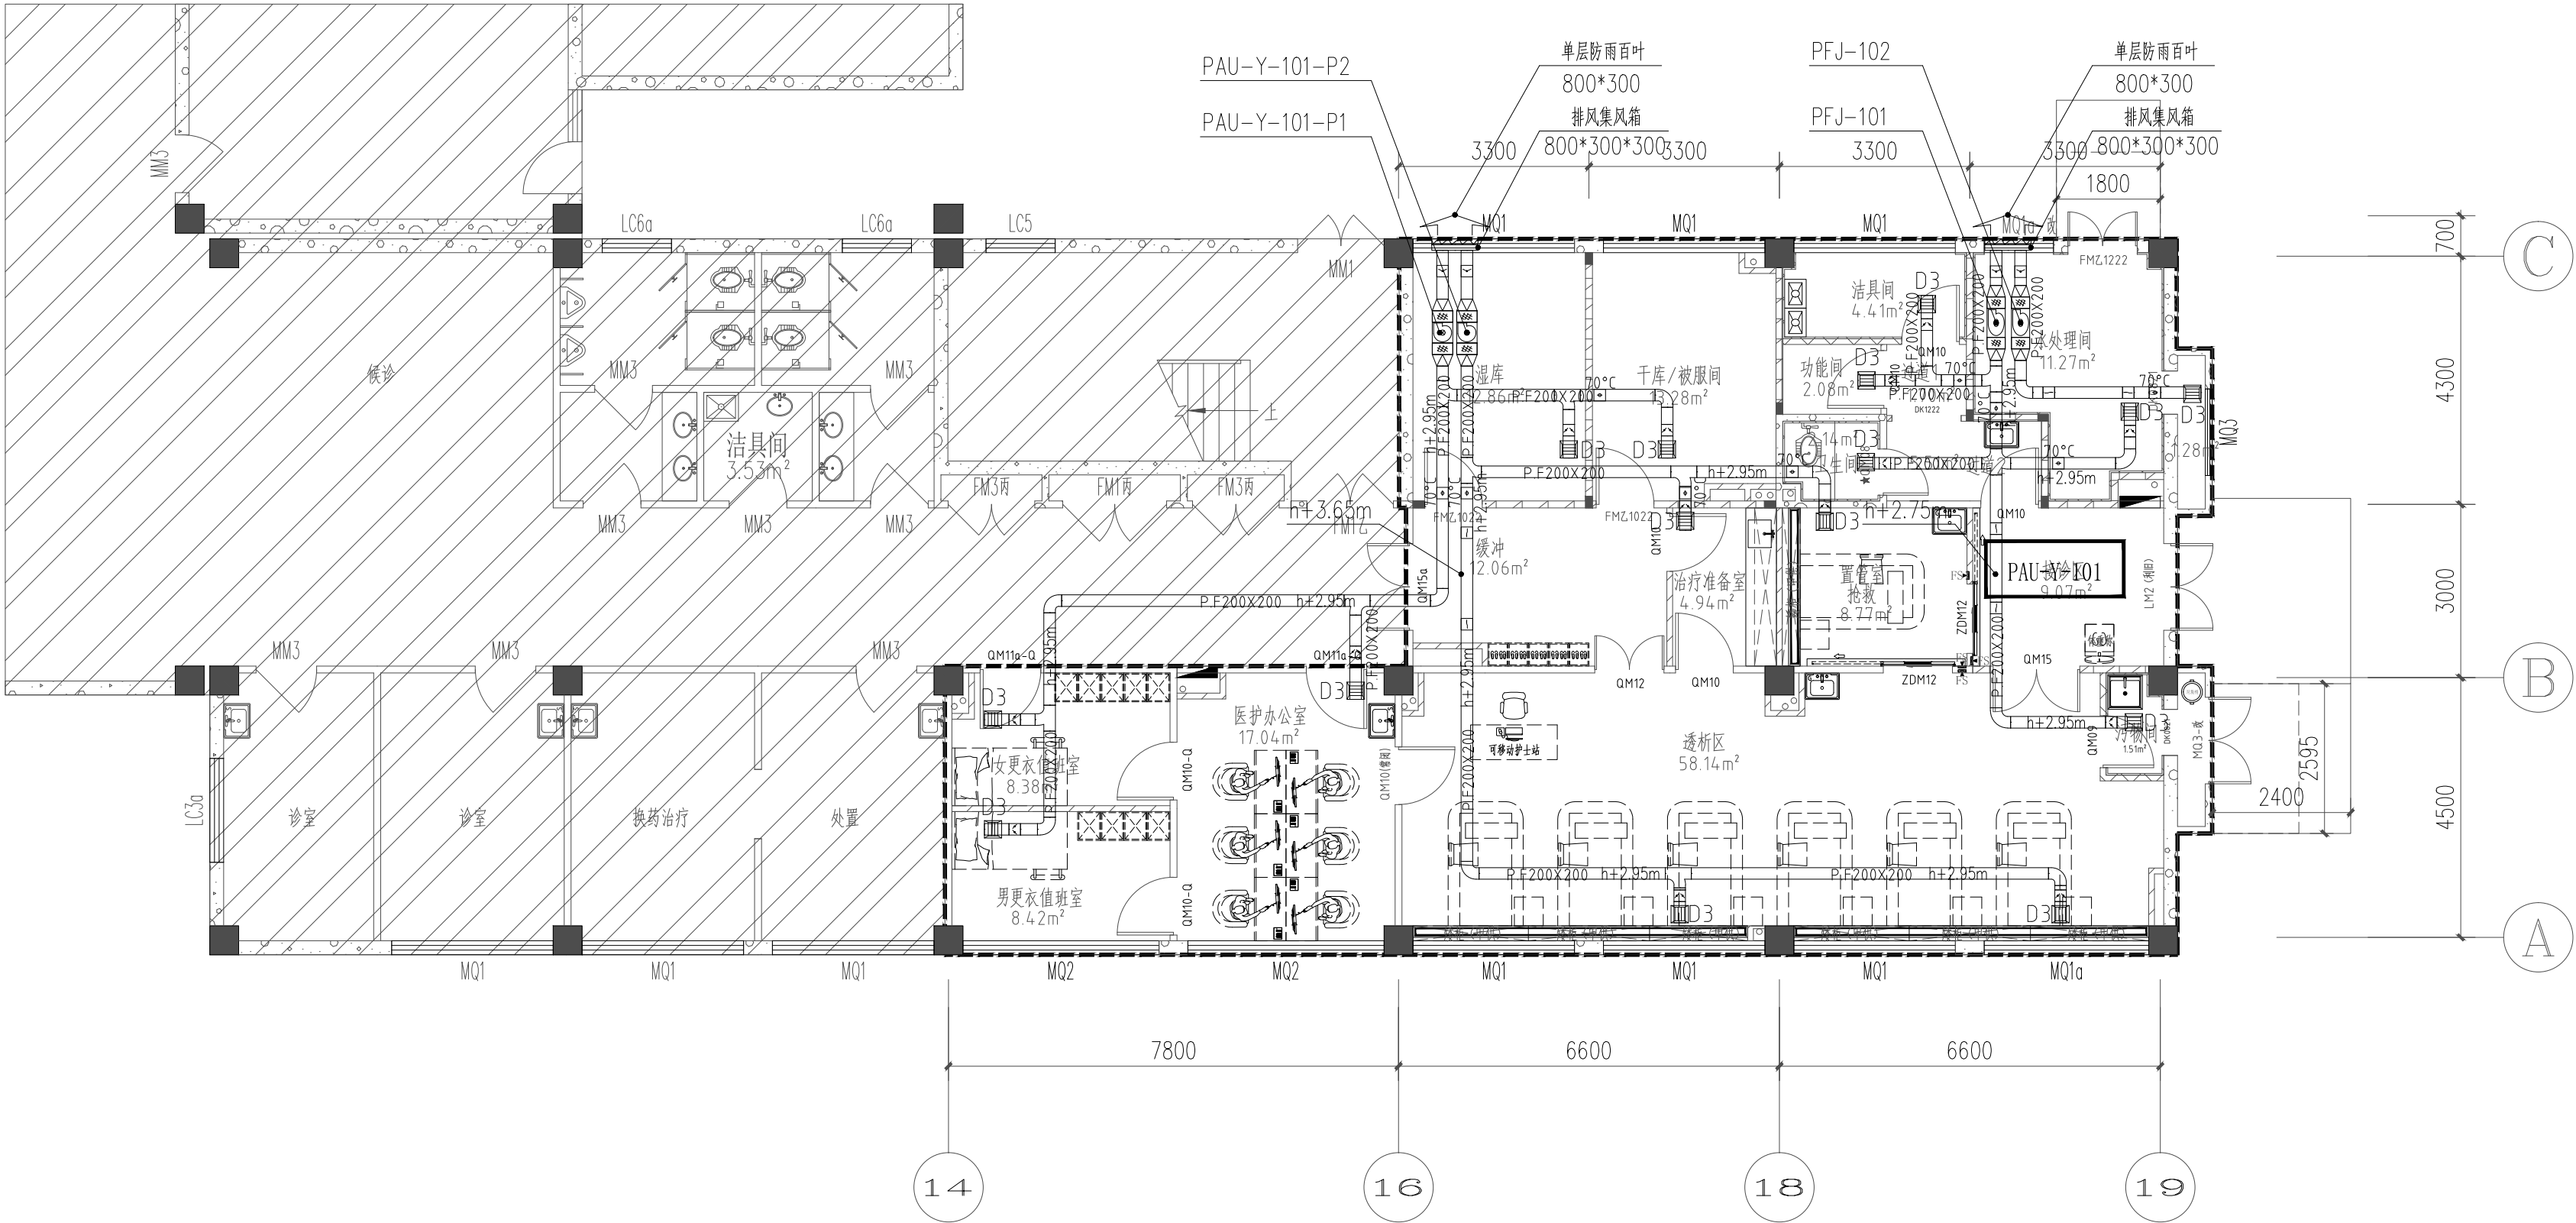

住院楼层高表

屋面	13.3	--
4	11.8	1500
3	8.000	3800
2	4.200	3800
1	0.000	4200
层号	标高(m)	层高(mm)

	D2	单层百叶风口	400×400mm
	D3	单层百叶风口	300×300mm
	S2	方形散流器	300×300mm
	S3	方形散流器	400×400mm
	SK1	双层百叶风口	200×200mm
	SK2	双层百叶风口	300×300mm

	医用多叶调节风阀
	医用电动密闭阀
	医用风路止回风阀
	医用70°C常开防火阀
	医用电管电加热箱
	医用抽屉式防虫网



武汉绿美江建筑设计有限公司  
WUHAN LV MEI JIANG ARCHITECTURAL DESIGN CO., LTD.

工程设计证书 部颁乙级 A242031096  
CERTIFICATE NO. OF CHINA CLASS A242031096  
中国 武汉市 凤凰大道11号  
NO. 11 FengHuang Road, Wuhan, P. R. China

备注 REMARK  
本图纸的著作权及其他相关权益属 所有。  
图中所含的专有技术信息应予保密，未经本公司书面许可，不得复制本图纸或将信息提供或披露给任何第三方(本公司与客户另有约定的，从其约定)。加盖有出图章的图纸为正式交付的施工图用。  
This drawing is the property of LMJAD and is not to be reproduced or copied in whole or in part. It is only to be used for the project and sitespecifically identified herein and is not to be used on any other project. Drawings with LMJAD seal are the official version for construction.

序号 NO.	日期 DATE	修改内容 REVISION DESCRIPTION

建设单位 / CLIENT  
陕西省荣复军人第一医院  
项目名称 / PROJ.NAME  
陕西省荣复军人第一医院  
血液透析室建设项目  
子项名称 / SUB-PROJ.NAME

出图专用章/SPECIAL SEAL FOR THE FIGURE  
注册执业印章/REGISTERED PRACTICING SEAL

专业负责人 DISCIPLINE CHIEF	王勇
审 定 AUTHORIZED BY	王勇
审 核 DISCIPLINE CHIEF	王勇
校 对 CHECKED BY	王勇
设 计 DESIGNED BY	王勇
制 图 DRAWN BY	王勇


图纸名称 / DRAWING TITLE

一层血透排风管平面图

阶段 Design Phase	施工图
比 例 Scale	1:100
专 业 Specialty	暖通
当前版本 Current Rev.	V1.0
日 期 Date	2025.05

图纸编号 Drawing No.	NS-P-03
设计编号 Proj. No.	

日期	
姓名	
专业	
单位	
日期	
姓名	
专业	
单位	

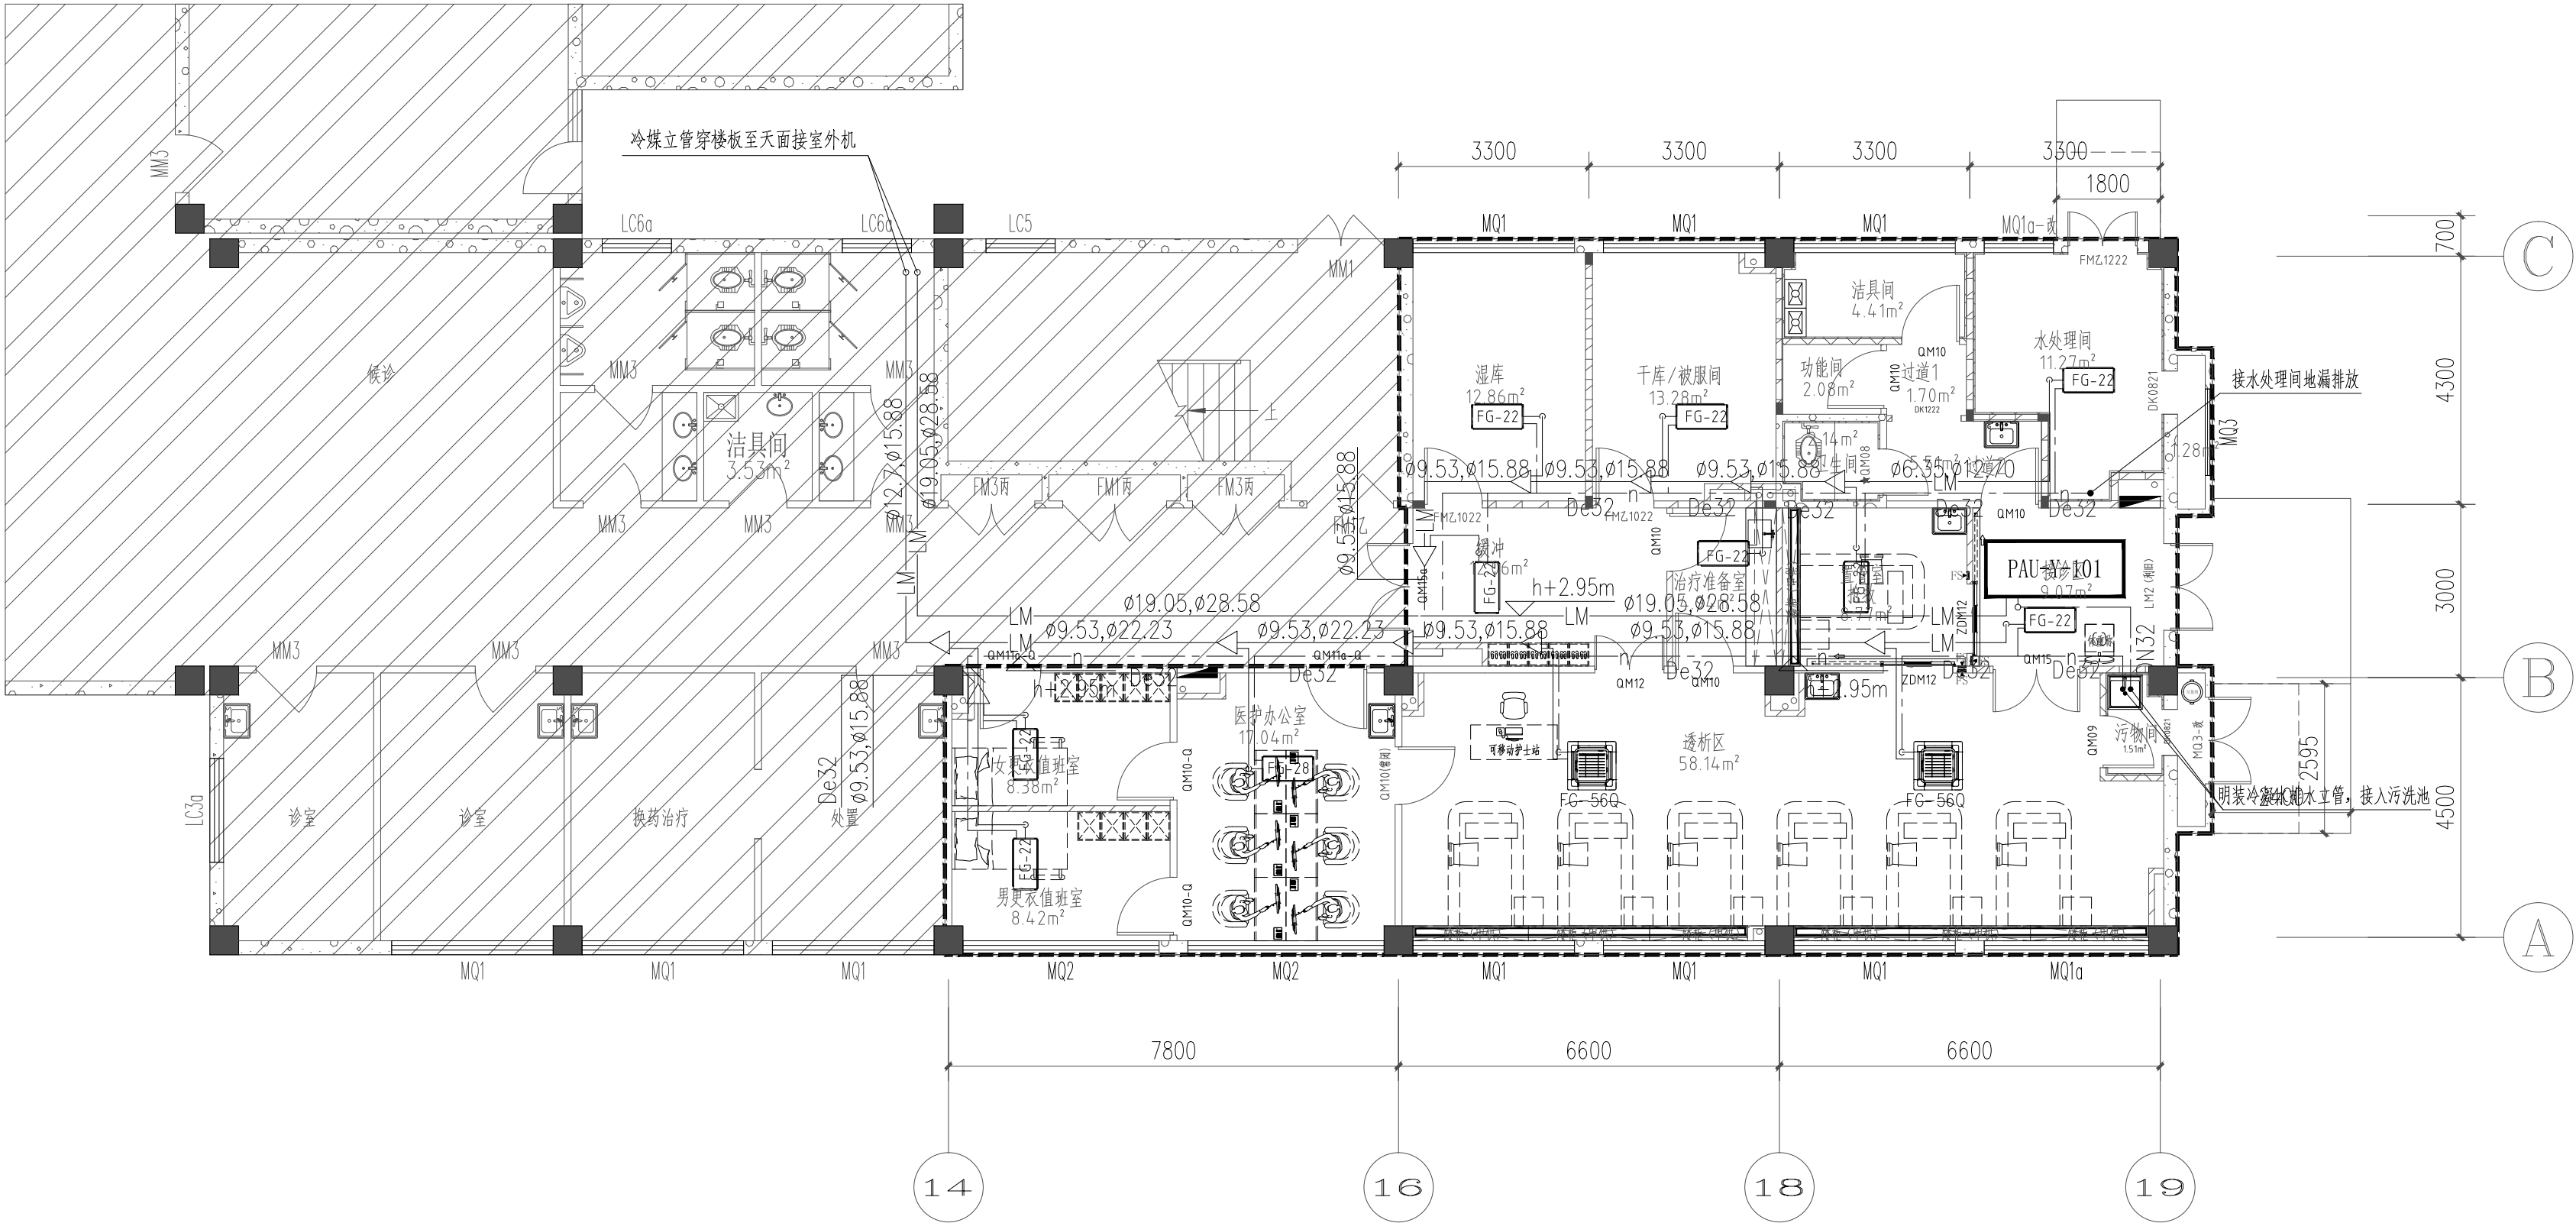

- 备注:
- 多联机、直膨机管道系统须有设备厂家复核后方可施工。
  - 冷媒铜管穿楼板优先利用原孔洞穿，穿越后楼板缝隙应进行封堵。

住院楼层高表

屋面	13.3	—
4	11.8	1500
3	8.000	3800
2	4.200	3800
1	0.000	4200

层号	标高(m)	层高(mm)
—	—	—
—	—	—

— n —	空气凝结水管
— LM —	冷煤管



武汉量江建筑设计有限公司  
WUHAN LIJIANG ARCHITECTURAL DESIGN CO., LTD.

工程设计证书 部颁乙级 A242031096  
CERTIFICATE NO. OF CHINA CLASS A242031096  
中国 武汉市 凤凰大道11号  
NO. 11 Fenghuang Road, Wuhan, P. R. China

备注 REMARK  
本图纸的著作权及其他相关权益属 所有。  
图中所含的专有技术信息应予保密，未经本公司书面许可，不得复制本图纸或将信息提供或披露给任何第三方(本公司与客户另有约定的，从其约定)。加盖有出图章的图纸为正式交付的施工图用。  
This drawing is the property of LMJAD and is not to be reproduced or copied in whole or in part. It is only to be used for the project and sitespecifically identified herein and is not to be used on any other project. Drawings with LMJAD seal are the official version for construction.

日期 DATE	修改内容 REVISION DESCRIPTION

建设单位 / CLIENT  
陕西省荣复军人第一医院  
项目名称 / PROJ.NAME  
陕西省荣复军人第一医院  
血液透析室建设项目  
子项名称 / SUB-PROJ.NAME

出图专用章/SPECIAL SEAL FOR THE FIGURE

注册执业印章/REGISTERED PRACTICING SEAL

专业负责人 DISCIPLINE CHIEF	王勇
审 定 AUTHORIZED BY	王勇
审 核 DISCIPLINE CHIEF	王勇
校 对 CHECKED BY	王勇
设 计 DESIGNED BY	王勇
制 图 DRAWN BY	王勇


图纸名称 / DRAWING TITLE

一层层透冷煤管平面图

施工图
1:100
暖通
V1.0
2025.05

图纸编号 Drawing No.
NS-P-04
设计编号 Proj. No.

单位	专业	姓名	日期	单位	专业	姓名	日期

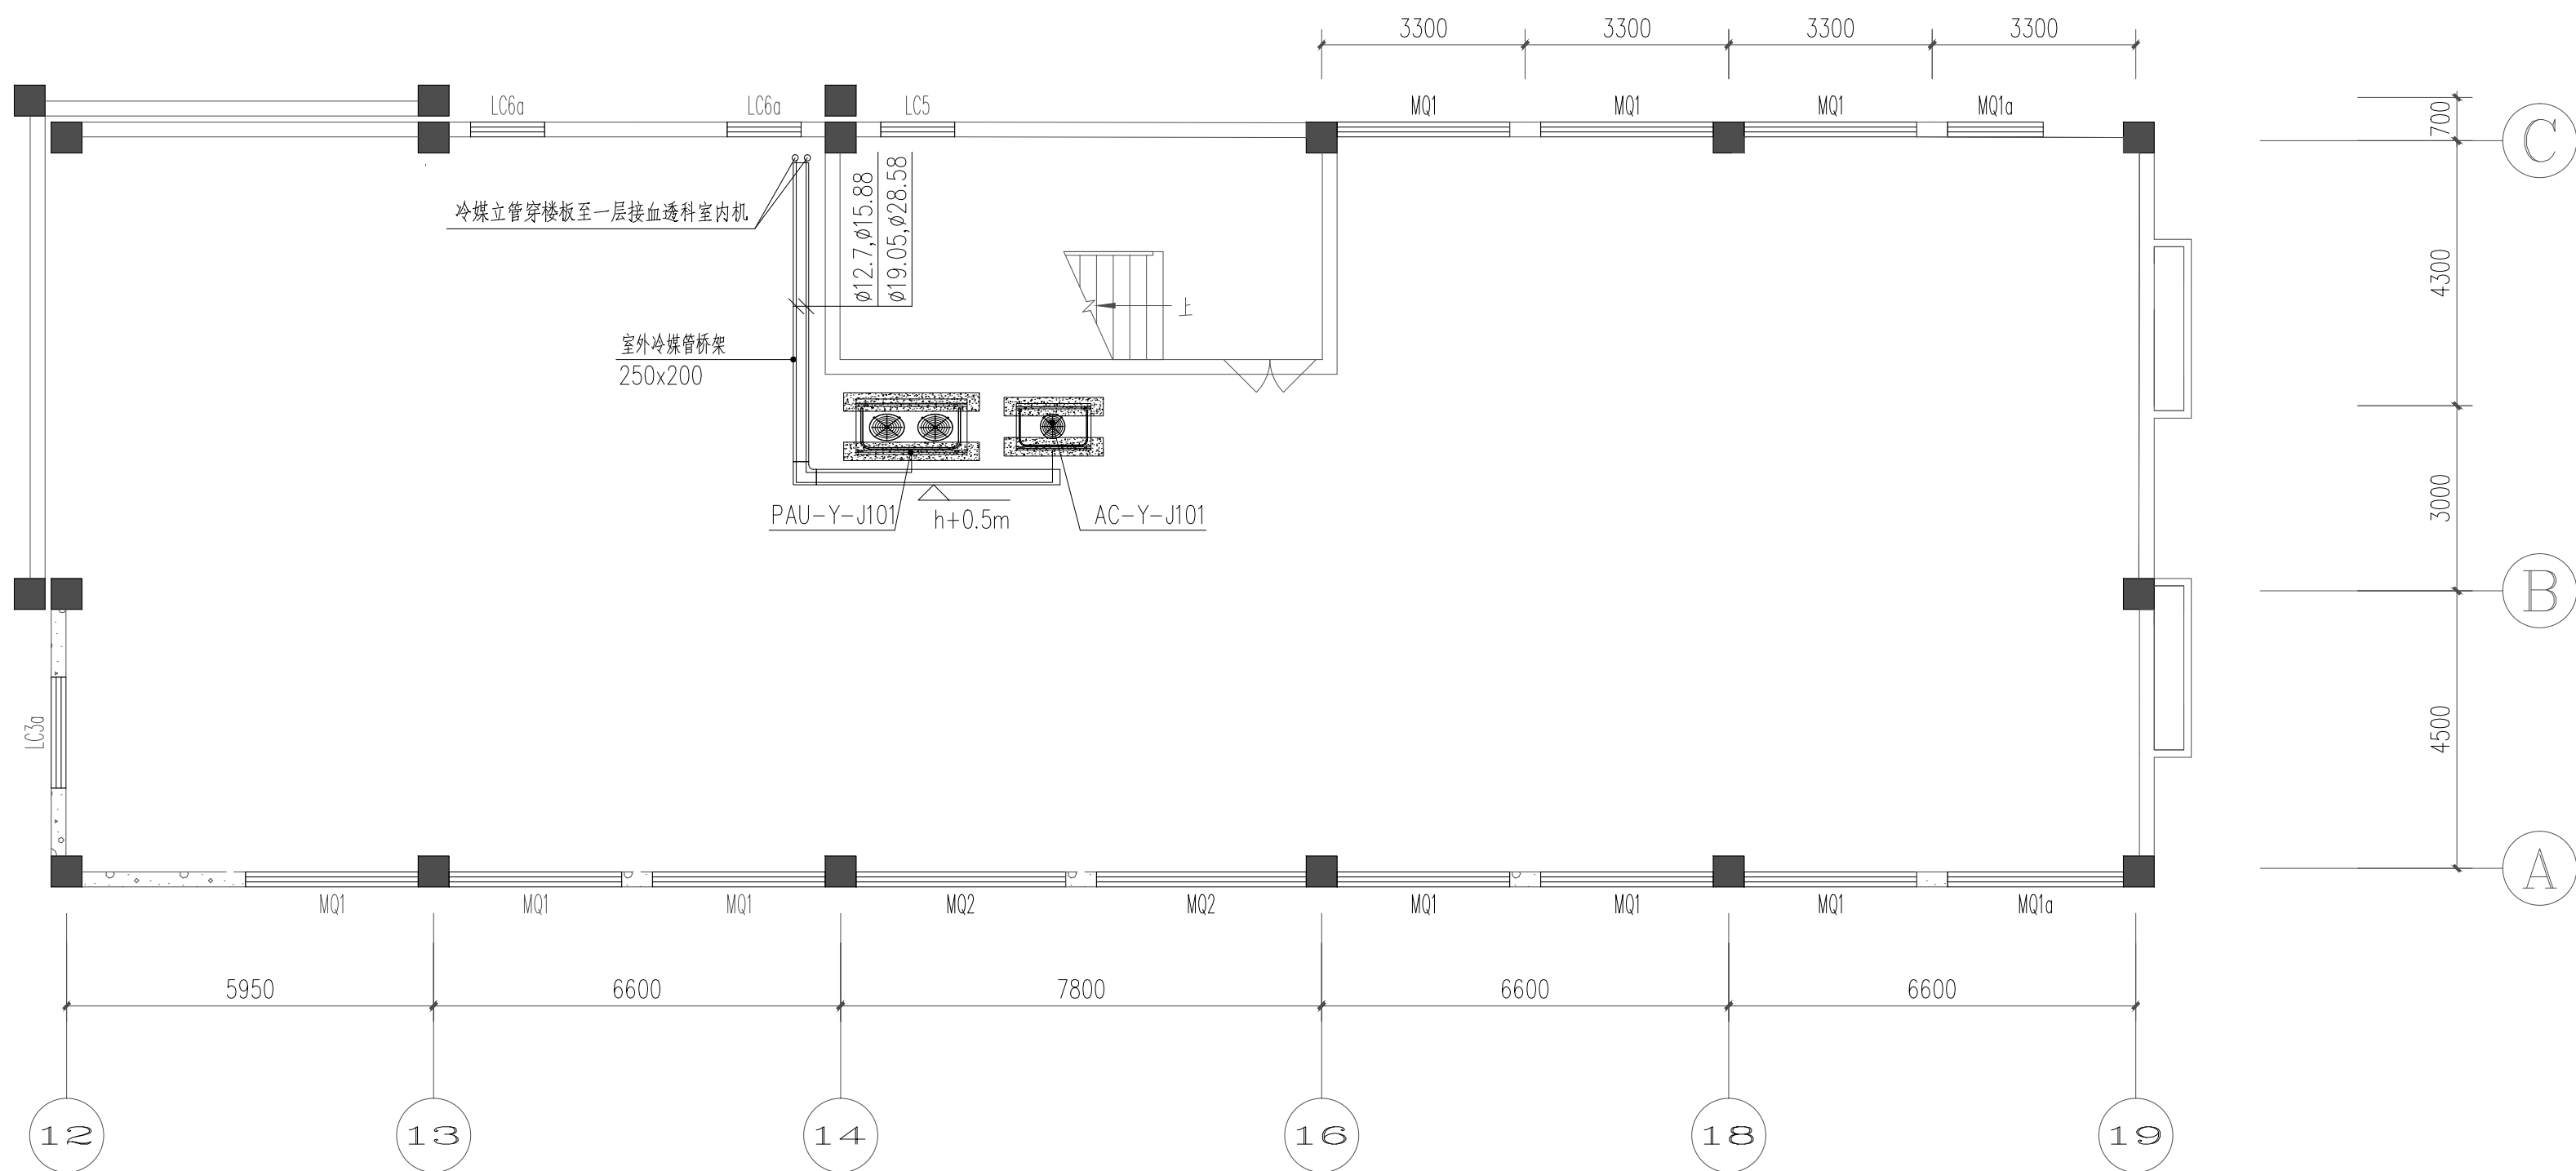

备注:

1.多联机、直膨机管道系统须有设备厂家复核后方可施工。



**武汉绿美江建筑设计有限公司**  
WUHAN LV MEI JIANG ARCHITECTURAL DESIGN CO., LTD.

工程设计证书 部颁乙级 A242031096  
 CERTIFICATE NO. OF CHINA CLASS A242031096

中国 武汉市 凤凰大道11号

N0. 11 FengHuang Road, Wuhan, P. R. China

备注 REMARK

本图纸的著作权及其他相关权益属 所有

图中所营的专有技术信息应予保密, 未经本  
公司书面许可, 不得复制或向他人提供

披露给任何第三方(本公司与霍白早有约定的

从其约定)。加盖有出图章的图纸为正式交付

的施工图用。

This drawing is the property of EMC  
and is not to be reproduced or copied.

whole or in part. It is only to be used

identified herein and is not to be used

on any other project. Drawings

with LMSAD seat are the official version for construction.

	修 改 内 容 REVISION DESCRIPTION

建设单位 / CLIENT

陕西省荣复军人第一医院

项目名称 / PROJ.NAME

陕西省荣复军人第一医院

血液透析室建设项目

子项名称 / SUB-PROJ.NAME

出图专用章/SPECIAL SEAL FOR THE FIGURE

注册执业印章/REGISTERED PRACTICING SEAL

专业负责人 DISCIPLINE CHIEF	王冀
审 定 AUTHORIZED BY	陈勇
审 核 DISCIPLINE CHIEF	陈勇
校 对 CHECKED BY	王冀
设 计 DESIGNED BY	陈雨龙
制 图 DRAWN BY	陈雨龙

图纸名称 / DRAWING TITLE

### 屋面空调室外机平面图


施工图
1:100
暖通
V1.0
2025.05

图纸编号 Drawing No.

NS-P-05

设计编号 Proj. No.

单位	专业	姓名	日期	单位	专业	姓名	日期

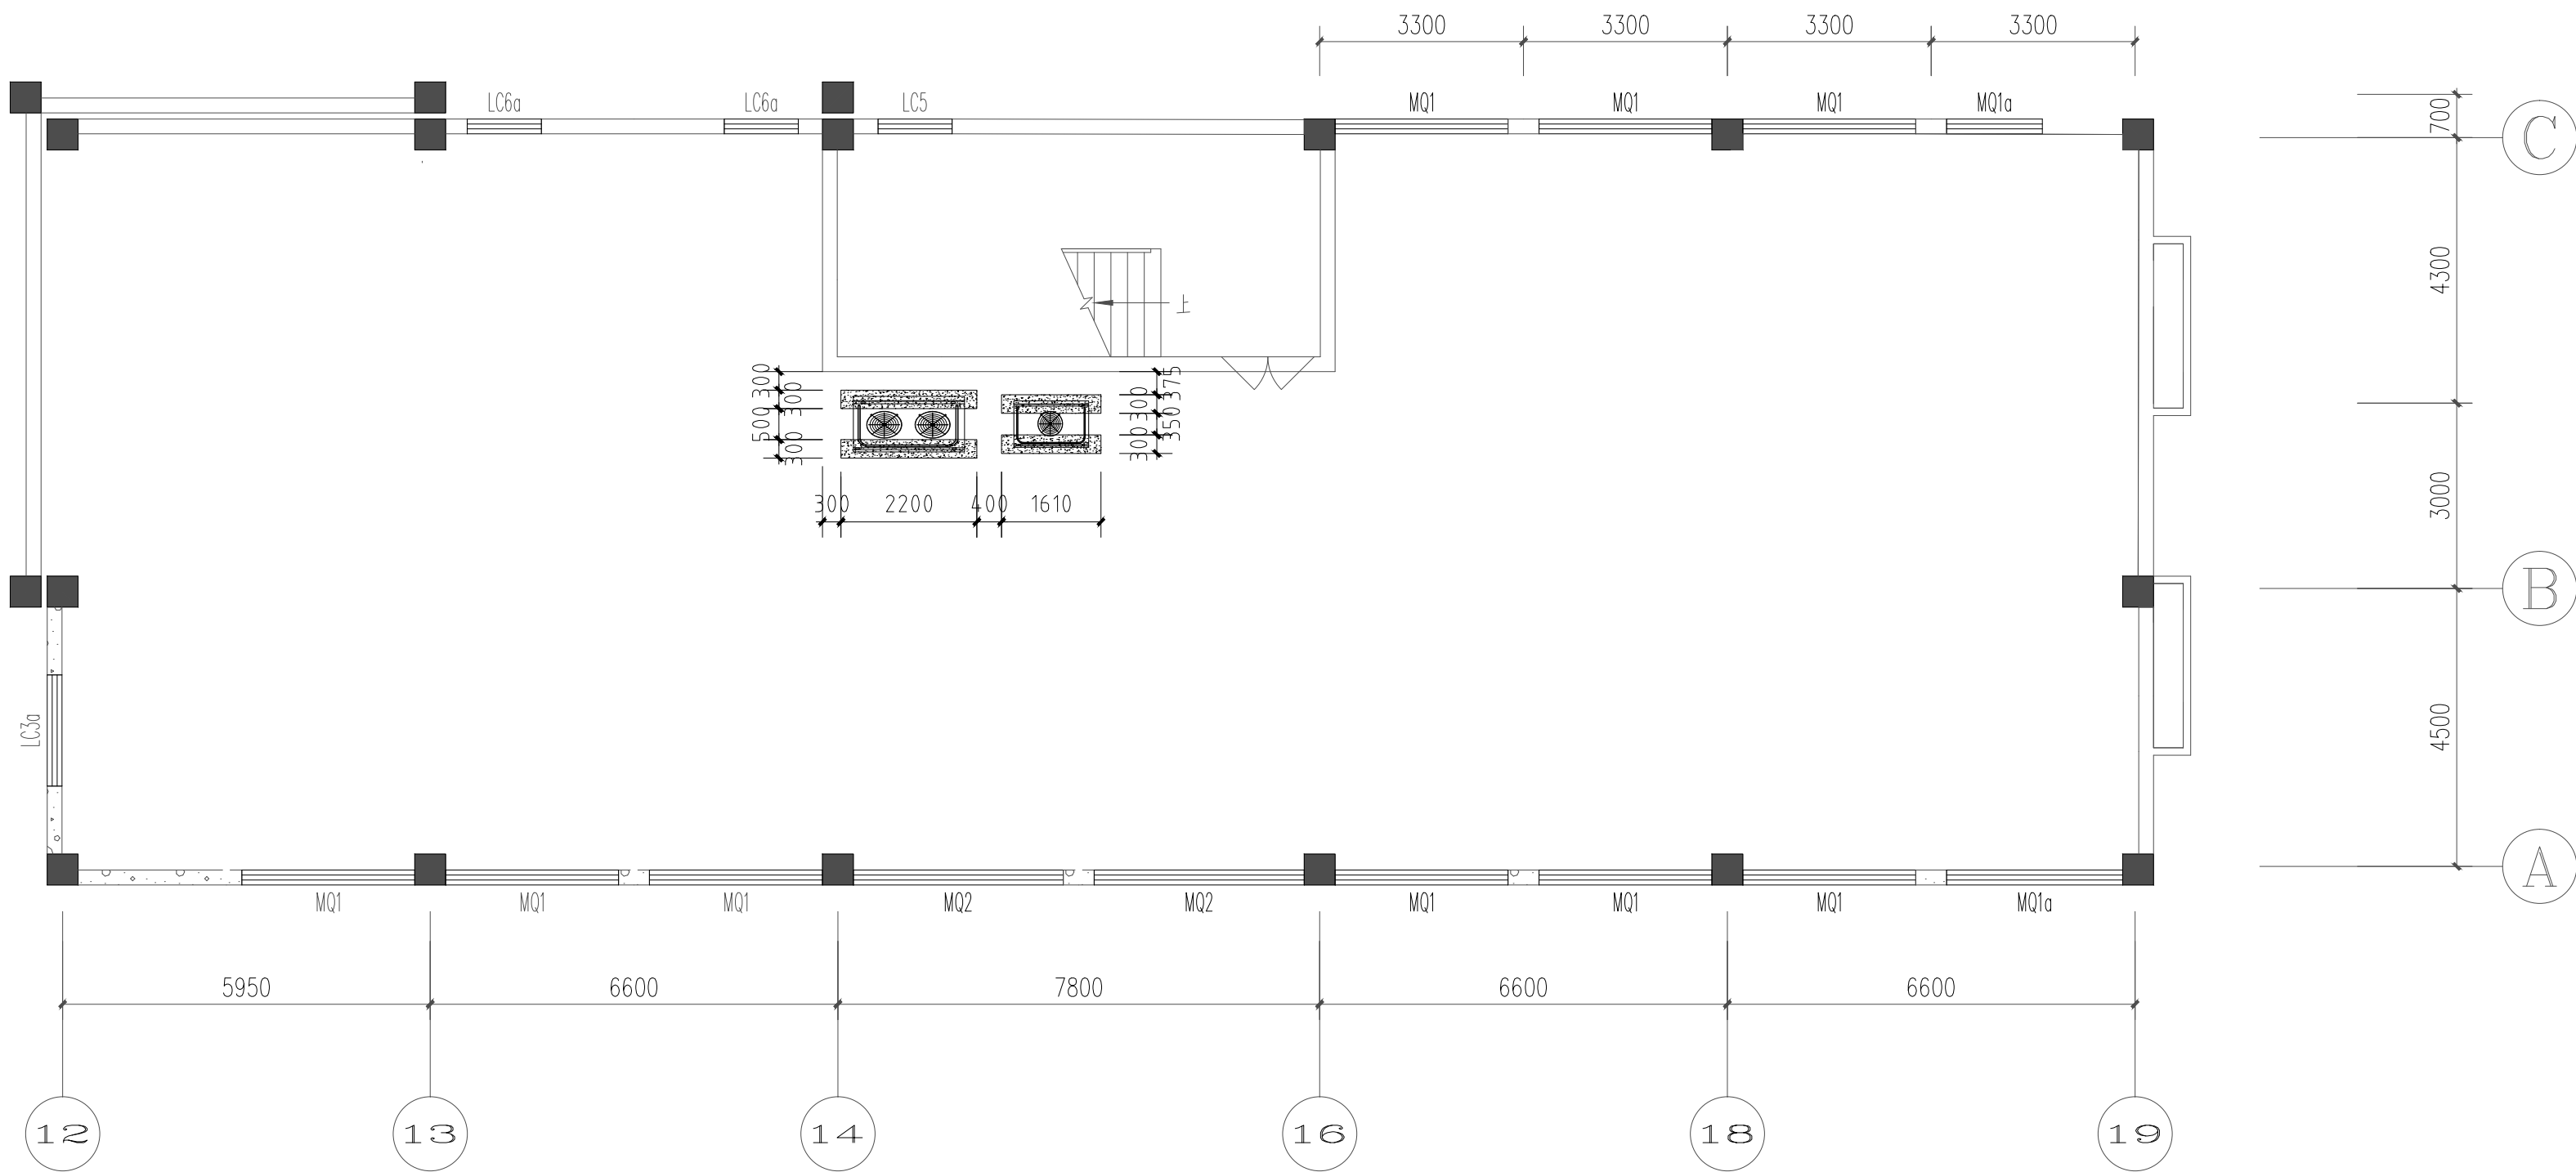

**武汉绿美江建筑设计有限公司**  
WUHAN LV MEI JIANG ARCHITECTURAL DESIGN CO., LTD

工程设计证书 部颁乙级 A242031096  
CERTIFICATE NO. OF CHINA CLASS A242031096

中国 武汉市 凤凰大道11号

N0. 11 FengHuang Road, Wuhan, P. R. China

备注 REMARK

本图纸的著作权及其他相关权益属 所有  
图中所含的专有技术信息应予保密, 未经本  
司书面许可, 不得复制本图纸或将信息提供  
披露给任何第三方(本公司与客户另有约定  
从其约定)。加盖有出图章的图纸为正式文件  
的施工图用。

This drawing is the property of LMJAD and is not to be reproduced or copied whole or in part. It is only to be used for the project and sitespecifically identified herein and is not to be used on any other project. Drawings with LMJAD seal are the official version for construction.

	修 改 内 容 REVISION DESCRIPTION

建设单位 / CLIENT

陕西省荣复军人第一医院

项目名称 / PROJ.NAME

陕西省荣复军人第一医院

血液透析室建设项目

子项名称 / SUB-PROJ.NAME

出图专用章/SPECIAL SEAL FOR THE FIGURE

注册执业印章/REGISTERED PRACTICING SEAL

专业负责人 DISCIPLINE CHIEF	王莫
审定 AUTHORIZED BY	练勇
审核 DISCIPLINE CHIEF	练勇
校对 CHECKED BY	王莫
设计 DESIGNED BY	戴雨龙
制图 DRAWN BY	戴雨龙

图纸名称 / DRAWING TITLE

屋面空调室外机基础平面图


施工图
1:100
暖通
V1.0
2025.05

图纸编号 Drawing No.

NS-P-06

设计编号 Proj. No.

日期		姓名		专业		单位		日期		姓名		专业		单位	

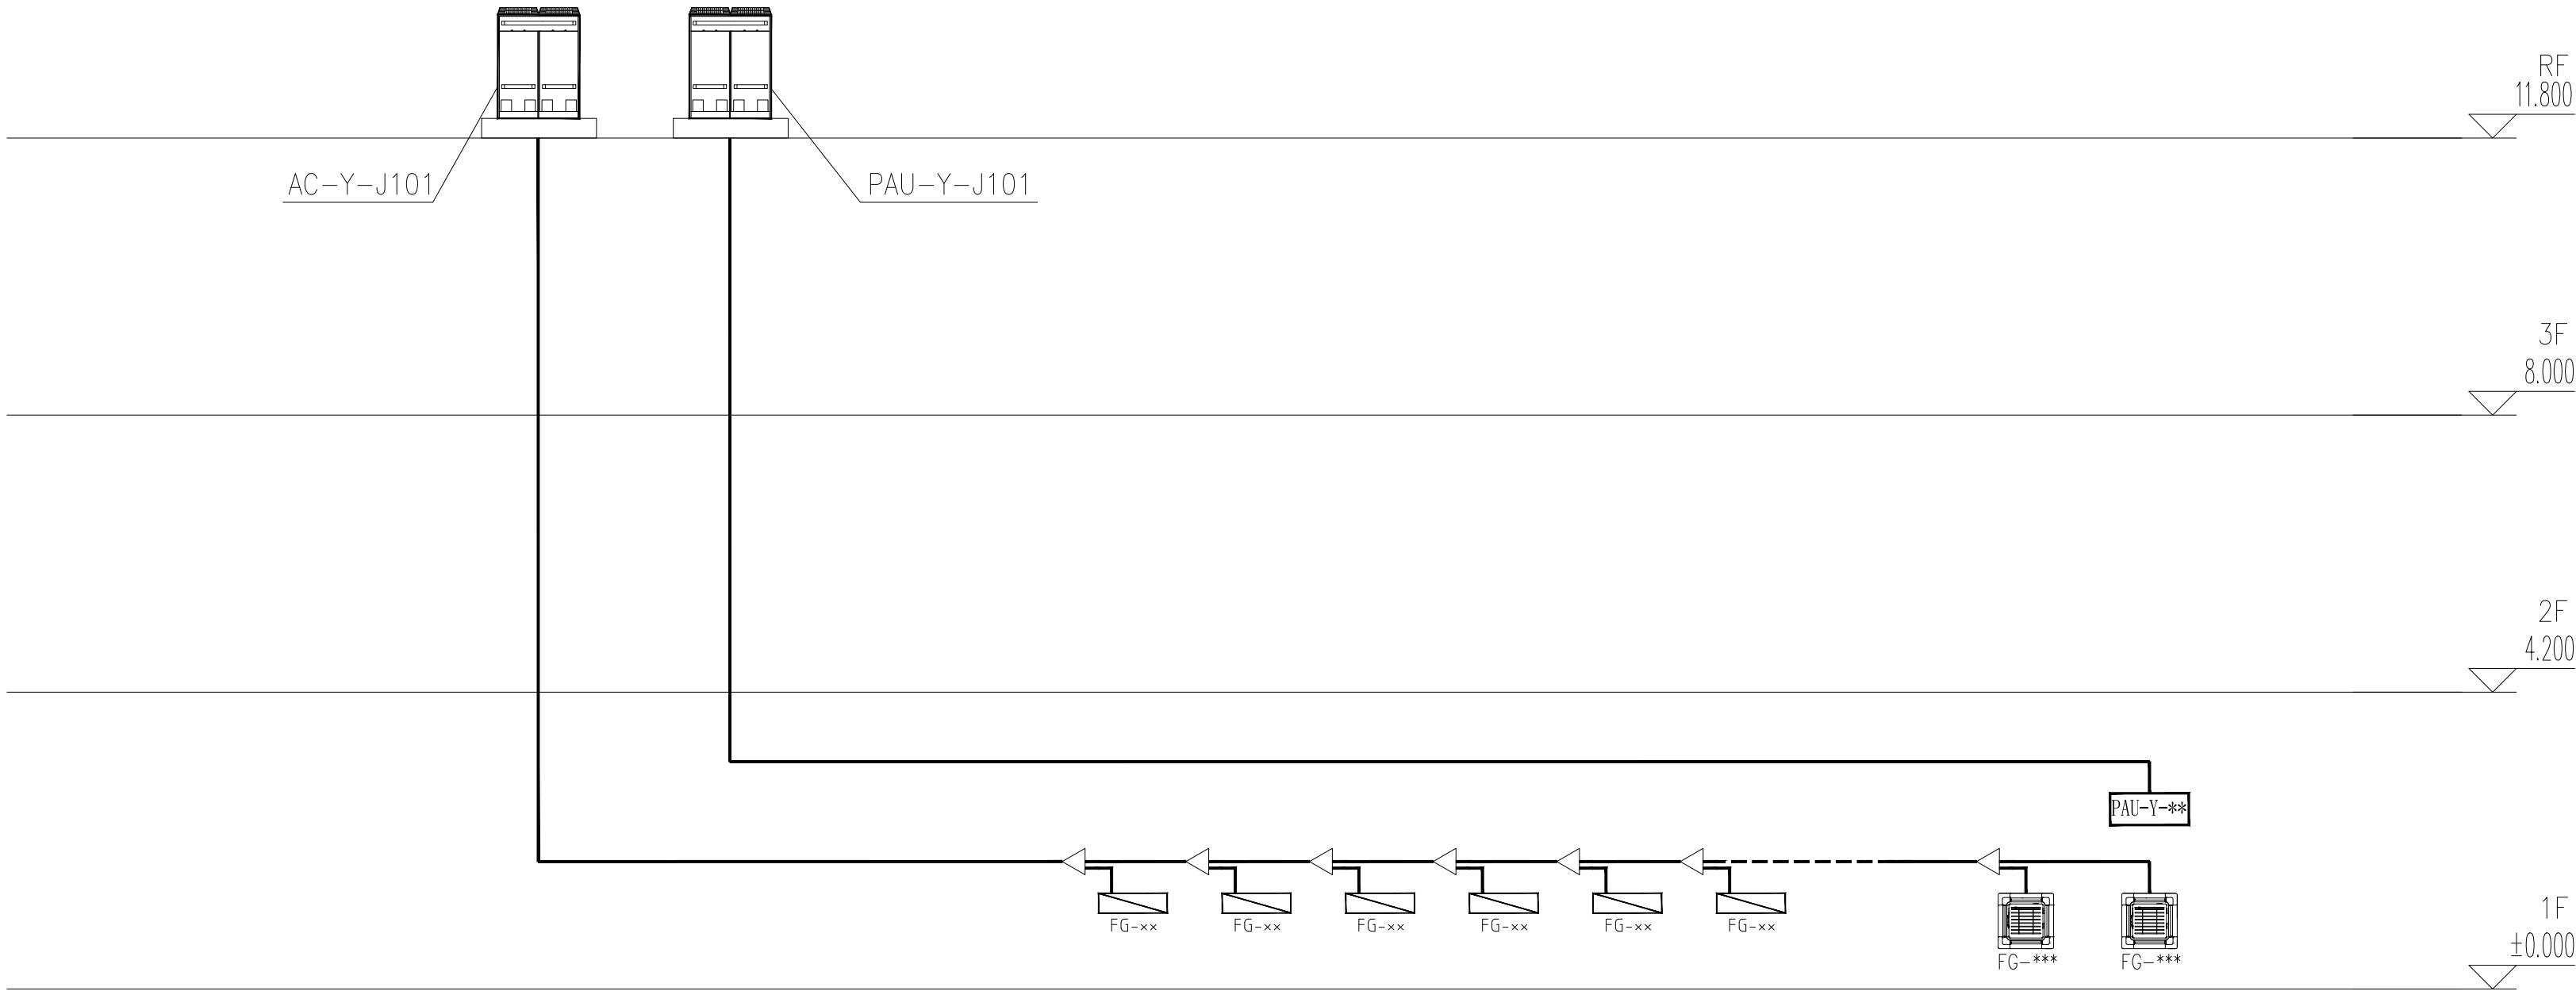

多联机系统原理示意图一



武汉履美江建筑设计有限公司  
WUHAN LV MEI JIANG ARCHITECTURAL DESIGN CO., LTD.

工程设计证书 部颁乙级 A242031096  
CERTIFICATE NO. OF CHINA CLASS A242031096

中国 武汉市 凤凰大道11号

NO. 11 FengHuang Road, Wuhan, P. R. China

备注 REMARK  
本图纸的著作权及其他相关权益属 所有。  
图中所含的专有技术信息应予保密，未经本公  
司书面许可，不得复制本图纸或将信息提供或  
披露给任何第三方(本公司与客户另有约定的  
从其约定)。加盖有出图章的图纸为正式交付  
的施工图用。

This drawing is the property of LMJAD  
and is not to be reproduced or copied in  
whole or in part. It is only to be used  
for the project and sitespecifically  
identified herein and is not to be used  
on any other project. Drawings  
with LMJAD seal are the official version  
for construction.

修 改 内 容

REVISION DESCRIPTION

建设单位 / CLIENT

陕西省荣复军人第一医院

项目名称 / PROJ.NAME

陕西省荣复军人第一医院

血液透析室建设项目

子项名称 / SUB-PROJ.NAME

出图专用章/SPECIAL SEAL FOR THE FIGURE

注册执业印章/REGISTERED PRACTICING SEAL

专业负责人

DISCIPLINE CHIEF

审 定

AUTHORIZED BY

审 核

DISCIPLINE CHIEF

校 对

CHECKED BY

设 计

DESIGNED BY

制 图

DRAWN BY

图纸名称 / DRAWING TITLE

多联机系统原理示意图一

施工图

1:100

暖通

V1.0


2025.05

图纸编号 Drawing No.

NS-P-07

设计编号 Proj. No.

单位	专业	姓名	日期	单位	专业	姓名	日期

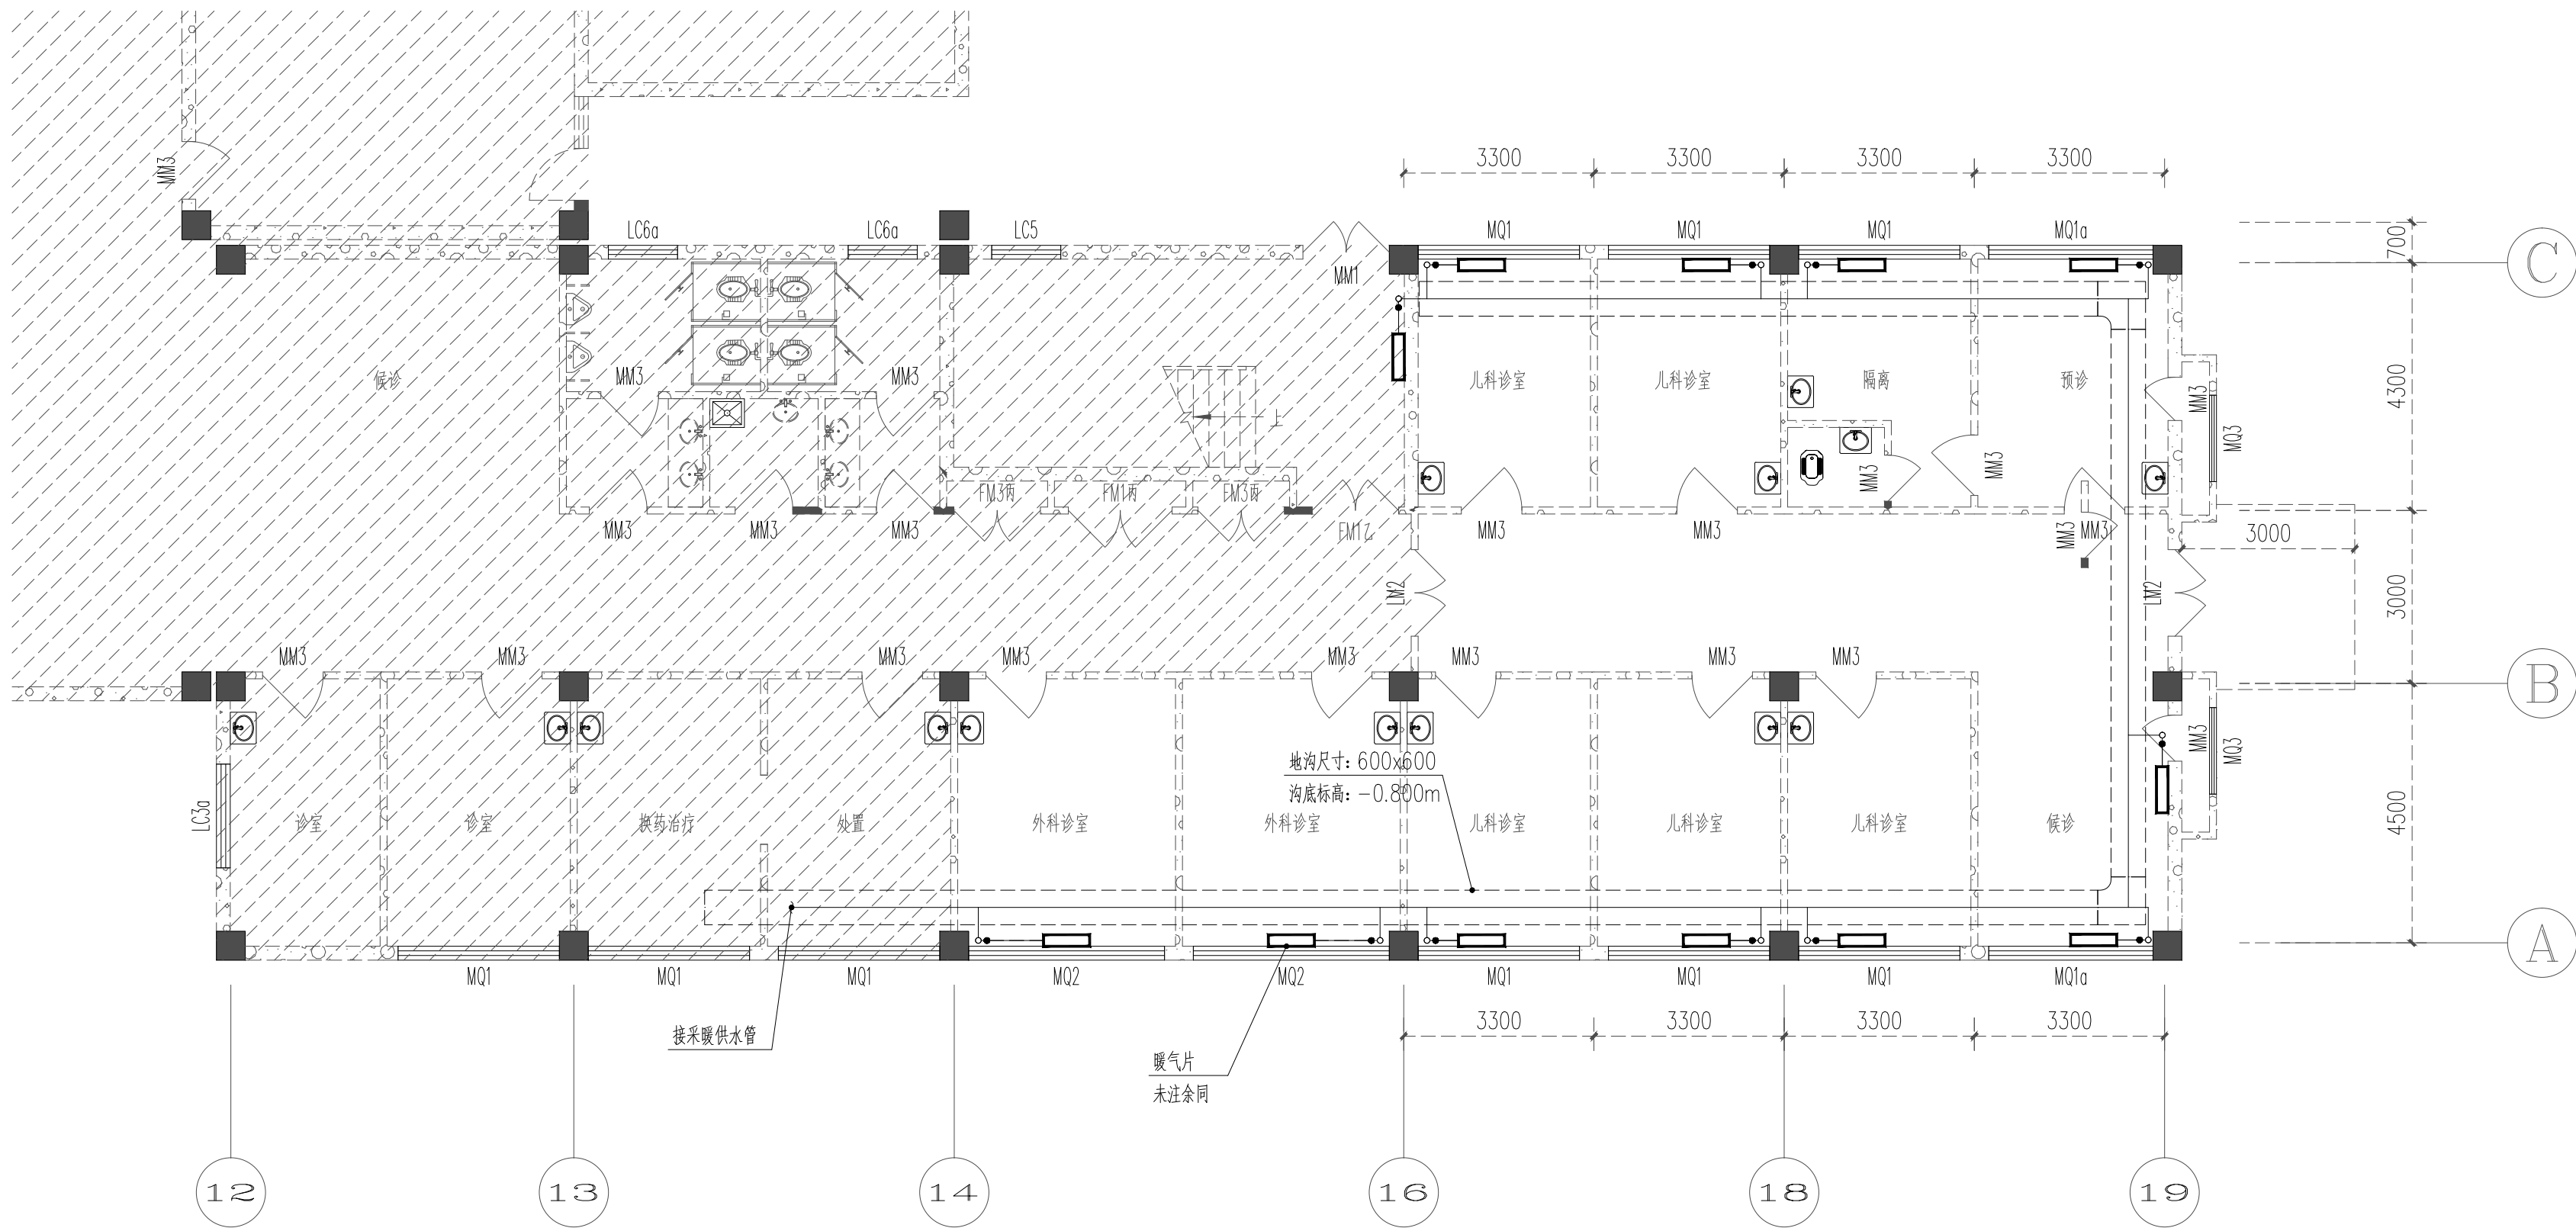

**武汉绿美江建筑设计有限公司**  
WUHAN LV MEI JIANG ARCHITECTURAL DESIGN CO., LTD.

工程设计证书 部颁乙级 A242031096  
CERTIFICATE NO. OF CHINA CLASS A242031096

中国 武汉市 凤凰大道11号

N0. 11 FengHuang Road, Wuhan, P. R. China

备注 REMARK

本图纸的著作权及其他相关权益属 所有  
图中所含的专有技术信息应予保密, 未经本  
司书面许可, 不得复制本图纸或将信息提供  
披露给任何第三方(本公司与客户另有约定  
从其约定)。加盖有出图章的图纸为正式文  
件的施工图用。

This drawing is the property of LMJAD and is not to be reproduced or copied in whole or in part. It is only to be used for the project and sitespecifically identified herein and is not to be used on any other project. Drawings with LMJAD seal are the official version for construction.

序号 NO.	日期 DATE	修改内容 REVISION DESCRIPTION

建设单位 / CLIENT

陕西省荣复军人第一医院

项目名称 / PROJ.NAME

陕西省荣复军人第一医院

血液透析室建设项目

子项名称 / SUB-PROJ.NAME

出图专用章/SPECIAL SEAL FOR THE FIGURE

注册执业印章/REGISTERED PRACTICING SEAL

专业负责人 DISCIPLINE CHIEF	王莫
审 定 AUTHORIZED BY	练勇
审 核 DISCIPLINE CHIEF	练勇
校 对 CHECKED BY	王莫
设 计 DESIGNED BY	王莫
制 图 DRAWN BY	王莫

图纸名称 / DRAWING TITLE

一层原有采暖平面图

阶段 Design Phase	施工图
比例 Scale	1:100
专业 Specialty	暖通
当前版本 Current Rev.	V1.0
日期 Date	2025.05


图纸编号 Drawing No.

NS-P-08

设计编号 Proj. No.



日期					
姓名					
专业					
单位					
日期					
姓名					
专业					
单位					

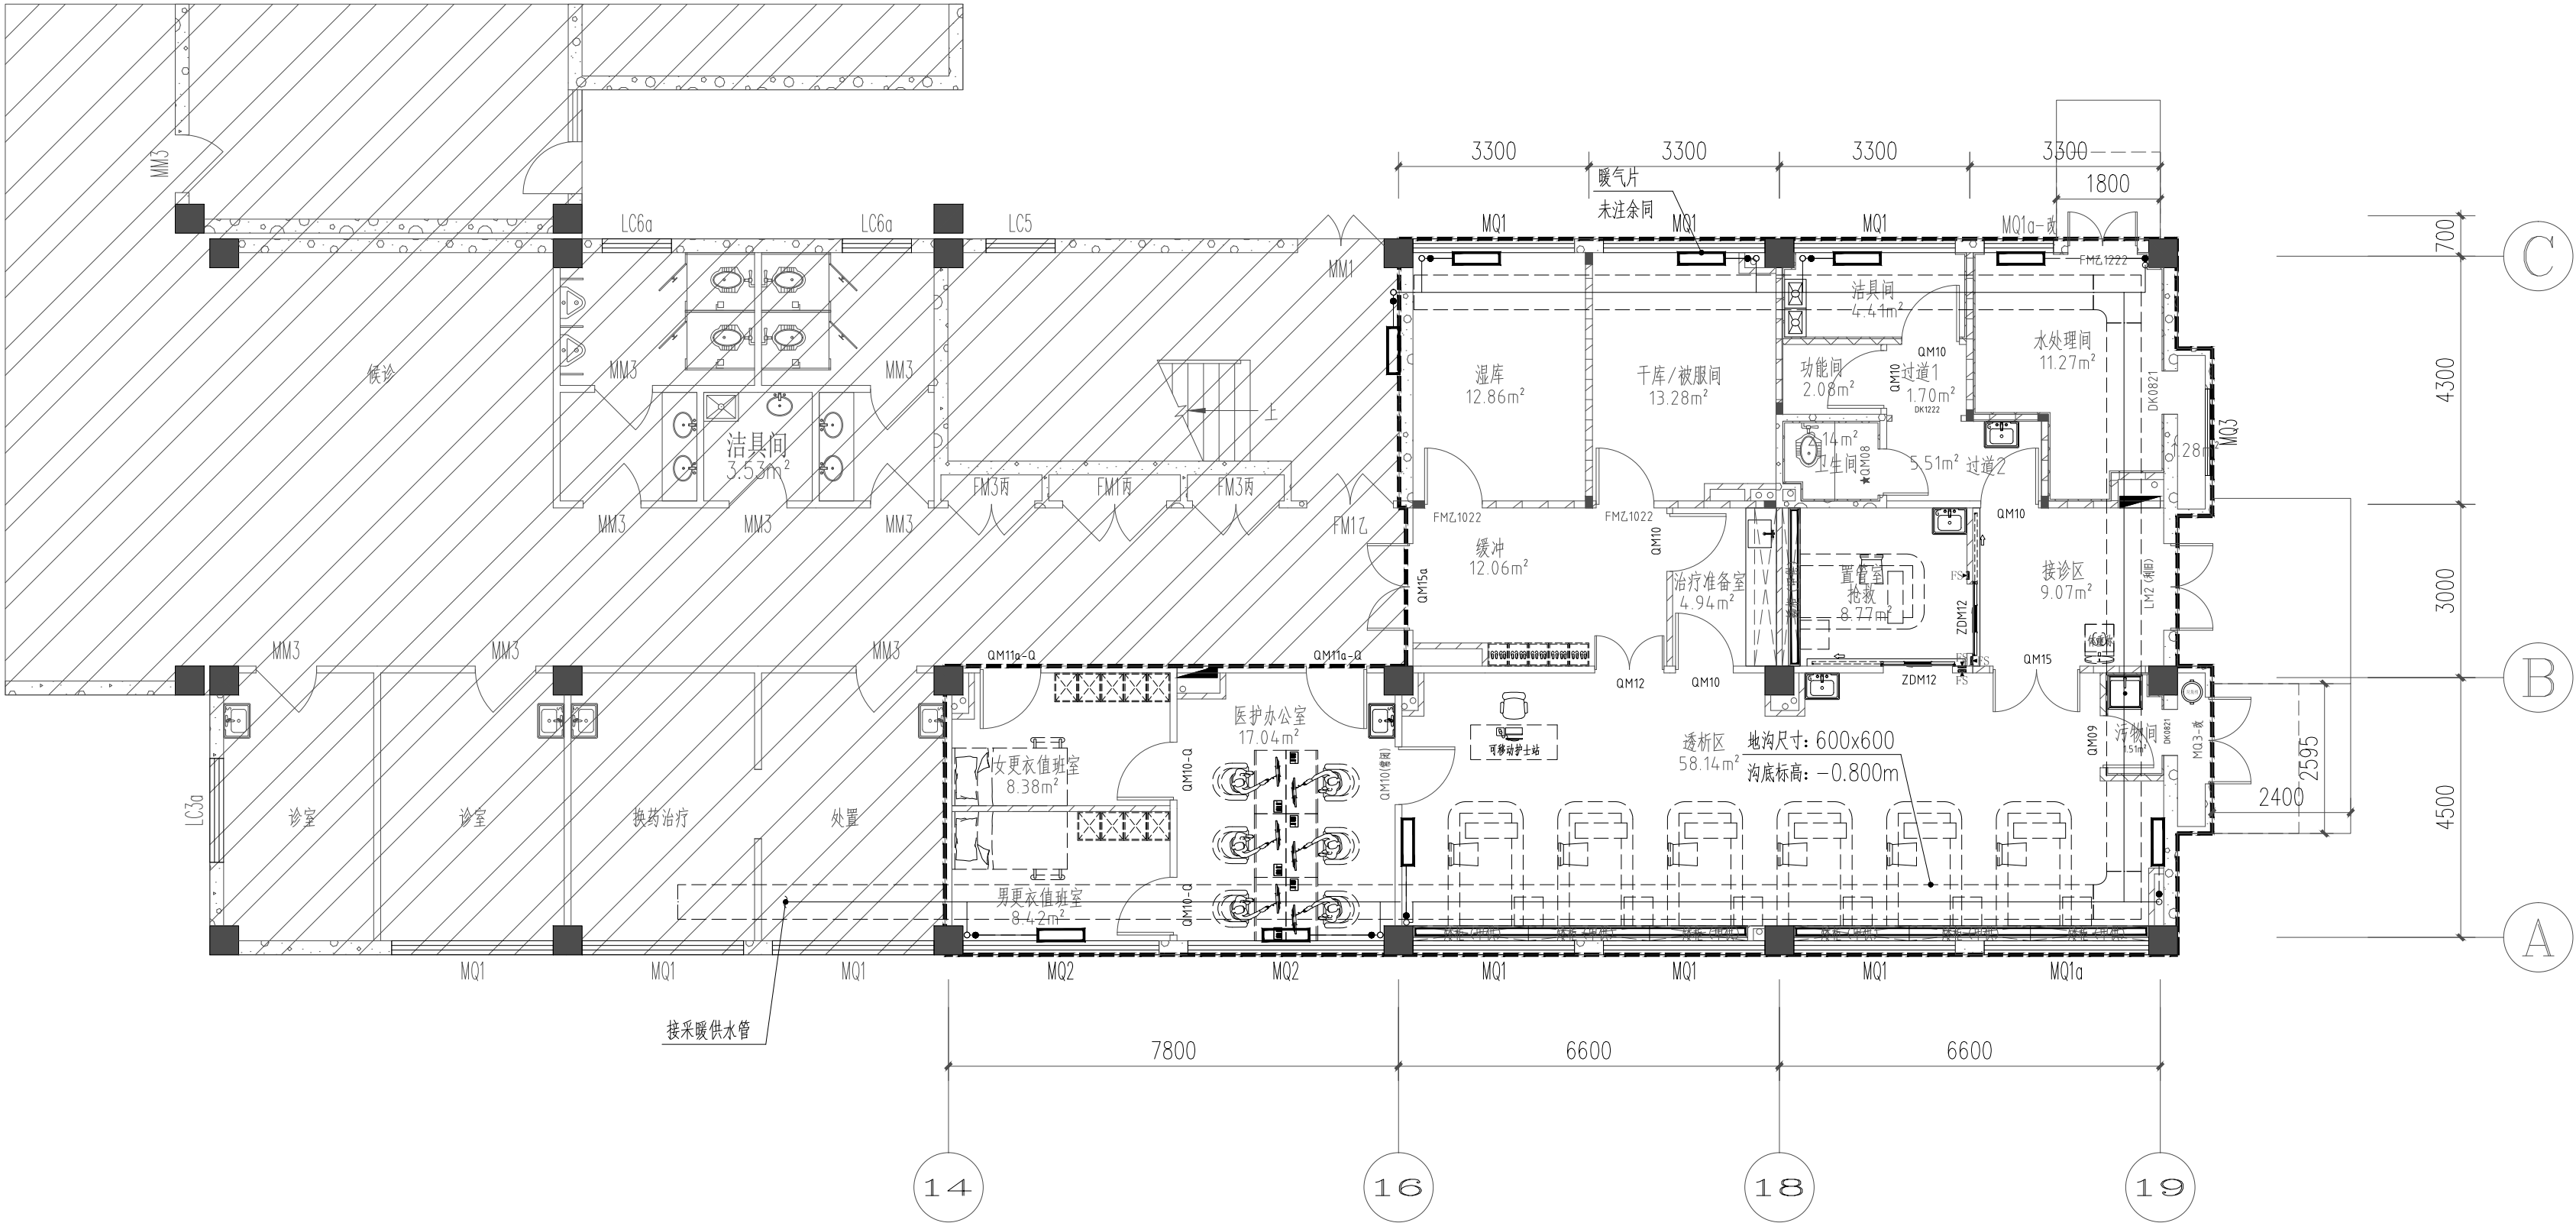

- 备注:
- 所有暖气片利旧，仅透析区、水处理间暖气片安装位置作调整，具体位置可视施工现场情况调整；
  - 本次改造范围内地沟、采暖管道、附件等兼利旧；



武汉履美江建筑设计有限公司  
WUHAN LV MEI JIANG ARCHITECTURAL DESIGN CO., LTD.

工程设计证书 部颁乙级 A242031096  
CERTIFICATE NO. OF CHINA CLASS A242031096  
中国 武汉市 凤凰大道11号  
NO. 11 FengHuang Road, Wuhan, P. R. China

备注 REMARK  
本图纸的著作权及其他相关权益属 所有。  
图中所含的专有技术信息应予保密，未经本公司书面许可，不得复制本图纸或将信息提供或披露给任何第三方(本公司与客户另有约定的，从其约定)。加盖有出图章的图纸为正式交付的施工图用。  
This drawing is the property of LMJAD and is not to be reproduced or copied in whole or in part. It is only to be used for the project and sitespecifically identified herein and is not to be used on any other project. Drawings with LMJAD seal are the official version for construction.

日期 DATE	修改内容 REVISION DESCRIPTION

建设单位 / CLIENT  
陕西省荣复军人第一医院  
项目名称 / PROJ.NAME  
陕西省荣复军人第一医院  
血液透析室建设项目  
子项名称 / SUB-PROJ.NAME

出图专用章/SPECIAL SEAL FOR THE FIGURE

注册执业印章/REGISTERED PRACTICING SEAL

专业负责人 DISCIPLINE CHIEF	王勇
审 定 AUTHORIZED BY	陈勇
审 核 DISCIPLINE CHIEF	陈勇
校 对 CHECKED BY	王勇
设 计 DESIGNED BY	陈勇
制 图 DRAWN BY	陈勇

图纸名称 / DRAWING TITLE

一层血透采暖改造平面图

阶 段 Design Phase	施工图
比 例 Scale	1:100
专 业 Specialty	暖通
当前版本 Current Rev.	V1.0
日 期 Date	2025.05

图纸编号 Drawing No.

NS-P-09

设计编号 Proj. No.