



设计质量投诉电话: 029-81316055 手机: 18049244421 (张女士)
Complaint telephone: 029-81316055 18049244421

电气 弱电
暖通 动力
结构 给排水
制图人 建筑
会签栏

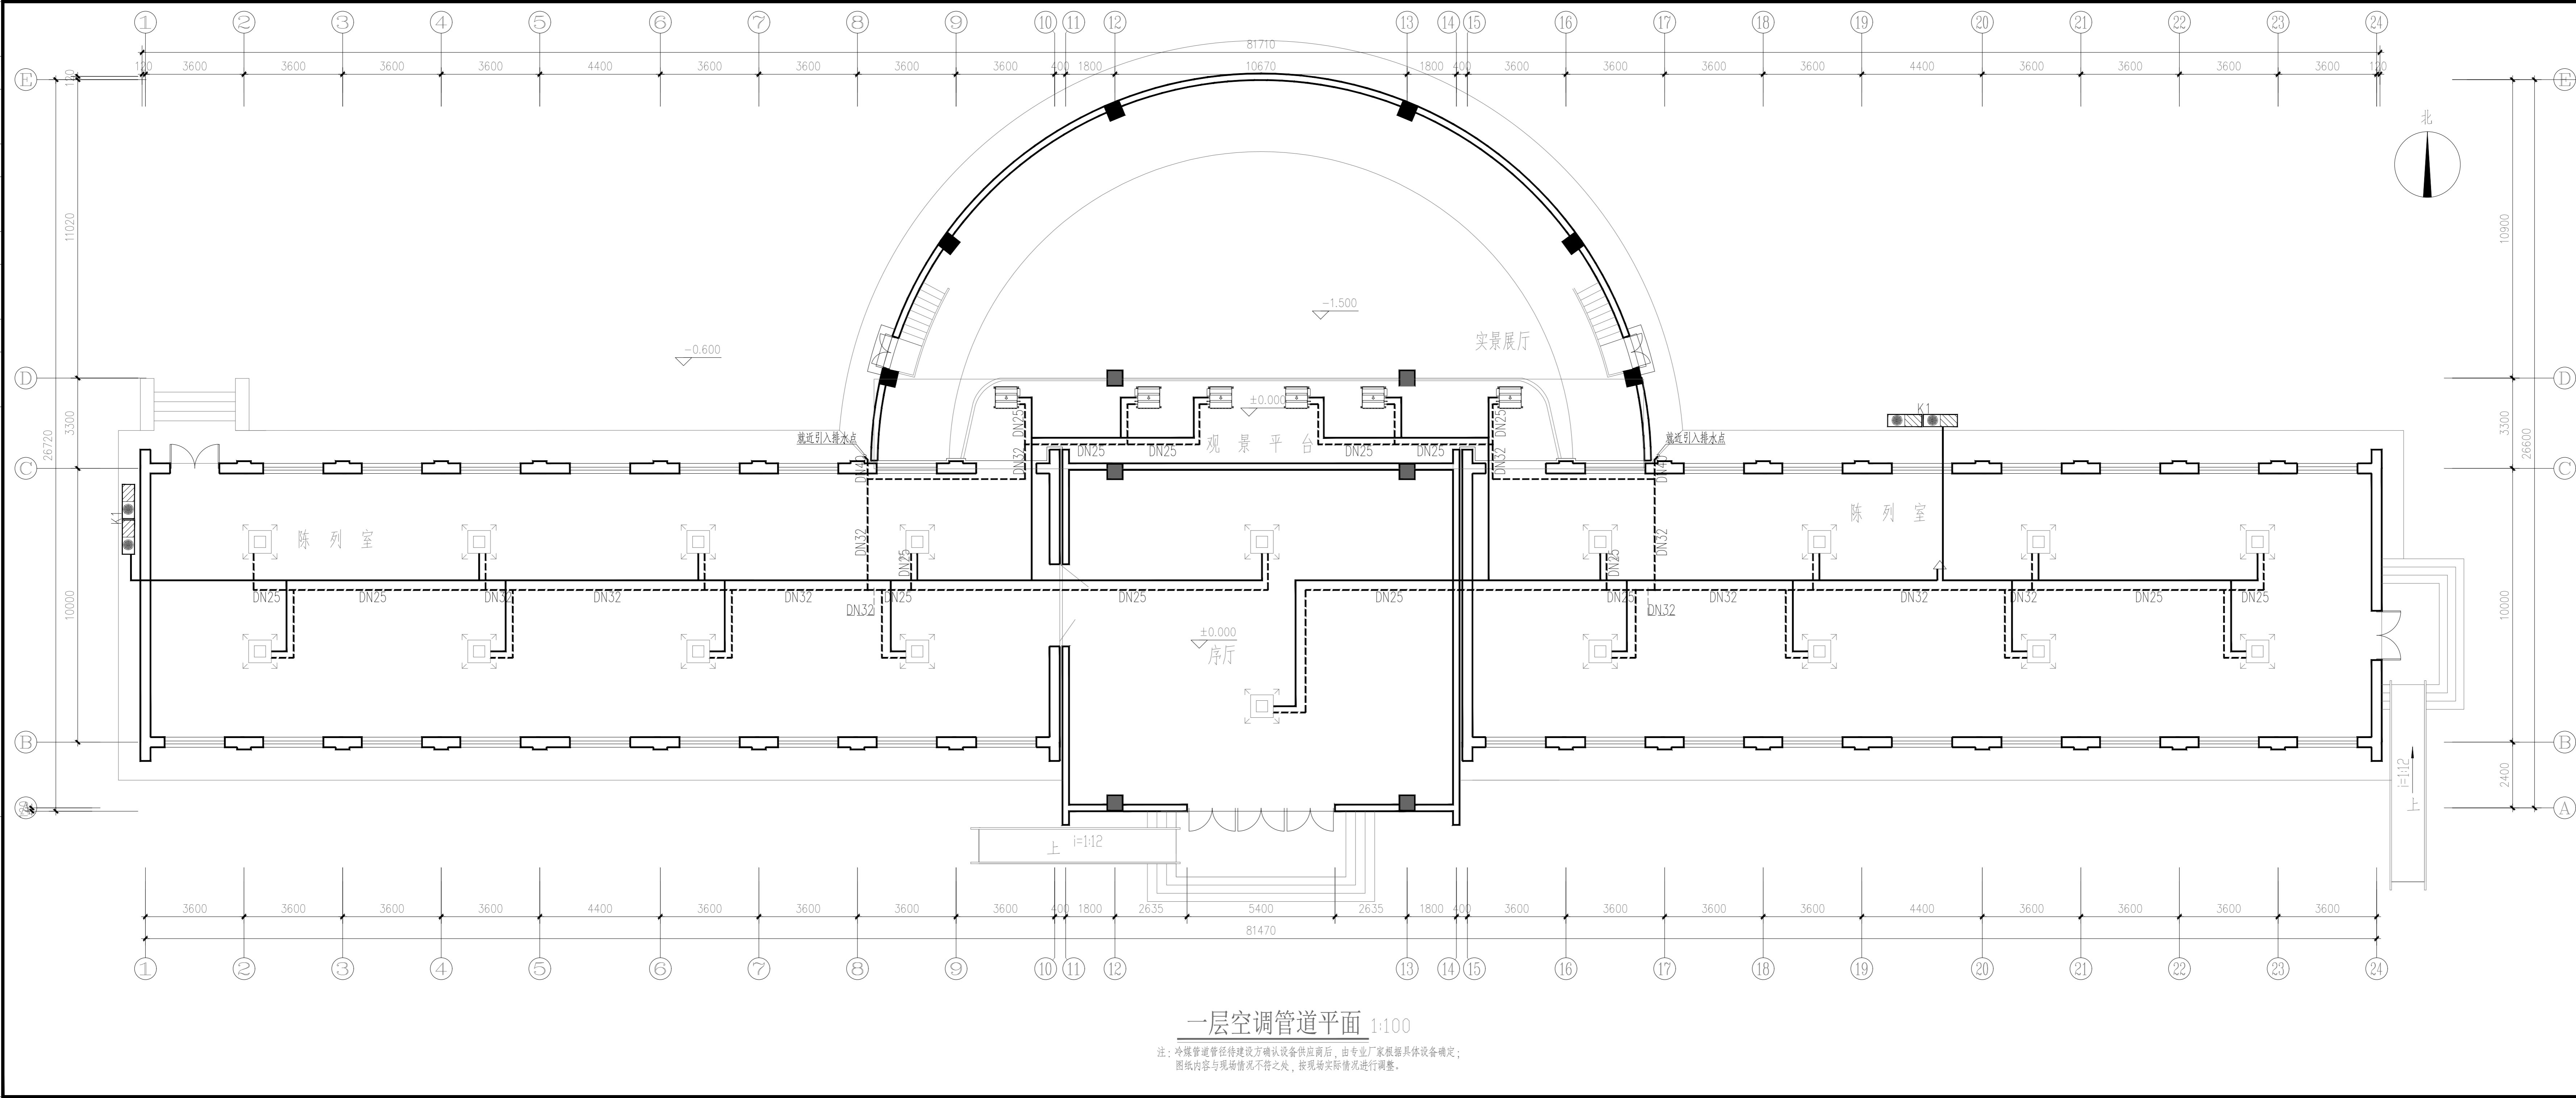

一层空调管道平面 1:100

 注: 冷媒管道管径待建设方确认设备供应后, 由专业厂家根据具体设备确定;
图纸内容与现场情况不符之处, 按现场实际情况进行调整。



SADRI

陕西省建筑设计研究院(集团)有限公司

SHANXI ARCHITECTURAL DESIGN AND RESEARCH INSTITUTE (GROUP) CO., LTD.

设计证书甲级编号A261000789

No.A261000789 Class A of Architecture Design(PRC)

公司图章

COMPANY SEAL

注册师章

REGISTRATION SEAL

合作设计单位:

JOINTLY DESIGNED WITH

合作单位负责人:

CLIENT

建设单位:

西安半坡博物馆

工程名称:

PROJECT NAME

出土文物大厅通风空调工程

子项名称:

SUB-PROJECT

图名:

DRAWING TITLE

一层空调管道平面

| | | |
|---------------------------|--------------------|-------------|
| 设计号: | PROJECT No. | |
| 设计总负责人: | 孔 伟 | |
| PROJECT DIRECTOR | 齐雪莲 | |
| 方案设计师: | SCHEMATIC DESIGNER | |
| 专业负责人: | 孔 伟 | |
| DISCIPLINE RESPONSIBLE BY | | |
| 设计人: | 孔 伟 | |
| DESIGNED BY | | |
| 校对人: | 符亚维 | |
| CHECKED BY | | |
| 审核人: | 吴晓春 | |
| AUDITED BY | | |
| 审定人: | 徐清东 | |
| AUTHORIZED BY | | |
| 图别: | 设施 | 图号: |
| STATUS | | DRAWING No. |
| 比例: | 1:100 | 03 |
| SCALE | | DATE |
| | | 2025.09 |