

施工图设计



北京中奥建工程设计有限公司
BEIJING ZAJ ENGINEERING DESIGN CO., LTD.

工程名称:

公安阎良分局武屯派出所维修工程

工程编号:

建筑面积:

m²

建设单位:

项目负责人:

公司负责人:

郭小强

证书等级:	建筑行业(建筑工程)甲级	证书编号:	A111007521
证书等级:	风景园林工程设计专项乙级	证书编号:	A211007528
证书等级:	城乡规划编制乙级	证书编号:	[京]城规编(142101)号
证书等级:	人防工程设计乙级	证书编号:	201201701180006

签章:

2023年08月



工程名称

公安阎良分局武屯派出所维修工程

工程编号

建筑面积

m²

工程造价

万元

建 筑			结 构			设 备			电 气		
序号	图 号	图 名	序号	图 号	图 名	序号	图 号	图 名	序号	图 号	图 名
1	建施 -01		1	结施 -01	结构设计总说明	1	水施 -01		1	电施 -01	
2	建施 -02		2	结施 -02		2	水施 -02		2	电施 -02	
3	建施 -03		3	结施 -03		3	水施 -03		3	电施 -03	
4	建施 -04		4	结施 -04		4	水施 -04		4	电施 -04	
5	建施 -05		5	结施 -05		5	水施 -05		5	电施 -05	
6	建施 -06		6	结施 -06		6	水施 -06		6	电施 -06	
7	建施 -07		7	结施 -07		7	水施 -07		7	电施 -07	
8	建施 -08		8	结施 -08		8	水施 -08		8	电施 -08	
9	建施 -09		9	结施 -09		9	水施 -09		9	电施 -09	
10	建施 -10		10	结施 -10		10	水施 -10		10	电施 -10	
11	建施 -11		11	结施 -11		11	水施 -11		11	电施 -11	
12	建施 -12		12	结施 -12		12	水施 -12		12	电施 -12	
13	建施 -13		13	结施 -13		13	水施 -13		13	电施 -13	
14	建施 -14		14	结施 -14		14	水施 -14		14	电施 -14	
15	建施 -15		15	结施 -15		15	水施 -15		15	电施 -15	
16	建施 -16		16	结施 -16		16	暖施 -01		16	电施 -16	
17	建施 -17		17	结施 -17		17	暖施 -02		17	电施 -17	
18	建施 -18		18	结施 -18		18	暖施 -03		18	电施 -18	
19	建施 -19		19	结施 -19		19	暖施 -04		19	电施 -19	
20	建施 -20		20	结施 -20		20	暖施 -05		20	电施 -20	
21	建施 -21		21	结施 -21		21	暖施 -06		21	电施 -21	
22	建施 -22		22	结施 -22		22	暖施 -07		22	电施 -22	
23	建施 -23		23	结施 -23		23	暖施 -08		23	电施 -23	
24	建施 -24		24	结施 -24		24	暖施 -09		24	电施 -24	
25	建施 -25		25	结施 -25		25	暖施 -10		25	电施 -25	
26	建施 -26		26	结施 -26		26	暖施 -11		26	电施 -26	
27	建施 -27		27	结施 -27		27	暖施 -12		27	电施 -27	
28	建施 -28		28	结施 -28		28	暖施 -13		28	电施 -28	
29	建施 -29		29	结施 -29		29	暖施 -14		29	电施 -29	
30	建施 -30		30	结施 -30		30	暖施 -15		30	电施 -30	

日 期	内 容 摘 要
-----	---------

日期: 2019 年 07 月 日

室内外装修修缮总说明

一、工程概况：

- 1、本工程位于陕西省西安市阎良区武屯派出所院内。
- 2、室内外装修工程范围为部分装饰及屋面内容。
- 3、标注尺寸全部以MM为单位。
- 4、轻钢屋架树脂瓦屋面以最终施工的精确尺寸结合实际情况可适当调整。

二、设计依据：

- 1、根据甲方提供的方案以及现场测量。
- 2、陕西省气象资料以及地质结构。
- 2、我国国家以及陕西省地方现行建筑材料及装修材料质量标准。

二、工程内容：

1、本次维修主要内容：

办公楼树脂瓦屋面

- 1.清理屋面垃圾，修复防水层，新作架空轻钢树脂瓦屋面

办公楼外墙真石漆、外墙保温

- 1.新作50厚外墙外保温。外墙涂料墙面 参见外涂3B (硅丙真石涂料)陕09J01

办案区走廊改造

- 1.拆除维护栏杆.新1.5米高钢化玻璃透视窗顶部铝板。

办公楼内墙乳胶漆

- 1.拆除铲除墙面涂料腻子,并翻新.

庭院围墙维修

- 1.拆除破损琉璃瓦压顶.，新作压顶。

- 2、所有外墙表面增加50厚或250厚挤塑聚苯板（防火等级为B1级）外保温层，具体位置详见，外保温做法应严格按照施工规程要求实行，并逐层于各层层高处设置300高防火隔离带，防火隔离带须保证交圈通设，防火隔离带做法详见本页。
- 3、铺贴保温层之前，须对外墙饰面的空鼓脱落部位进行清除，直至基层，实际面积在施工过程中根据现场情况确定。

北京中奥建工程设计有限公司
BEIJING ZAJ ENGINEERING DESIGN CO.,LTD.



地址：北京亦庄开发区城乡世纪广场3号楼
电话：13366096792
邮箱：gyq6688@vip.sina.com
网址：www.zhongaojian.cn

资质内容	证书编号
建筑行业（建筑工程）甲级	A111007521
风景园林工程设计专项乙级	A211007528
城乡规划编制乙级	[京]城规编(142101)号
人防工程设计乙级	201201701180006

注册师签章
Sealed by National Registered Engineers

修改纪录 Change Record	
日 期 Date	内 容 摘 要 Brief Content

备注 Remarks
郑重声明：
本项目图纸未经当地有关部门审批,图纸报审未通过前,不得做为施工依据。

建设单位 Employer

项目名称 Project
公安阎良分局武屯派出所维修工程

子项名称 Item

图纸名称 Dwg.Title:
维修总说明

图号 Dwg.NO.
建施-01

共 20 页 Pages in Total		第 1 页 Which Page	
设计阶段 Des.Phase	施工图	比 例 Scale	1: 100
出图日期 Date	2023. 08	版 次 Version	第一版

项目负责人 Project Manager	戴磊江	张丽江
专业负责人 Major Manager	戴磊江	张丽江
审 定 Approved by	阎 焱	阎焱
审 核 Checked by	郭华敏	郭华敏
校 对 Prechecked by	梁在胜	梁在胜
设 计 Designed by	杨民海	杨民海
制 图 Drafted by	杨民海	杨民海

会 签 Countersign			
建 筑 Architecture		电 气 Electricity	
结 构 Structure		动 力 Power Supply	
给水排水 Water S/D		工 艺 Process	
暖通空调 MECH.		总 图 General Plan	
日 期 Date			

 地址：北京亦庄开发区城乡世纪广场3号楼
电话：13366096792
邮箱：gyq6688@vip.sina.com
网址：www.zhongaojian.cn

资质内容	证书编号
建筑行业（建筑工程）甲级	A111007521
风景园林工程设计专项乙级	A211007528
城乡规划编制乙级	[京]城规编(142101)号
人防工程设计乙级	201201701180006

注册师签章
Sealed by National Registered Engineers

修改纪录 Change Record	
日期 Date	内容摘要 Brief Content

备注 Remarks
郑重声明:
本项目图纸未经当地有关部门审批, 图纸报审未通过前, 不得做为施工依据。

建设单位 Employer

项目名称 Project
公安阎良分局武屯派出所维修工程

子项名称	Item	综合楼
------	------	-----


图纸名称 Dwg.Title: 一层平面图

图号 Dwg. NO. 建施-01



共 20 页 Pages in Total		第 1 页 Which Page	
设计阶段 Des. Phase	施工图	比 例 Scale	1: 100
出图日期 Date	2023. 06	版 次 Version	第一版

项目负责人 Project Manager	戴磊江	戴磊江
专业负责人 Major Manager	戴磊江	戴磊江
审定 Approved by	阎焱	阎焱
审核 Checked by	郭华敏	郭华敏
校对 Prechecked by	梁在胜	梁在胜
设计 Designed by	杨民海	杨民海
制图 Drafted by	杨民海	杨民海

会 签		
Countersign		
建 筑 Architecture		电 气 Electricity
结 构 Structure		动 力 Power Supply
给水排水 Water S/D		工 艺 Process
暖通空调 MECH.		总 图 General Plan
日 期 Date		

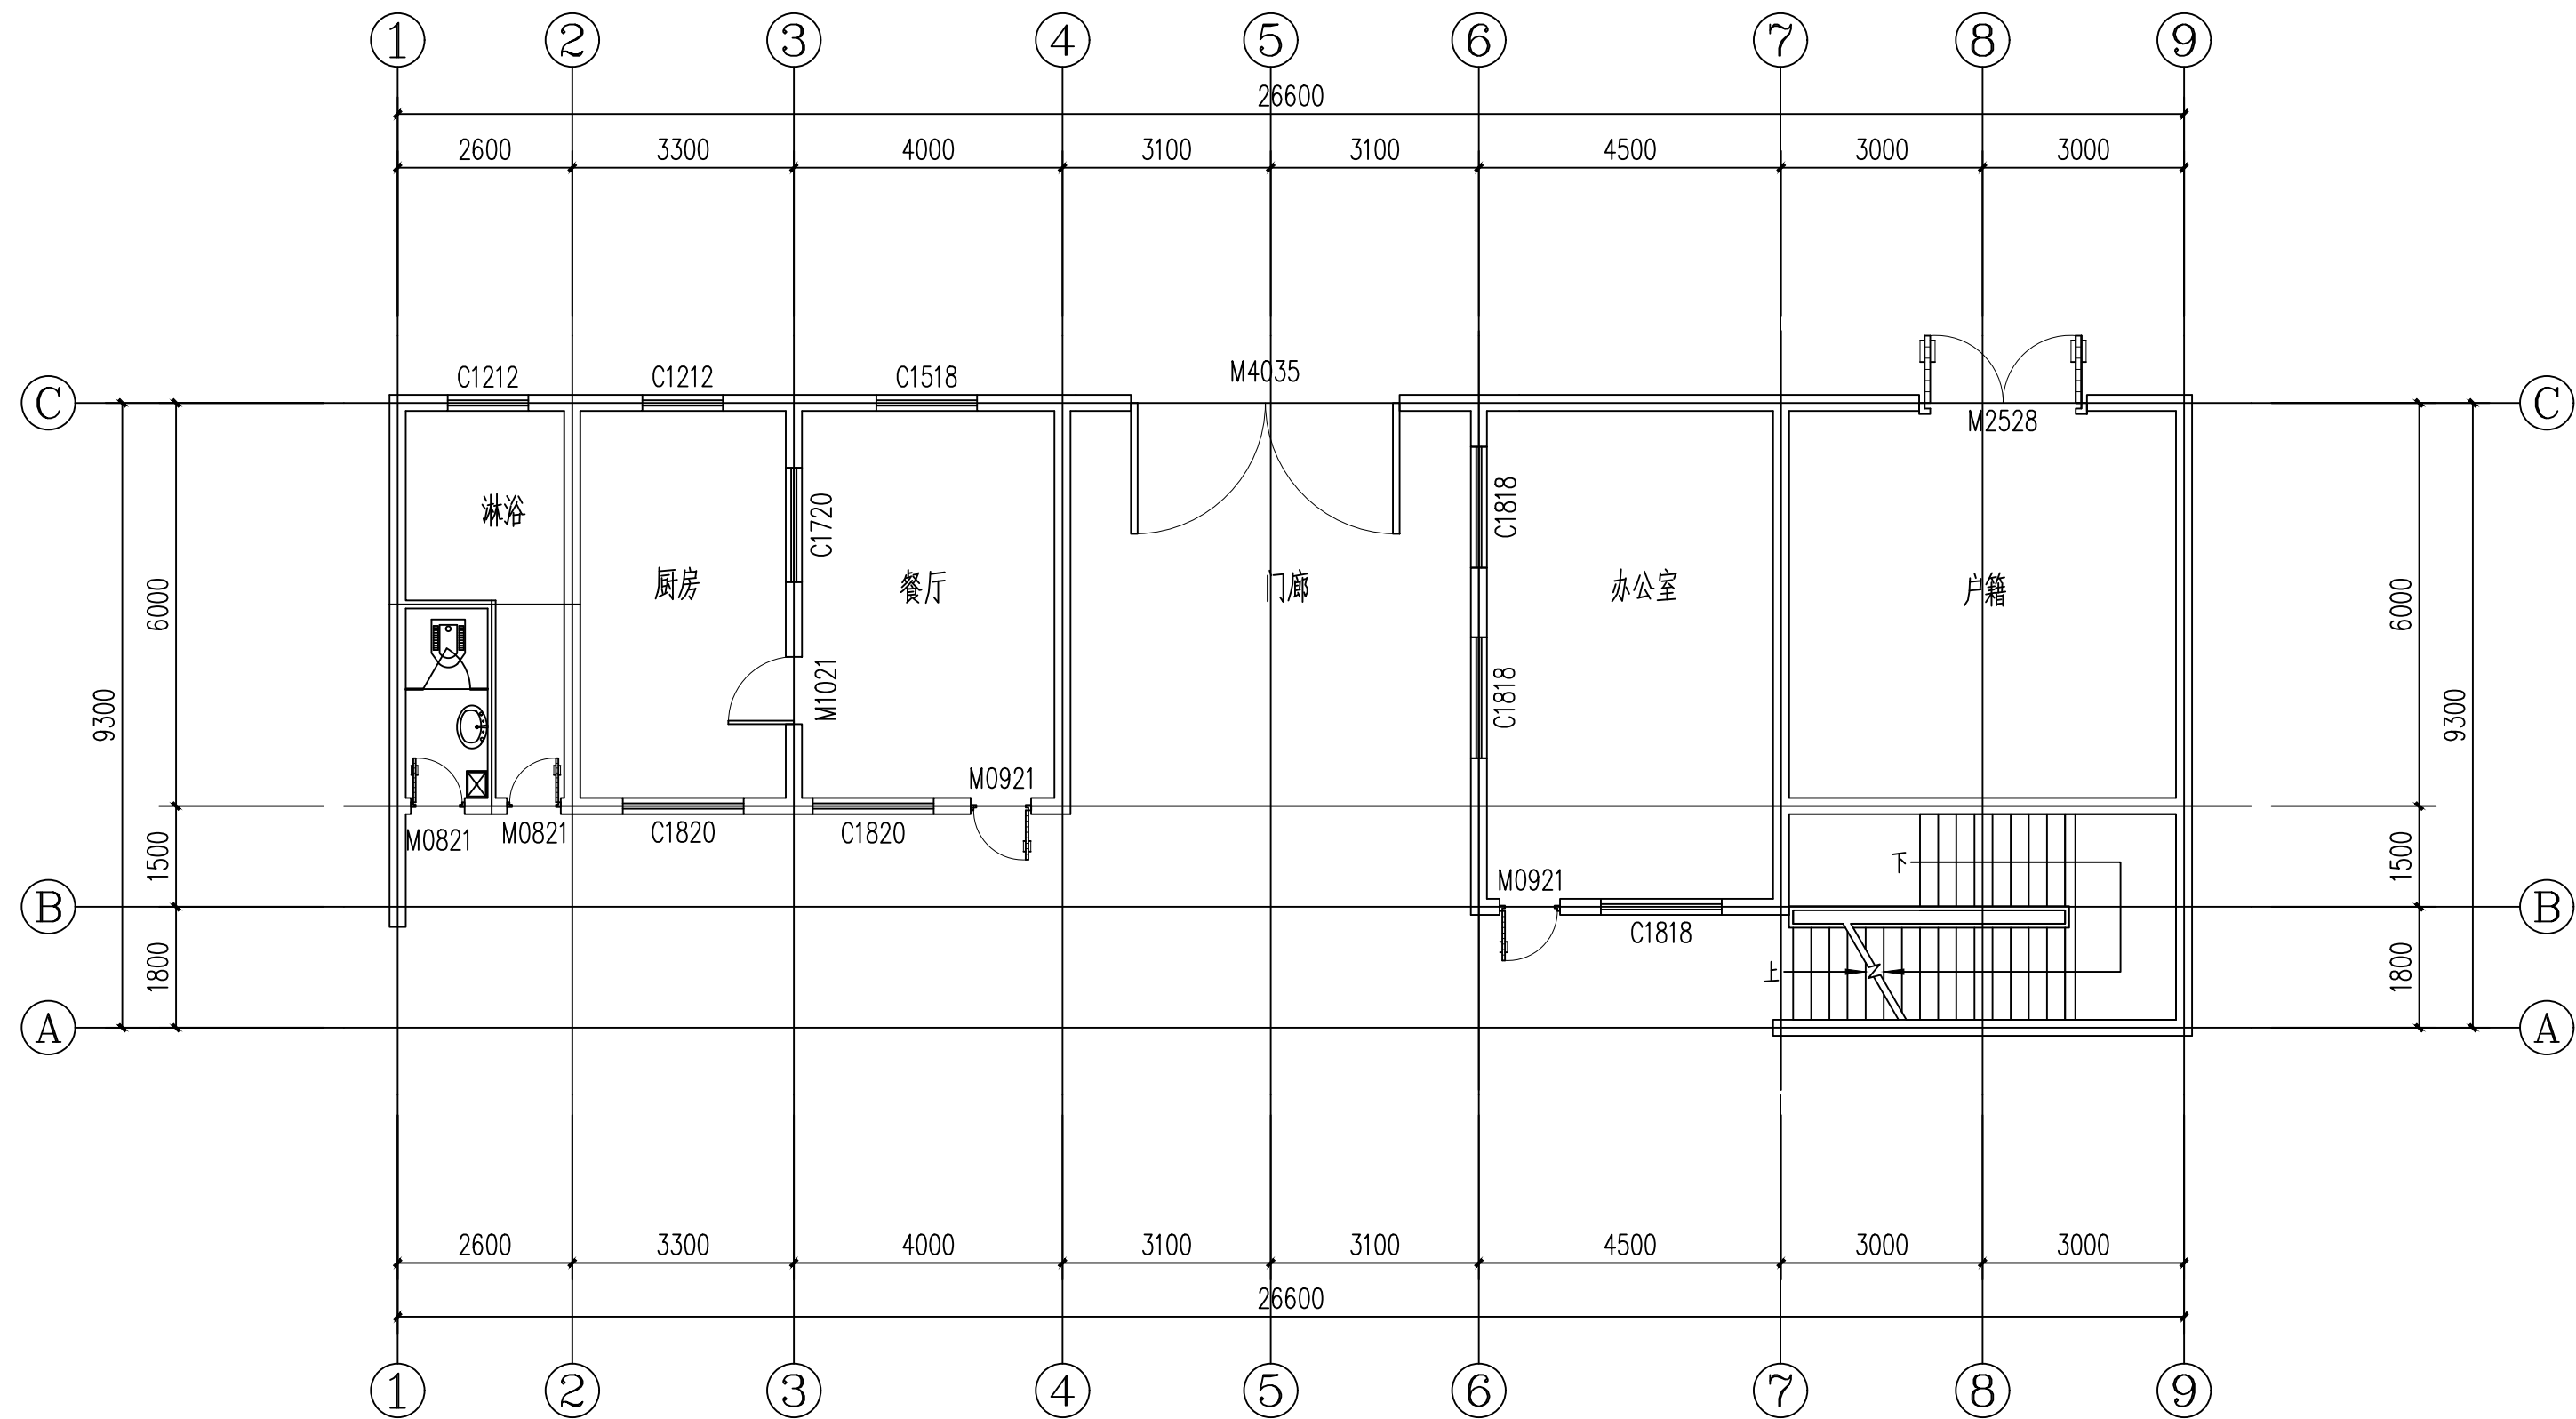

一层平面图 1:100

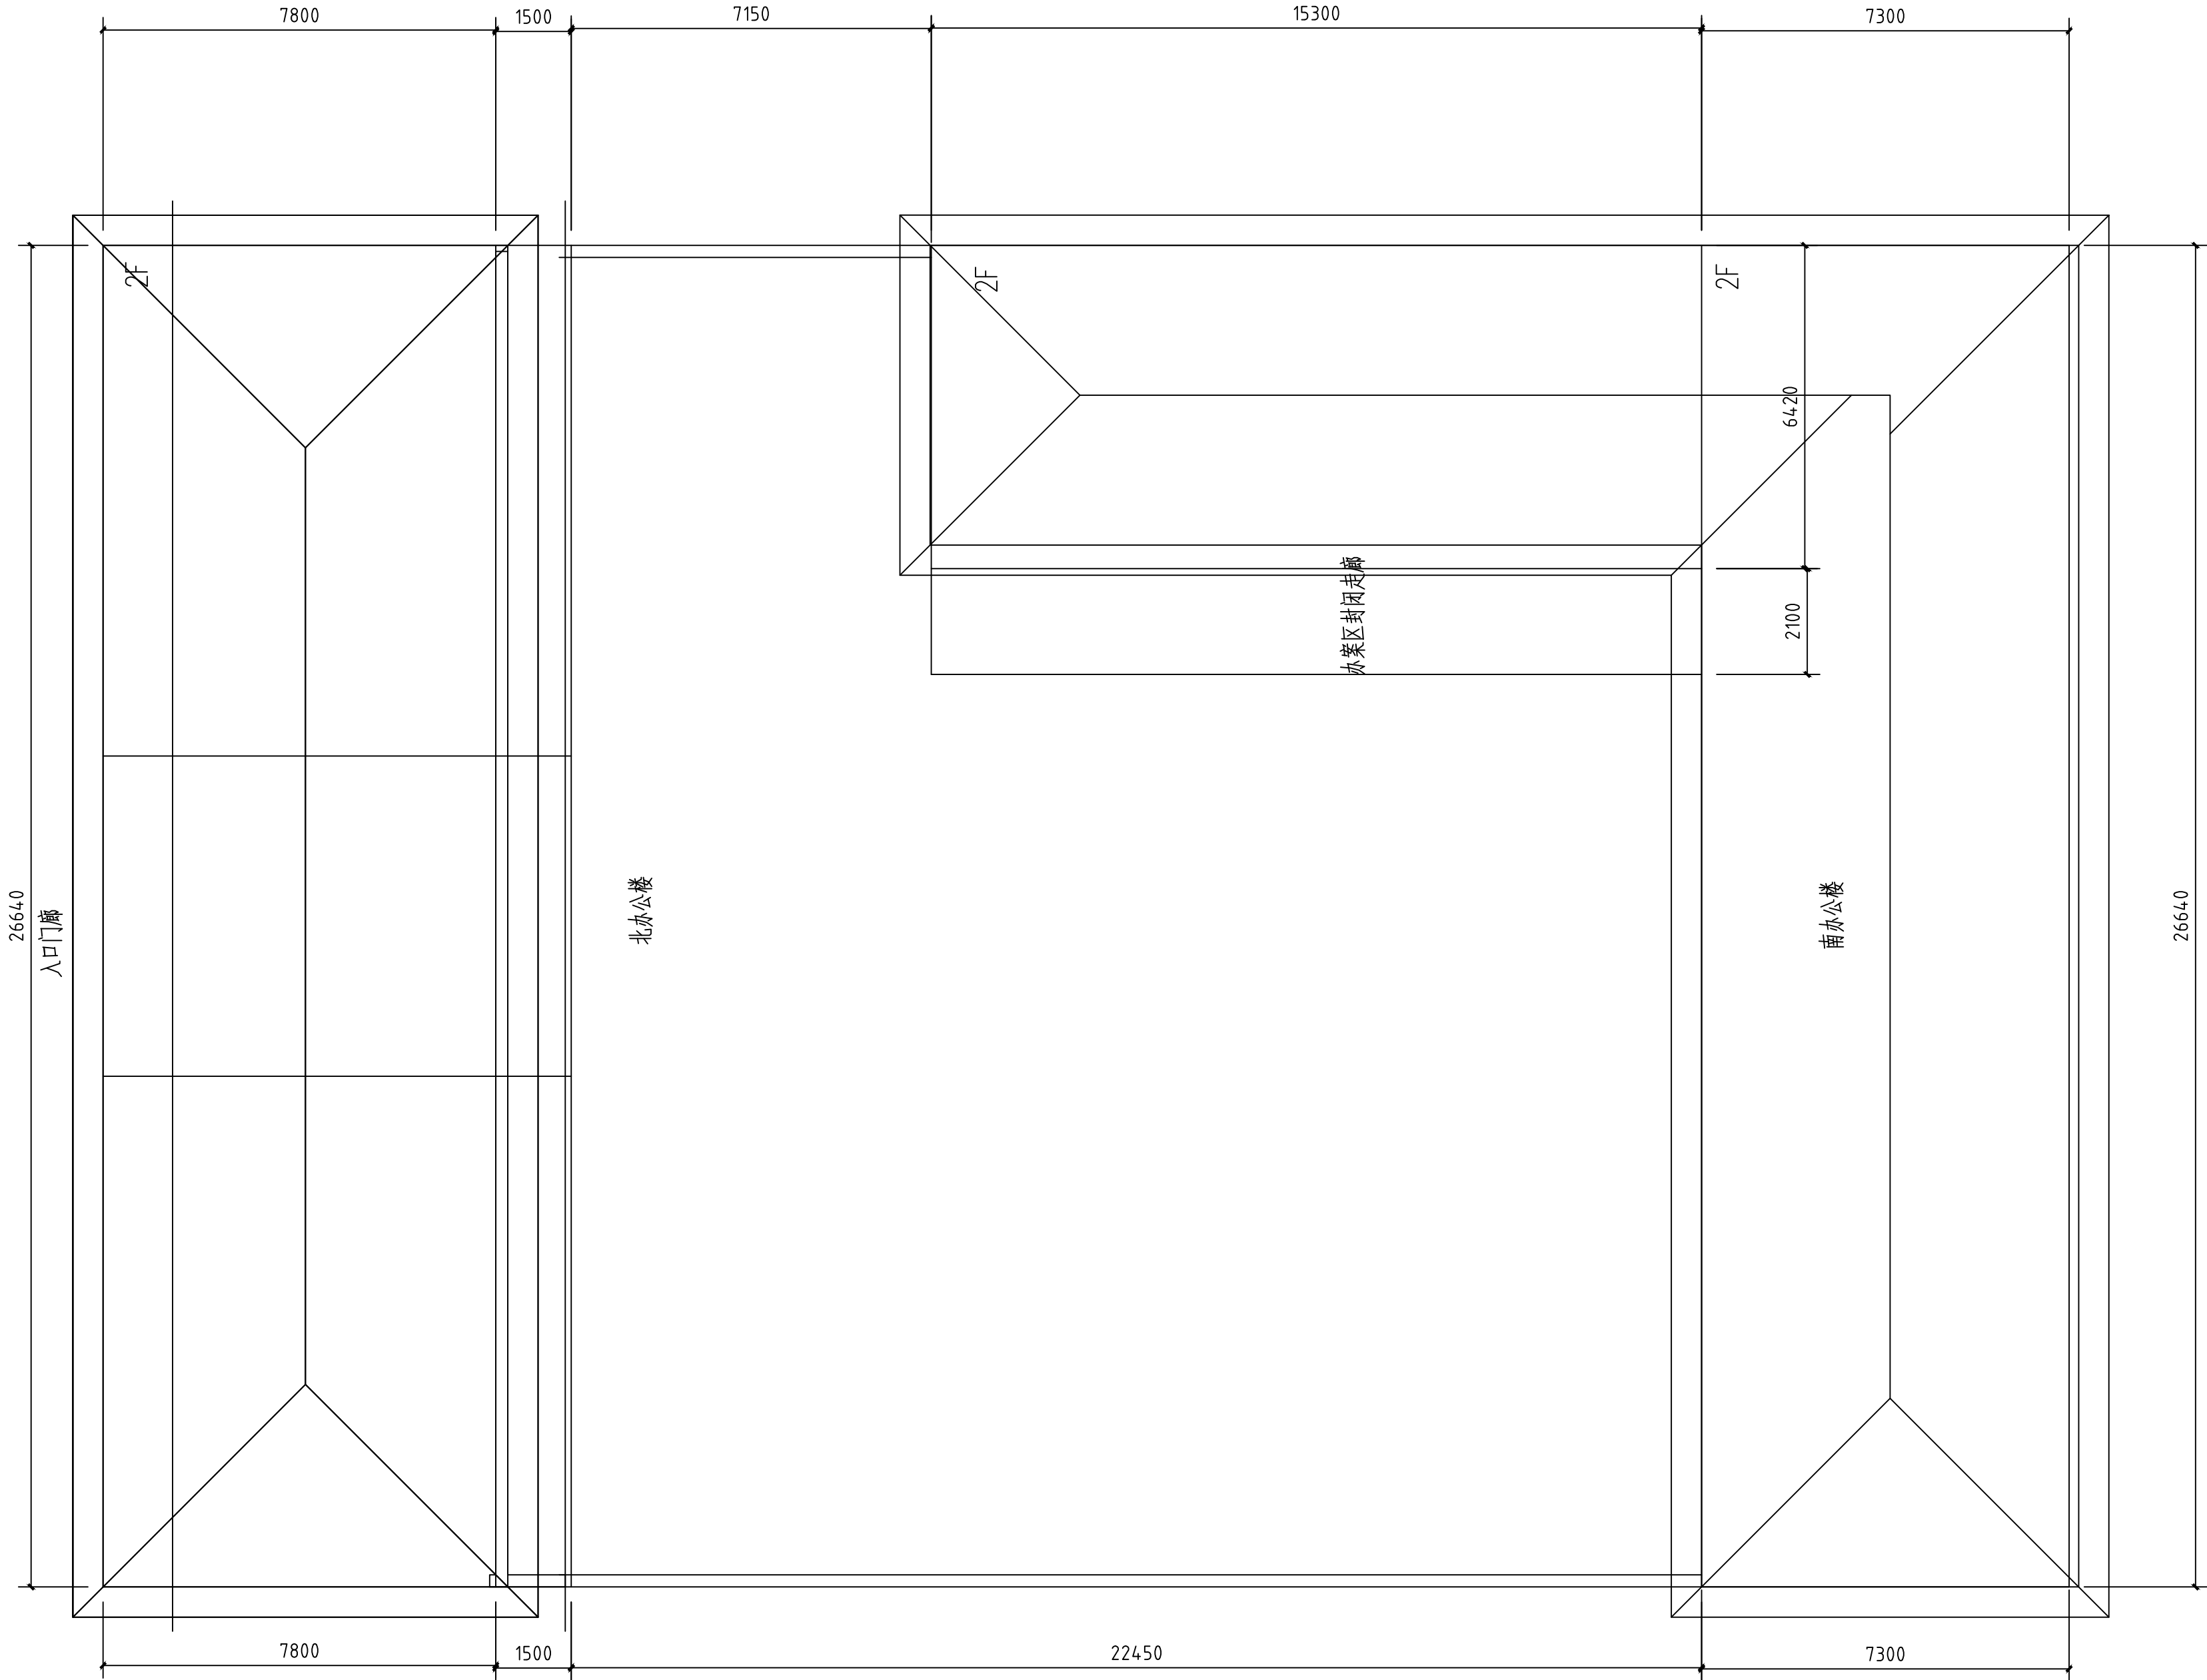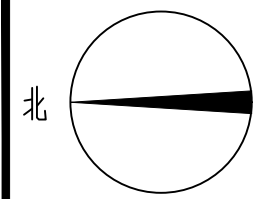

公安阎良分局武屯派出所平面图 1:100

北京中奥建工程设计有限公司
BEIJING ZAJ ENGINEERING DESIGN CO.,LTD.



地址：北京亦庄开发区城乡世纪广场3号楼
电话：13366096792
邮箱：gyq6688@vip.sina.com
网址：www.zhongaojian.cn

资质内容	证书编号
建筑行业（建筑工程）甲级	A111007521
风景园林工程设计专项乙级	A211007528
城乡规划编制乙级	[京]城规编(142101)号
人防工程设计乙级	201201701180006

注册师签章
Sealed by National Registered Engineers

修改纪录 Change Record	
日期 Date	内容摘要 Brief Content

备注 Remarks
郑重声明：
本项目图纸未经当地有关部门审批，图纸报审未通过前，不得做为施工依据。

建设单位 Employer

项目名称 Project
公安阎良分局武屯派出所维修工程

子项名称 Item

图纸名称 Dwg.Title: 总平面图

图号 Dwg.NO. 建施-02


共 20 页
Pages in Total 第 1 页
Which Page

设计阶段
Des.Phase 施工图 比例
Scale 1: 100

出图日期
Date 2023.08 版次
Version 第一版

项目负责人 Project Manager	戴磊江	戴磊江
专业负责人 Major Manager	戴磊江	戴磊江
审 定 Approved by	阎 焱	阎 焱
审 核 Checked by	郭华敏	郭华敏
校 对 Prechecked by	梁在胜	梁在胜
设 计 Designed by	杨民海	杨民海
制 图 Drafted by	杨民海	杨民海

会 签 Countersign			
建 筑 Architecture		电 气 Electricity	
结 构 Structure		动 力 Power Supply	
给水排水 Water S/D		工 艺 Process	
暖通空调 MECH.		总 图 General Plan	
日 期 Date			

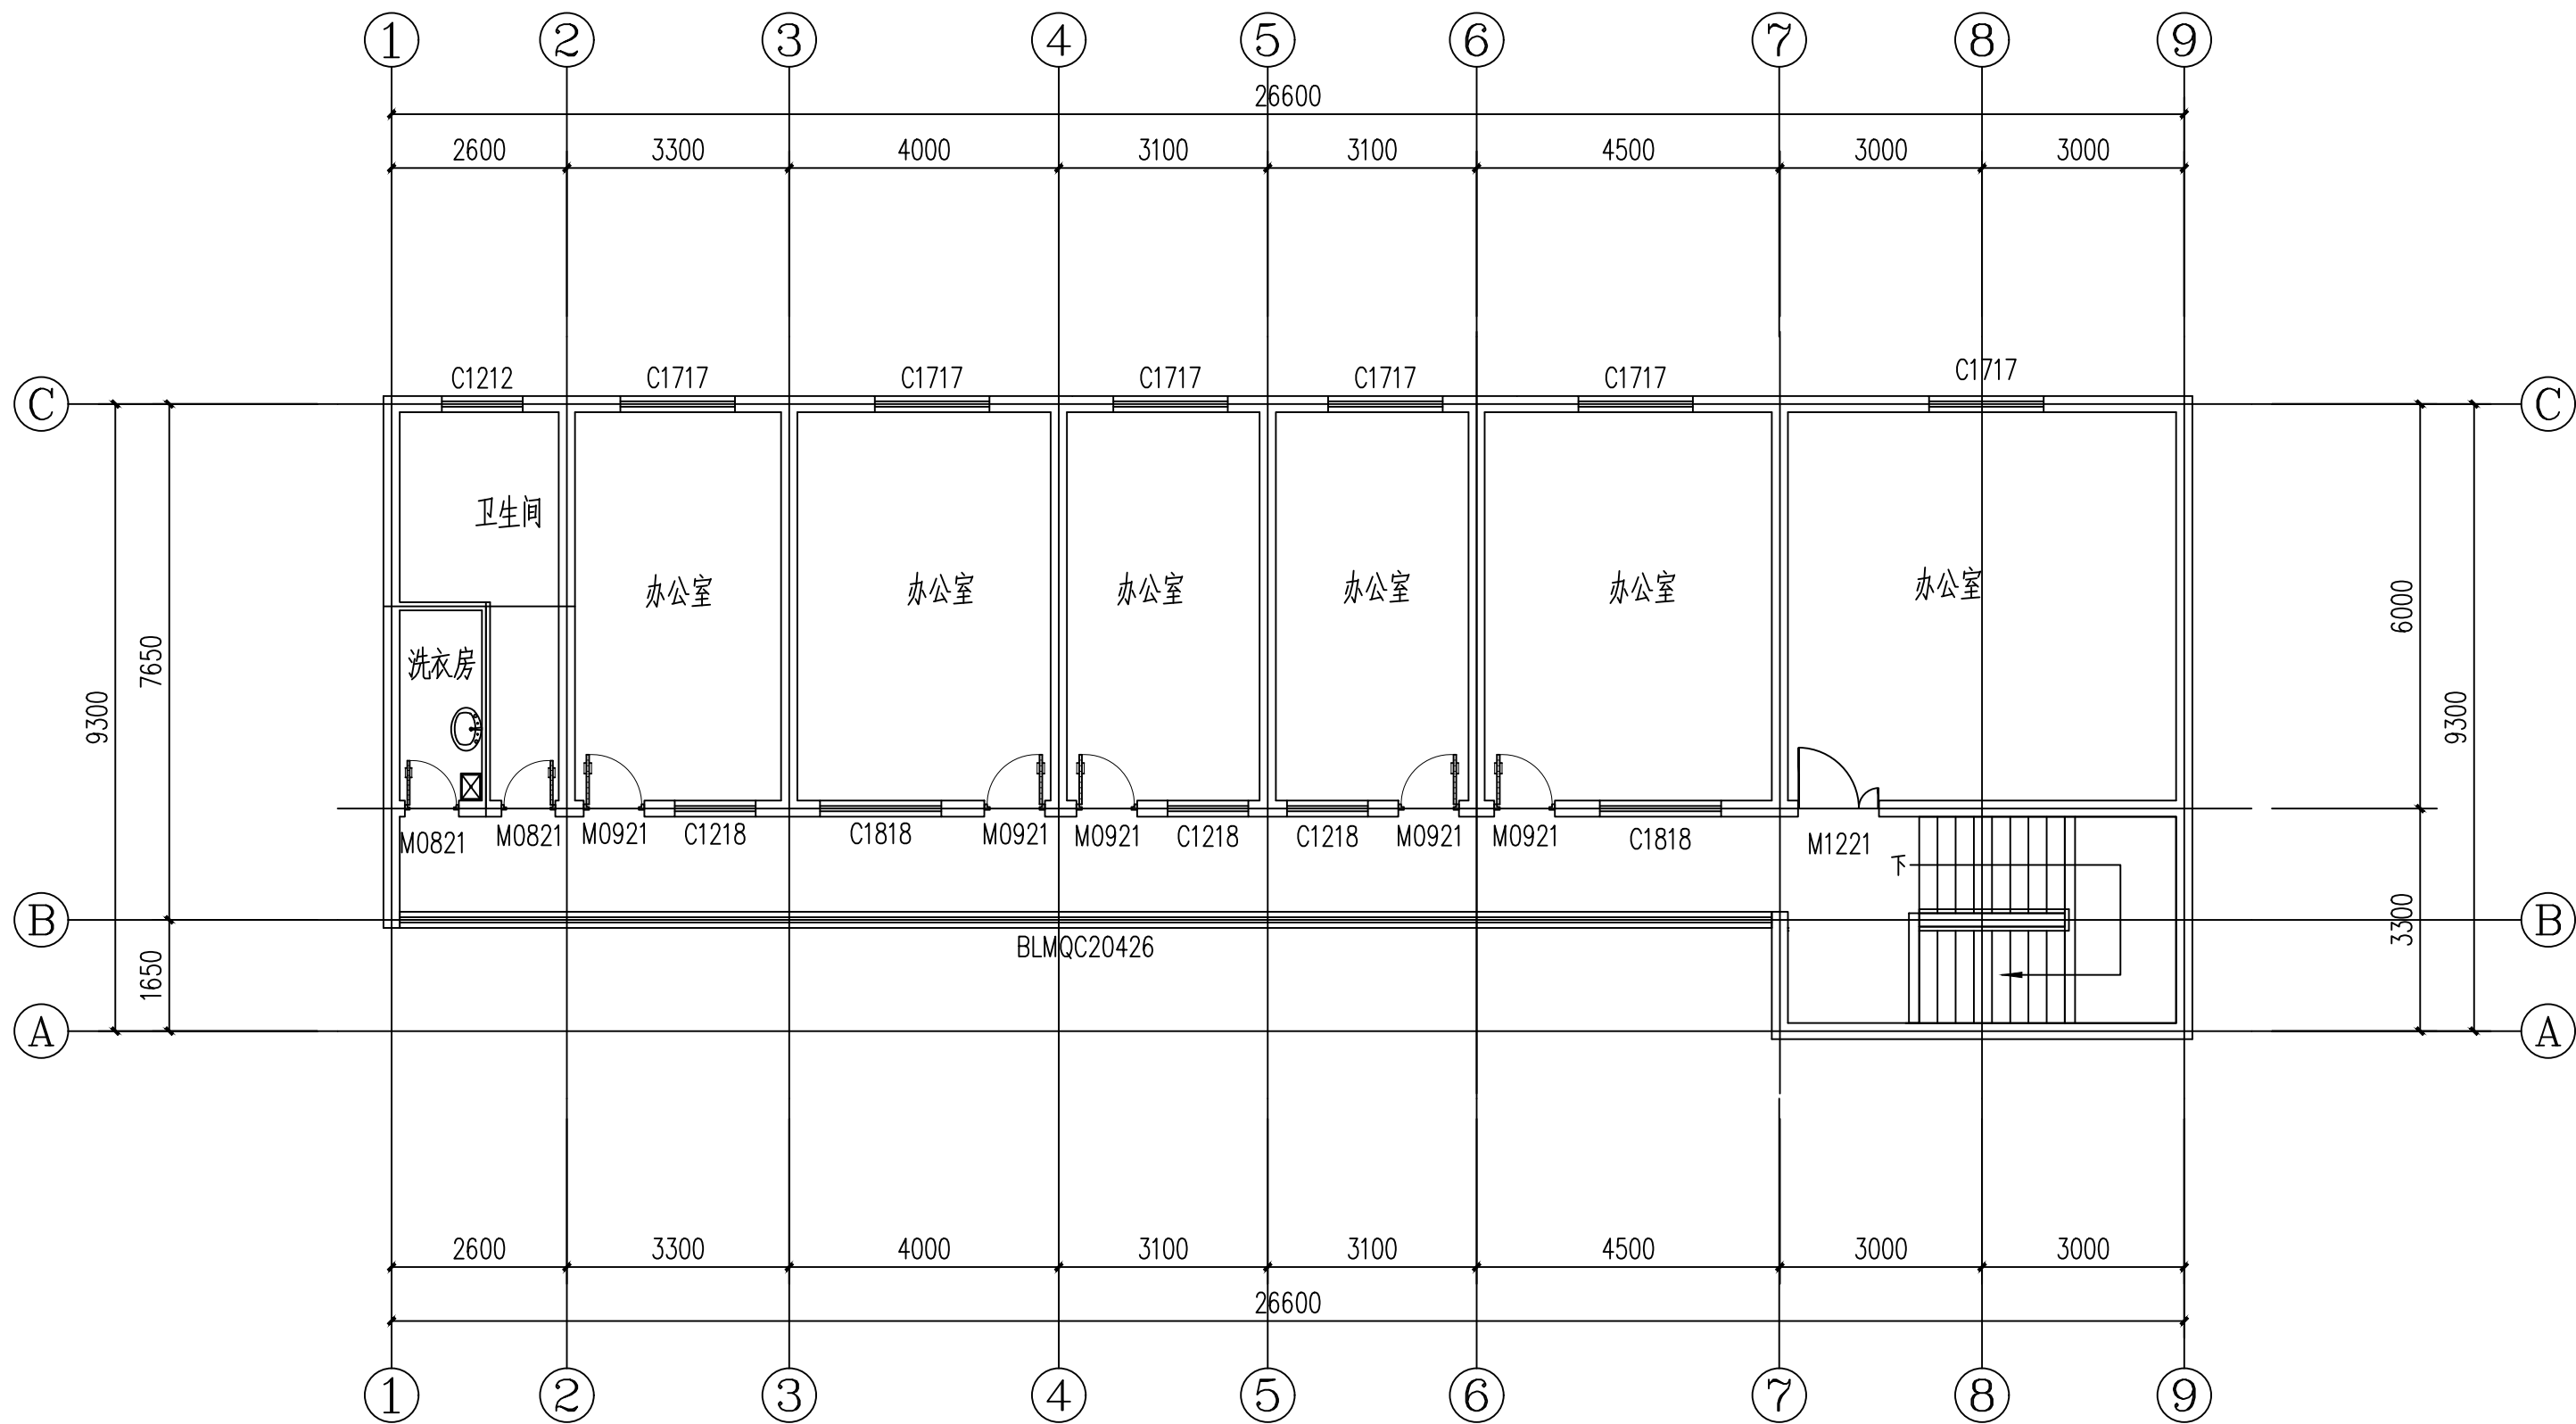

二层平面图 1:100

北京中奥建工程设计有限公司
BEIJING ZAJ ENGINEERING DESIGN CO.,LTD.



地址：北京亦庄开发区城乡世纪广场3号楼
电话：13366096792
邮箱：gyq6688@vip.sina.com
网址：www.zhongaojian.cn

Z A J S J

资质内容	证书编号
建筑行业（建筑工程）甲级	A111007521
风景园林工程设计专项乙级	A211007528
城乡规划编制乙级	[京]城规编(142101)号
人防工程设计乙级	201201701180006

注册师签章
Sealed by National Registered Engineers

修改纪录 Change Record			
日期 Date	内容摘要 Brief Content		

备注 Remarks
郑重声明：
本项目图纸未经当地有关部门审批，图纸报审未通过前，不得做为施工依据。

建设单位 Employer

项目名称 Project
公安阎良分局武屯派出所维修工程

子项名称 Item
综合楼


图纸名称 Dwg. Title:
一层平面图

图号 Dwg. NO.
建施-01

共 20 页 Pages in Total		第 1 页 Which Page	
设计阶段 Des. Phase	施工图	比例 Scale	1: 100
出图日期 Date	2023. 06	版次 Version	第一版

项目负责人 Project Manager	戴磊江	戴磊江
专业负责人 Major Manager	戴磊江	戴磊江
审 定 Approved by	阎 焱	阎 焱
审 核 Checked by	郭华敏	郭华敏
校 对 Prechecked by	梁在胜	梁在胜
设 计 Designed by	杨民海	杨民海
制 图 Drafted by	杨民海	杨民海

会 签 Countersign			
建 筑 Architecture		电 气 Electricity	
结 构 Structure		动 力 Power Supply	
给水排水 Water S/D		工 艺 Process	
暖通空调 MECH.		总 图 General Plan	
日 期 Date			

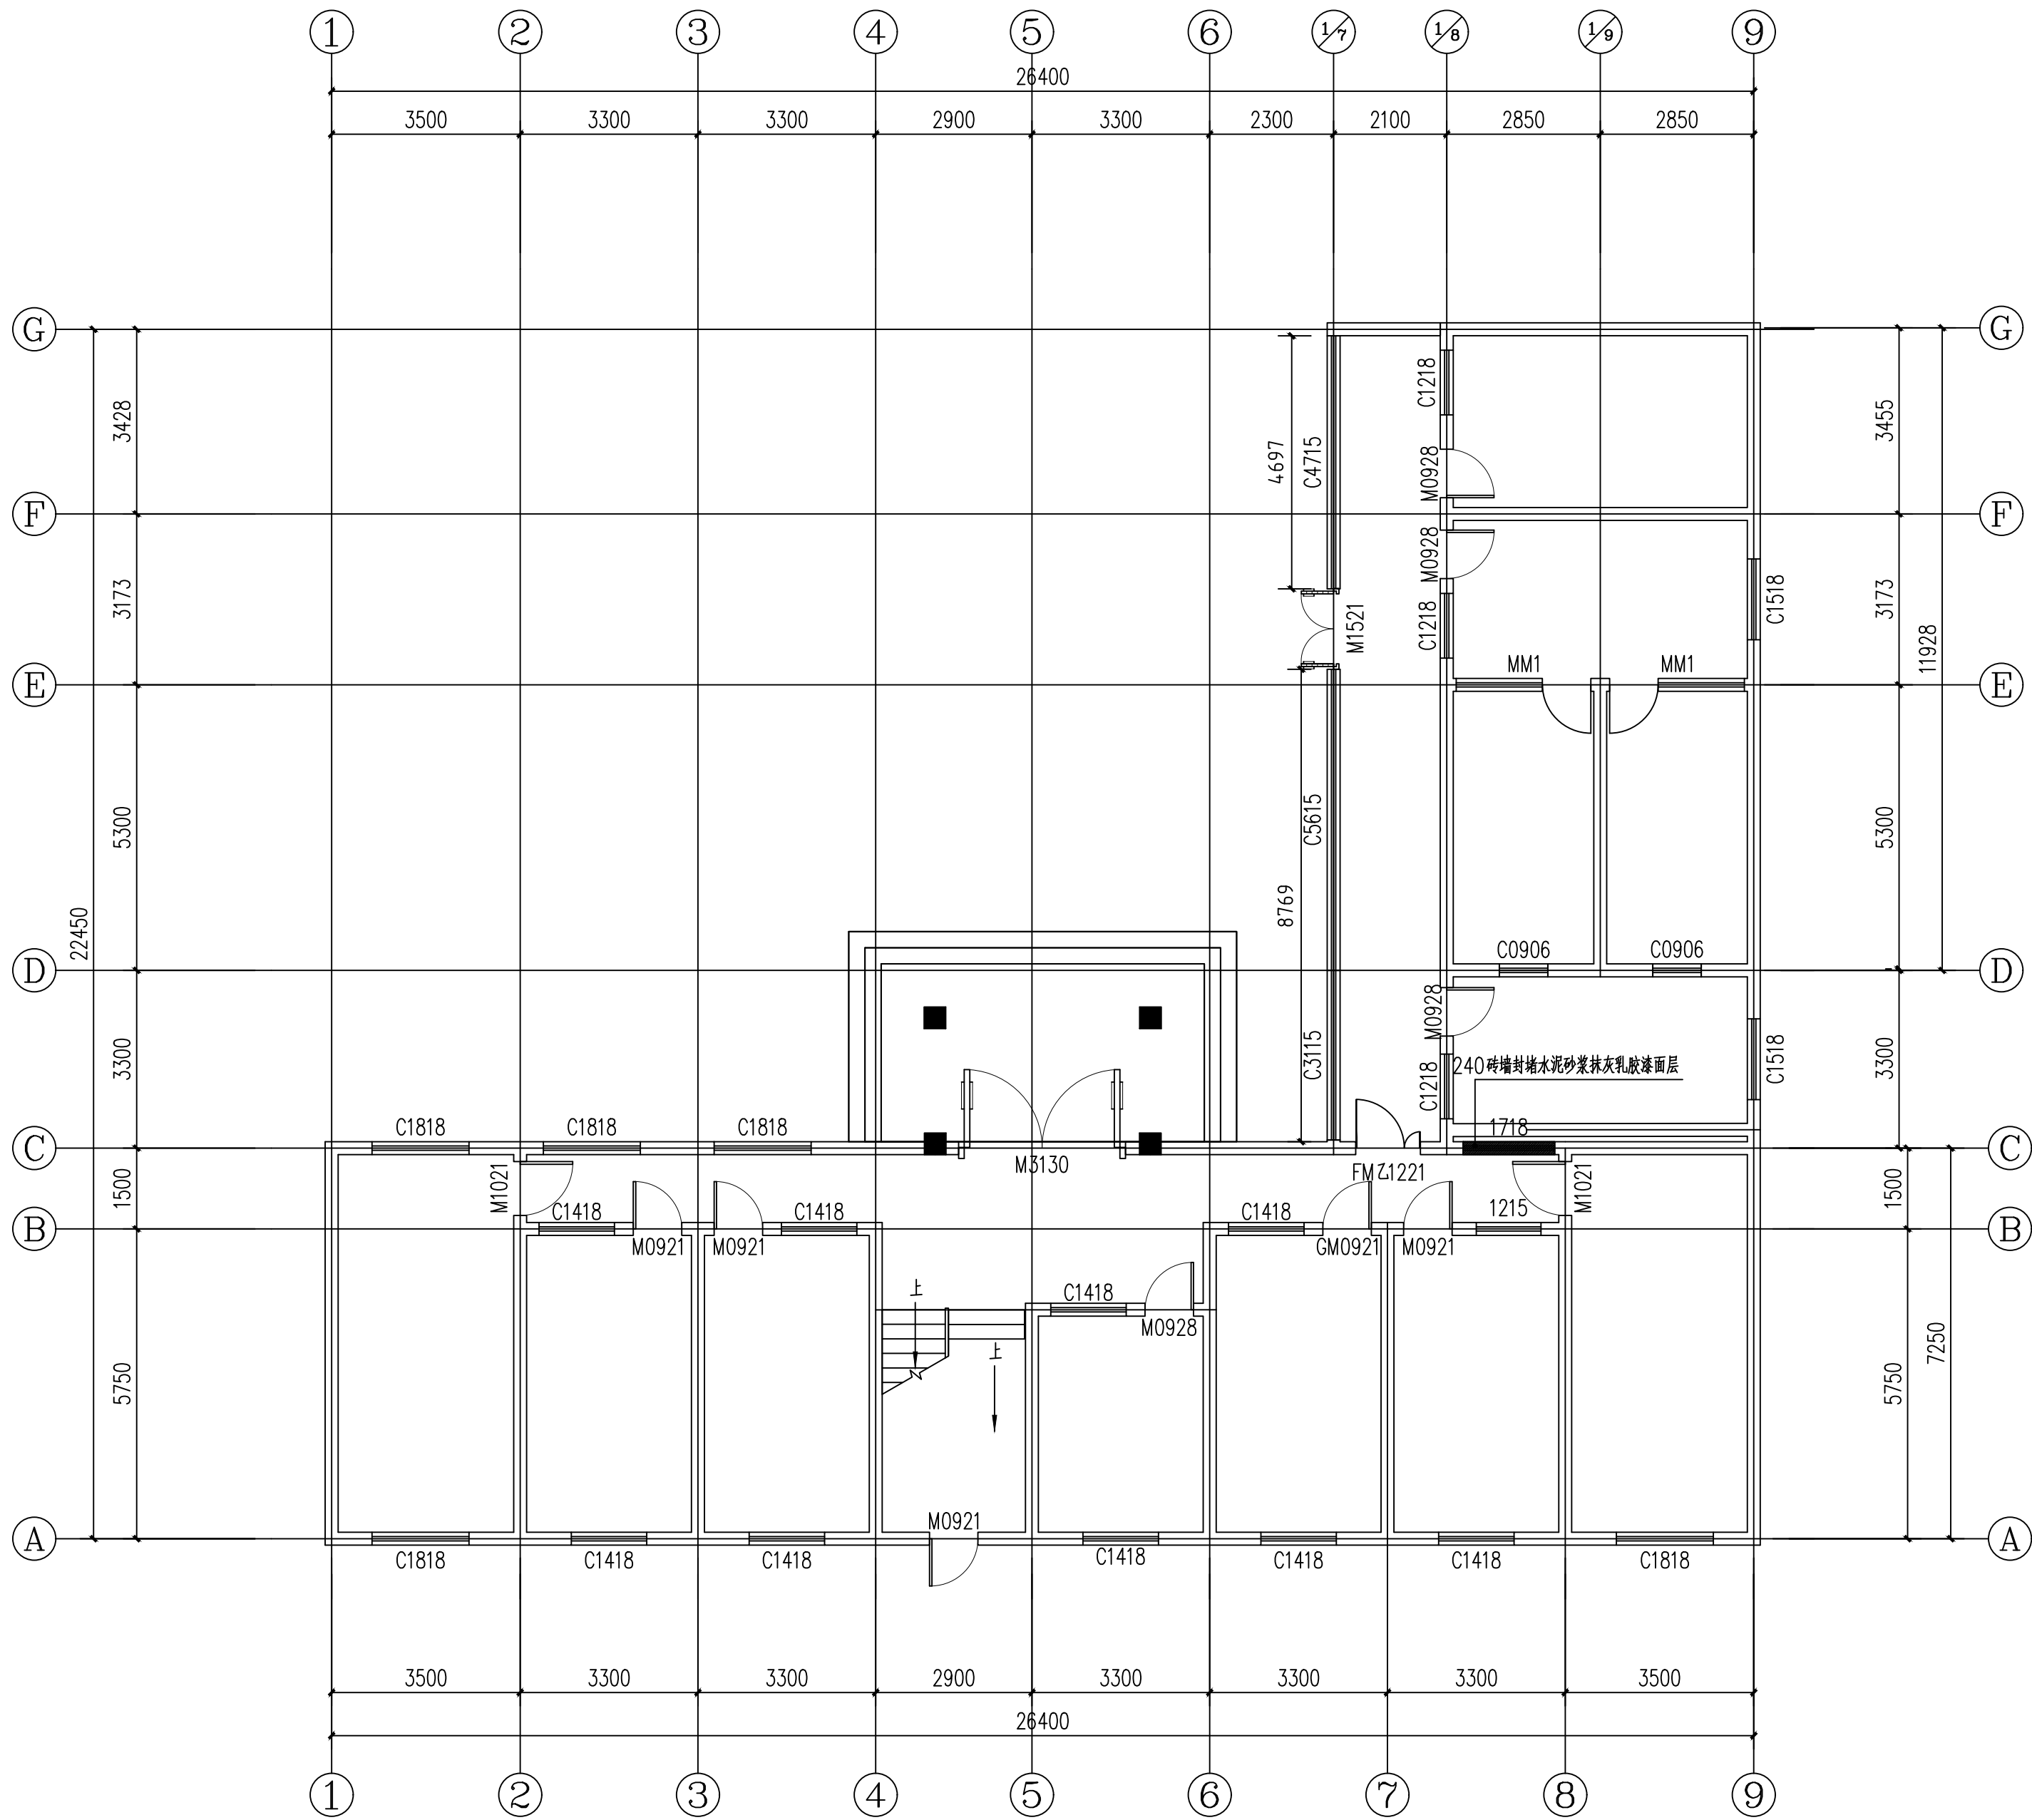

一层平面图 1:100

北京中奥建工程设计有限公司
BEIJING ZAJ ENGINEERING DESIGN CO.,LTD.



地址：北京亦庄开发区城乡世纪广场3号楼
电话：13366096792
邮箱：gyq6688@vip.sina.com
网址：www.zhongaojian.cn

资质内容	证书编号
建筑行业（建筑工程）甲级	A111007521
风景园林工程设计专项乙级	A211007528
城乡规划编制乙级	[京]城规编(142101)号
人防工程设计乙级	201201701180006

注册师签章
Sealed by National Registered Engineers

修改纪录 Change Record	
日期 Date	内容摘要 Brief Content

备注 Remarks
郑重声明：
本项目图纸未经当地有关部门审批，图纸报审未通过前，不得做为施工依据。

建设单位 Employer

项目名称 Project
公安阎良分局武屯派出所维修工程

子项名称 Item
综合楼

图纸名称 Dwg.Title:
一层平面图

图号 Dwg.NO.
建施-03

共 8 页
Pages in Total

第 3 页
Which Page

设计阶段
Des.Phase

施工图

比例
Scale

1: 100

出图日期
Date

2023. 08

版次
Version

第一版

项目负责人
Project Manager

戴磊江

专业负责人
Major Manager

戴磊江

审定
Approved by

阎焱

审核
Checked by

郭华敏

校对
Prechecked by

梁在胜

设计
Designed by

杨民海

制图
Drafted by

杨民海

会签
Countersign

建筑
Architecture

电气
Electricity

结构
Structure

动力
Power Supply


给水排水
Water S/D

工艺
Process

暖通空调
MECH.

总图
General Plan

日期
Date

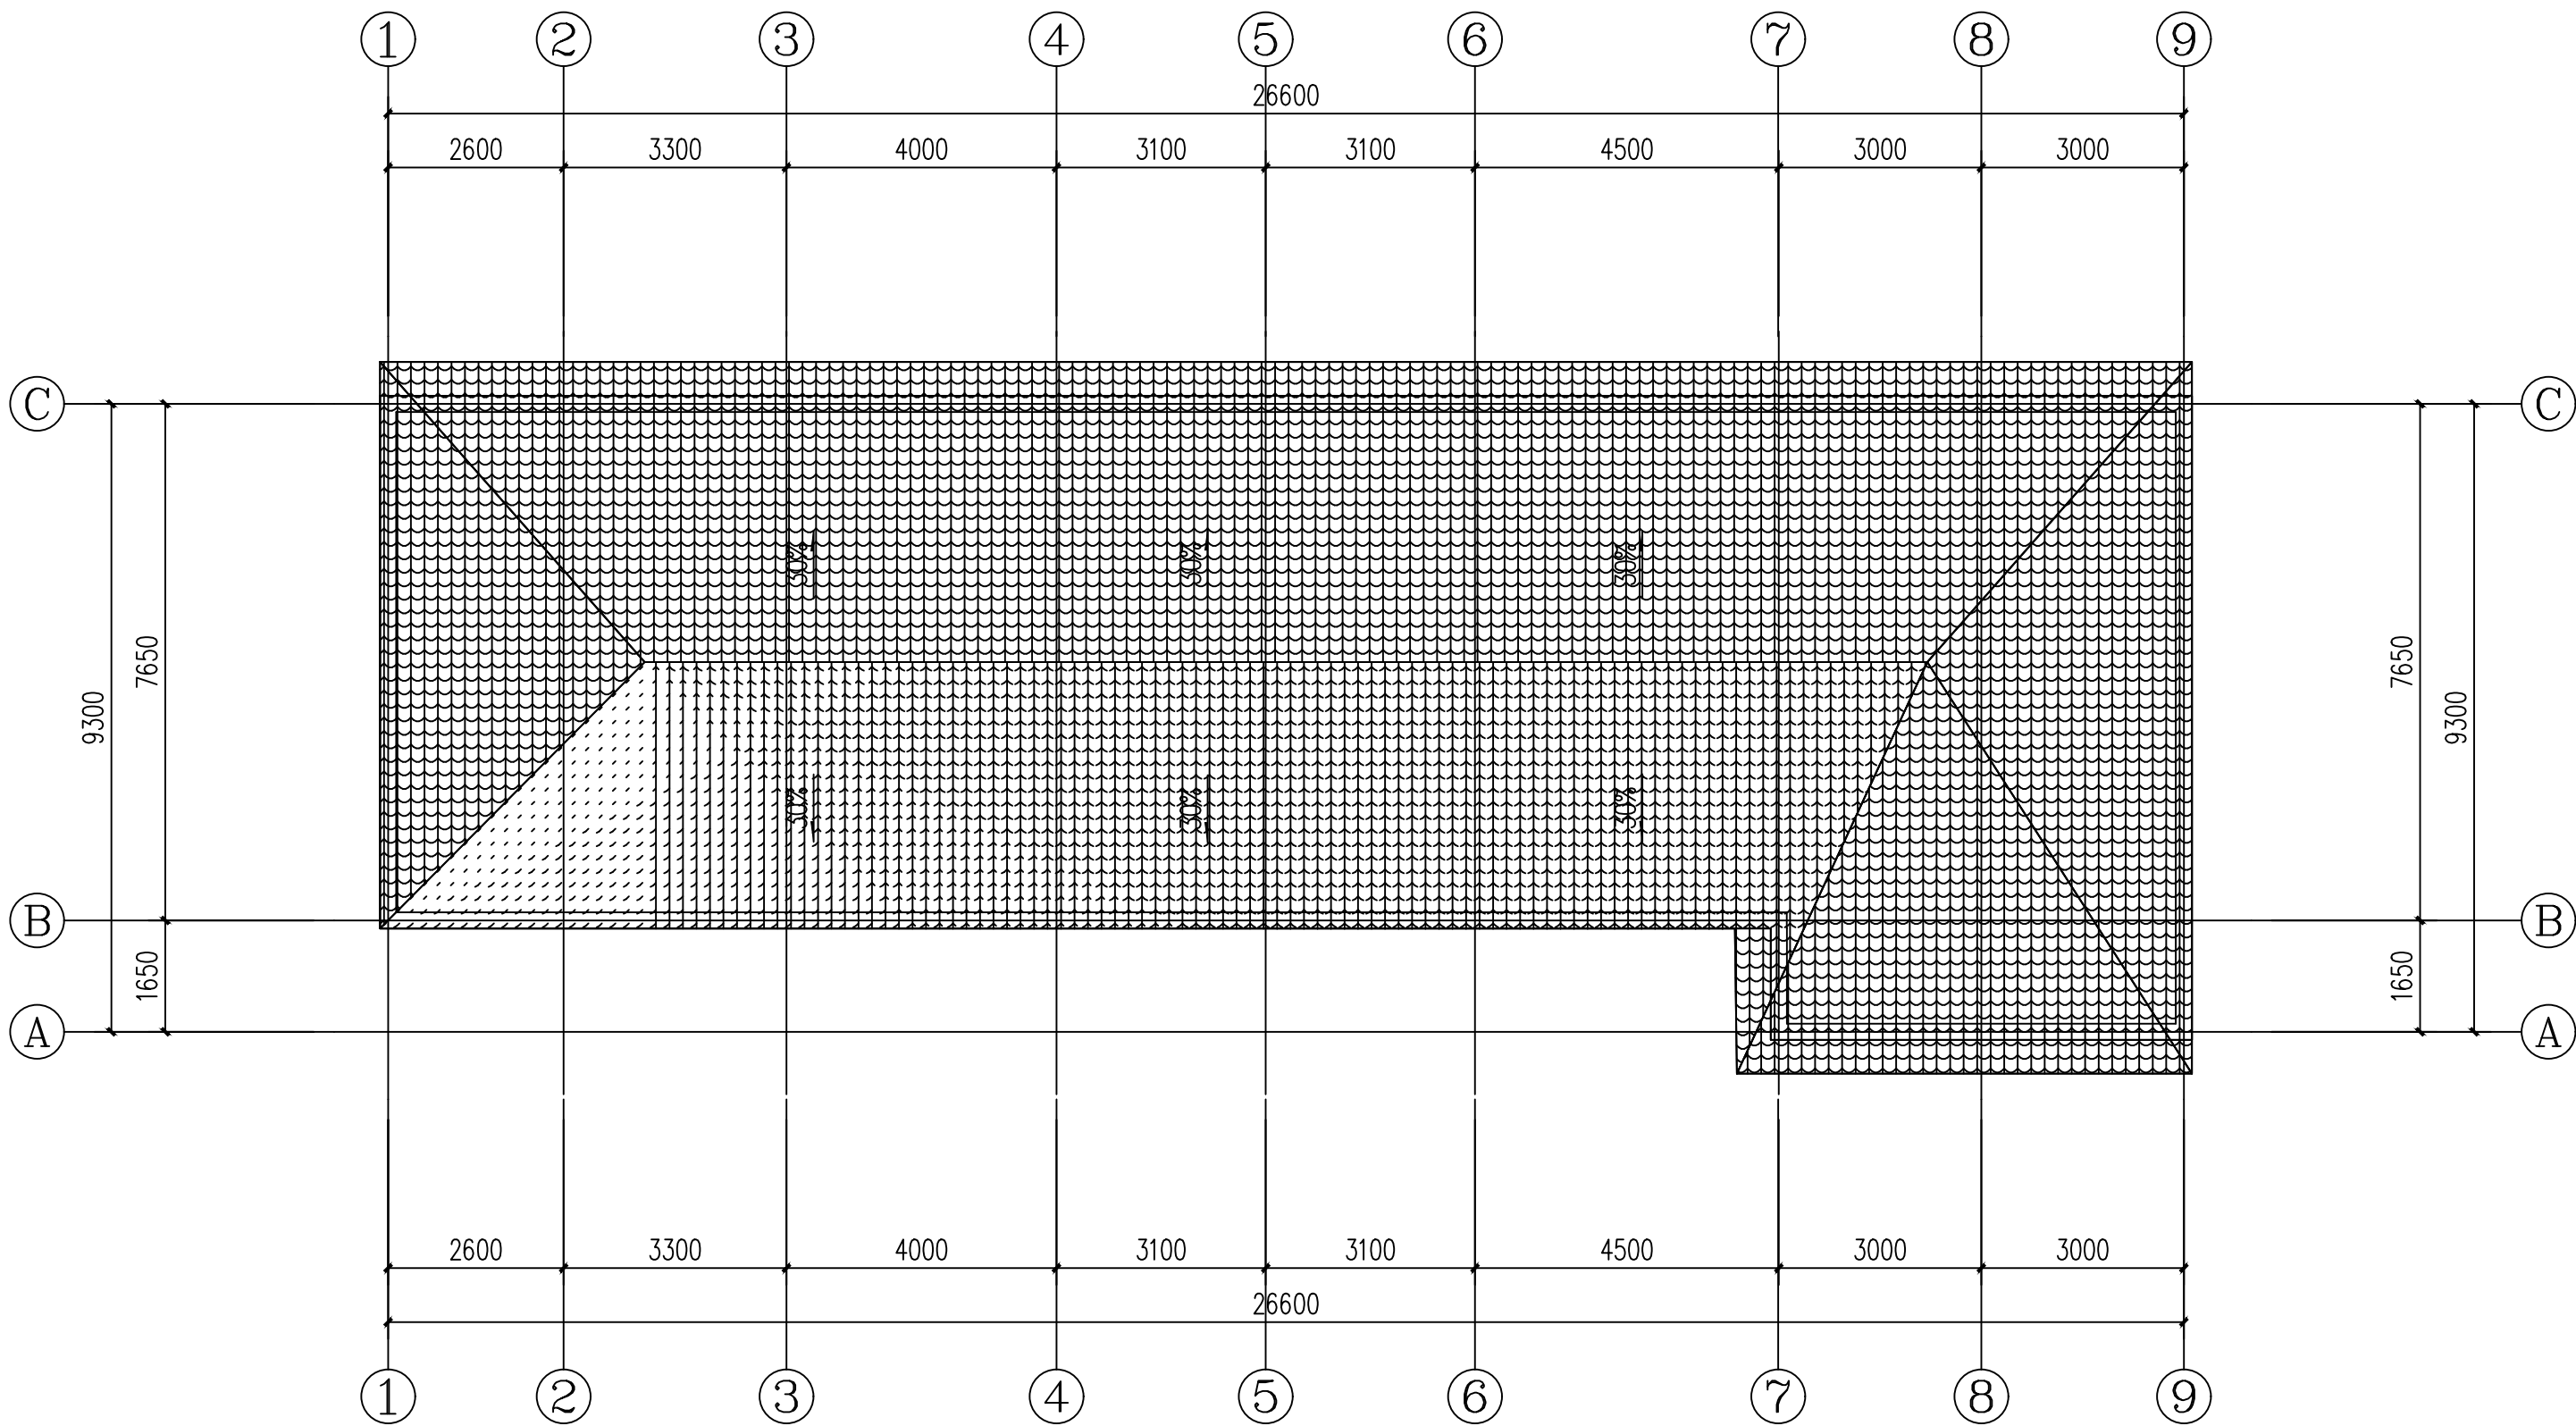

屋面平面图 1:100

说明：屋面改造，坡屋面底部增加轻钢结构屋架和檩条上部挂灰色树脂瓦

北京中奥建工程设计有限公司
BEIJING ZAJ ENGINEERING DESIGN CO.,LTD.



地址：北京亦庄开发区城乡世纪广场3号楼
电话：13366096792
邮箱：gyq6688@vip.sina.com
网址：www.zhongaojian.cn

资质内容	证书编号
建筑行业（建筑工程）甲级	A111007521
风景园林工程设计专项乙级	A211007528
城乡规划编制乙级	[京]城规编(142101)号
人防工程设计乙级	201201701180006

注册师签章
Sealed by National Registered Engineers

修改纪录 Change Record	
日期 Date	内容摘要 Brief Content

备注 Remarks
郑重声明：
本项目图纸未经当地有关部门审批，图纸报审未通过前，不得做为施工依据。

建设单位 Employer

项目名称 Project
公安阎良分局武电派出所维修工程

子项名称 Item
综合楼

图纸名称 Dwg.Title:
一层平面图

图号 Dwg.NO.
建施-01


共 20 页 Pages in Total	第 1 页 Which Page
--------------------------	---------------------

设计阶段 Des.Phase	施工图	比 例 Scale	1: 100
-------------------	-----	--------------	--------

出图日期 Date	2023. 06	版 次 Version	第一版
--------------	----------	----------------	-----

项目负责人 Project Manager	戴磊江	戴磊江
专业负责人 Major Manager	戴磊江	戴磊江
审 定 Approved by	阎 焱	阎焱
审 核 Checked by	郭华敏	郭华敏
校 对 Prechecked by	梁在胜	梁在胜
设 计 Designed by	杨民海	杨民海
制 图 Drafted by	杨民海	杨民海

会 签 Countersign			
建 筑 Architecture		电 气 Electricity	
结 构 Structure		动 力 Power Supply	
给水排水 Water S/D		工 艺 Process	
暖通空调 MECH.		总 图 General Plan	
日 期 Date			

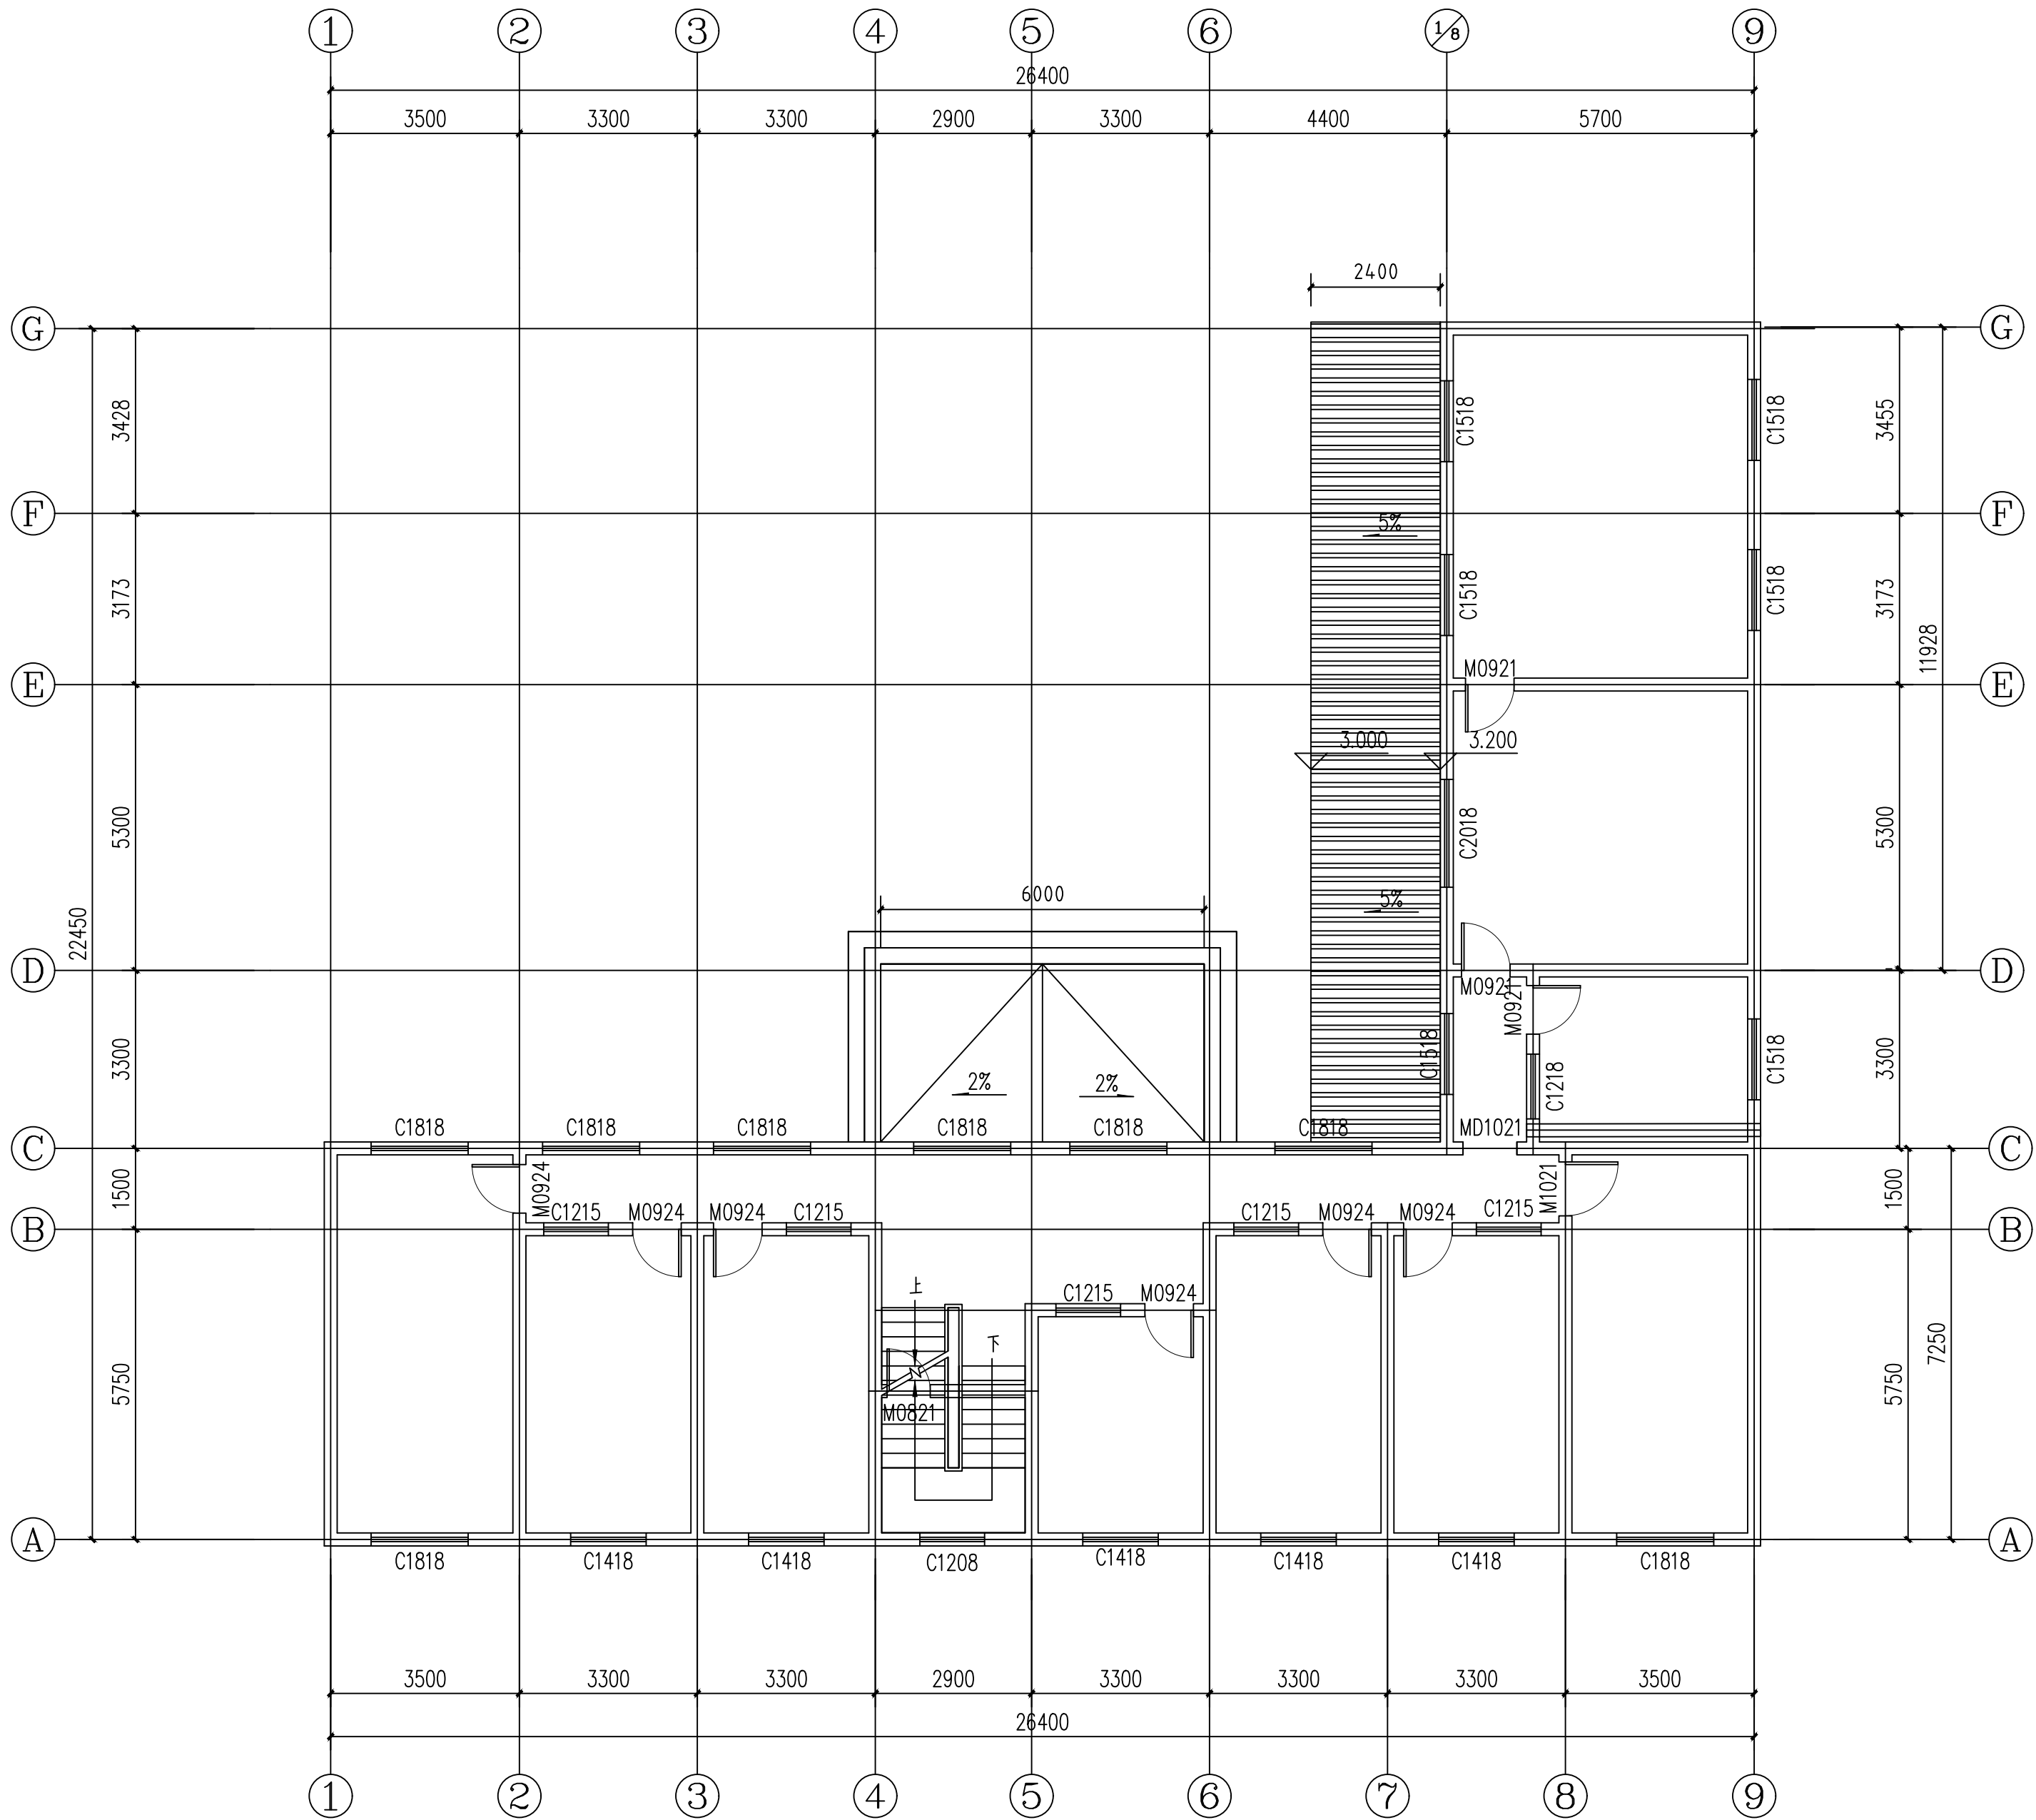

二层平面图 1:100

北京中奥工程设计有限公司
BEIJING ZAJ ENGINEERING DESIGN CO.,LTD.



地址：北京亦庄开发区城乡世纪广场3号楼
电话：13366096792
邮箱：gyq6888vip.sina.com
网址：www.zhongaojian.cn

资质内容	证书编号
建筑行业（建筑工程）甲级	A111007521
风景园林工程设计专项乙级	A211007528
城乡规划编制乙级	[京]城规编(142101)号
人防工程设计乙级	201201701180006

注册师签章
Sealed by National Registered Engineers

修改纪录 Change Record	
日期 Date	内容摘要 Brief Content

备注 Remarks
郑重声明：
本项目图纸未经当地有关部门审批，图纸报审未通过前，不得做为施工依据。

建设单位 Employer

项目名称 Project
公安阎良分局武屯派出所维修工程

子项名称 Item
综合楼

图纸名称 Dwg. Title:
二层平面图

图号 Dwg. NO.
建施-04

共 8 页
Pages in Total

第 4 页
Which Page

设计阶段
Des. Phase

施工图
Scale

比例
Scale

1: 100

出图日期
Date

2023. 08

版次
Version

第一版

项目负责人
Project Manager

戴磊江

专业负责人
Major Manager

戴磊江

审定
Approved by

阎焱

审核
Checked by

郭华敏

校对
Prechecked by

梁在胜

设计
Designed by

杨民海

制图
Drafted by

杨民海

会签
Countersign

建筑
Architecture

电气
Electricity

结构
Structure

动力
Power Supply

给水排水
Water S/D

工艺
Process

暖通空调
MECH.

总图
General Plan

日期
Date

北京中奥建工程设计有限公司
BEIJING ZAJ ENGINEERING DESIGN CO.,LTD.



地址：北京亦庄开发区城乡世纪广场3号楼
电话：13366096792
邮箱：gyq6688@vip.sina.com
网址：www.zhongaojian.cn

资质内容	证书编号
建筑行业（建筑工程）甲级	A111007521
风景园林工程设计专项乙级	A211007528
城乡规划编制乙级	[京]城规编(142101)号
人防工程设计乙级	201201701180006

注册师签章
Sealed by National Registered Engineers

修改纪录 Change Record	
日期 Date	内容摘要 Brief Content

备注 Remarks
郑重声明：
本项目图纸未经当地有关部门审批，图纸报审未通过前，不得做为施工依据。

建设单位 Employer

项目名称 Project
公安阎良分局武屯派出所维修工程

子项名称 Item
综合楼


图纸名称 Dwg. Title:
一层平面图

图号 Dwg. NO.
建施-01

共 20 页 Pages in Total		第 1 页 Which Page	
设计阶段 Des. Phase	施工图	比 例 Scale	1: 100
出图日期 Date	2023. 06	版 次 Version	第一版


项目负责人 Project Manager	戴磊江	戴磊江
专业负责人 Major Manager	戴磊江	戴磊江
审 定 Approved by	阎 焱	阎焱
审 核 Checked by	郭华敏	郭华敏
校 对 Prechecked by	梁在胜	梁在胜
设 计 Designed by	杨民海	杨民海
制 图 Drafted by	杨民海	杨民海

会 签 Countersign			
建 筑 Architecture		电 气 Electricity	
结 构 Structure		动 力 Power Supply	
给水排水 Water S/D		工 艺 Process	
暖通空调 MECH.		总 图 General Plan	
日 期 Date			

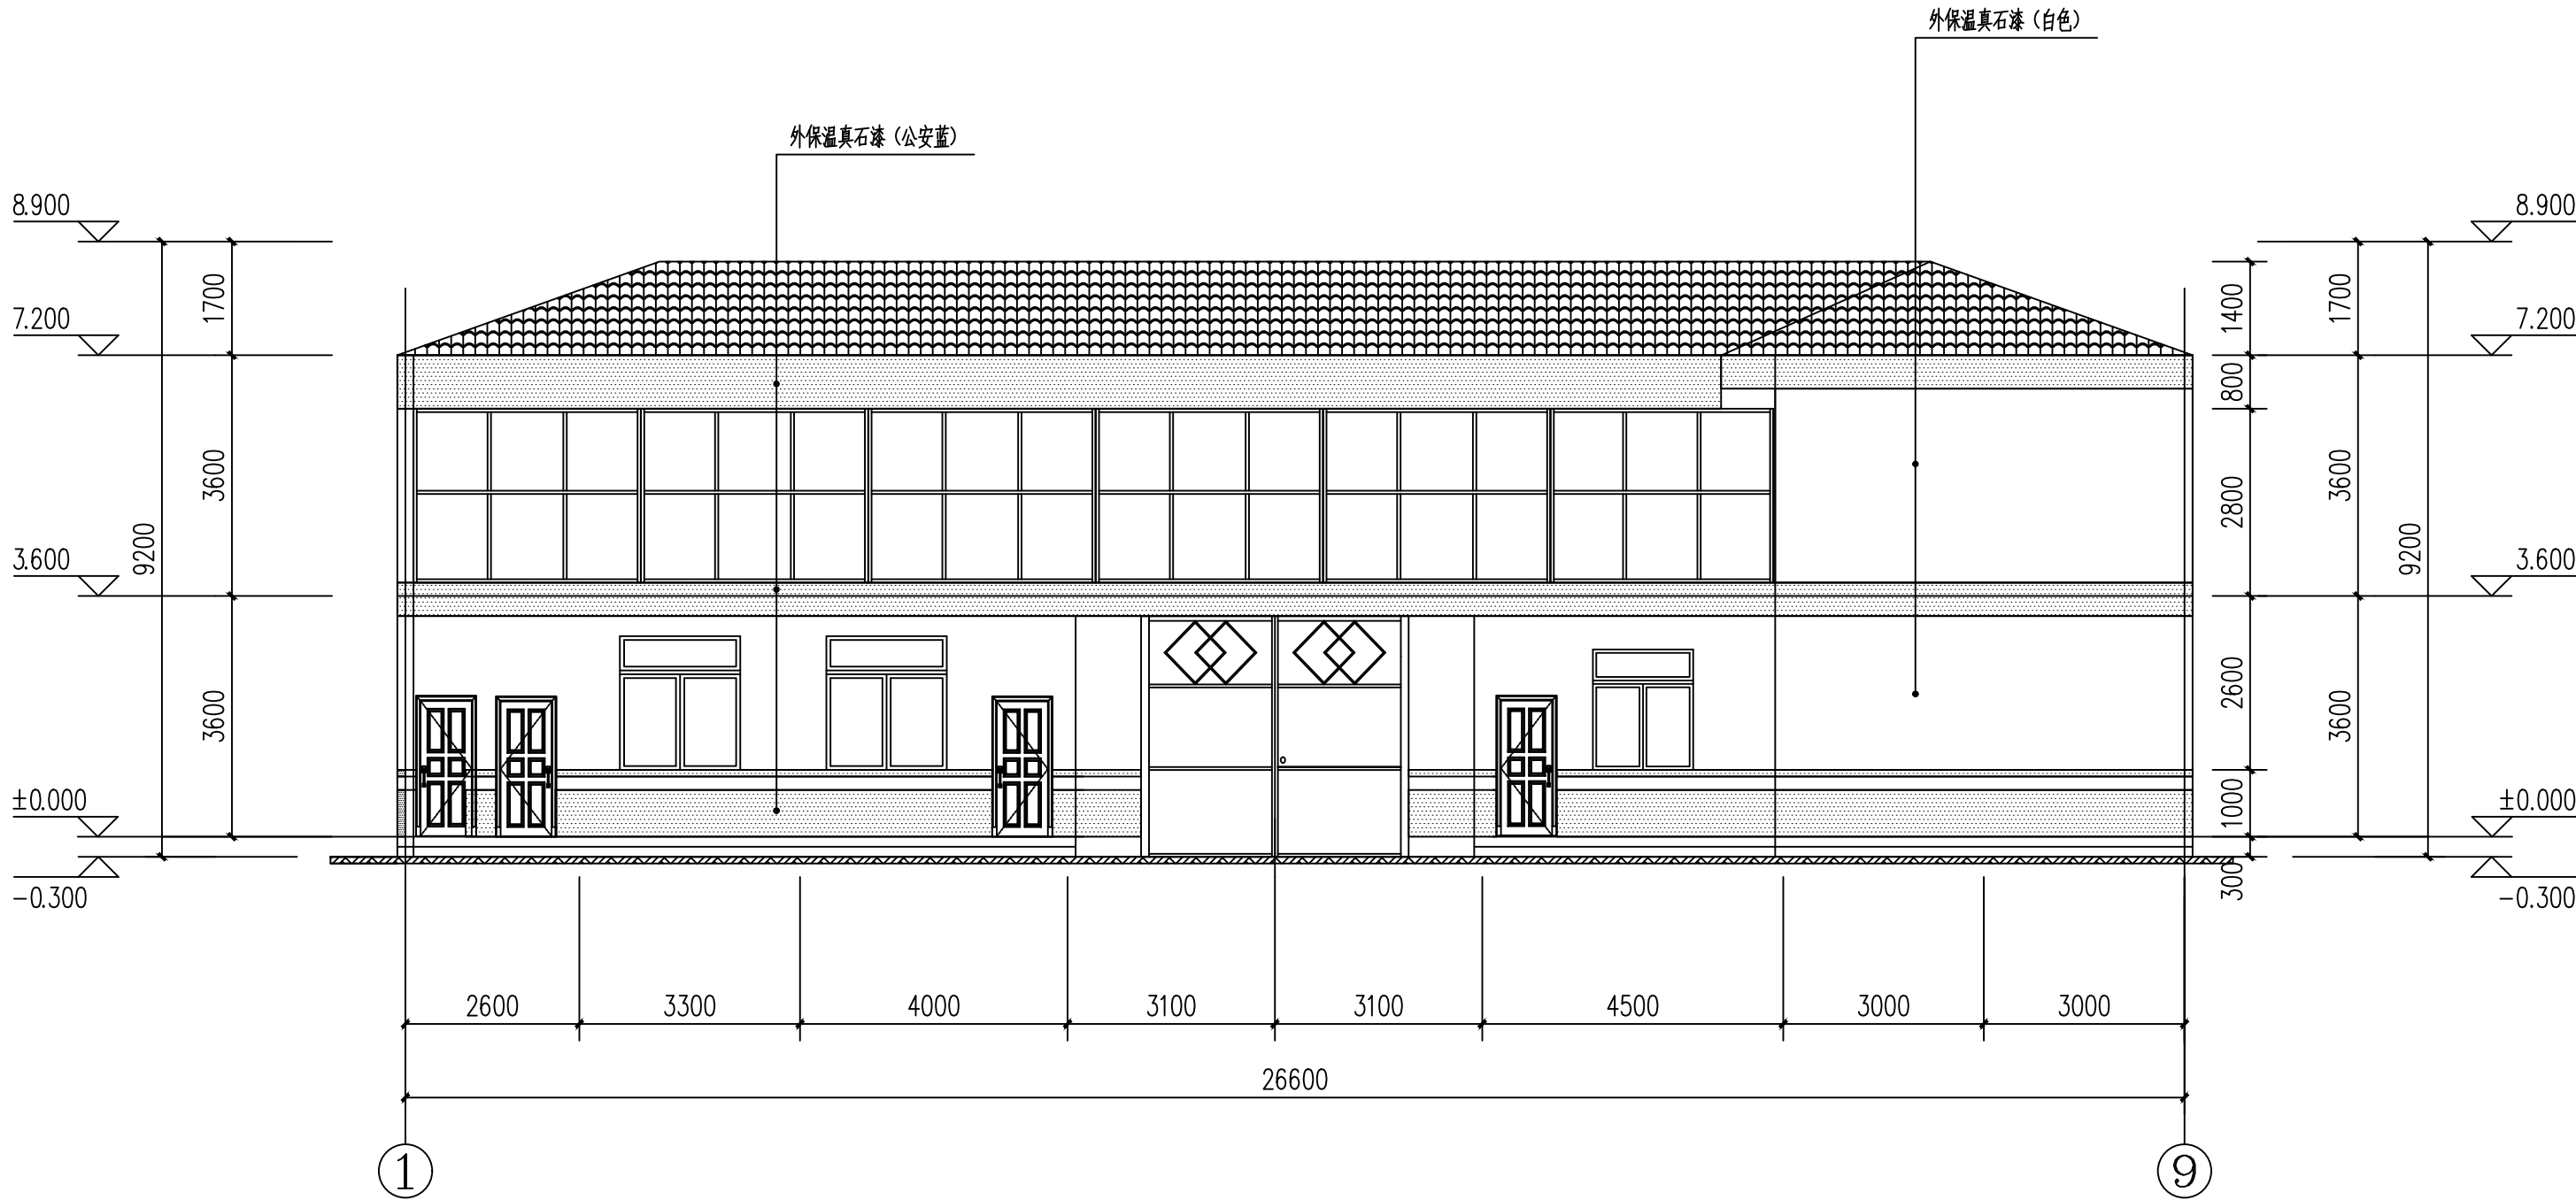

①-⑨轴外立面 1:100

说明：屋面改造，坡屋面底部增加轻钢结构屋架和檩条上部挂灰色树脂瓦

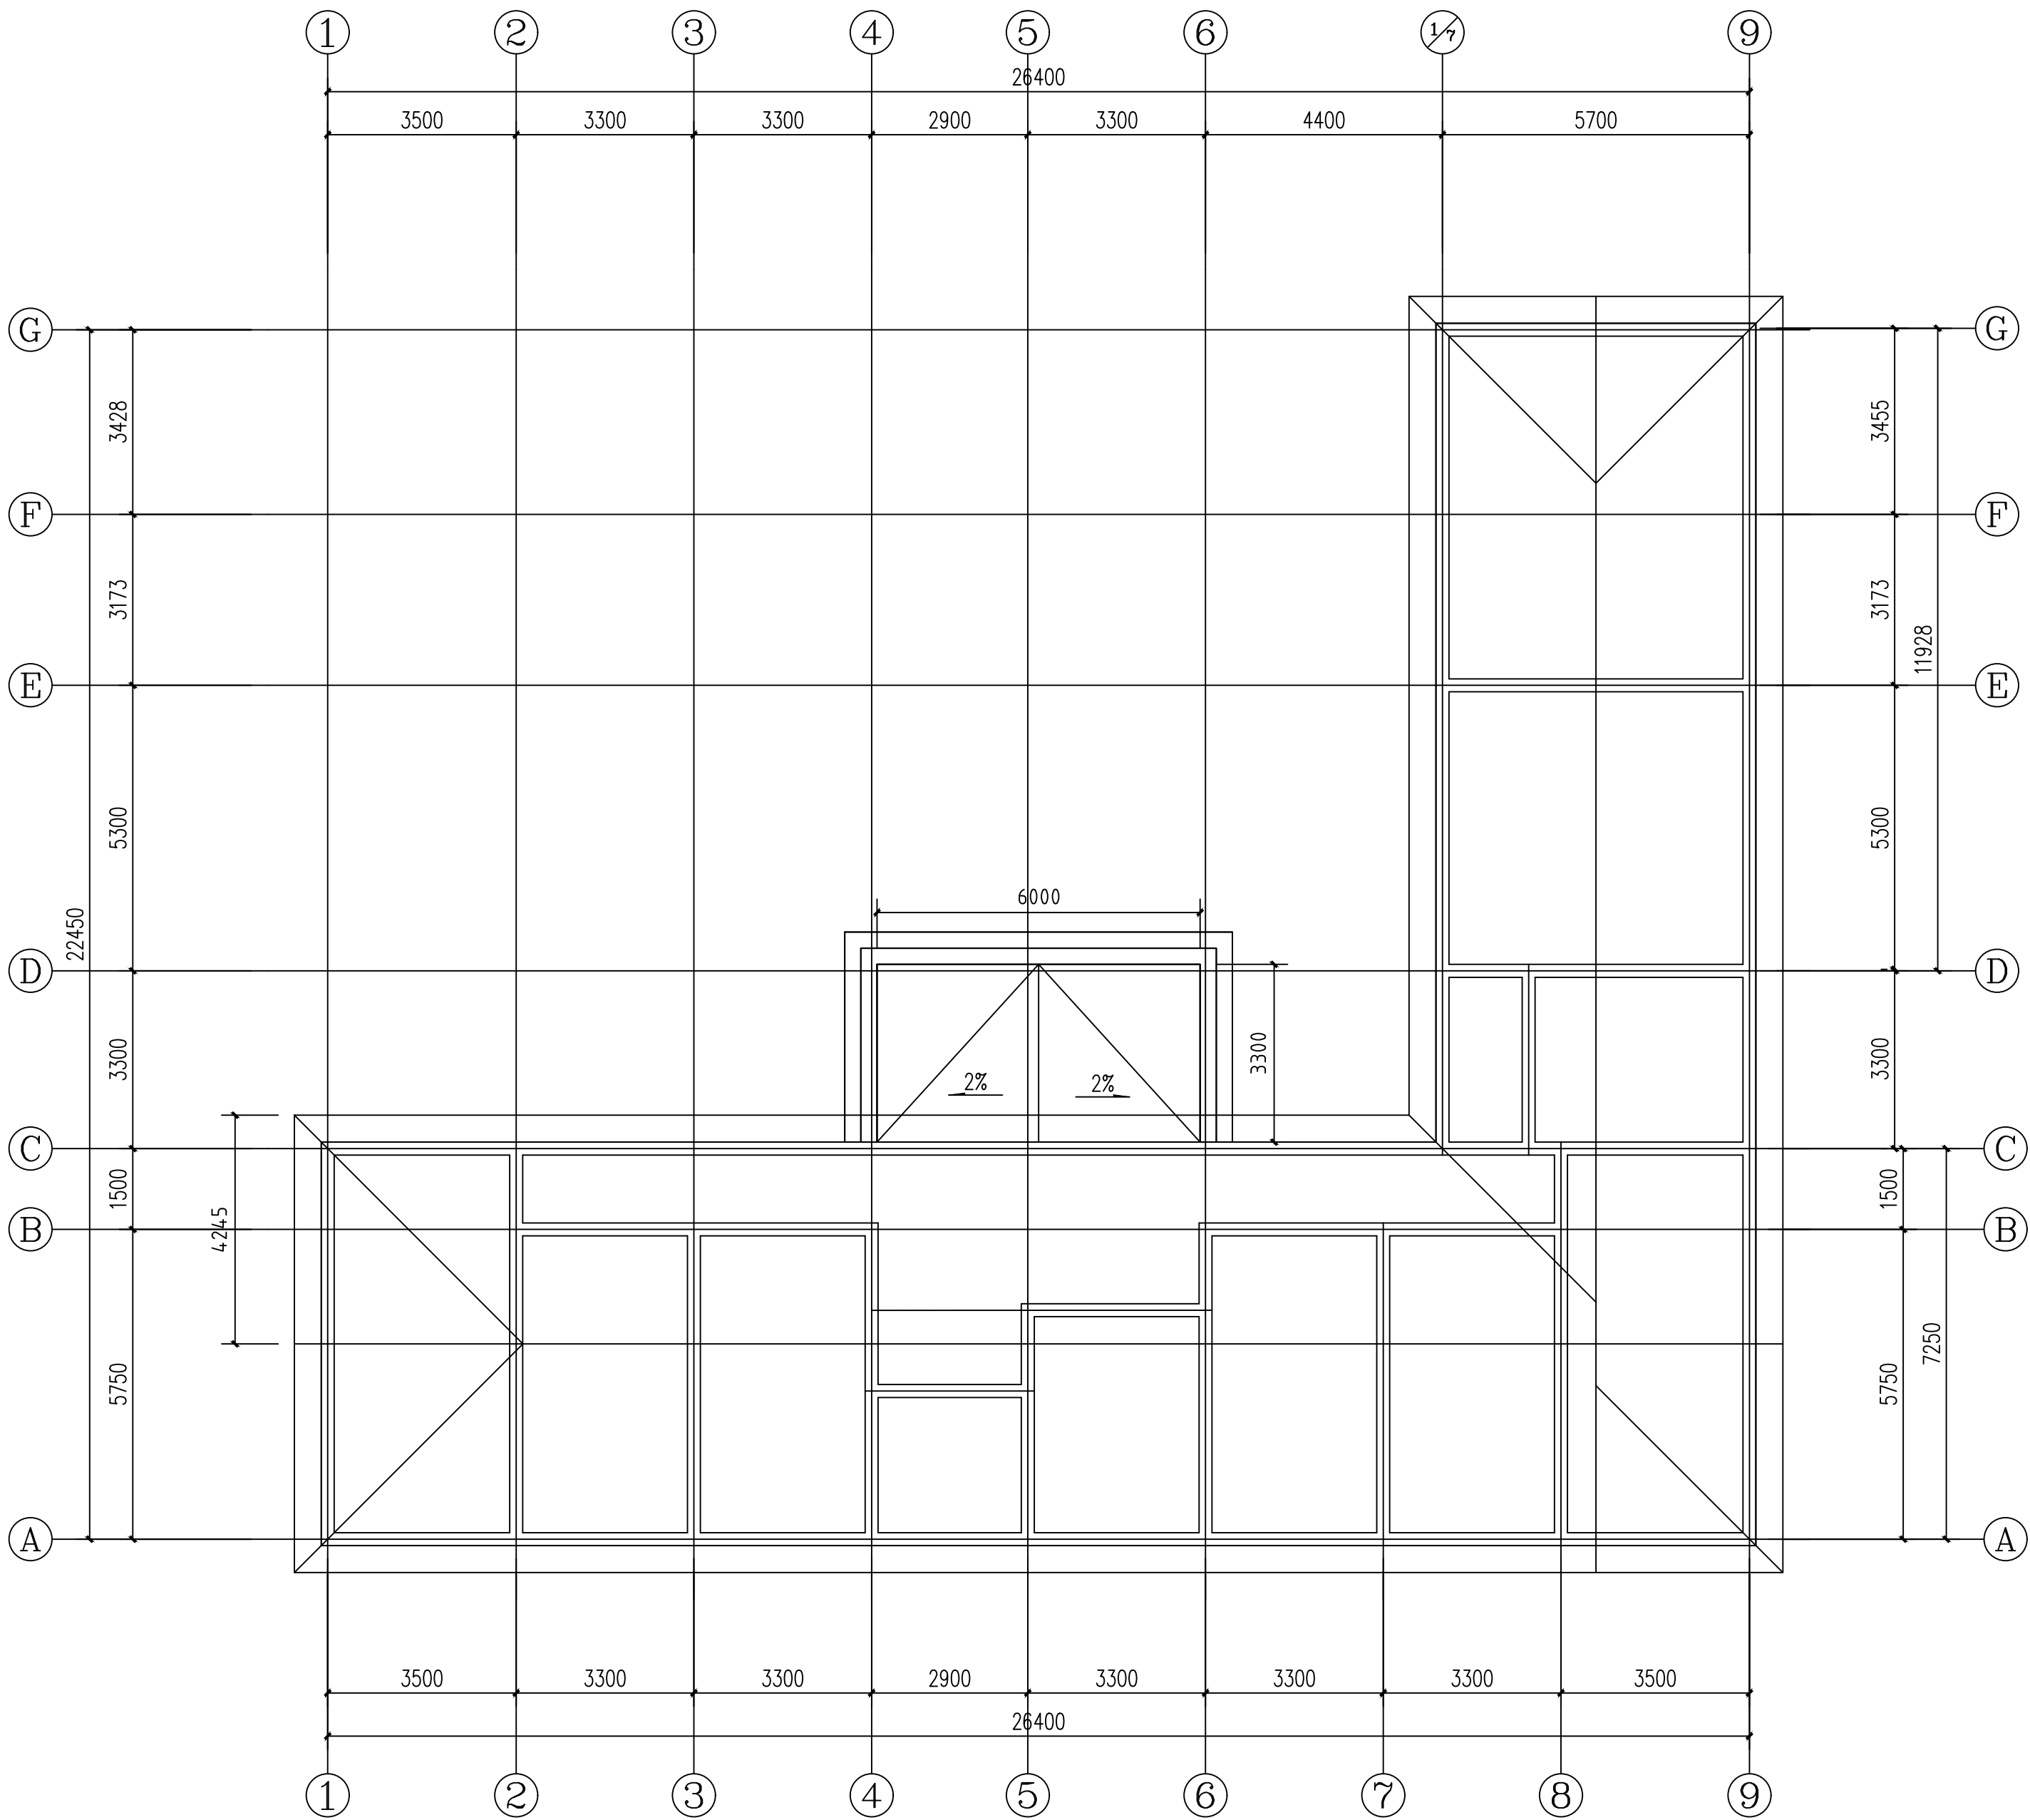

屋面平面图 1:100

北京中奥建工程设计有限公司
BEIJING ZAJ ENGINEERING DESIGN CO.,LTD.



地址：北京亦庄开发区城乡世纪广场3号楼
电话：13366096792
邮箱：gyq6688@vip.sina.com
网址：www.zhongaojian.cn

资质内容	证书编号
建筑行业（建筑工程）甲级	A111007521
风景园林工程设计专项乙级	A211007528
城乡规划编制乙级	[京]城规编(142101)号
人防工程设计乙级	201201701180006

注册师签章
Sealed by National Registered Engineers

修改纪录 Change Record	
日期 Date	内容摘要 Brief Content

备注 Remarks
郑重声明：
本项目图纸未经当地有关部门审批，图纸报审未通过前，不得做为施工依据。

建设单位 Employer

项目名称 Project
公安阎良分局武屯派出所维修工程

子项名称 Item
综合楼

图纸名称 Dwg.Title:
屋架平面图

图号 Dwg.NO.
建施-05

共 8 页
Pages in Total

第 5 页
Which Page

设计阶段
Des.Phase

施工图

比例
Scale

1: 100

出图日期
Date

2023. 08

版次
Version

第一版

项目负责人
Project Manager

戴磊江

专业负责人
Major Manager

戴磊江

审定
Approved by

阎焱

审核
Checked by

郭华敏

校对
Prechecked by

梁在胜

设计
Designed by

杨民海

制图
Drafted by

杨民海

会签
Countersign

建筑
Architecture

电气
Electricity

结构
Structure

动力
Power Supply

给水排水
Water S/D

工艺
Process

暖通空调
MECH.

总图
General Plan

日期
Date

北京中奥建工程设计有限公司
BEIJING ZAJ ENGINEERING DESIGN CO.,LTD.

地址：北京亦庄开发区城乡世纪广场3号楼
电话：13366096792
邮箱：gyq6688@vip.sina.com
网址：www.zhongaojian.cn

资质内容	证书编号
建筑行业（建筑工程）甲级	A111007521
风景园林工程设计专项乙级	A211007528
城乡规划编制乙级	[京]城规编(142101)号
人防工程设计乙级	201201701180006

注册师签章
Sealed by National Registered Engineers

修改纪录 Change Record	
日期 Date	内容摘要 Brief Content

备注 Remarks
郑重声明：
本项目图纸未经当地有关部门审批，图纸报审未通过前，不得做为施工依据。

建设单位 Employer

项目名称 Project
公安阎良分局武电派出所维修工程

子项名称 Item
综合楼


图纸名称 Dwg. Title:
一层平面图

图号 Dwg. NO.
建施-01


共 20 页 Pages in Total		第 1 页 Which Page	
设计阶段 Des. Phase	施工图	比 例 Scale	1: 100
出图日期 Date	2023. 06	版 次 Version	第一版

项目负责人 Project Manager	戴磊江	戴磊江
专业负责人 Major Manager	戴磊江	戴磊江
审 定 Approved by	阎 焱	阎焱
审 核 Checked by	郭华敏	郭华敏
校 对 Prechecked by	梁在胜	梁在胜
设 计 Designed by	杨民海	杨民海
制 图 Drafted by	杨民海	杨民海

会 签 Countersign			
建 筑 Architecture		电 气 Electricity	
结 构 Structure		动 力 Power Supply	
给水排水 Water S/D		工 艺 Process	
暖通空调 MECH.		总 图 General Plan	
日 期 Date			

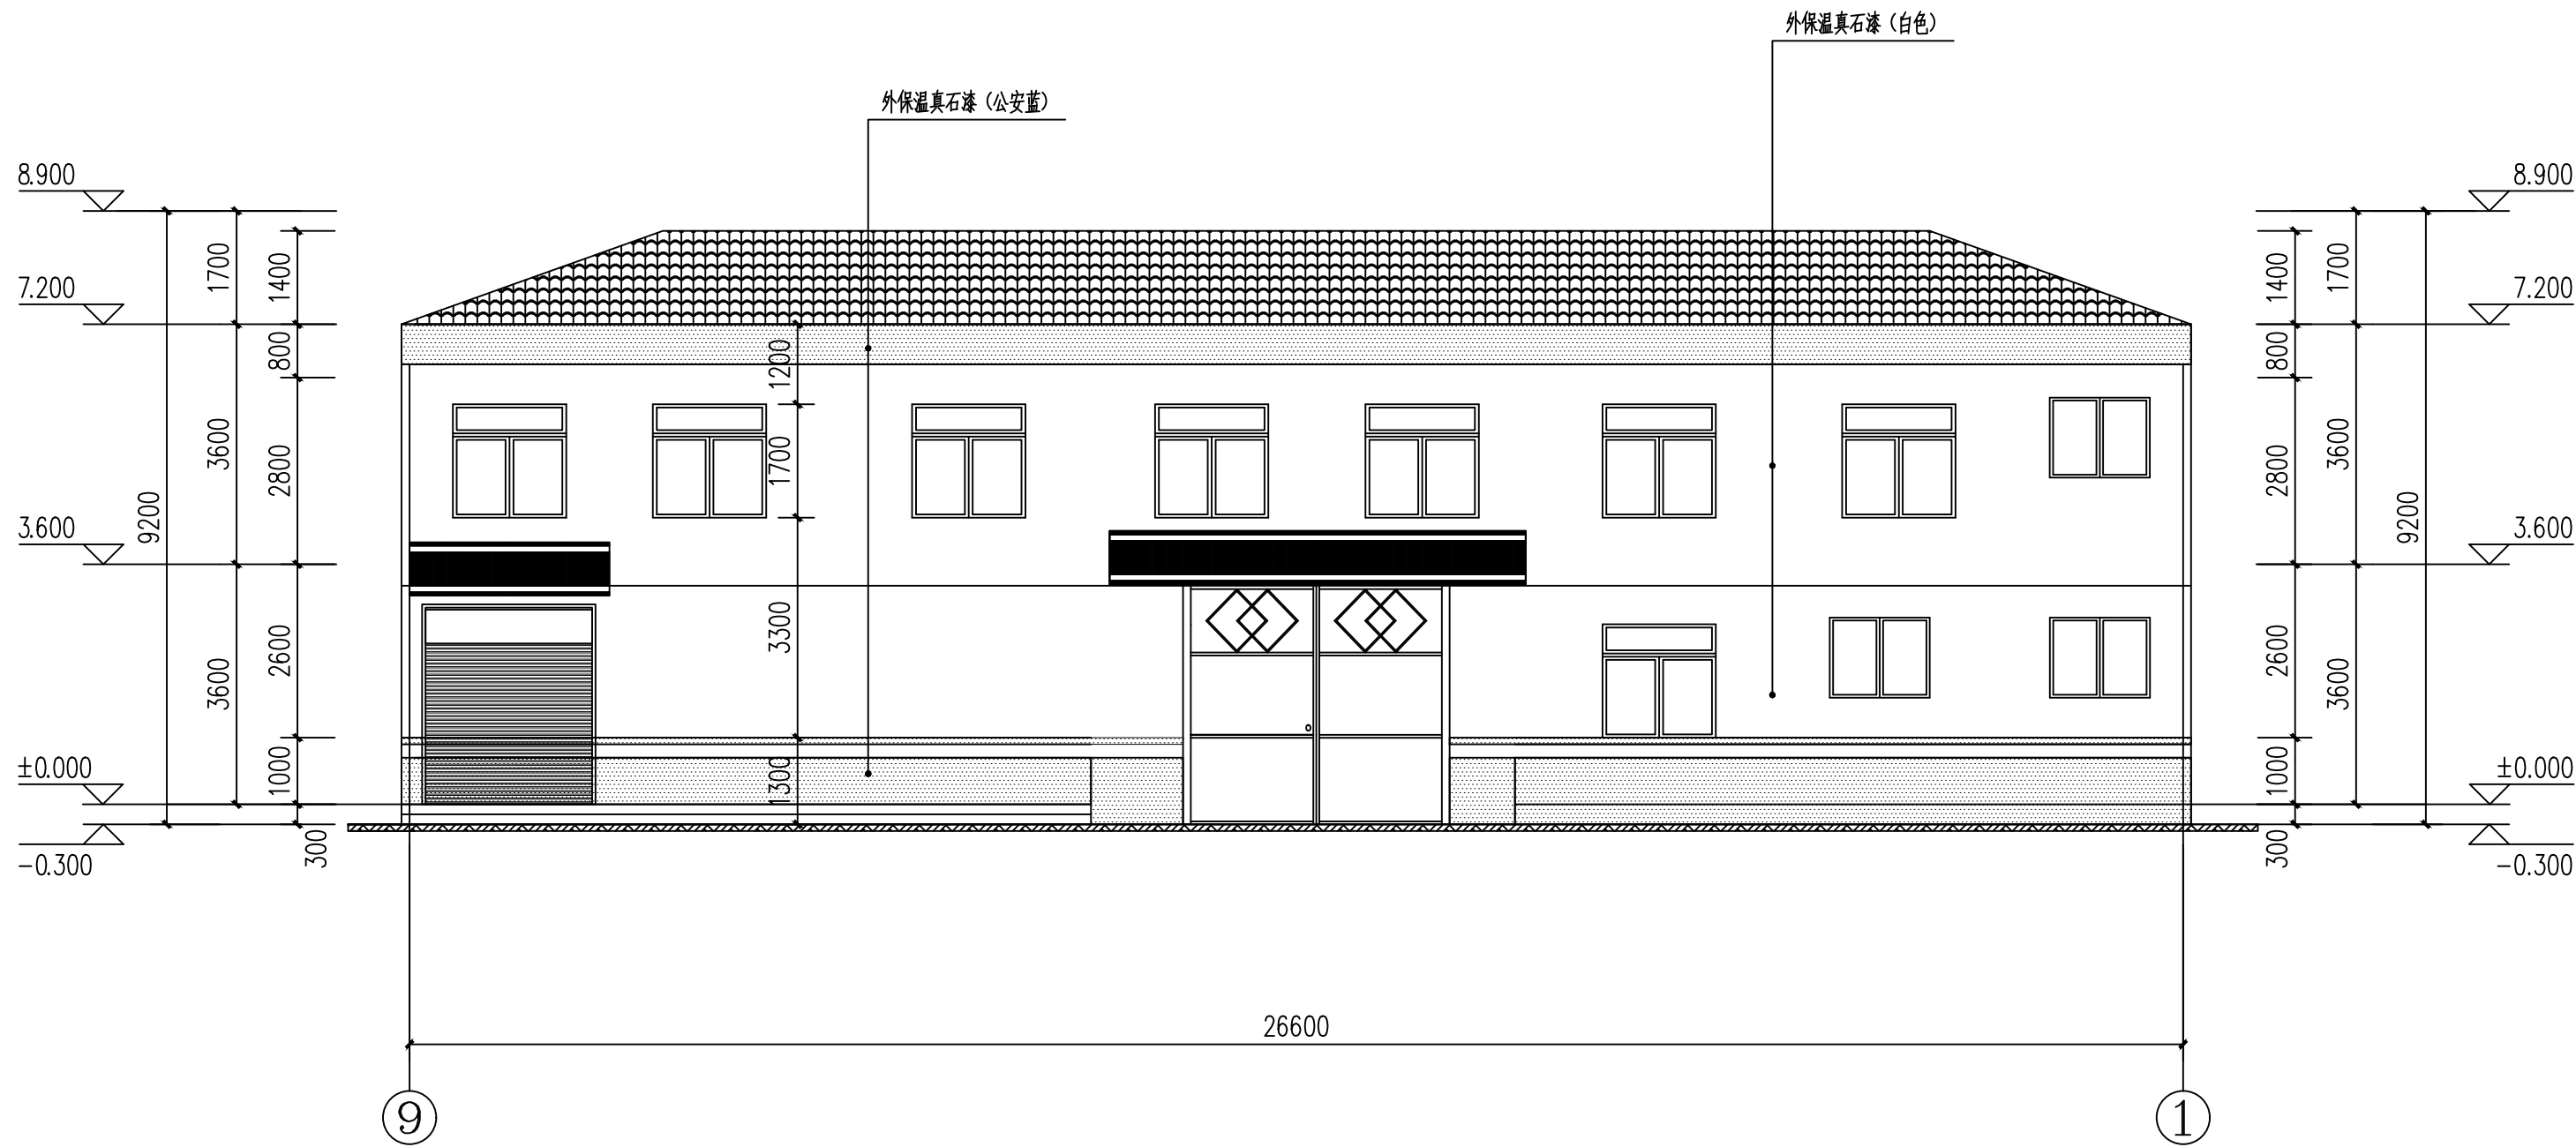

⑨-①轴外立面 1:100

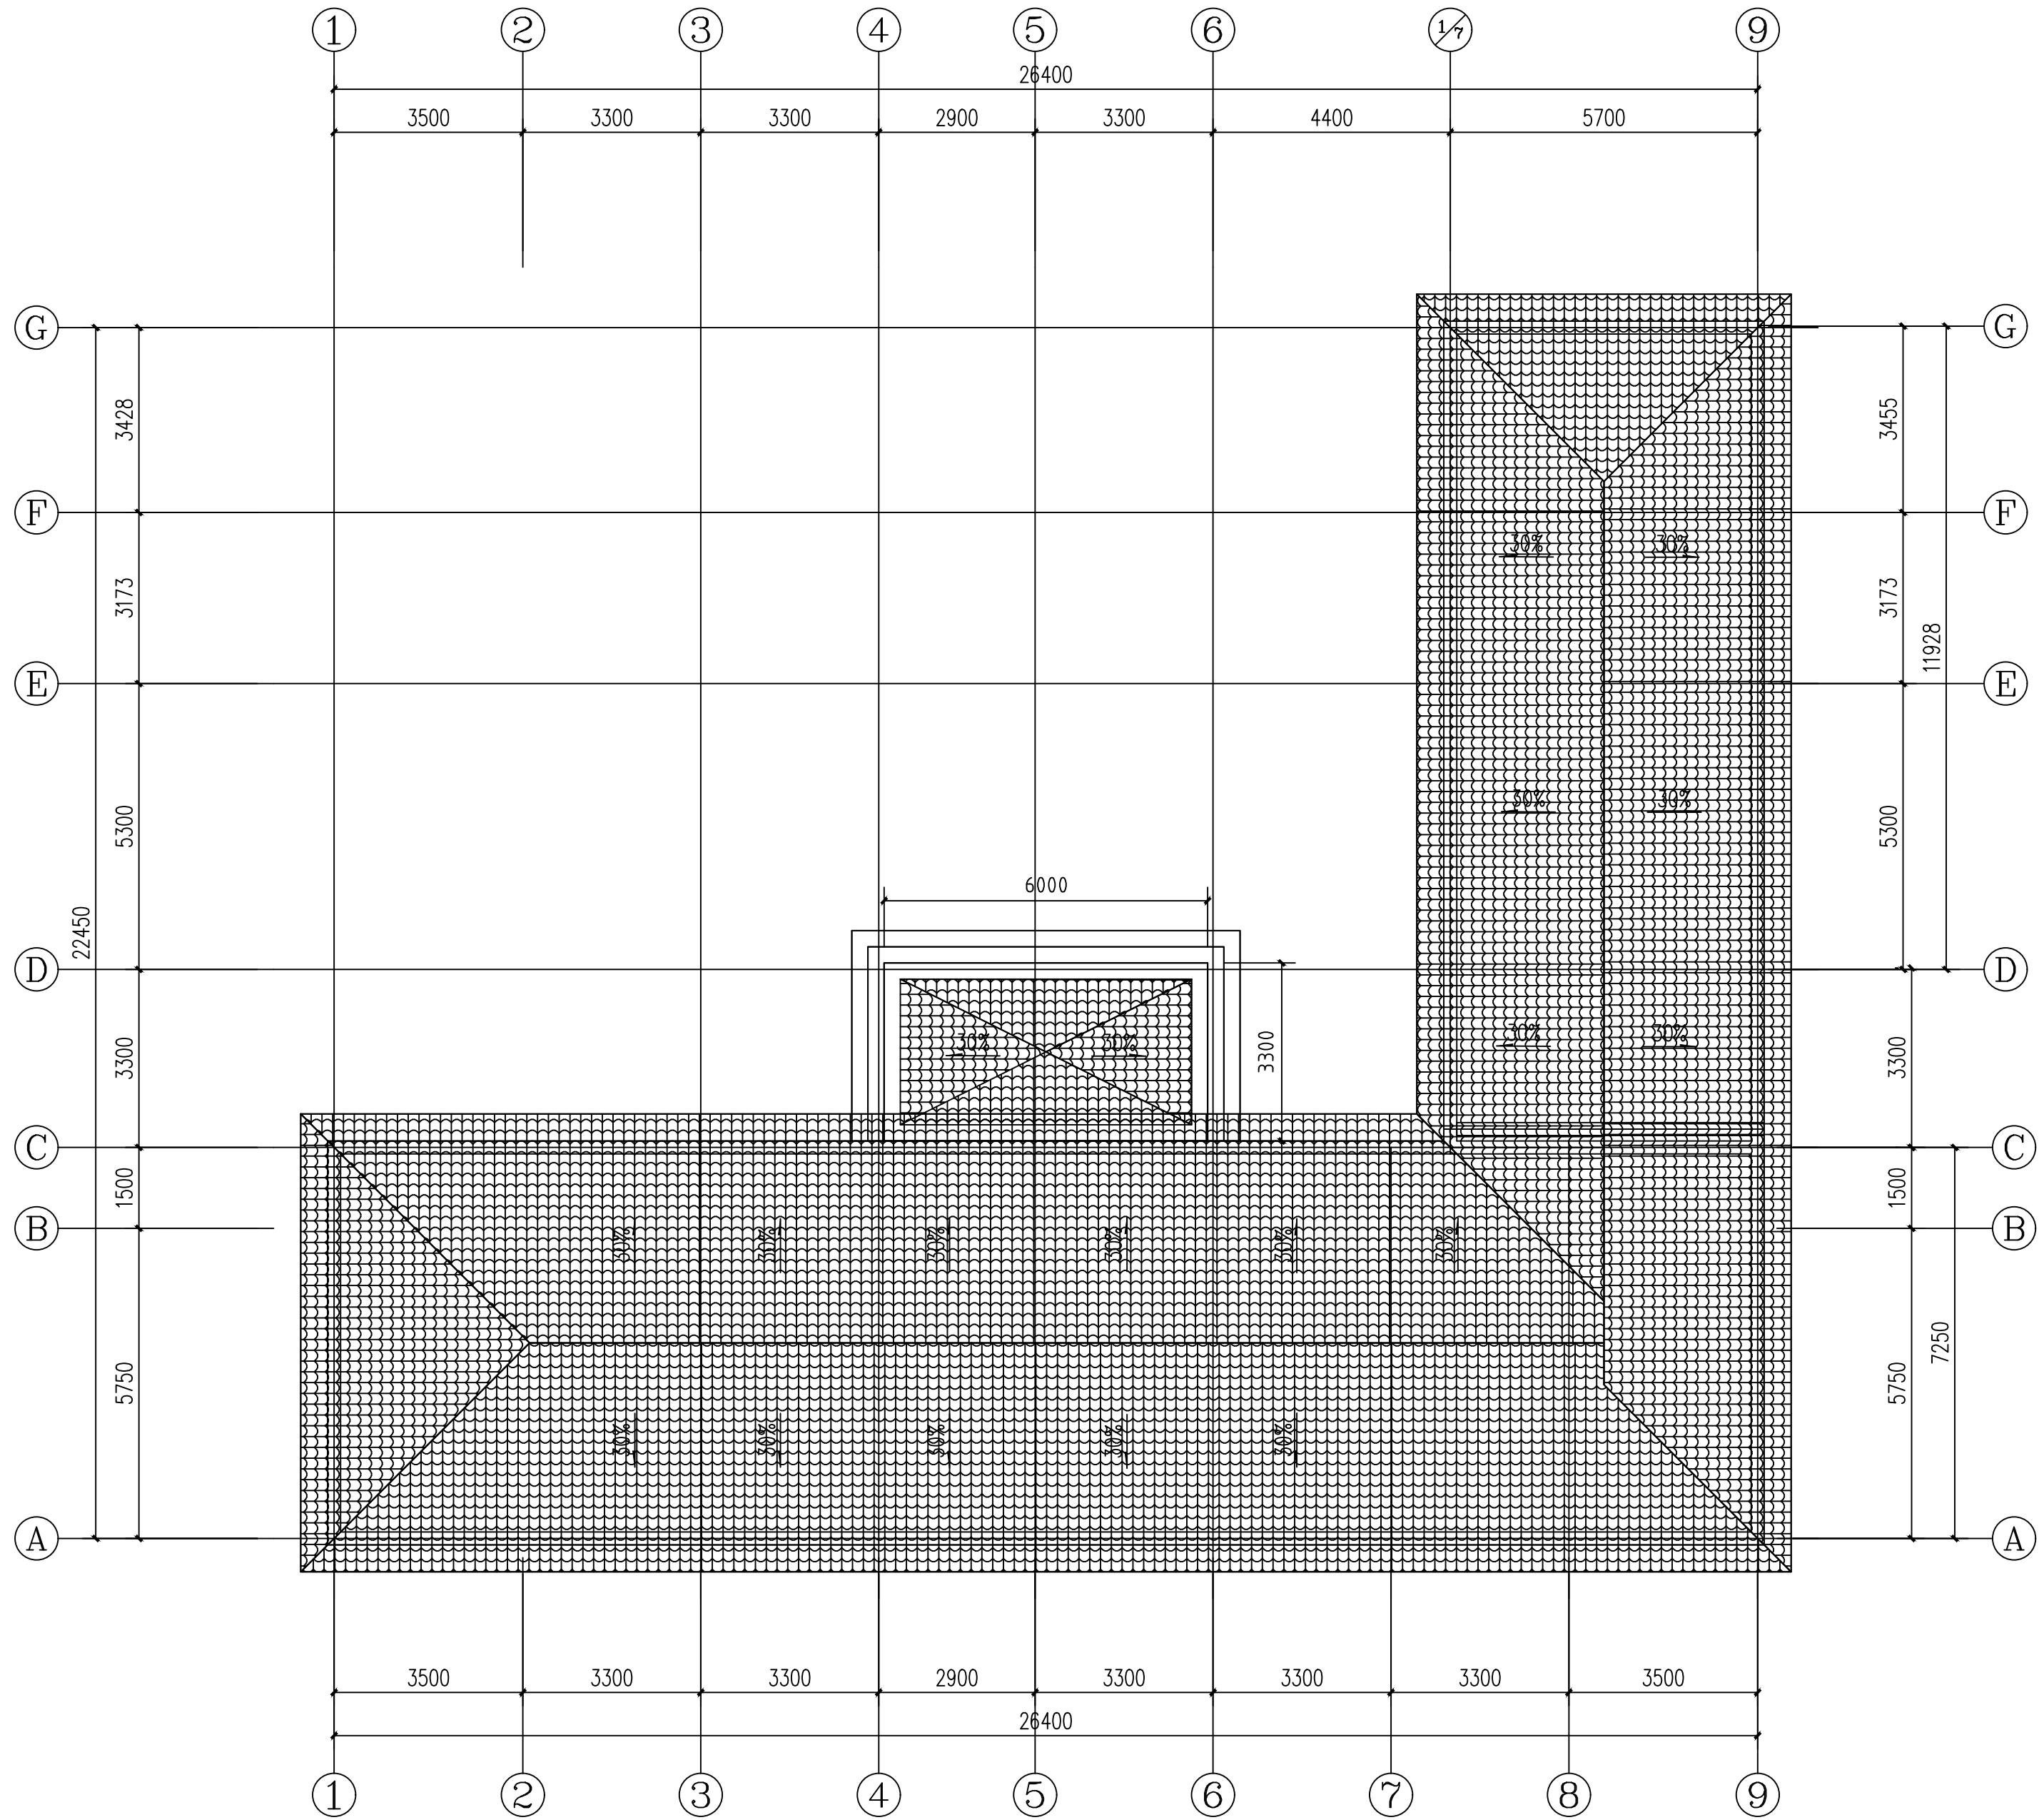

说明：屋面改造，坡屋面底部增加轻钢结构屋架和檩条上部挂灰色树脂瓦

屋面平面图 1:100

北京中奥工程设计有限公司
BEIJING ZAJ ENGINEERING DESIGN CO.,LTD.



地址：北京亦庄开发区城乡世纪广场3号楼
电话：13366096792
邮箱：gyq6688@vip.sina.com
网址：www.zhongaojian.cn

资质内容	证书编号
建筑行业（建筑工程）甲级	A111007521
风景园林工程设计专项乙级	A211007528
城乡规划编制乙级	[京]城规编(142101)号
人防工程设计乙级	201201701180006

注册师签章
Sealed by National Registered Engineers

修改纪录 Change Record	
日期 Date	内容摘要 Brief Content

备注 Remarks
郑重声明：
本项目图纸未经当地有关部门审批，图纸报审未通过前，不得做为施工依据。

建设单位 Employer

项目名称 Project
公安阎良分局武屯派出所维修工程

子项名称 Item
综合楼

图纸名称 Dwg.Title:
屋面平面图

图号 Dwg.NO.
建施-06

共 8 页
Pages in Total

第 6 页
Which Page

设计阶段
Des.Phase

施工图

比例
Scale

1: 100

出图日期
Date

2023. 08

版次
Version

第一版

项目负责人
Project Manager

戴磊江

专业负责人
Major Manager

戴磊江

审定
Approved by

阎焱

审核
Checked by

郭华敏

校对
Prechecked by

梁在胜

设计
Designed by

杨民海

制图
Drafted by

杨民海

会签
Countersign

建筑
Architecture

电气
Electricity

结构
Structure

动力
Power Supply

给水排水
Water S/D

工艺
Process

暖通空调
MECH.

总图
General Plan

日期
Date

北京中奥建工程设计有限公司
BEIJING ZAJ ENGINEERING DESIGN CO.,LTD.



地址：北京亦庄开发区城乡世纪广场3号楼
电话：13366096792
邮箱：gyq6688@vip.sina.com
网址：www.zhongaojian.cn

Z A J S J

资质内容	证书编号
建筑行业（建筑工程）甲级	A111007521
风景园林工程设计专项乙级	A211007528
城乡规划编制乙级	[京]城规编(142101)号
人防工程设计乙级	201201701180006

注册师签章
Sealed by National Registered Engineers

修改纪录 Change Record	
日期 Date	内容摘要 Brief Content

备注 Remarks
郑重声明：
本项目图纸未经当地有关部门审批，图纸报审未通过前，不得做为施工依据。

建设单位 Employer

项目名称 Project
公安阎良分局武屯派出所维修工程

子项名称 Item
综合楼


图纸名称 Dwg. Title:
一层平面图

图号 Dwg. NO.
建施-01


共 20 页 Pages in Total		第 1 页 Which Page	
设计阶段 Des. Phase	施工图	比 例 Scale	1: 100
出图日期 Date	2023. 06	版 次 Version	第一版

项目负责人 Project Manager	戴磊江	戴磊江
专业负责人 Major Manager	戴磊江	戴磊江
审 定 Approved by	阎 焱	阎焱
审 核 Checked by	郭华敏	郭华敏
校 对 Prechecked by	梁在胜	梁在胜
设 计 Designed by	杨民海	杨民海
制 图 Drafted by	杨民海	杨民海


会 签 Countersign			
建 筑 Architecture		电 气 Electricity	
结 构 Structure		动 力 Power Supply	
给水排水 Water S/D		工 艺 Process	
暖通空调 MECH.		总 图 General Plan	
日 期 Date			

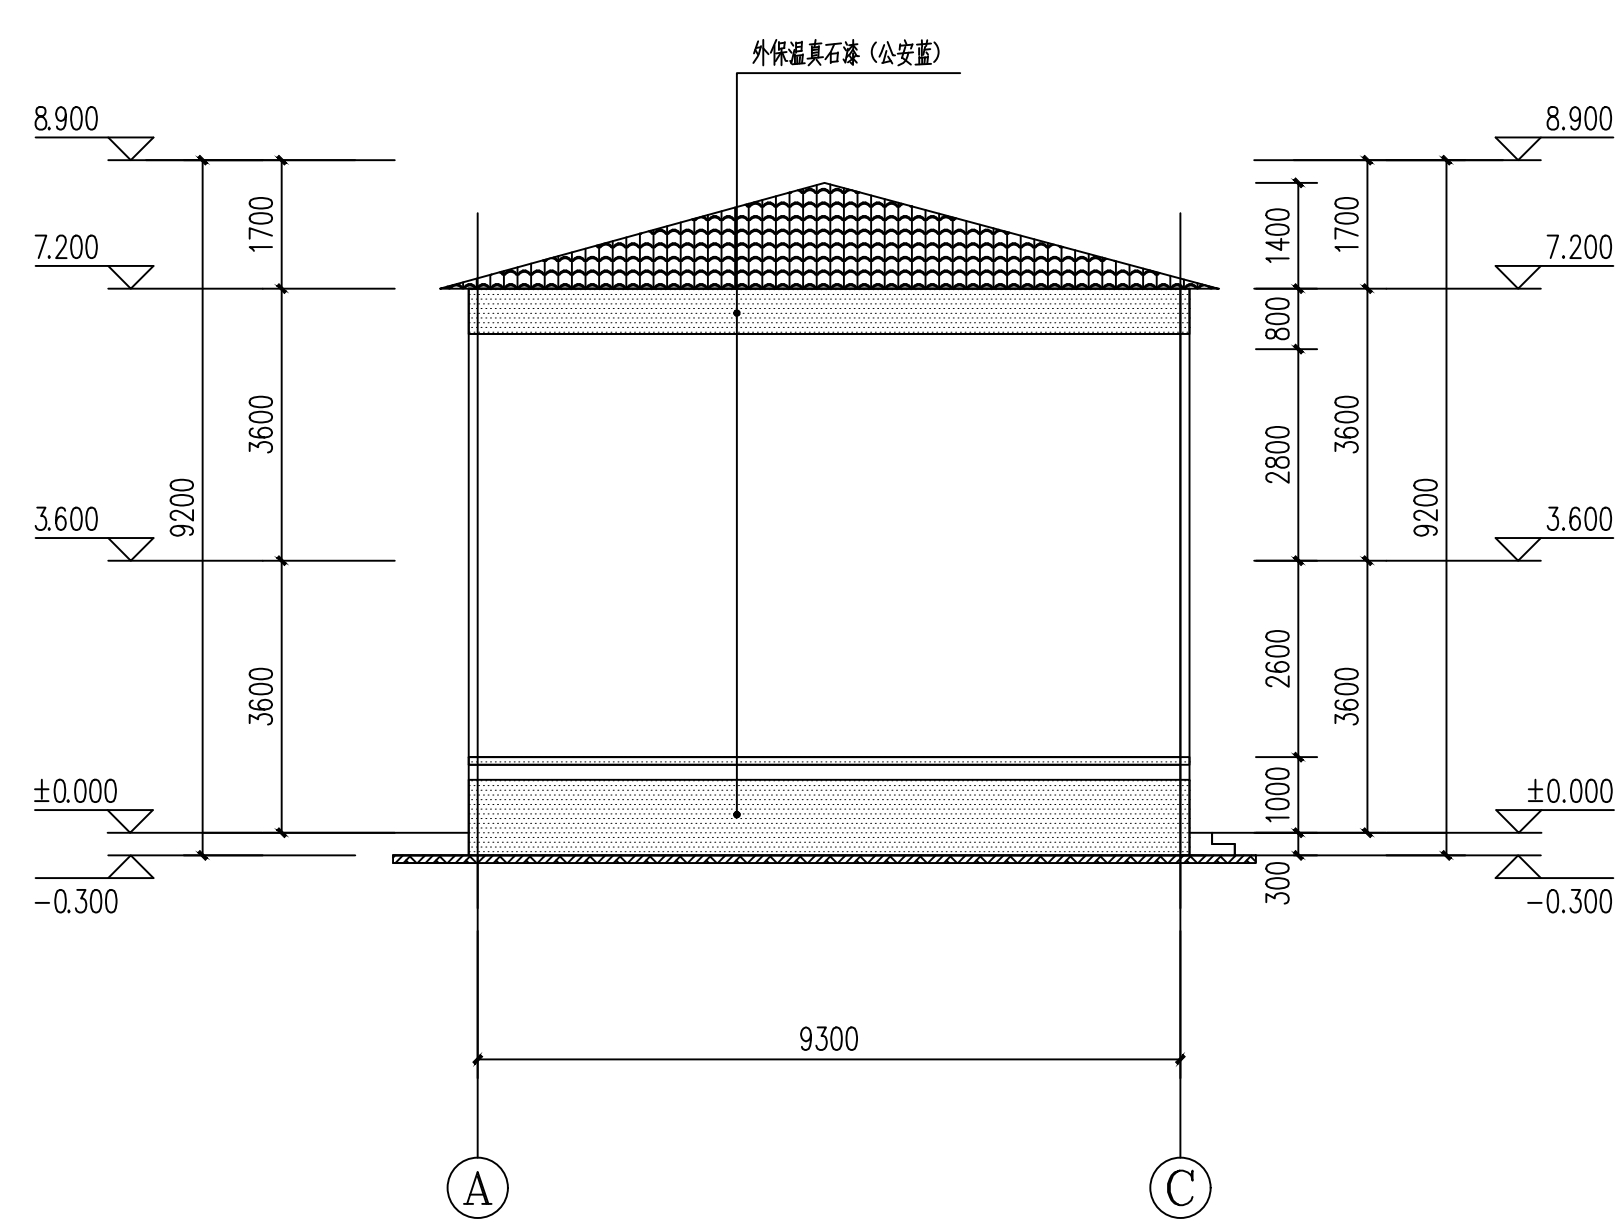


①-③轴外立面 1:100

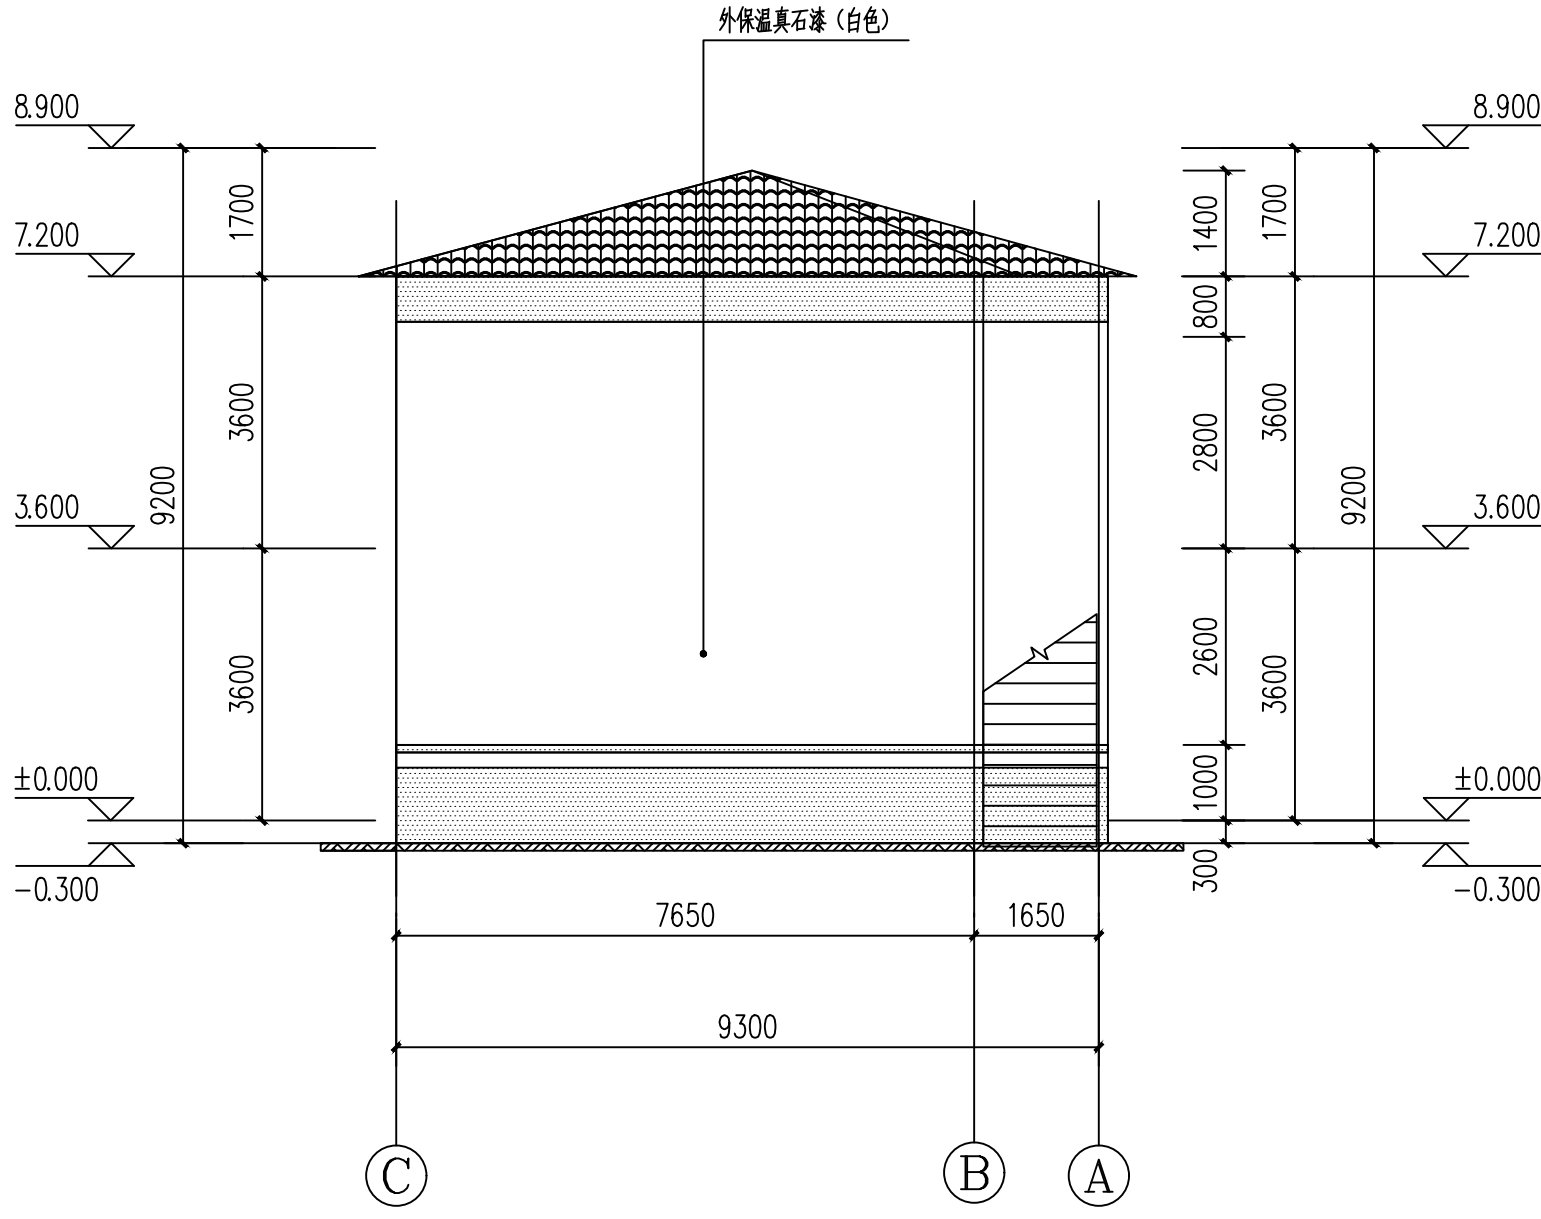

③-①轴外立面 1:100

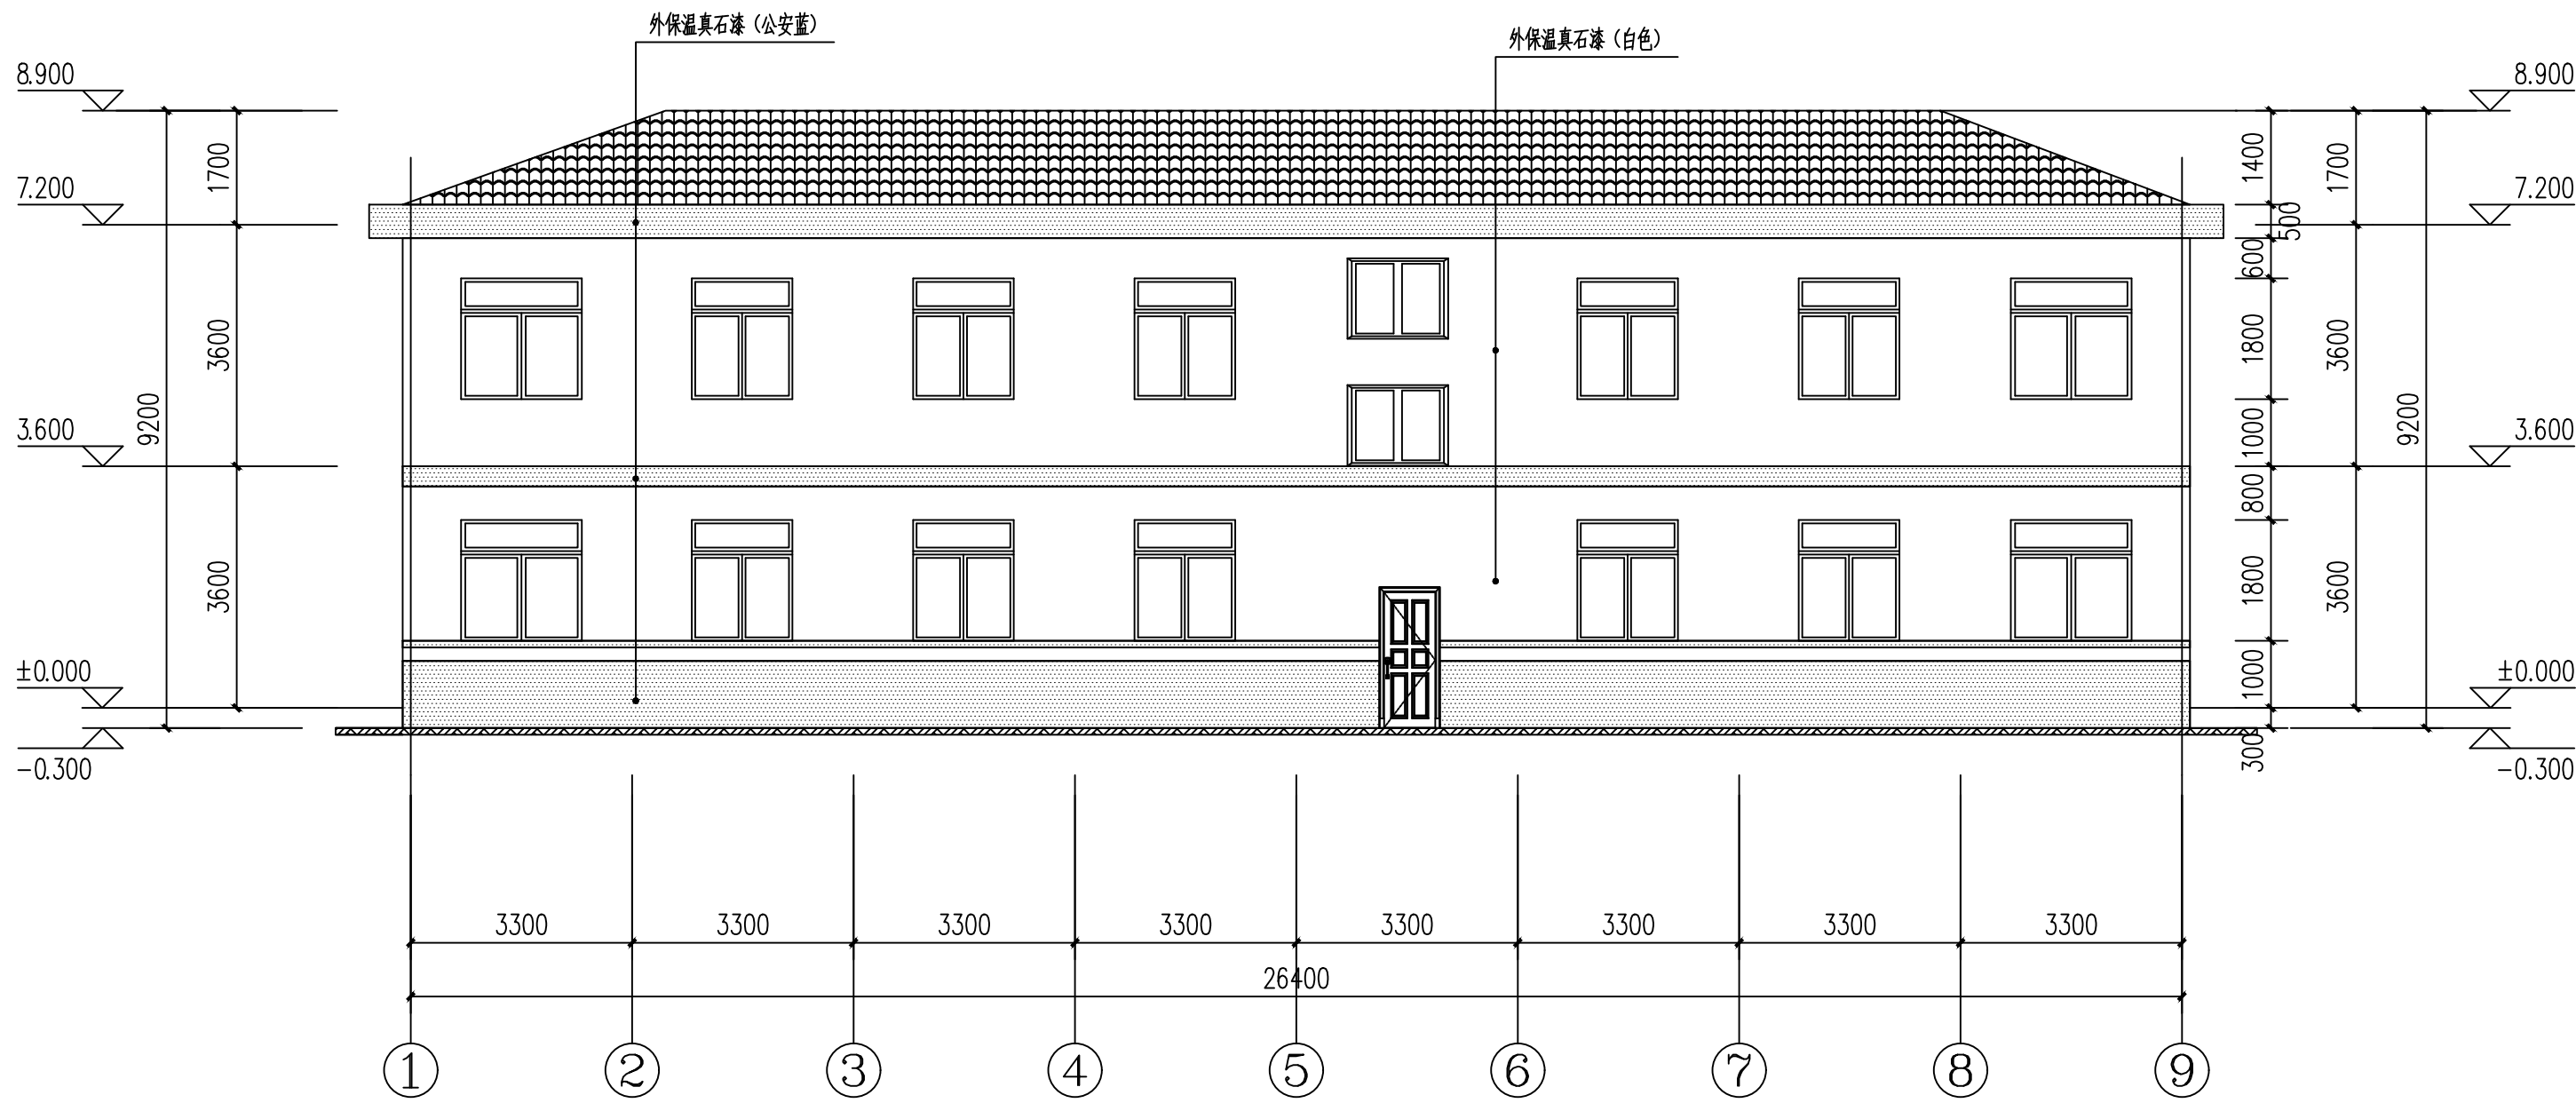

1-9轴外立面 1:100

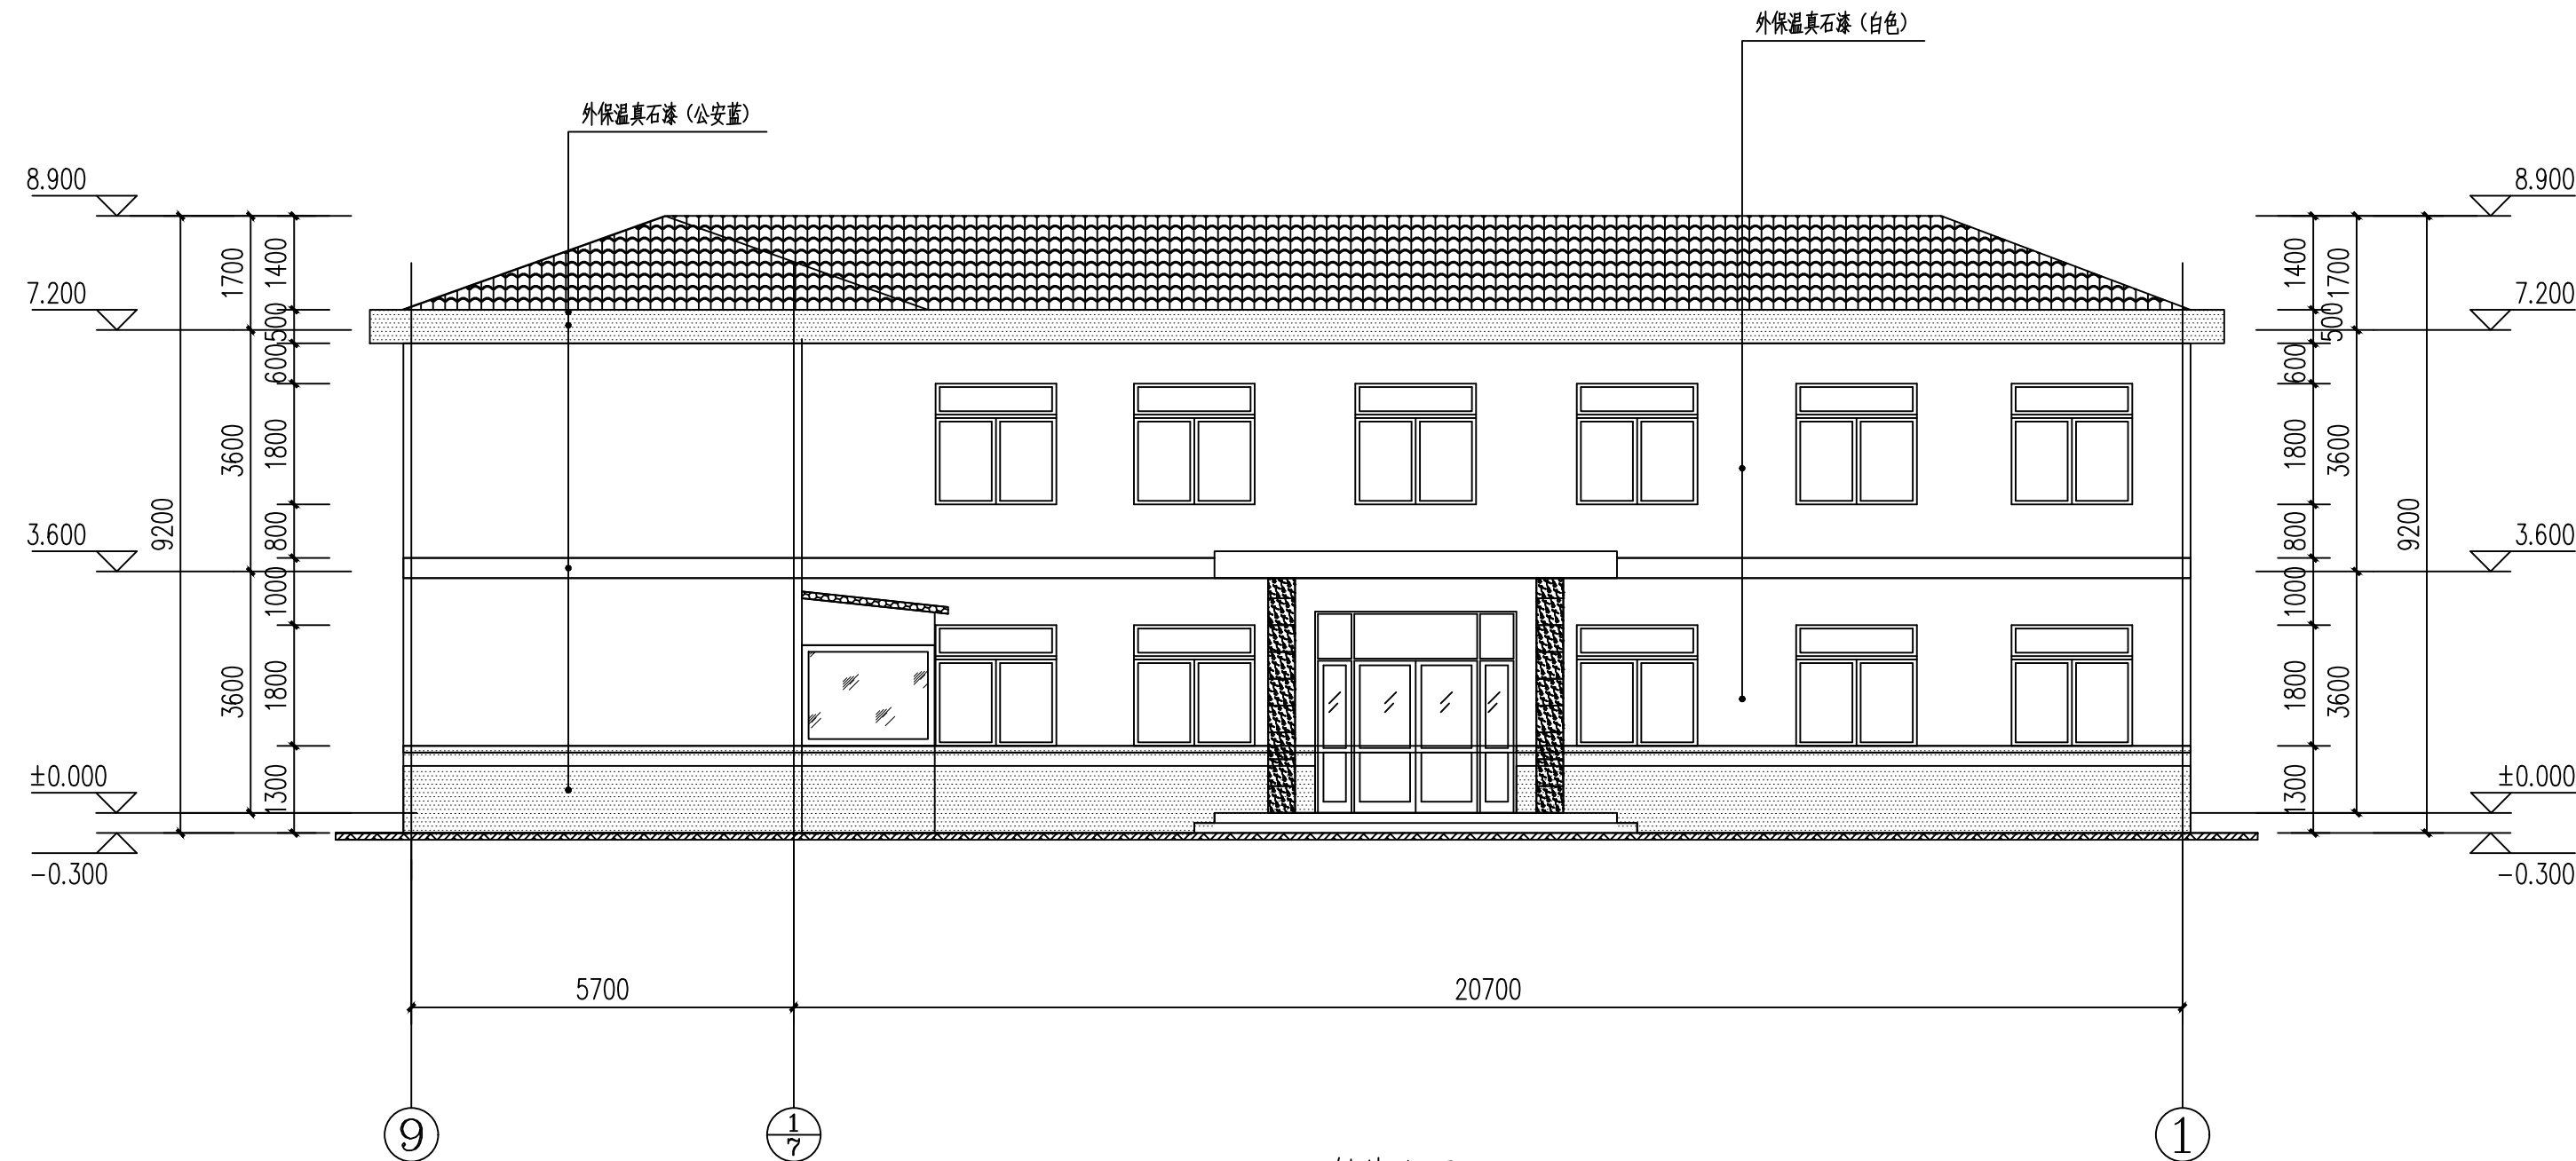

9-1轴外立面 1:100

北京中奥工程设计有限公司
BEIJING ZAJ ENGINEERING DESIGN CO., LTD.

地址：北京亦庄开发区城乡世纪广场3号楼
电话：13366096792
邮箱：gyq6688@vip.sina.com
网址：www.zhongaojian.cn

资质内容	证书编号
建筑行业（建筑工程）甲级	A111007521
风景园林工程设计专项乙级	A211007528
城乡规划编制乙级	[京]城规编(142101)号
人防工程设计乙级	201201701180006

注册师签章
Sealed by National Registered Engineers

修改纪录 Change Record	
日期 Date	内容摘要 Brief Content

备注 Remarks
郑重声明：
本项目图纸未经当地有关部门审批，图纸报审未通过前，不得做为施工依据。

建设单位 Employer

项目名称 Project
公安阎良分局武屯派出所维修工程

子项名称 Item
综合楼

图纸名称 Dwg. Title:
南立面、北立面

图号 Dwg. NO.
建施-07

共 8 页
Pages in Total

第 7 页
Which Page

设计阶段
Des. Phase

施工图
Scale

比例
1: 100

出图日期
Date

2023. 08
版次
Version

第一版

项目负责人
Project Manager

戴磊江

专业负责人
Major Manager

戴磊江

审定
Approved by

阎焱

审核
Checked by

郭华敏

校对
Prechecked by

梁在胜

设计
Designed by

杨民海

制图
Drafted by

杨民海

会签
Countersign

建筑
Architecture

电气
Electricity

结构
Structure

动力
Power Supply



给水排水
Water S/D

工艺
Process

暖通空调
MECH.

总图
General Plan

日期
Date

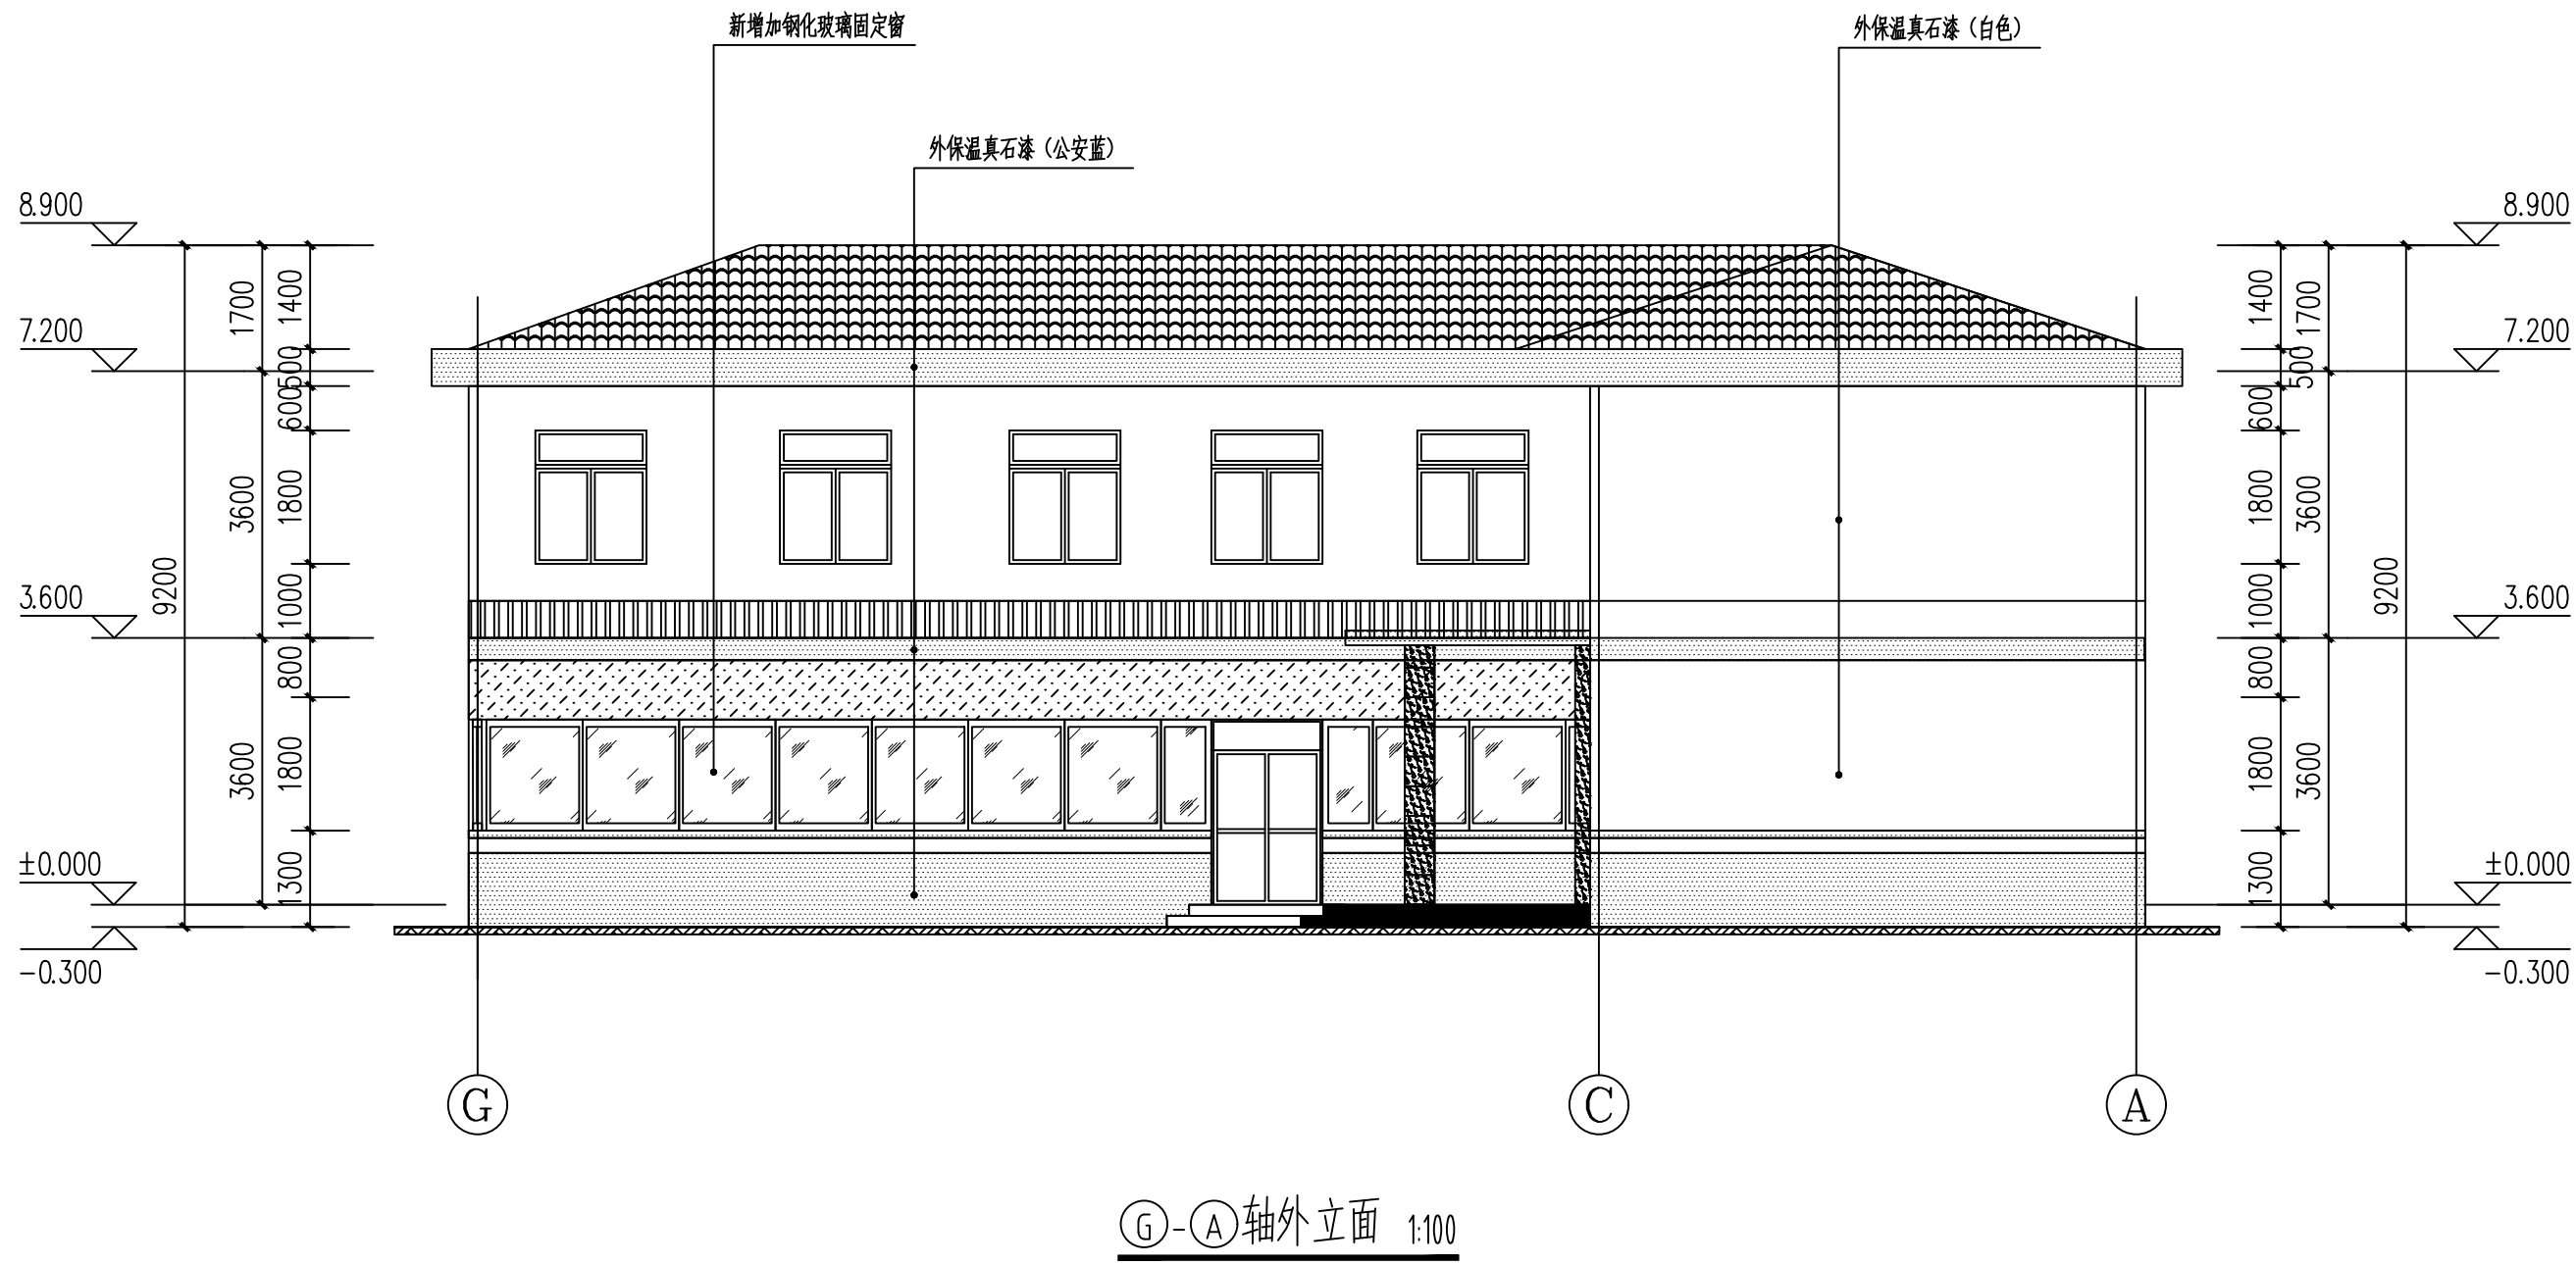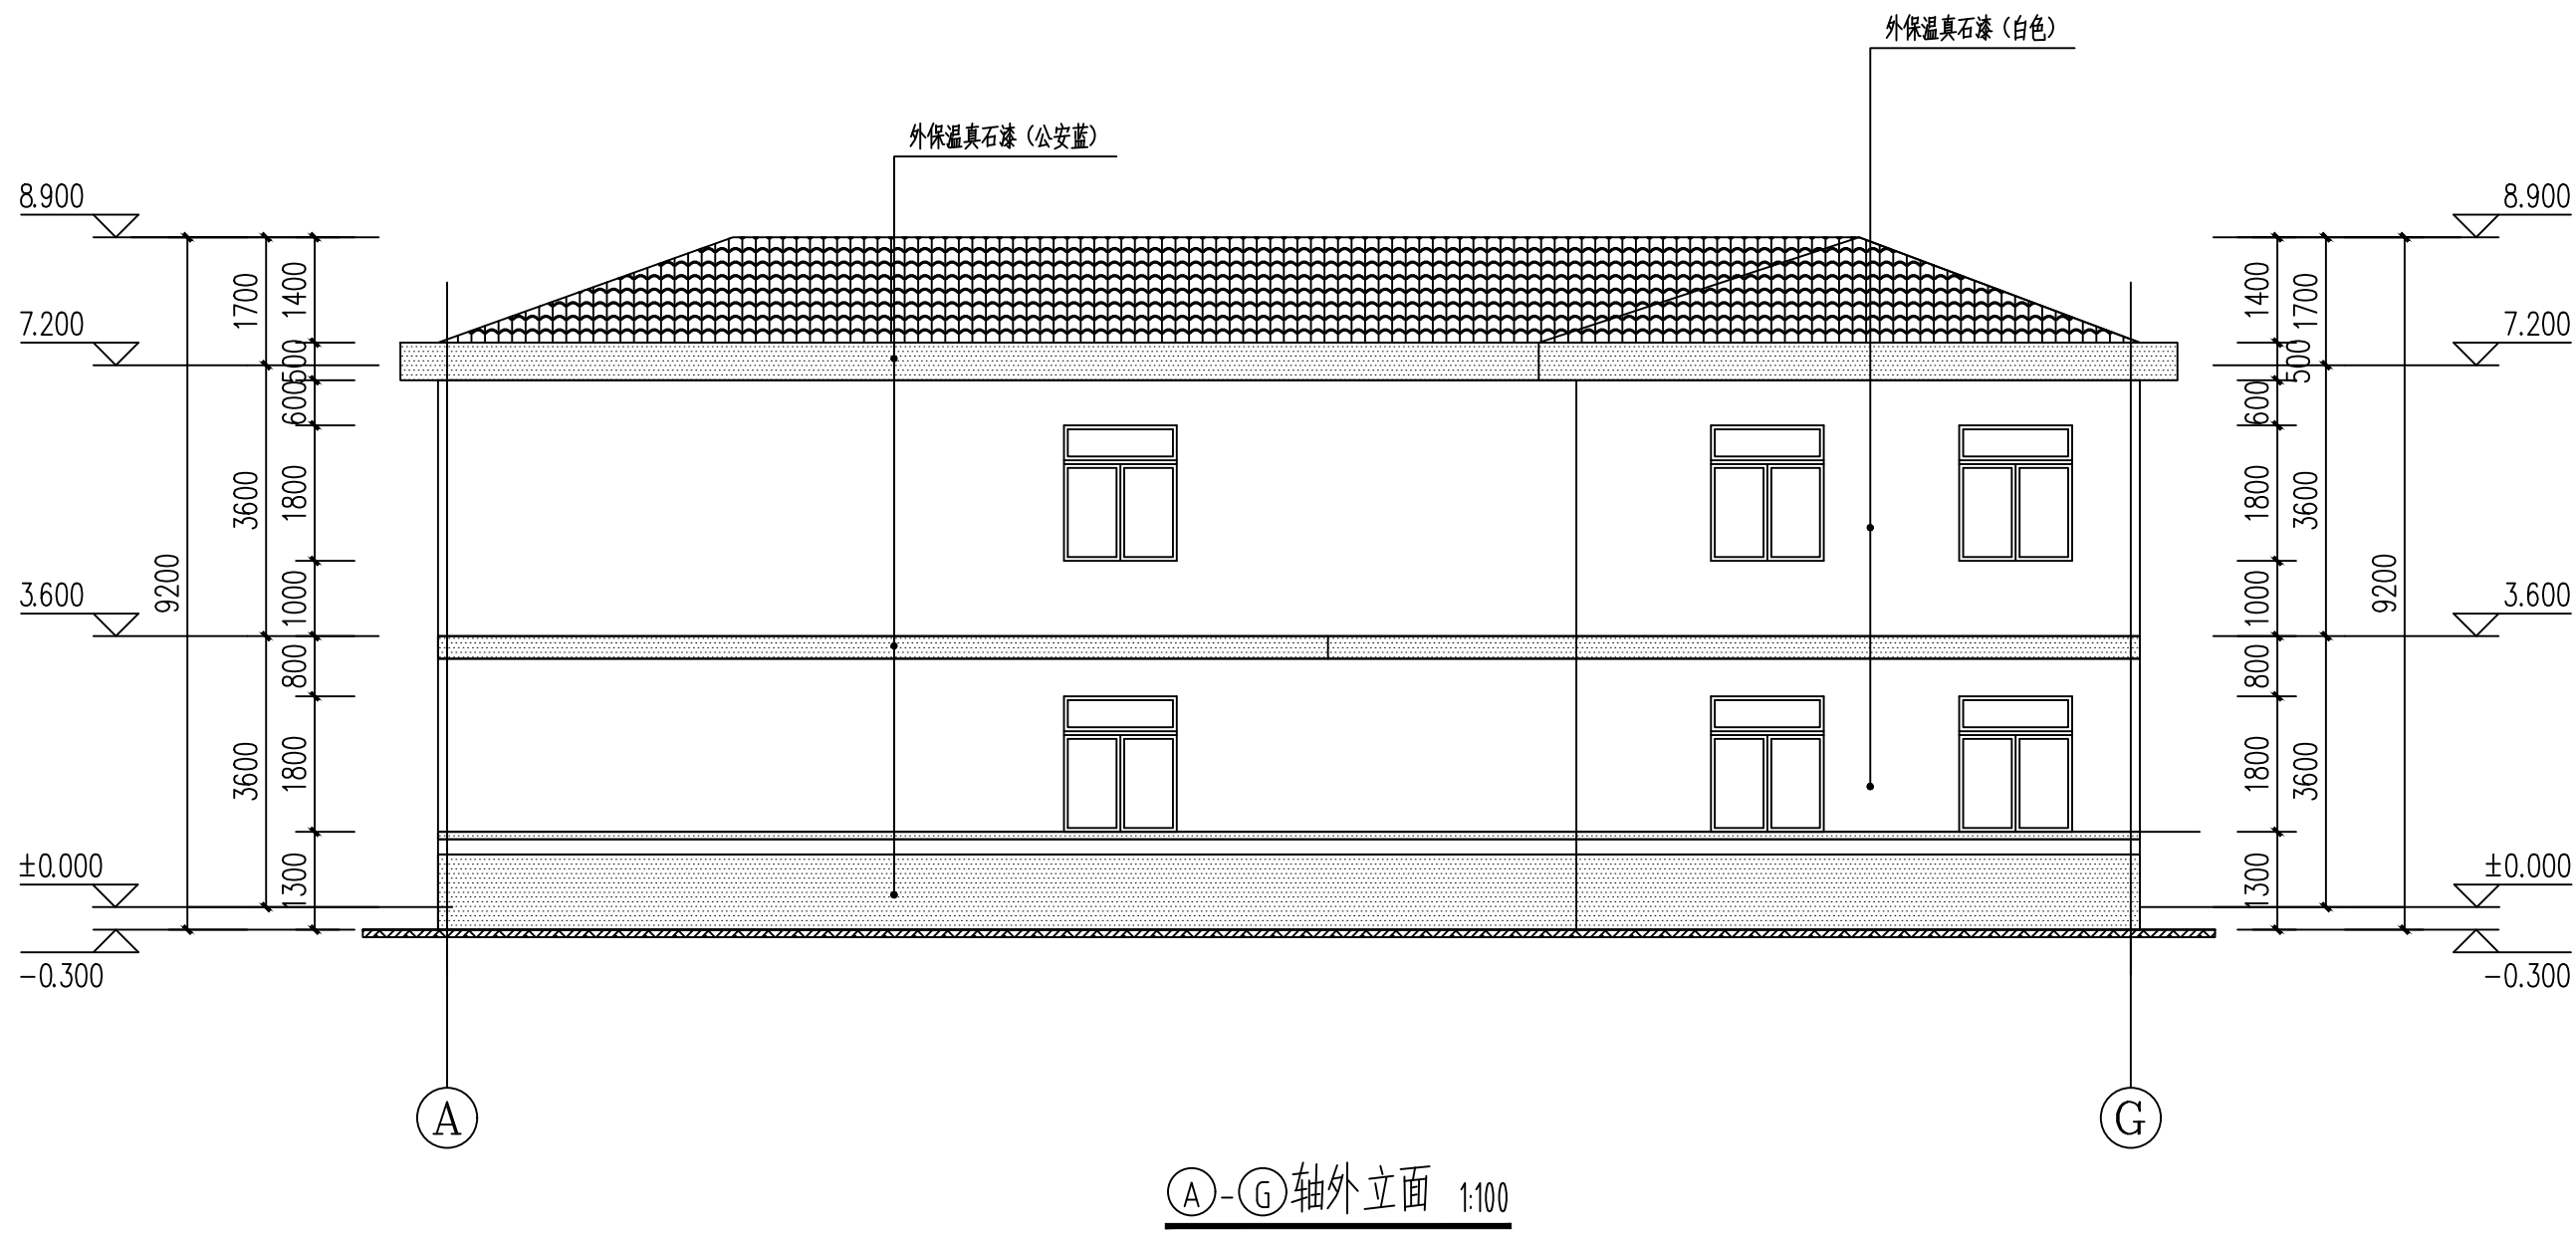

北京中奥工程设计有限公司
BEIJING ZAJ ENGINEERING DESIGN CO.,LTD.

地址：北京亦庄开发区城乡世纪广场3号楼
电话：13366096792
邮箱：gyq6688@vip.sina.com
网址：www.zhongaojian.cn

资质内容	证书编号
建筑行业（建筑工程）甲级	A111007521
风景园林工程设计专项乙级	A211007528
城乡规划编制乙级	[京]城规编(142101)号
人防工程设计乙级	201201701180006

注册师签章
Sealed by National Registered Engineers

修改纪录 Change Record	
日期 Date	内容摘要 Brief Content

备注 Remarks
郑重声明：
本项目图纸未经当地有关部门审批，图纸报审未通过前，不得做为施工依据。

建设单位 Employer

项目名称 Project
公安阎良分局武屯派出所维修工程

子项名称 Item
综合楼

图纸名称 Dwg.Title:
东立面、西立面

图号 Dwg.NO.
建施-08

共 8 页
Pages in Total

第 8 页
Which Page

设计阶段
Des.Phase

施工图

比例
Scale

1: 100

出图日期
Date

2023. 08

版次
Version

第一版

项目负责人
Project Manager

戴磊江

专业负责人
Major Manager

戴磊江

审定
Approved by

阎焱

审核
Checked by

郭华敏

校对
Prechecked by

梁在胜

设计
Designed by

杨民海

制图
Drafted by

杨民海

会签
Countersign

建筑
Architecture

电气
Electricity

结构
Structure

动力
Power Supply

给排水
Water S/D

工艺
Process

暖通空调
MECH.

总图
General Plan

日期
Date