

# Renovation and Renovation Project of CT and Nuclear Magnetic Machine Room in QinduCampus of the Second Affiliated Hospital of Shaanxi University of Traditional Chinese Medicine



## 陕西中医药大学第二附属医院秦都院区CT、核磁机房装修改造工程

设计阶段：暖通（装饰）专业施工图

设计编号：ZB2025033-01

出图日期：2025.04




陕西中博建工设计有限公司  
Shaanxi Zhongbo Construction Engineering Design Co., Ltd

陕西总公司：ADD/陕西省咸阳市秦都区珠泉路瑞泽国际12层11204-11209室

西安分公司：ADD/陕西省西安市高新区丈八西路2号绿地蓝海4幢10411室

官 网 网 址：www.zbjgsj.com

## DRAWING CONTENTS

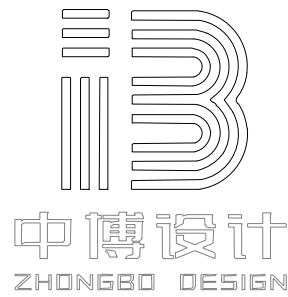[illegible][illegible]

建筑装饰工程设计:乙级
消防设施工程设计:乙级
室内装饰工程设计:乙级
建筑工程设计:乙级
证书编号: A261131634

**警告:**

中博设计拥有此图版权, 未经本公司书面授权不得用于本项目以外的其它用途。图内所有尺寸以现场放线为准。如果有与本项目不一致之外应在施工前, 以书面报告形式通知设计单位。本公司保留对此图使用的最终裁定解释权。

地址:咸阳市秦都区珠泉路瑞泽国际12层  
11204-11209室  
网址: [www.zbjgsj.com](http://www.zbjgsj.com)  
邮箱: [zbdesign@qq.com](mailto:zbdesign@qq.com)  
电话: 029-32205678

建设单位：  
陕西中医药大学第二附属医院


项目名称：  
陕西中医药大学第二附属医院秦都院区CT、核磁共振房装修改造工程

出图章:

注册工程师章:

专 业		暖通（装饰）	
总负责	刘建武	刘建武	
制 图	王增科	王增科	
校 对	刘 佳	刘佳	
审 核	任来平	任来平	
审 定	王国梁	王国梁	
版 次	内审版		
日期： 2025.04		图号： ML-01	
比例： 见图		页码： 01	



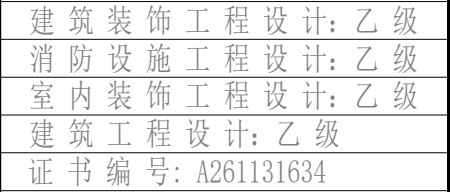

地址:咸阳市秦都区珠泉路瑞泽国际12层  
11204-11209室

网址: [www.zbjgsj.com](http://www.zbjgsj.com)



邮箱: [zbdesign@qq.com](mailto:zbdesign@qq.com)

电话: 029-32205678

项目名称：  
陕西中医药大学第二附属医院秦都院区CT、核磁共振机装修改造工程

出图章:	
注册工程师章:	

专 业		暖通（装饰）	
总负责	刘建武	刘建武	
制 图	王增科	王增科	
校 对	刘 佳	刘佳	
审 核	任来平	任来平	
审 定	王国梁	王国梁	
版 次	内审版		
日期： 2025. 04		图号： XT-01	
比例： 见图		页码： 03	

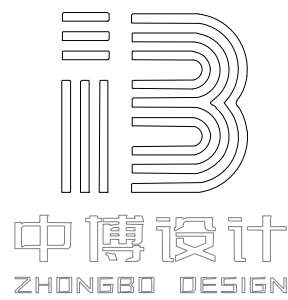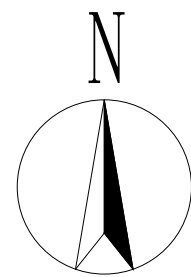

建筑装饰工程设计: 乙级  
消防设施工程设计: 乙级  
室内装饰工程设计: 乙级  
建筑工程设计: 乙级  
证书编号: A261131634

警告:  
中博设计拥有此图版权, 未经本公司授权批准不得用于本项目以外的其它用途。图内所有尺寸以现场放线为准。如果有与本图不一致之外应在施工前, 以书面报告形式通知设计单位。本公司保留对此图使用的最终裁定解释权。

地址: 咸阳市秦都区珠泉路瑞泽国际12层11204-11209室  
网址: www.zbjgsj.com  
邮箱: zbdesign@qq.com  
电话: 029-32205678


建设单位:  
陕西中医药大学第二附属医院

项目名称:  
陕西中医药大学第二附属医院秦都院区CT、核磁共振装修改造工程

出图章:

注册工程师章:

专业	暖通(装饰)	
总负责	刘建武	刘建武
制图	王增科	王增科
校对	刘佳	刘佳
审核	任来平	任来平
审定	王国梁	王国梁
版次	内审版	
日期:	2025. 04	图号: NS-01
比例:	见图	页码: 04

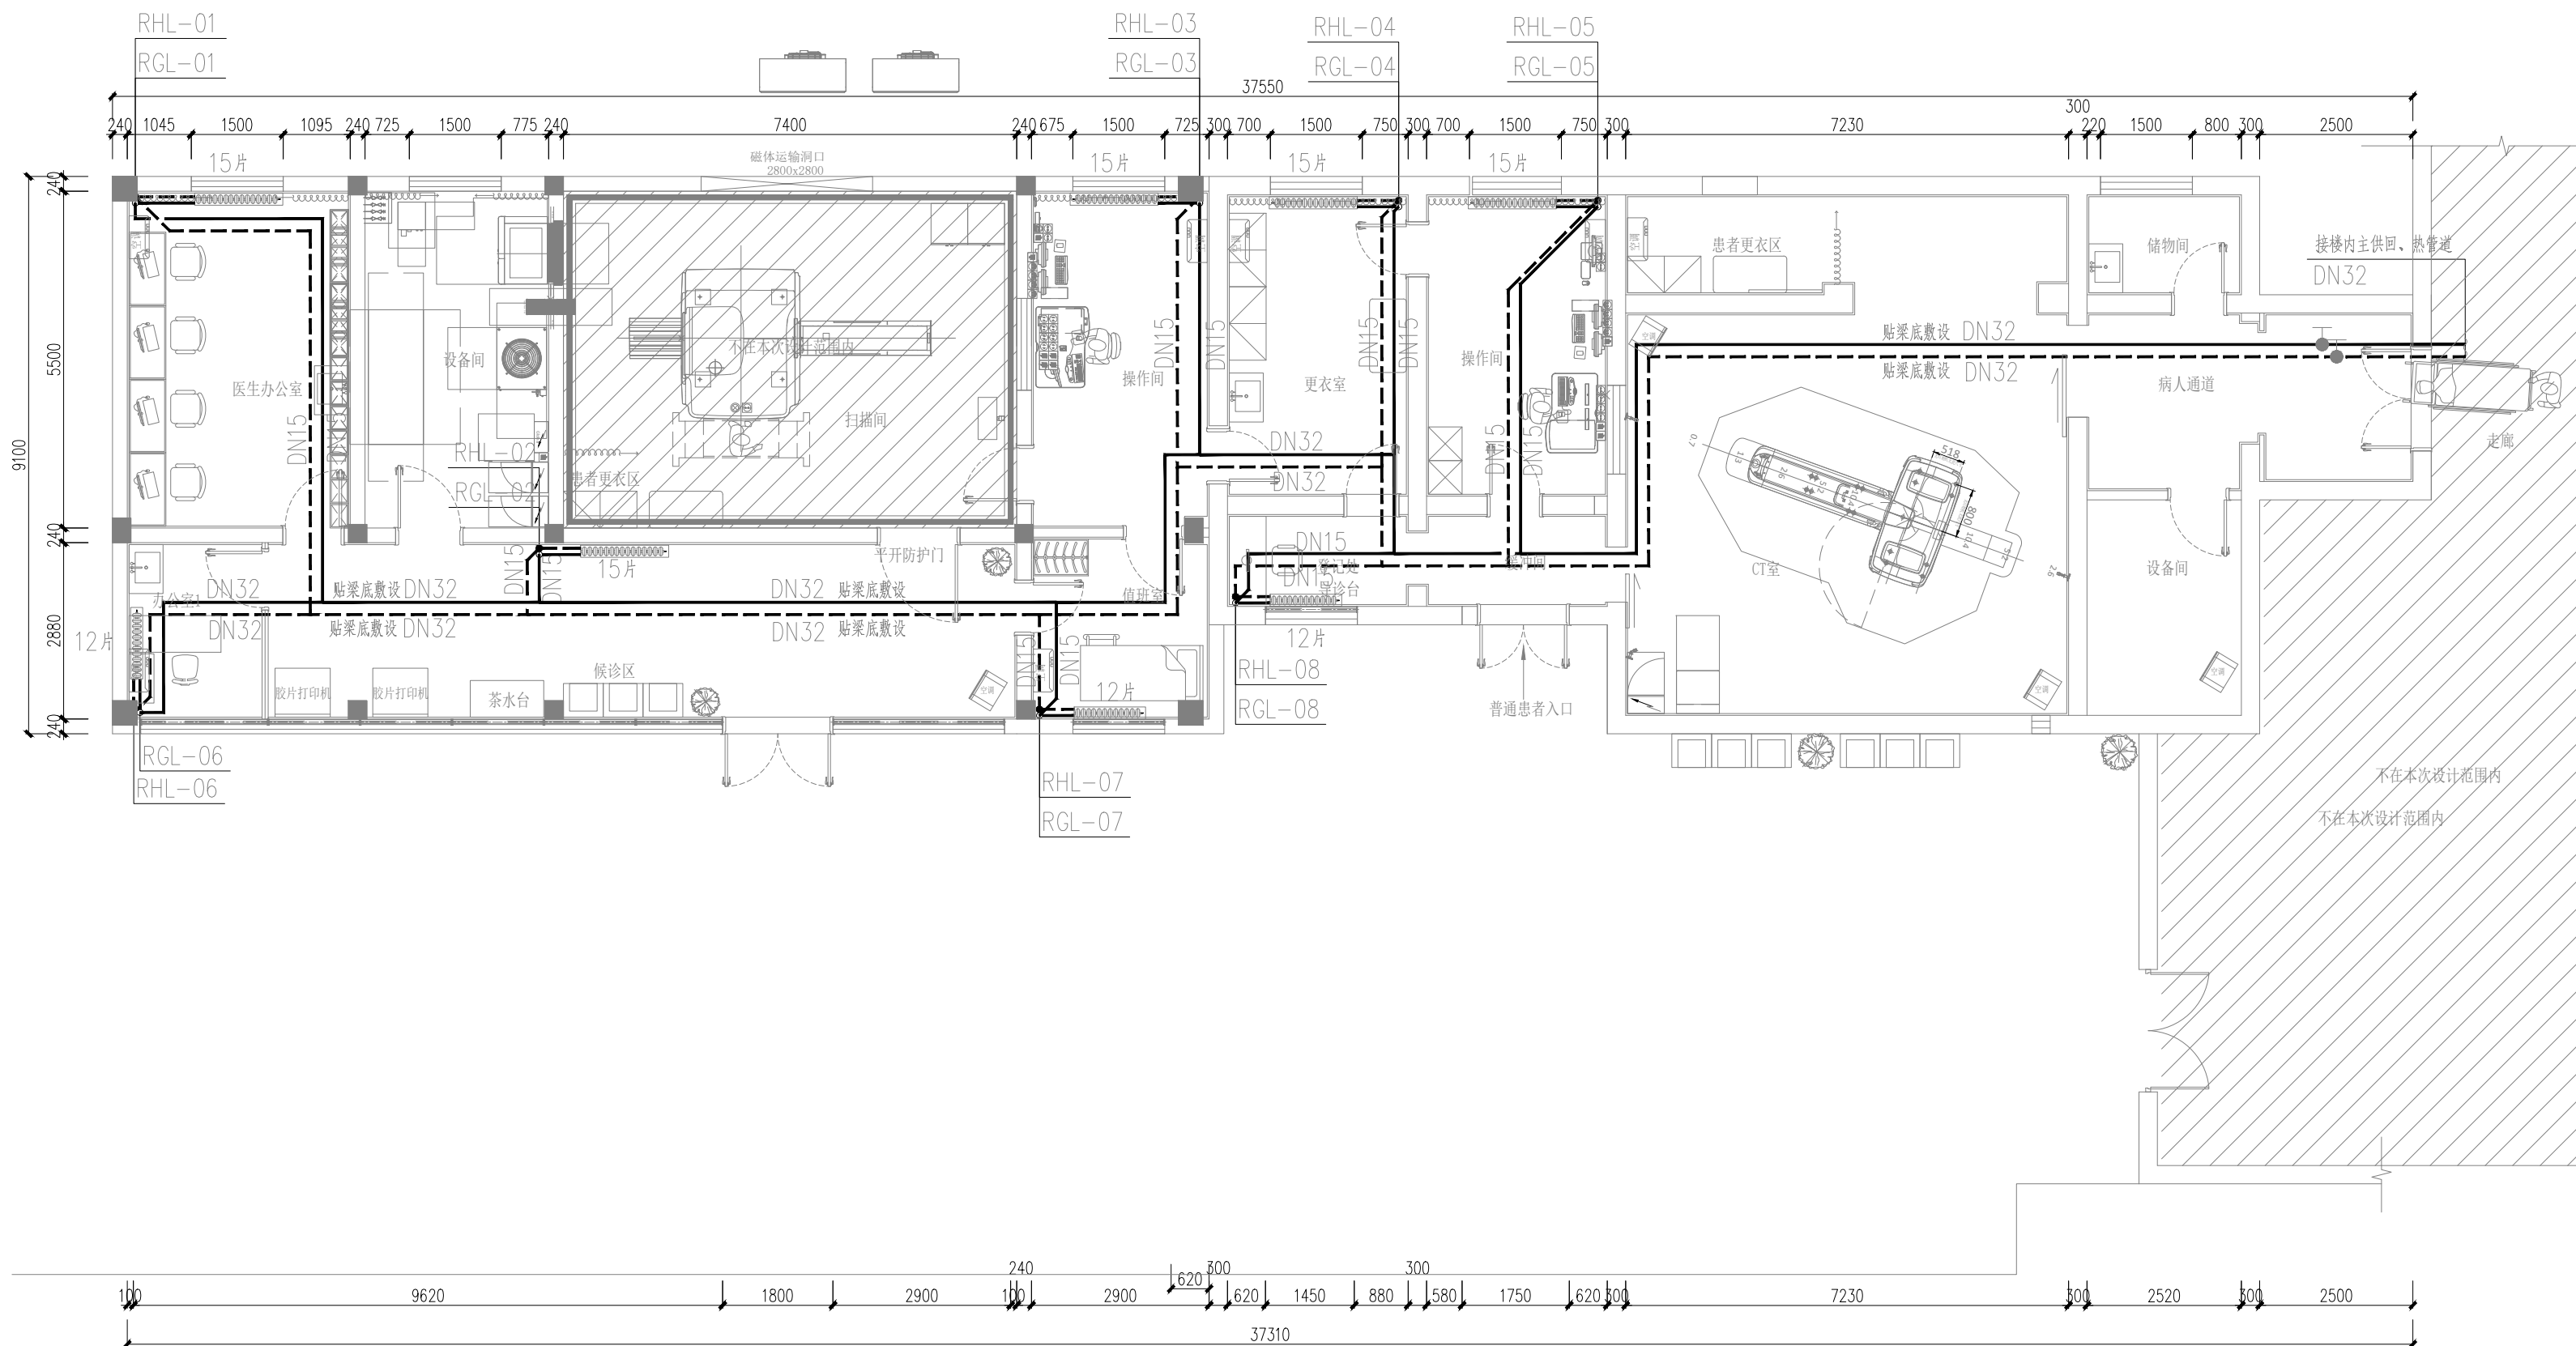

注: CT室暖气管道安装时需避开CT机正上方。

暖气及暖气管道平面布置图  
SCALE 1:100@A2