



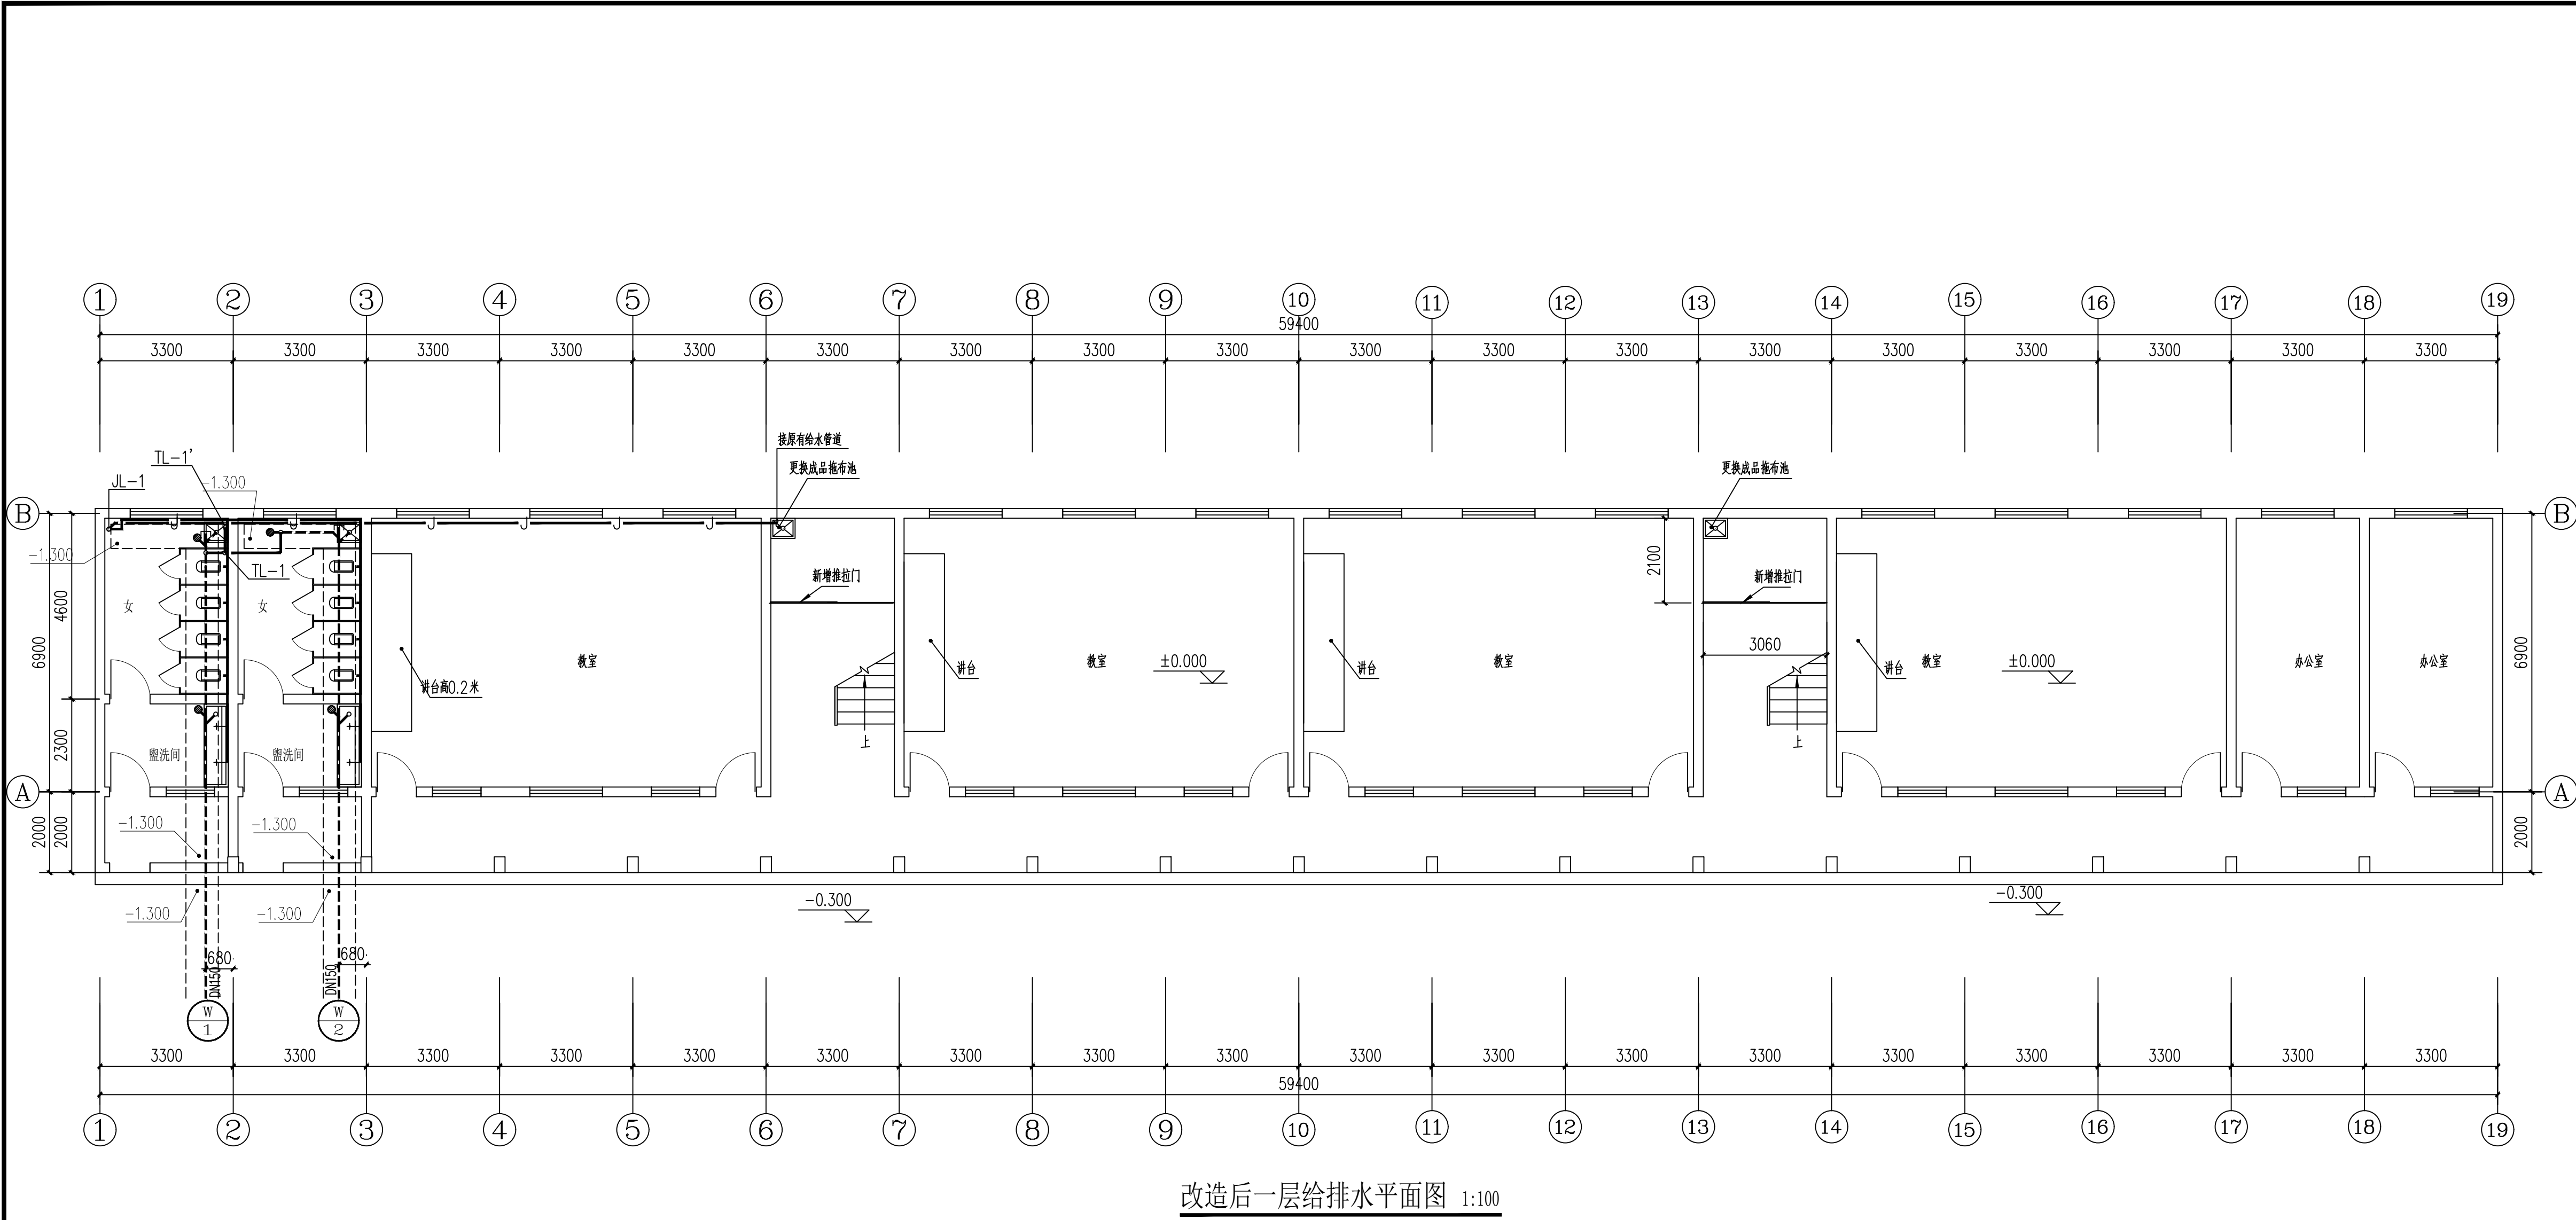


改造后一层给排水平面图 1:100

会 签Joint Check up			
总图		暖通	
建筑		电气	
结构		给排水	
■ 备 注Notes			
* 本图纸的版权, 属陕西新陆设计有限责任公司所有, 不得用于本工程以外范围			
* 本图纸需手续齐全方可用于施工			
■ 出图签章Release Stamp			
■ 执业签章Registration Stamp			
■ 建设单位Client			
■ 设计单位Design Institute			
 陕西新陆设计有限责任公司 SHAANYI NEWLAND DESIGNING CO.,LTD. 建筑工程乙级A261007065			
■ 签 署Signature			
审定 Approved	邹 军	邹 军	
审核 Examined	邹 军	邹 军	
项目负责人 Item Prin	郑传辉	郑传辉	
校对 Checked	何国欣	何国欣	
专业负责人 Chief	杨 鹏	杨 鹏	
设计 Designed	杨 鹏	杨 鹏	
制 图 Drawn by	杨 鹏	杨 鹏	
■ 工程名称Project			
白水县逸夫小学教学楼改造工程			
■ 子项名称Sub Item			
白水县逸夫小学教学楼改造工程			
■ 图纸名称Title			
改造后一层给排水平面图			
工程编号 Project No.		图 号 Dwg. No.	02
专 业 Dept.	给排水	阶 段 Stage	施工图
版 次 Rev.	一版	日 期 Date	2026.04

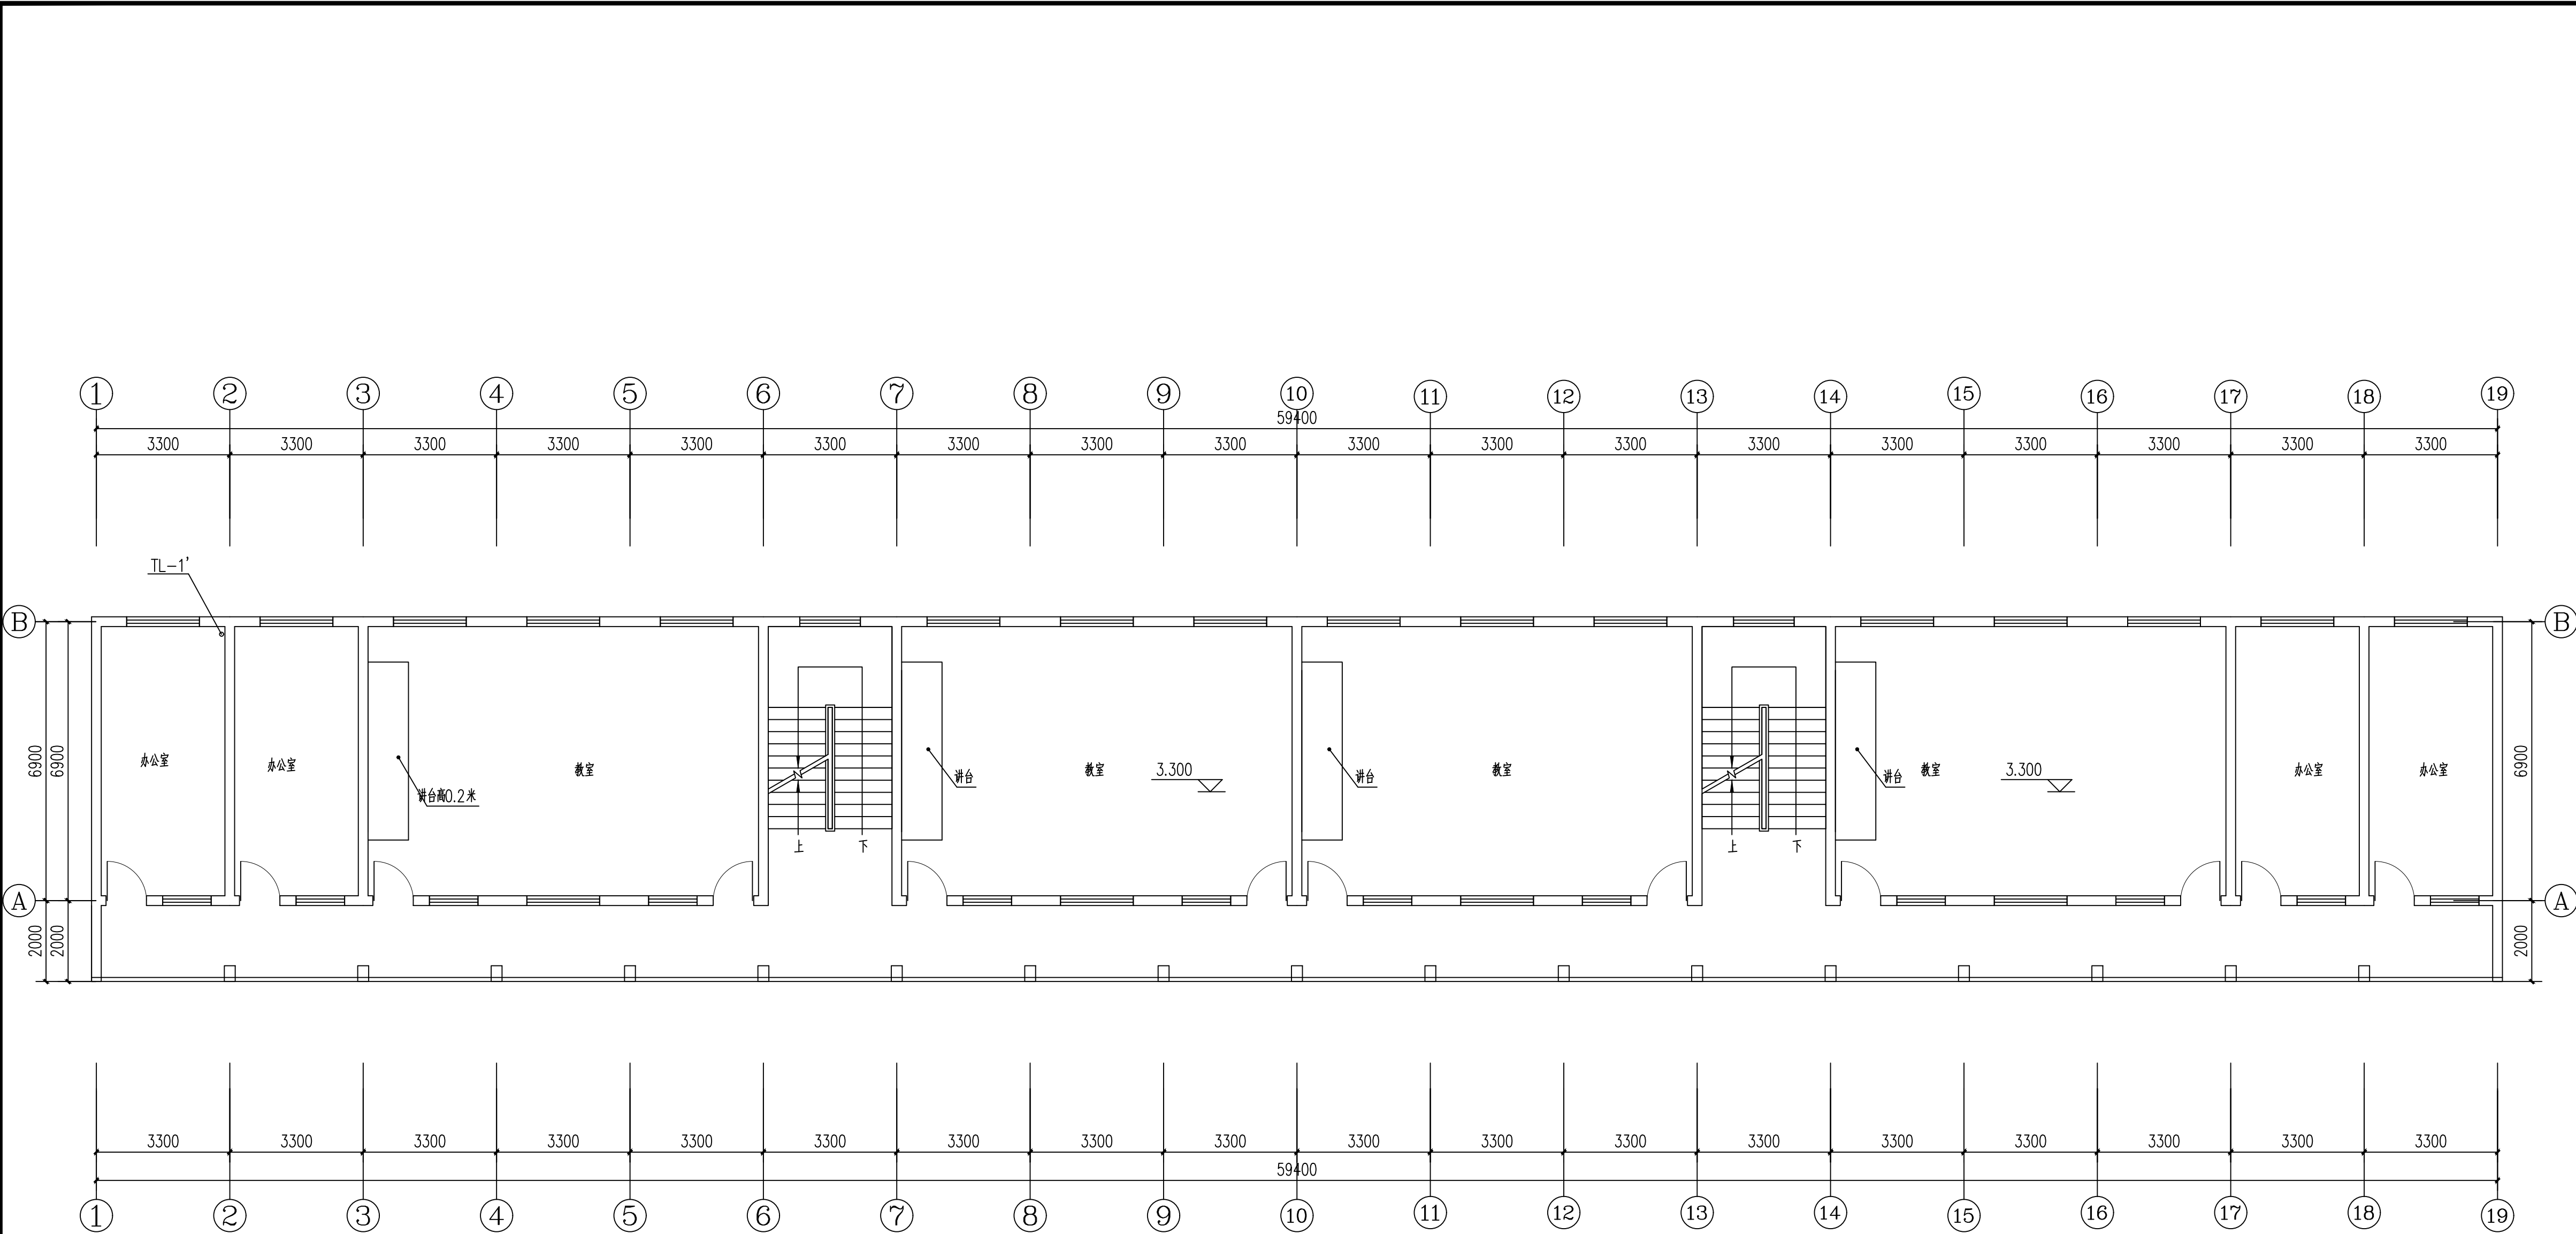

改造后二层给水平面图 1:100


会 签		Joint Check up	
总图		暖通	
建筑		电气	
结构		给排水	
■ 备 注 Notes			
* 本图纸的版权, 属陕西新陆设计有限责任公司所有, 不得用于本工程以外范围			
* 本图纸需手续齐全方可用于施工,			
■ 出图签章		Release Stamp	
■ 执业签章		Registration Stamp	
■ 建设单位		Client	
■ 设计单位		Design Institute	
陕西新陆设计有限责任公司 SHAANNI NEWLAND DESIGNING CO.,LTD. 建筑工程乙级A261007065			
■ 签 署		Signature	
审定 Approved	邹 军	邹 军	
审核 Examined	邹 军	邹 军	
项目负责人 Item Prin	郑传辉	郑传辉	
校对 Checked	何国欣	何国欣	
专业负责人 Chief	杨 鹏	杨 鹏	
设计 Designed	杨 鹏	杨 鹏	
制 图 Drawn by	杨 鹏	杨 鹏	
■ 工程名称		Project	
白水县逸夫小学教学楼改造工程			
■ 子项名称		Sub Item	
白水县逸夫小学教学楼改造工程			
■ 图纸名称		Title	
改造后二层给水平面图			
工程编号 Project No.		图 号 Dwg. No.	03
专 业 Dept.	给排水	阶 段 Stage	施工图
版 次 Rev.	一版	日 期 Date	2026.04

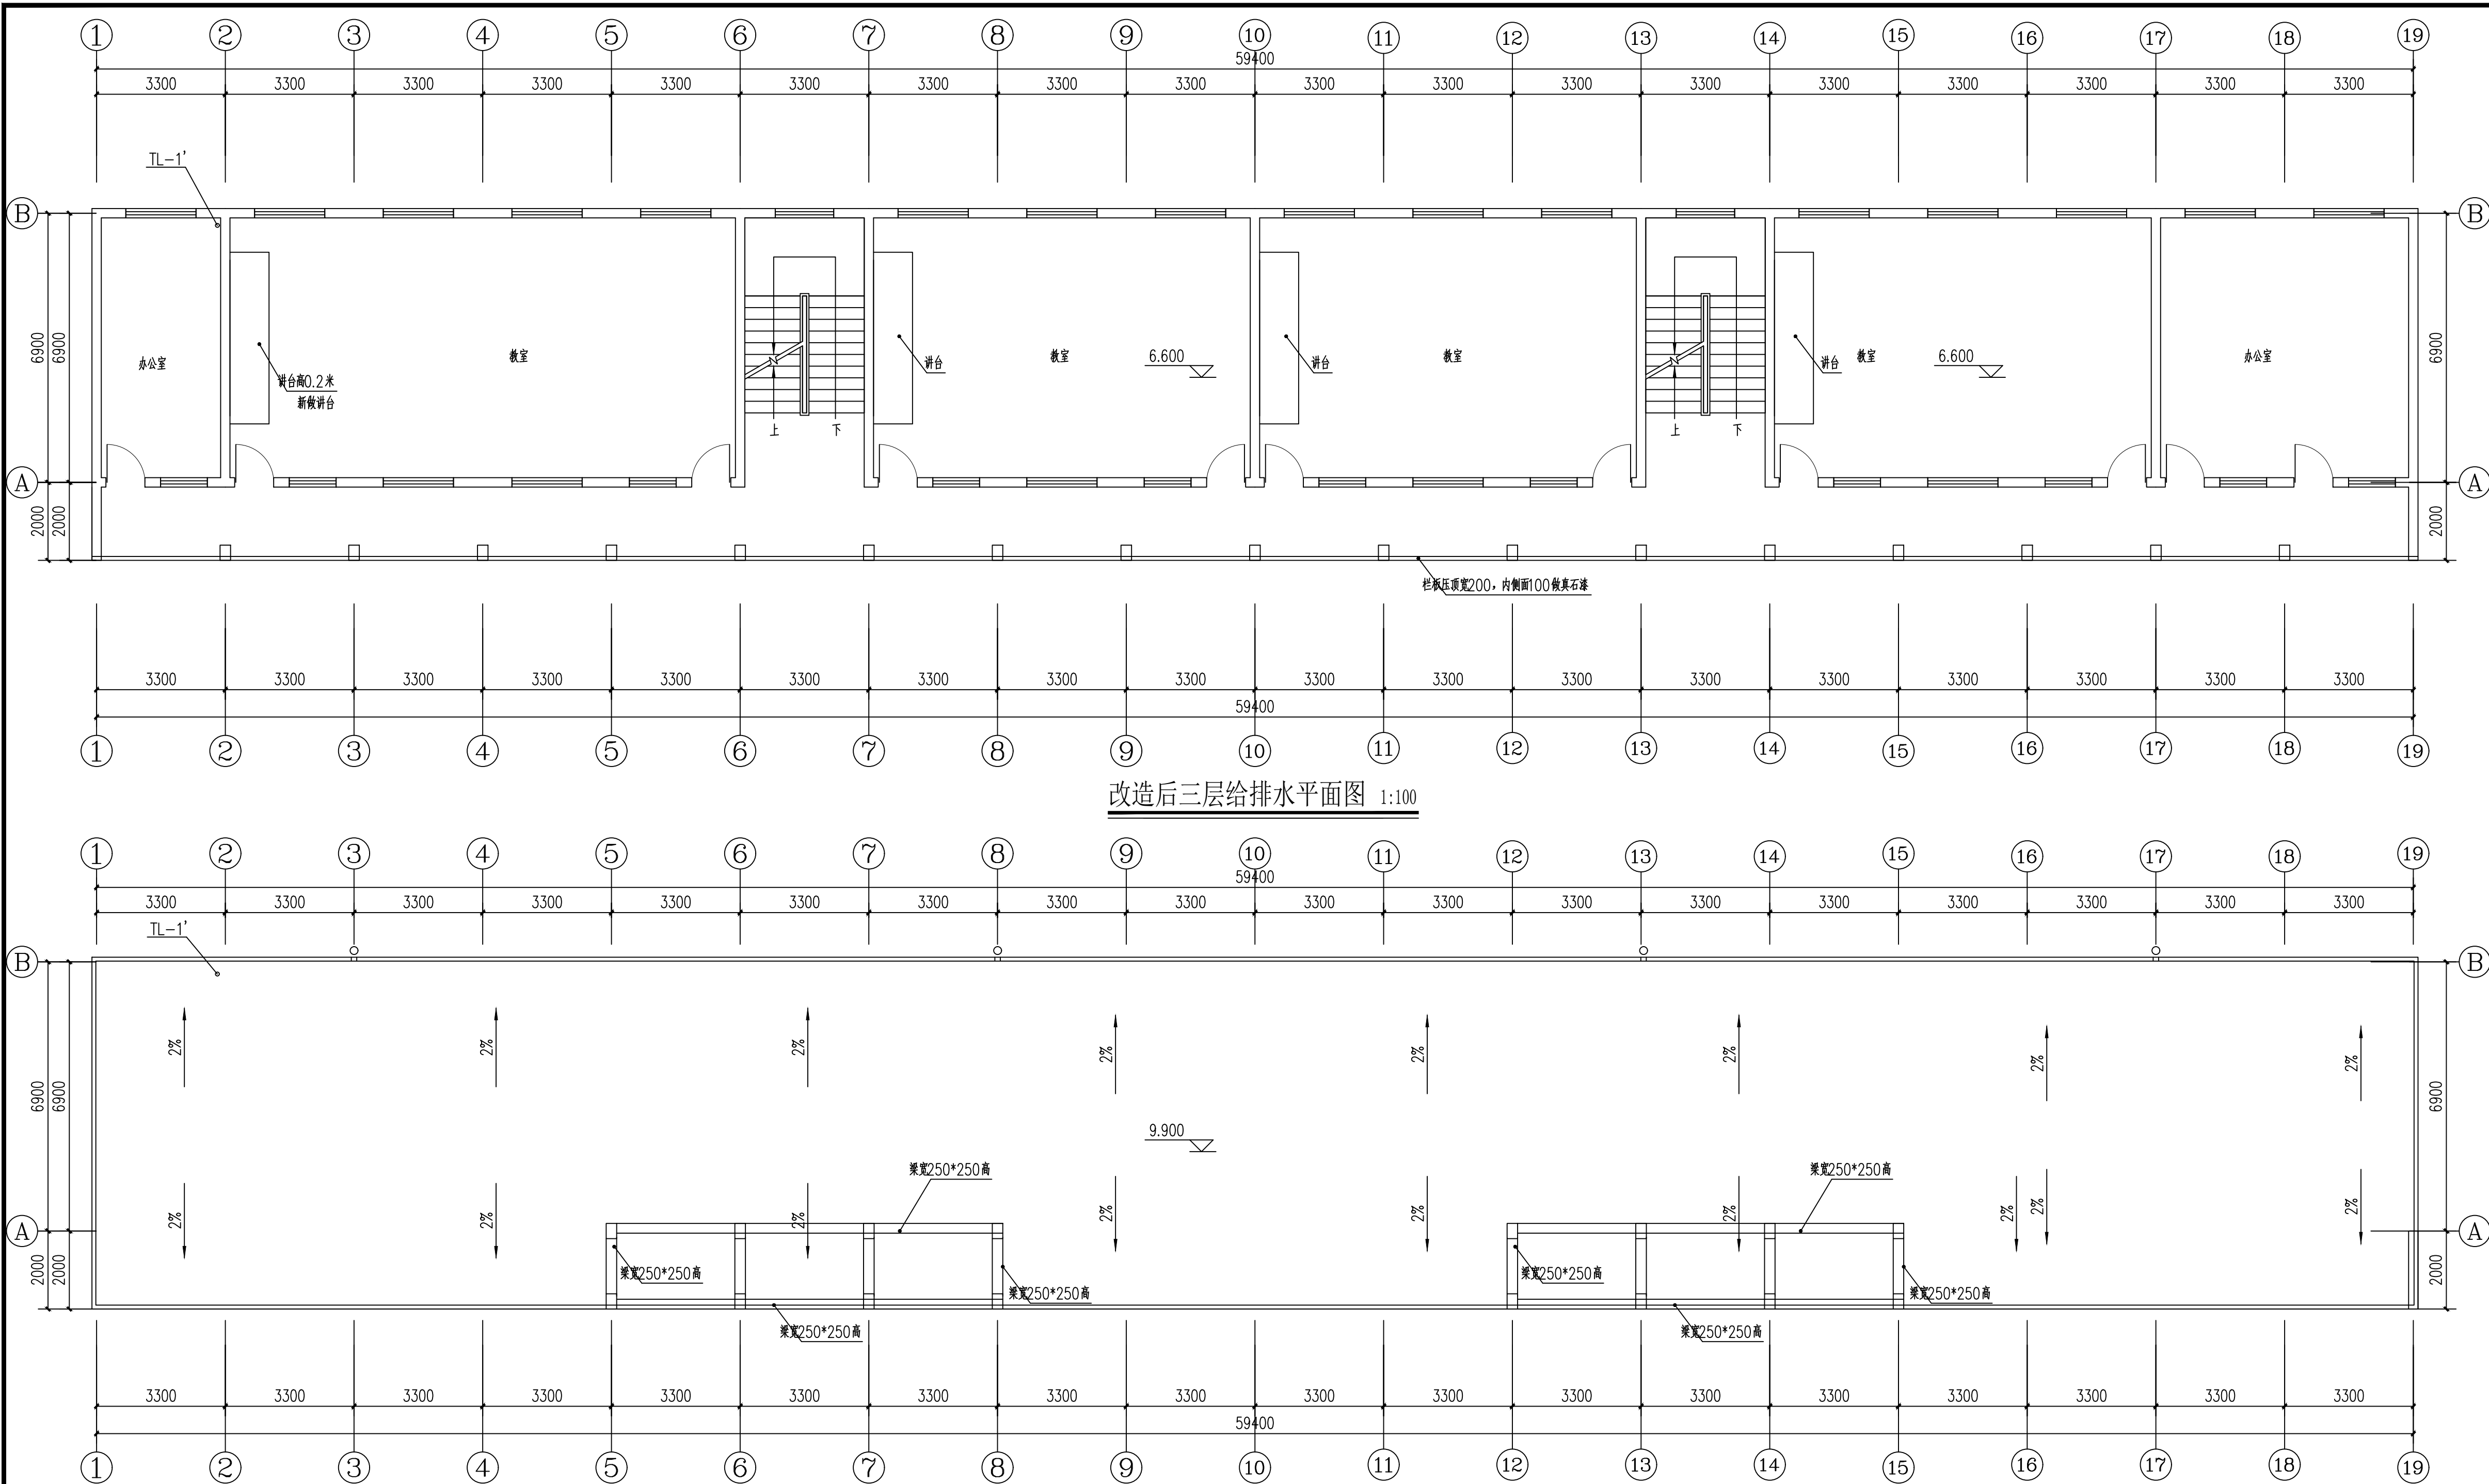


改造后三层给排水平面图 1:100

改造后屋顶给排水平面图 1:100



会 签Joint Check up			
总图		暖通	
建筑		电气	
结构		给排水	
■ 备 注Notes			
* 本图纸的版权, 属陕西新陆设计有限责任公司所有, 不得用于本工程以外范围. * 本图纸需手续齐全方可用于施工.			
■ 出图签章Release Stamp			
■ 执业签章Registration Stamp			
■ 建设单位Client			
■ 设计单位Design Institute			
 陕西新陆设计有限责任公司 SHAANNI NEWLAND DESIGNING CO.,LTD. 建筑工程乙级A261007065			
■ 签 署Signature			
审定 Approved	邹 军	邹 军	
审核 Examined	邹 军	邹 军	
项目负责人 Item Prin	郑传辉	郑传辉	
校对 Checked	何国欣	何国欣	
专业负责人 Chief	杨 鹏	杨 鹏	
设计 Designed	杨 鹏	杨 鹏	
制 图 Drawn by	杨 鹏	杨 鹏	
■ 工程名称Project			
白水县逸夫小学教学楼改造工程			
■ 子项名称Sub Item			
白水县逸夫小学教学楼改造工程			
■ 图纸名称Title			
改造后三层、屋顶给排水平面图			
工程编号 Project No.		图 号 Dwg. No.	04
专 业 Dept.	给排水	阶 段 Stage	施工图
版 次 Rev.	一版	日 期 Date	2026.04

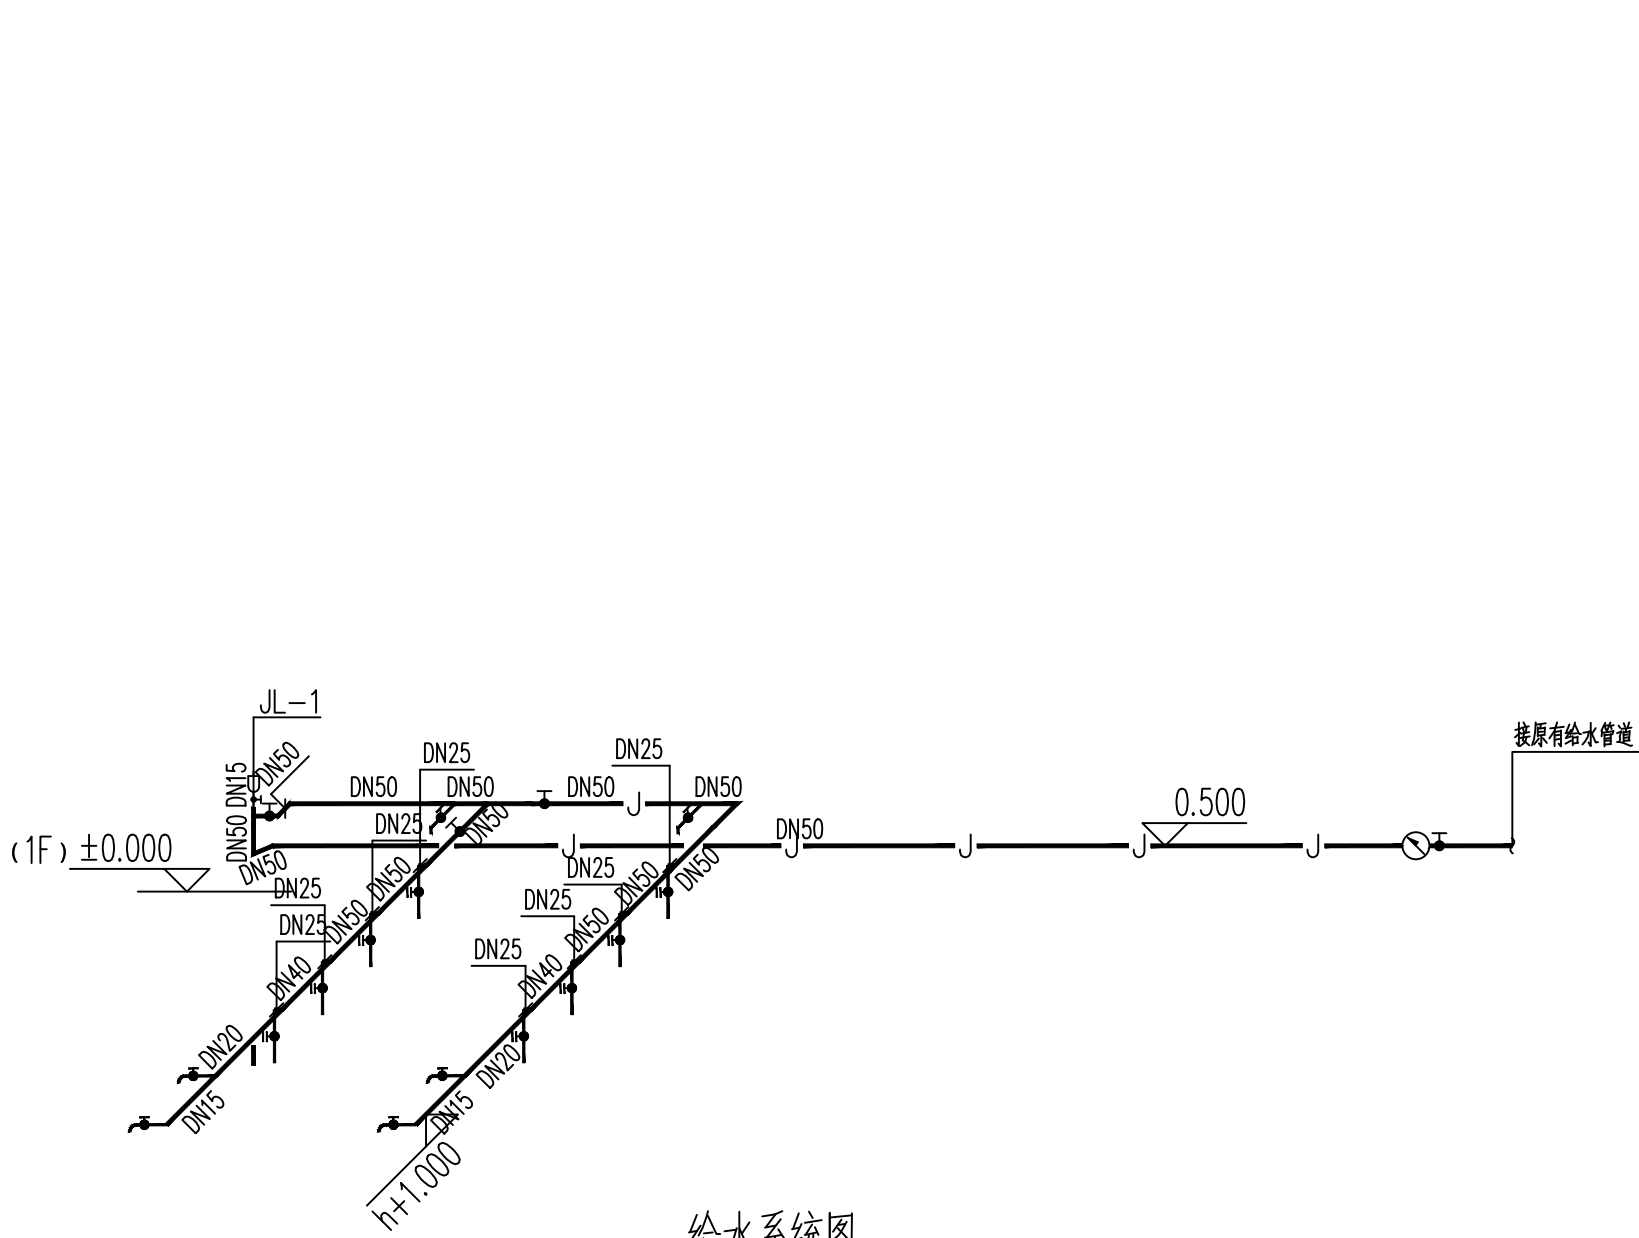



给水系统图

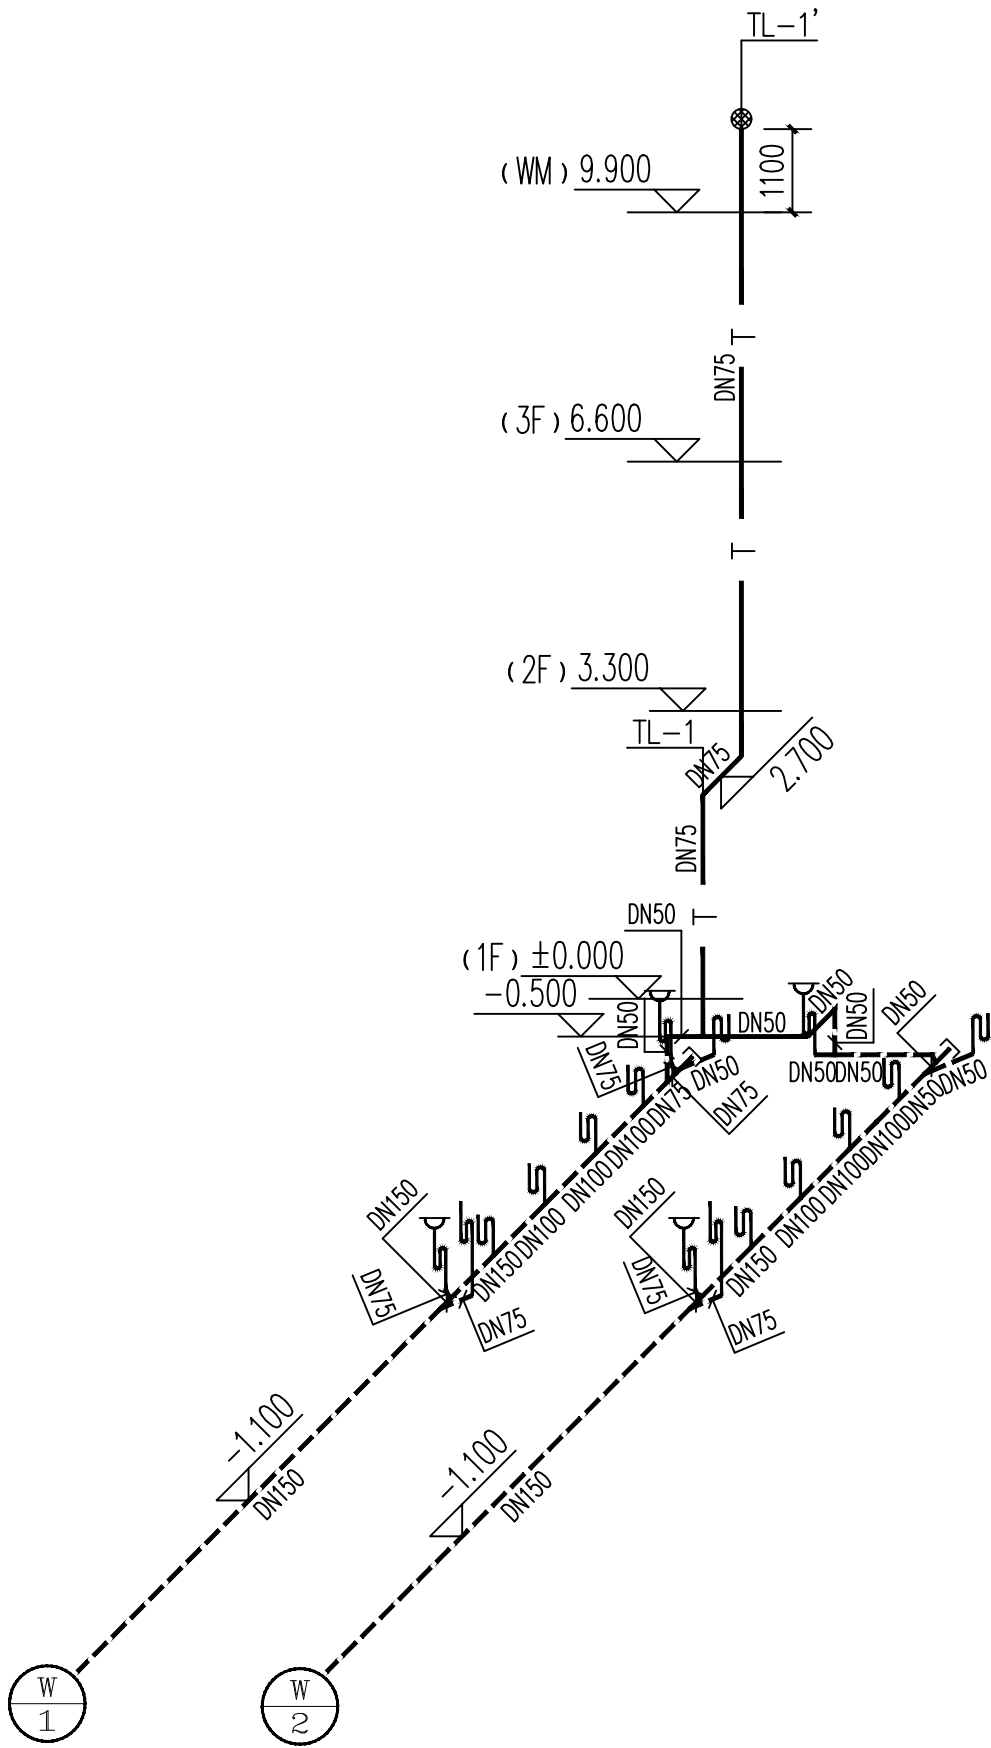


排水系统图

  会 签				Joint Check up		
总图			暖通			
建筑			电气			
结构			给排水			
■ 备 注						
Notes						
* 本图纸的版权, 属陕西新陆设计有限责任公司所有, 不得用于本工程以外范围.						
* 本图纸需手续齐全方可用于施工.						
■ 出图签章						
Release Stamp						
■ 执业签章						
Registration Stamp						
■ 建设单位						
Client						
■ 设计单位						
Design Institute						
 陕西新陆设计有限责任公司 SHAANXI NEWLAND DESIGNING CO.,LTD. 建筑工程乙级A261007065						
■ 签 署						
Signature						
审定 Approved		邹 军				
审核 Examined		邹 军				
项目负责人 Item Prin		郑传辉				
校对 Checked		何国欣				
专业负责人 Chief		杨 鹏				
设计 Designed		杨 鹏				
制 图 Drawn by		杨 鹏				
■ 工程名称						
Project						
白水县逸夫小学教学楼改造工程						
■ 子项名称						
Sub Item						
白水县逸夫小学教学楼改造工程						
■ 图纸名称						
Title						
给排水系统图						
工程编号 Project No.		图 号 Dwg. No.		05		
专 业 Dept.		给排水		阶 段 Stage		
版 次 Rev.		一版		日 期 Date		
				2026.04		

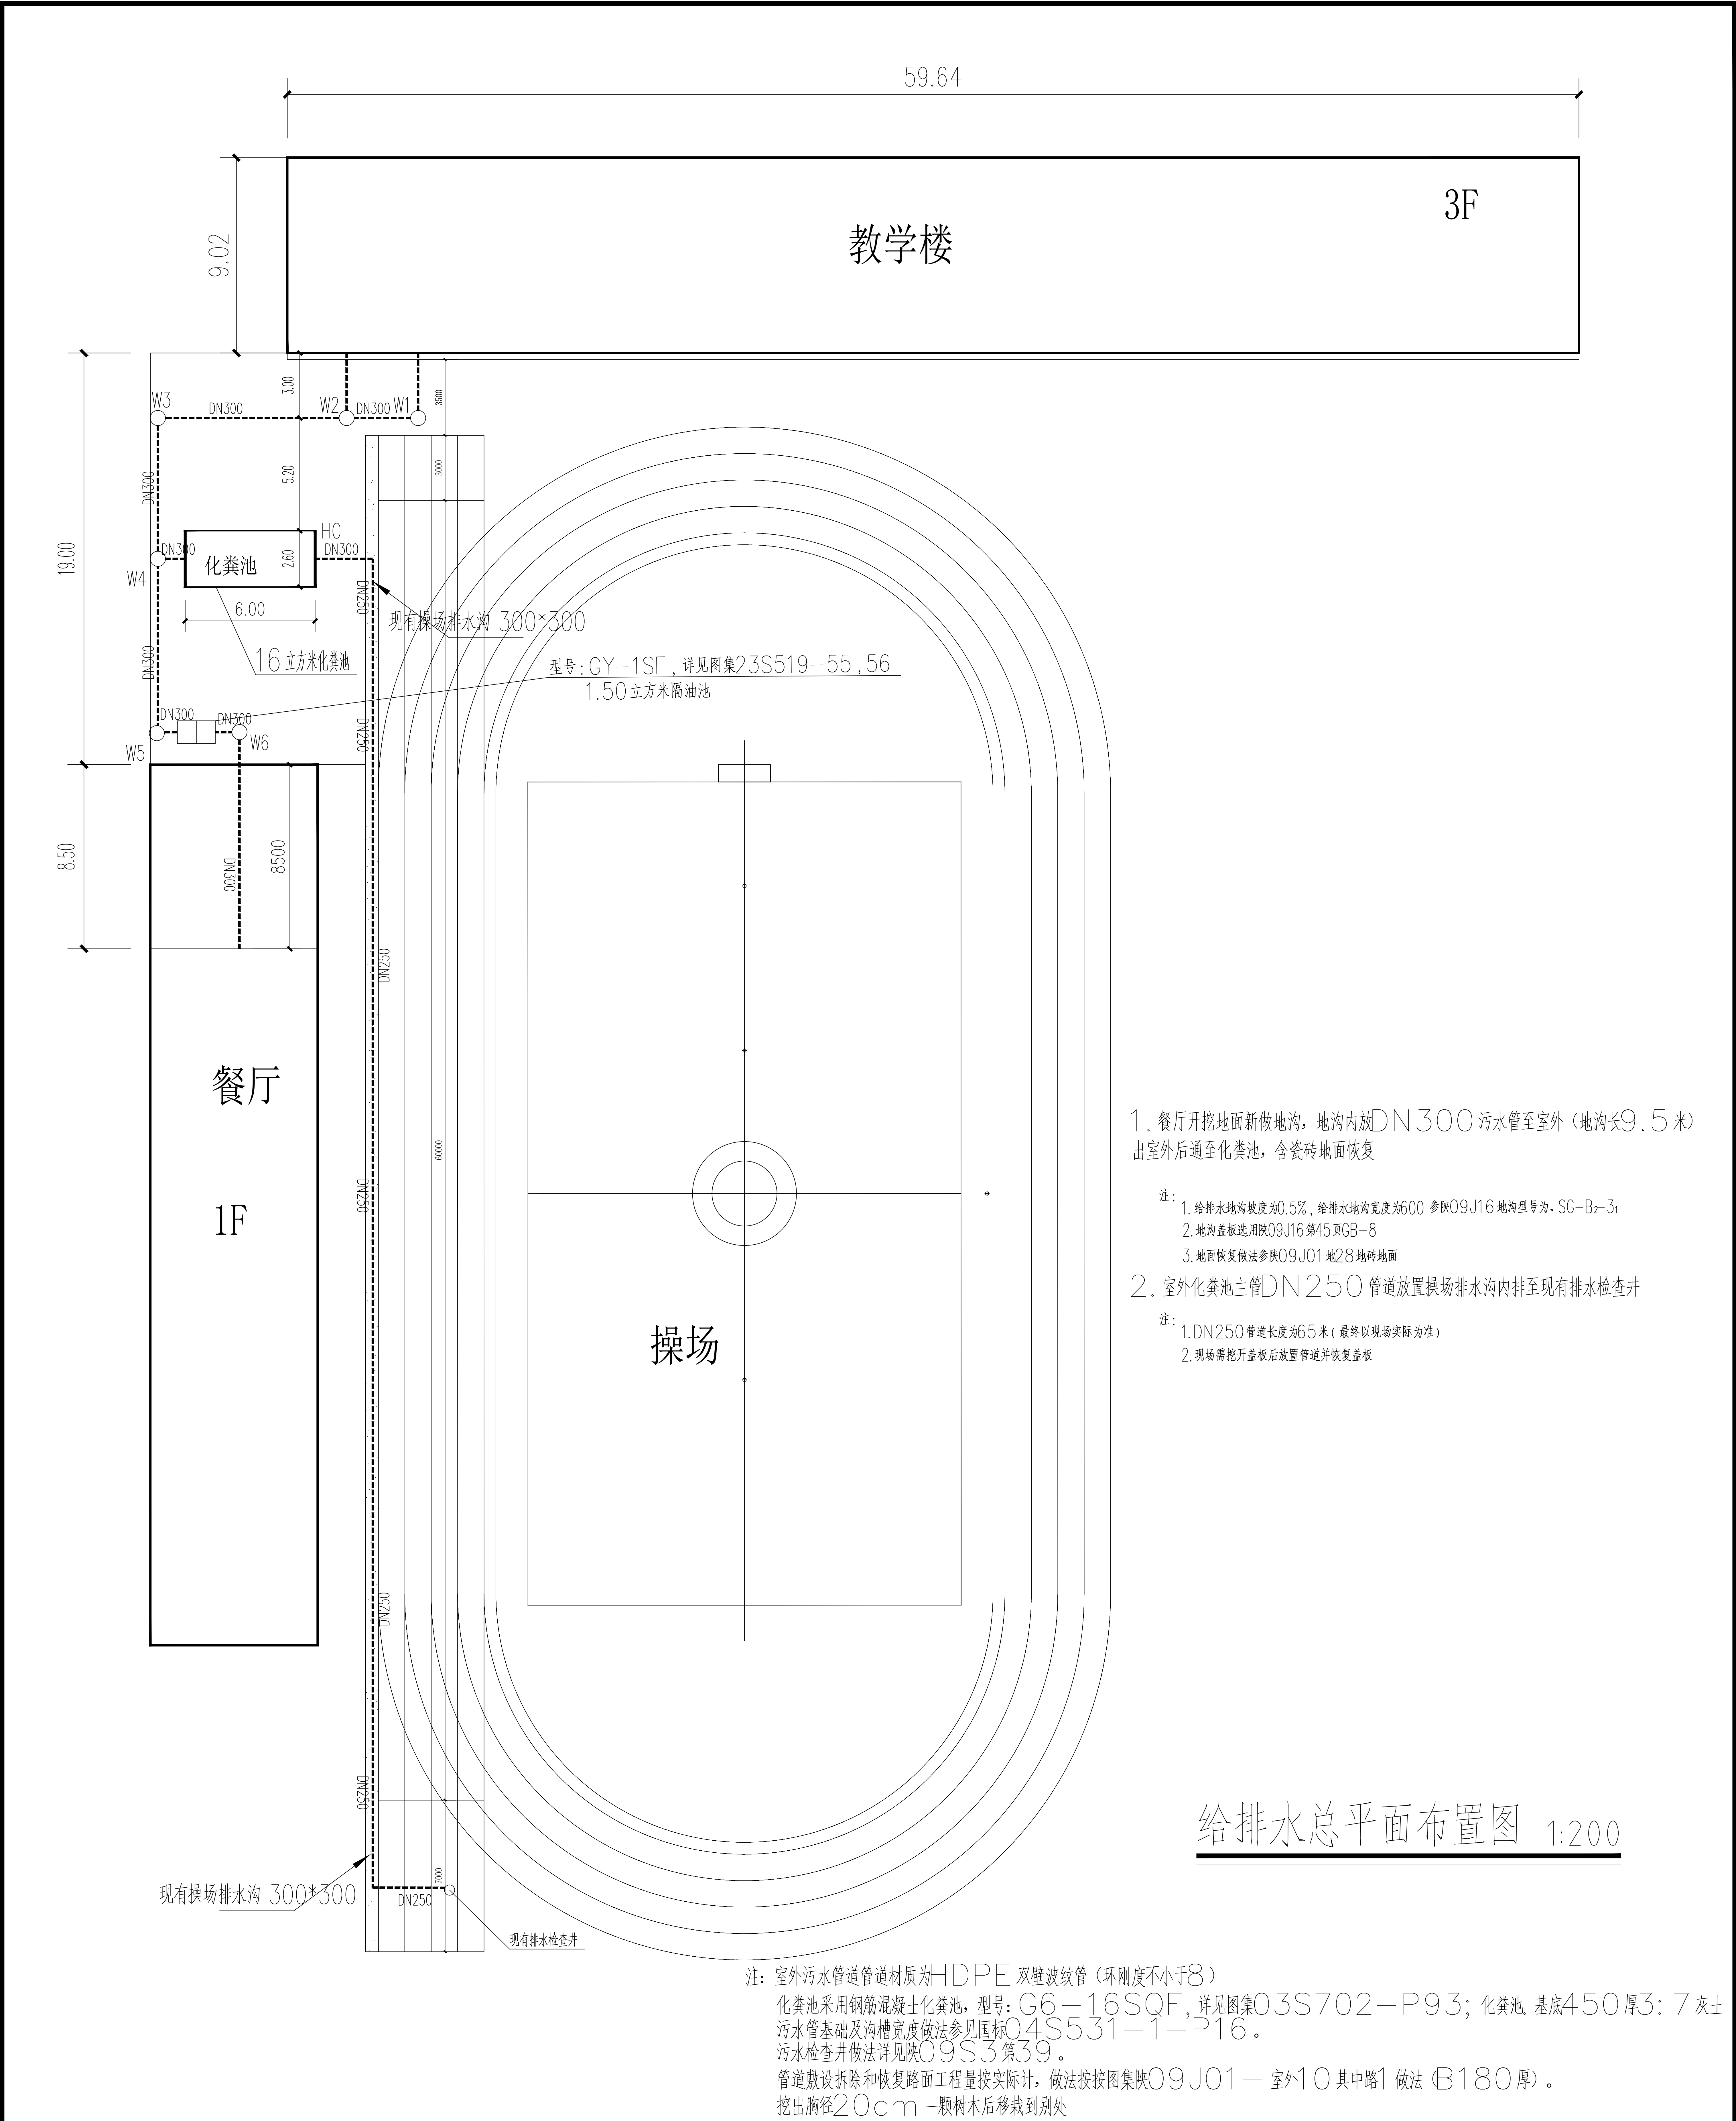

 会 签		Joint Check up	
总图		暖通	
建筑		电气	
结构		给排水	
备 注		Notes	
* 本图纸的版权,属陕西新陆设计有限责任公司所有,不得用于本工程以外范围			
* 本图纸需手续齐全方可用于施工			
出图签章		Release Stamp	
执业签章		Registration Stamp	
建设单位		Client	
设计单位		Design Institute	
陕西新陆设计有限责任公司 SHANNI NEWLAND DESIGNING CO.,LTD. 建筑工程乙级		 A261007065	
签 署		Signature	
审 定 Approved	郭 军		
审 核 Examined	郭传辉		
项目负责人 Team Prin	何国欣		
校 对 Checked	何国欣		
专业负责人	杨 鹏		
设计 Designed	杨 鹏		
制 图 Drawn by	杨 鹏		
工程名称		Project	
白水县逸夫小学教学楼改造工程			
子项名称		Sub Item	
白水县逸夫小学教学楼改造工程			
图纸名称		Title	
给排水总平面布置图			
工程编号 Project No.	图 号 Dwg. No.	06	
专 业 Discpl.	给排水	阶 段 Stage	施工图
版 次 Rev.	一版	日 期 Date	2026.04

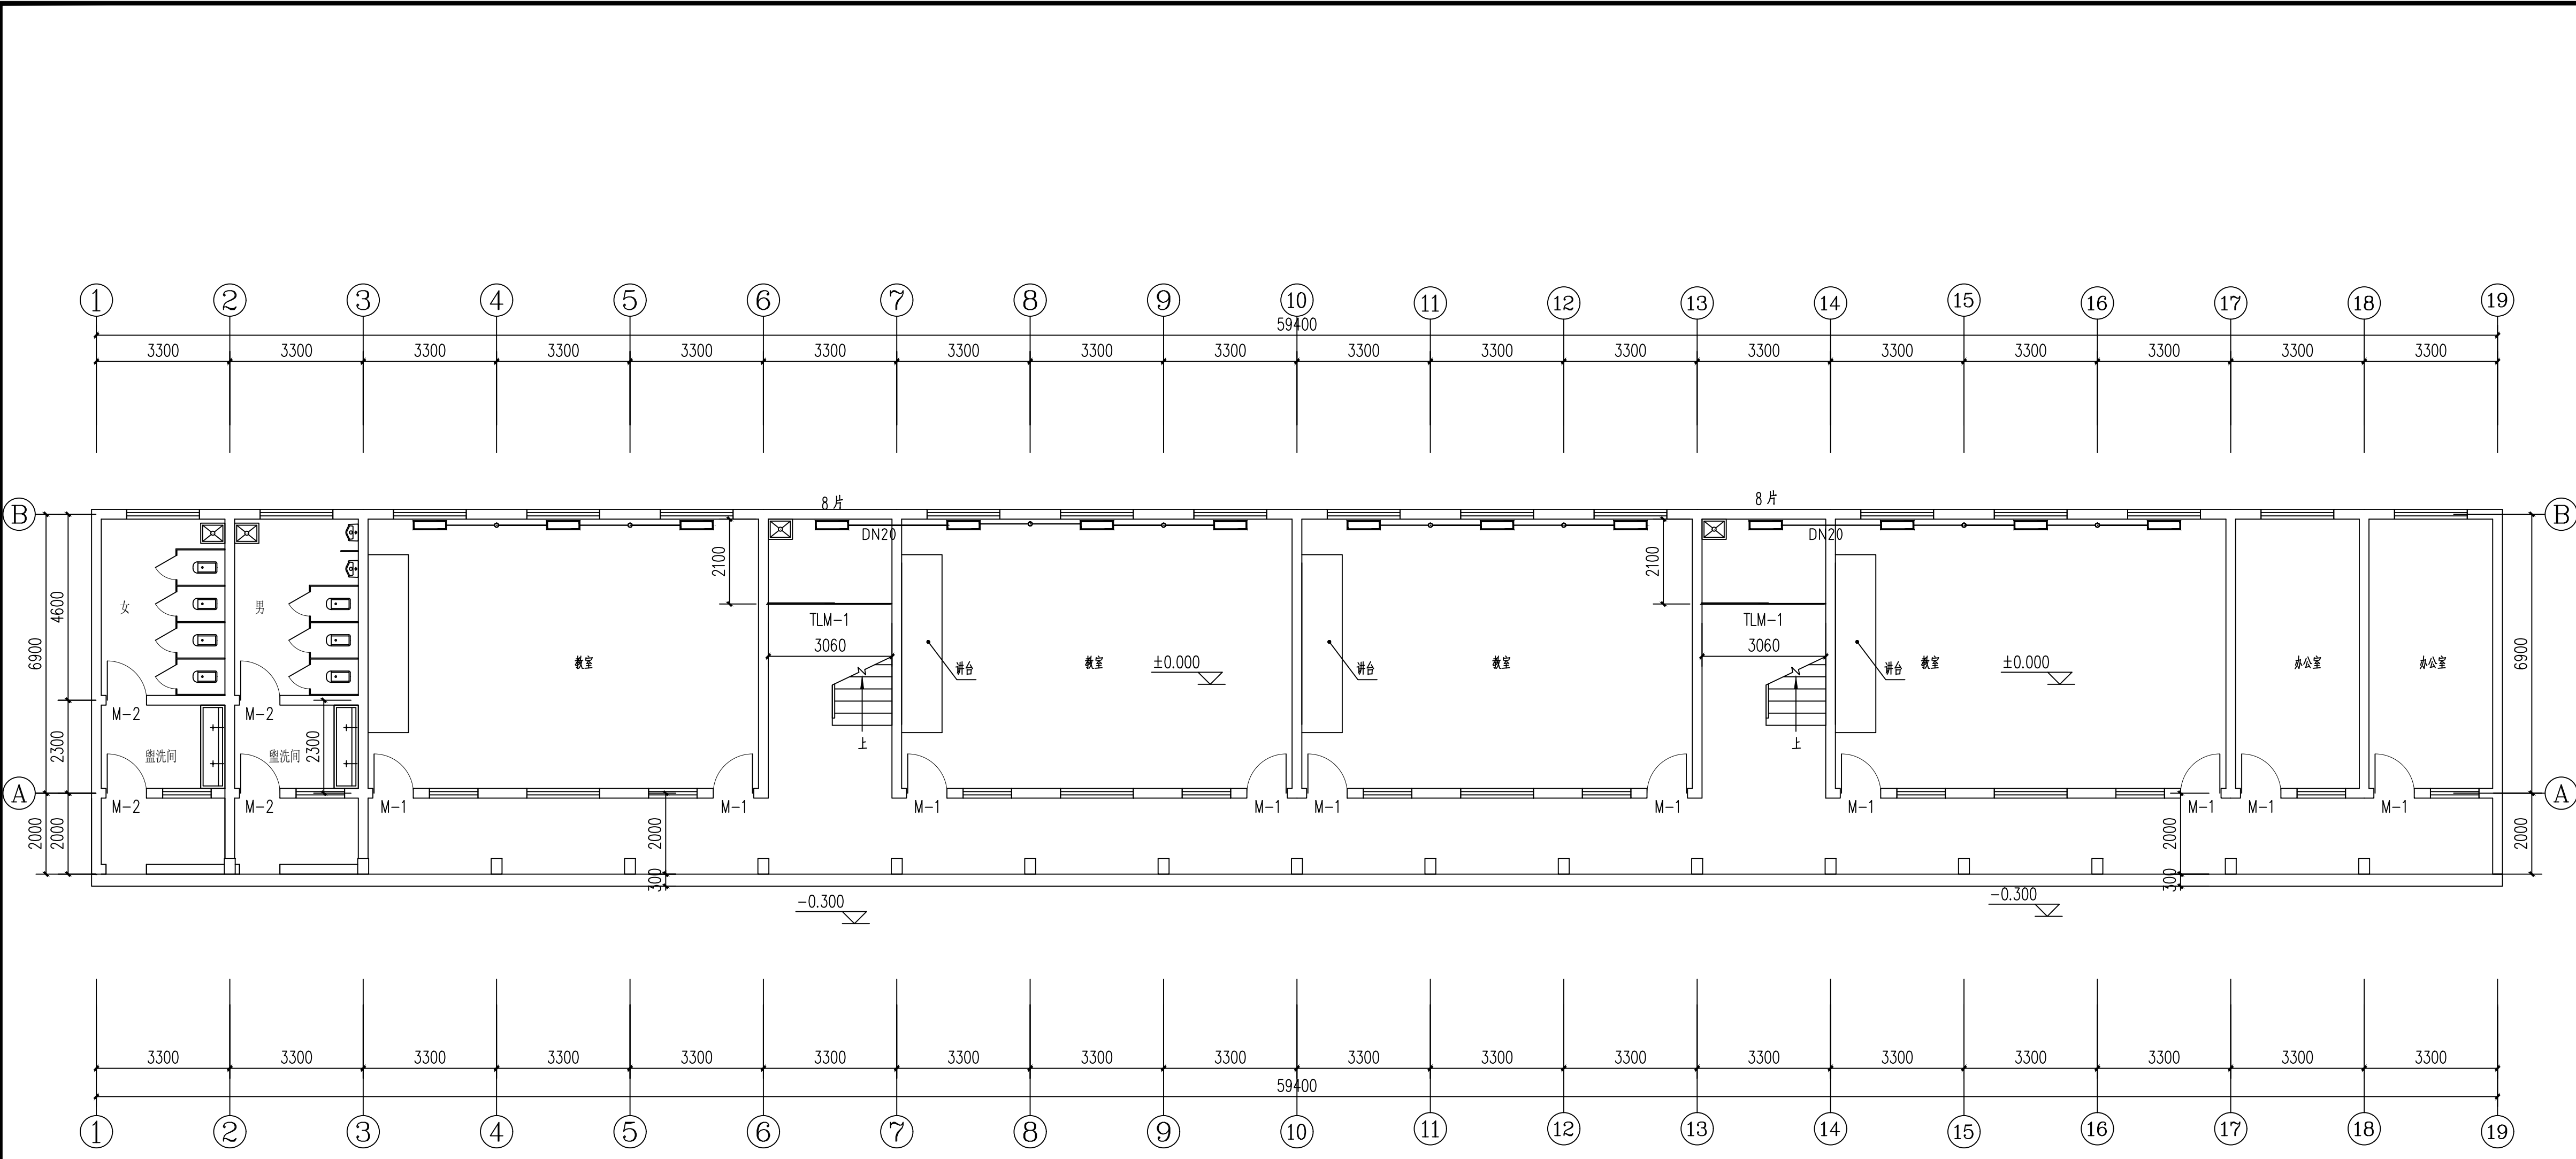

改造后一层暖气平面图 1:100

- 说明:
- 2个楼梯间下面各自增加一个8片散热器
 - 散热器采用内腔无砂铸铁柱翼SC(WST)ZY2-100/6-8(780)型,每组散热器上设一个Φ3的手动跑风。散热器为一挂装,底距地面150mm。
 - 采暖管道焊接钢管DN20,支管坡度为i=0.01,同水流方向。

■ 会 签		Joint Check up	
总图		暖通	
建筑		电气	
结构		给排水	
■ 备 注 Notes			
* 本图纸的版权, 属陕西新陆设计有限责任公司所有, 不得用于本工程以外范围			
* 本图纸需手续齐全方可用于施工,			
■ 出图签章		Release Stamp	
■ 执业签章 Registration Stamp			
■ 建设单位		Client	
■ 设计单位		Design Institute	
 陕西新陆设计有限责任公司 SHAANXI NEWLAND DESIGNING CO.,LTD. 建筑工程乙级A261007065			
■ 签 署 Signature			
审定 Approved	邹 军	邹军	
审核 Examined	邹 军	邹军	
项目负责人 Item Prin	郑传辉	郑传辉	
校对 Checked	何国欣	何国欣	
专业负责人 Chief	杨 鹏	杨鹏	
设计 Designed	杨 鹏	杨鹏	
制 图 Drawn by	杨 鹏	杨鹏	
■ 工程名称 Project			
白水县逸夫小学教学楼改造工程			
■ 子项名称 Sub Item			
白水县逸夫小学教学楼改造工程			
■ 图纸名称 Title			
改造后一层暖气平面图			
工程编号 Project No.		图 号 Dwg. No.	07
专 业 Dept.	给排水	阶 段 Stage	施工图
版 次 Rev.	一版	日 期 Date	2026.04