

翠峰镇陈家村
猕猴桃高效节水建设项目
实施方案 设计图册

 

陕西瀚泰水利水电勘测设计有限公司
二〇二六年八月

图纸目录

序号	图 纸 名 称	图 号	张 数	图纸规格	序 号	图 纸 名 称	图 号	张 数	图纸规格
1	翠峰镇陈家村项目区平面位置图	ZZ-MHT-CFCJ-01	1	A3	15				
2	翠峰镇陈家村猕猴桃CJ1#井微喷灌田间管网平面图	ZZ-MHT-CFCJ-02	1	A3	16				
3	翠峰镇陈家村猕猴桃CJ2#井微喷灌田间管网平面图	ZZ-MHT-CFCJ-03	1	A2	17				
4	翠峰镇陈家村猕猴桃CJ3#井微喷灌田间管网平面图	ZZ-MHT-CFCJ-04	1	A3	18				
5	翠峰镇陈家村猕猴桃CJ4#井微喷灌田间管网平面图	ZZ-MHT-CFCJ-05	1	A3	19				
6	微喷灌首部系统布置图	ZZ-MHT-CFCJ-06	1	A3	20				
7	管沟开挖及阀门井设计图	ZZ-MHT-CFCJ-07	1	A3	21				
8	泄水阀井设计图	ZZ-MHT-CFCJ-08	1	A3	22				
9	井房维修做法及水泵安装示意图	ZZ-MHT-CFCJ-09	1	A3	23				
10					24				
11					25				
12					26				
13					27				
14					28				

翠峰镇陈家村项目区平面位置图
1:8000

1:800C

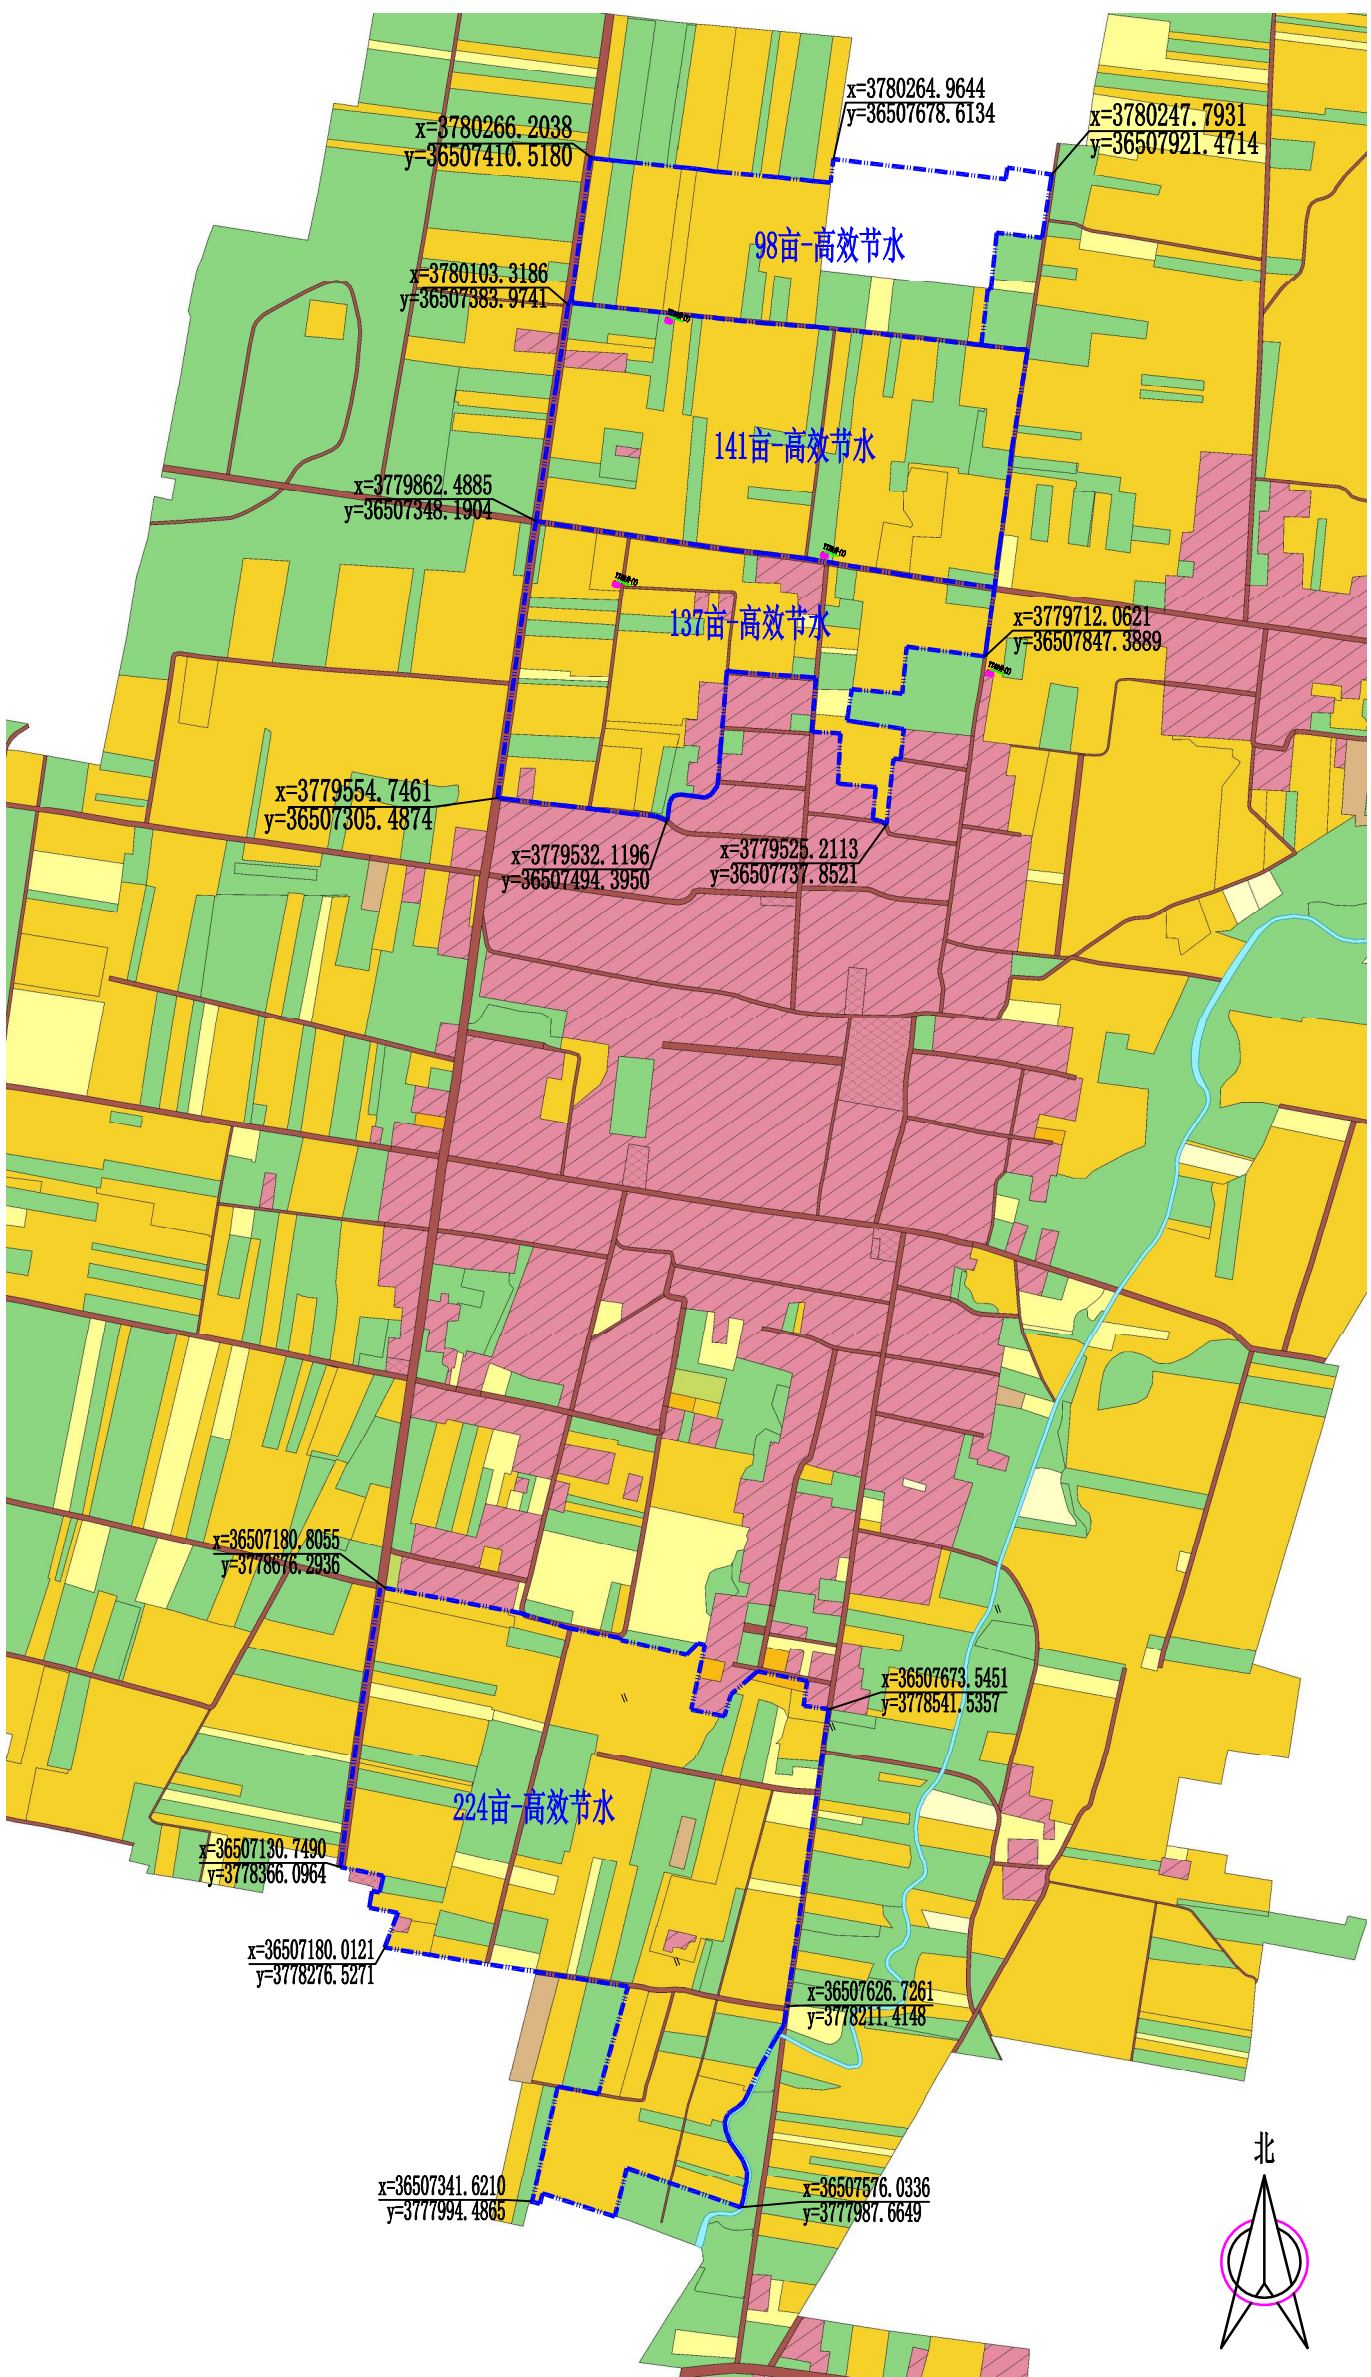



图例

	苗(亩)
	农村道路
	房屋
	房耕
	项目区范围

说明:


1. 图中尺寸除管径和标注以毫米计外, 其余均以米计。
2. 本次规划翠峰镇陈家村项目区猕猴桃面积600亩。

陕西瀚泰水利水电勘测设计有限公司				
批准	牛昱	翠峰镇陈家村 猕猴桃高效节水建设项目		
核定	杨元波			
审查	王品			
校核	袁凯			
设计	武志远	翠峰镇陈家村项目区 平面位置图		
设计证号	A261011636			
比例	图例	图示	日期	2026.08
图号	ZZ-MHT-CFCJ-01			

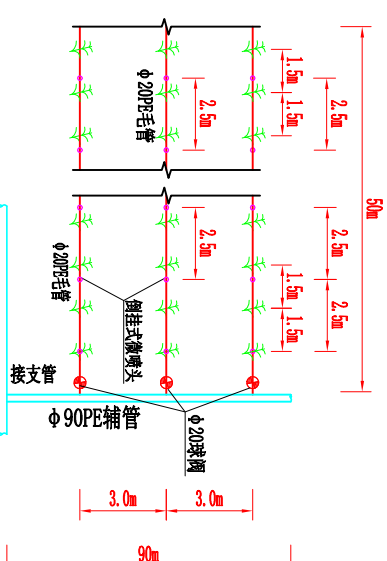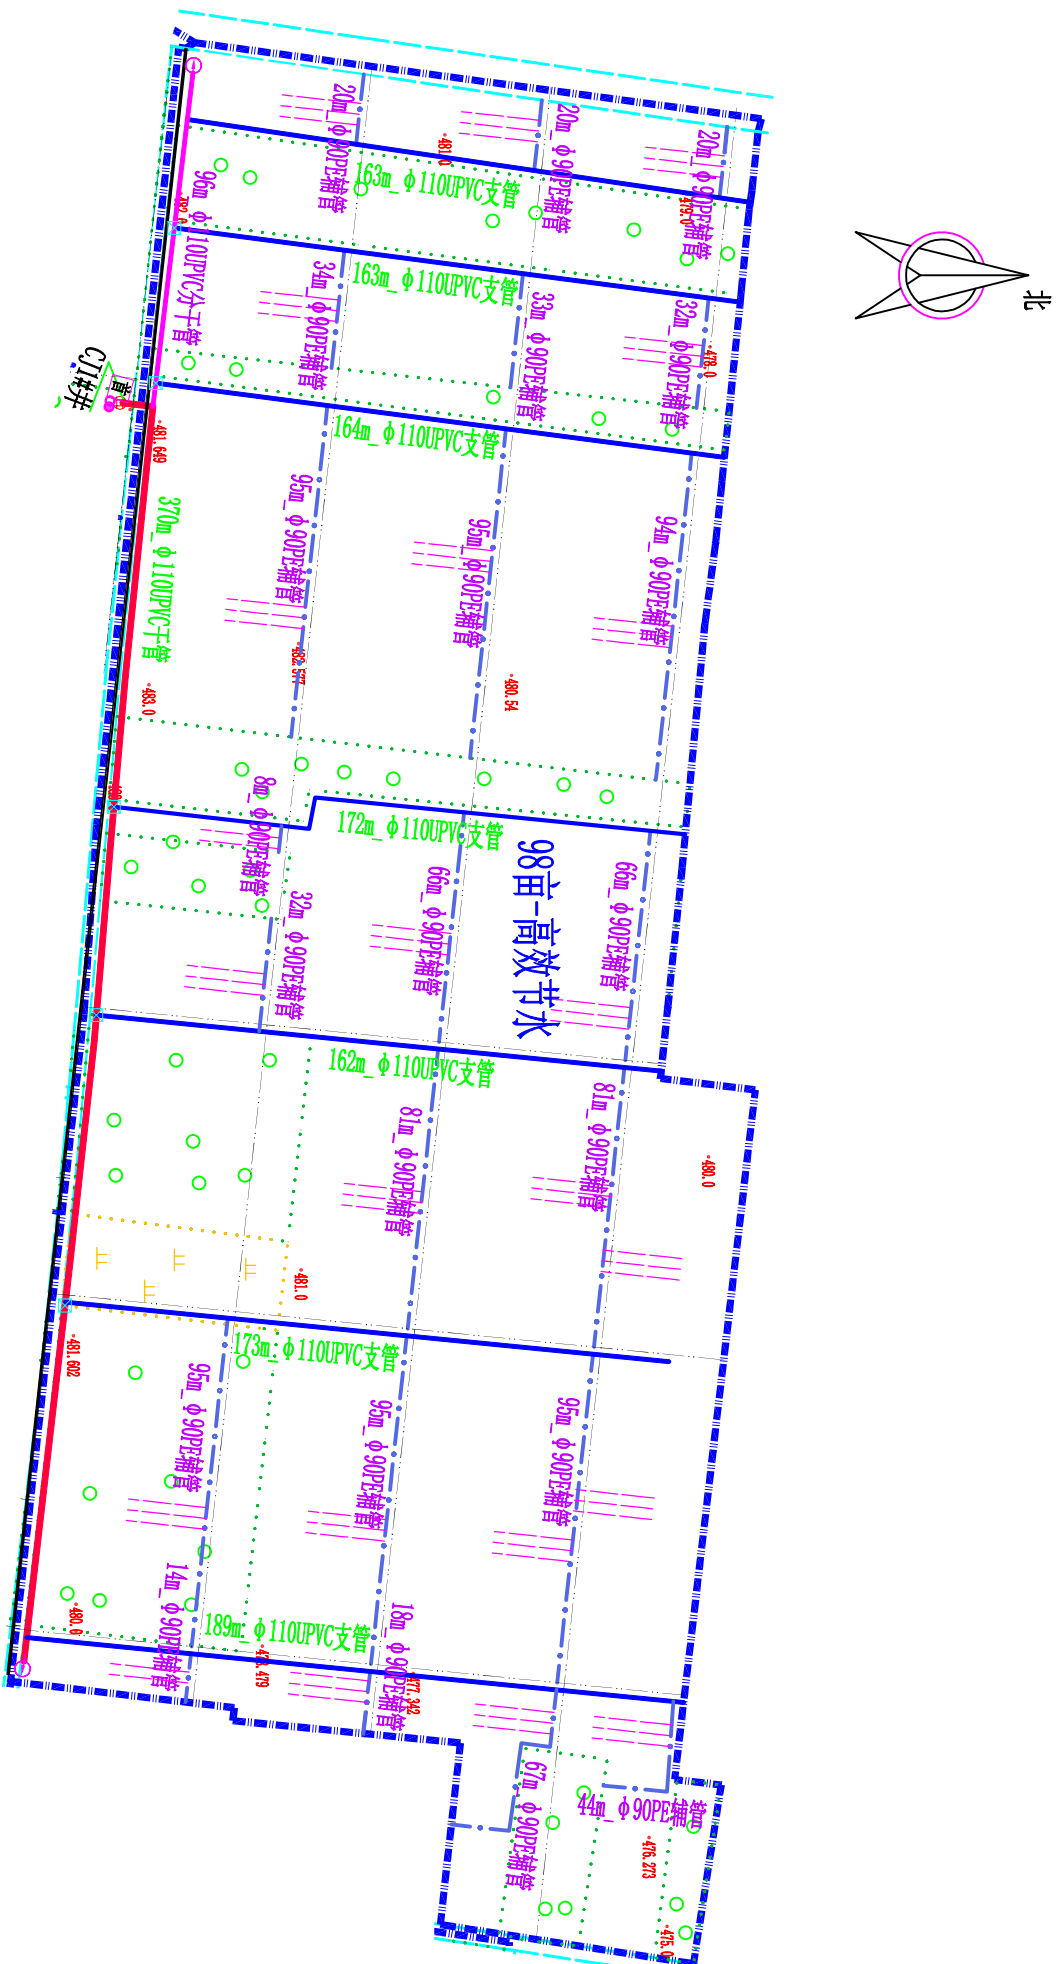

毛管布置详图

猕猴桃微喷灌

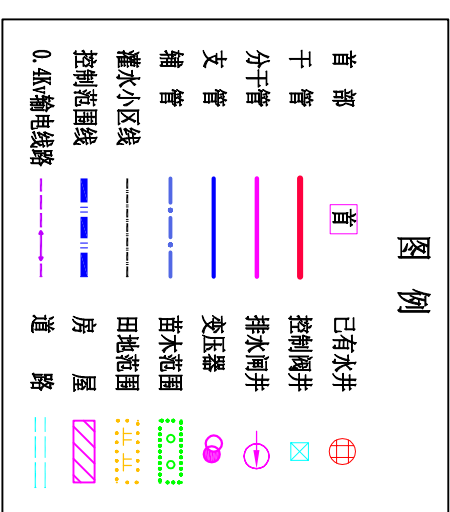




说明:

- 图中尺寸除管径和标注以毫米计外, 其余均以米计;
- 本次微喷灌系统水源为已有机井, 猕猴桃面积98亩, 田间灌水小区尺寸为90m×50m;
- 微喷灌首部为离心+网式过滤系统, 田间干管和支管为φ110UPVC管/1.0MPa, 辅管为φ90PE管/0.8MPa; 田间毛管为φ20PE管/0.4MPa;
- 微喷喷头采用倒挂式微喷头, 喷头流量60L/h, 喷头范围3.5m, 喷头间距2.5m, 行距3m;
- 在进行灌溉时, 一次开1条支管, 一条支管开1条辅管, 作为一个轮灌小区, 单个灌水小区一次灌溉时间4.0h。

陕西瀚泰水利水电勘测设计有限公司


批准	李强	翠峰镇陈家村猕猴桃高效节水建设项目	实施	方案
核定	杨元波		水工	部分
审查	袁凯	翠峰镇陈家村猕猴桃CJ1#井微喷灌田间管网平面图		
校核	袁凯			
设计	袁凯			
设计证号		比例	图示	日期
A261011636		图号	ZZ-MHT-CRCJ-02	2026.08

 翠峰镇陈家村猕猴桃CJ2#井微喷灌田间管网平面图
1:2000

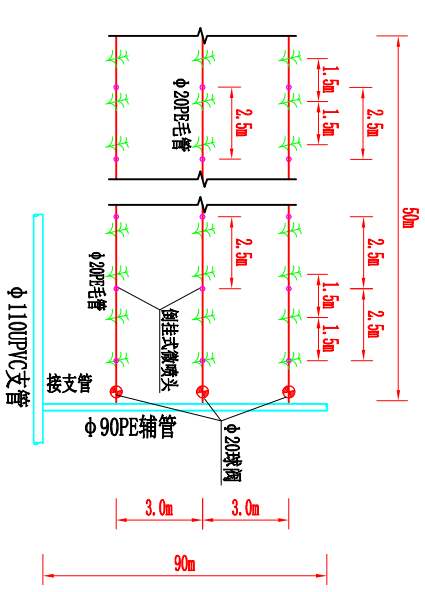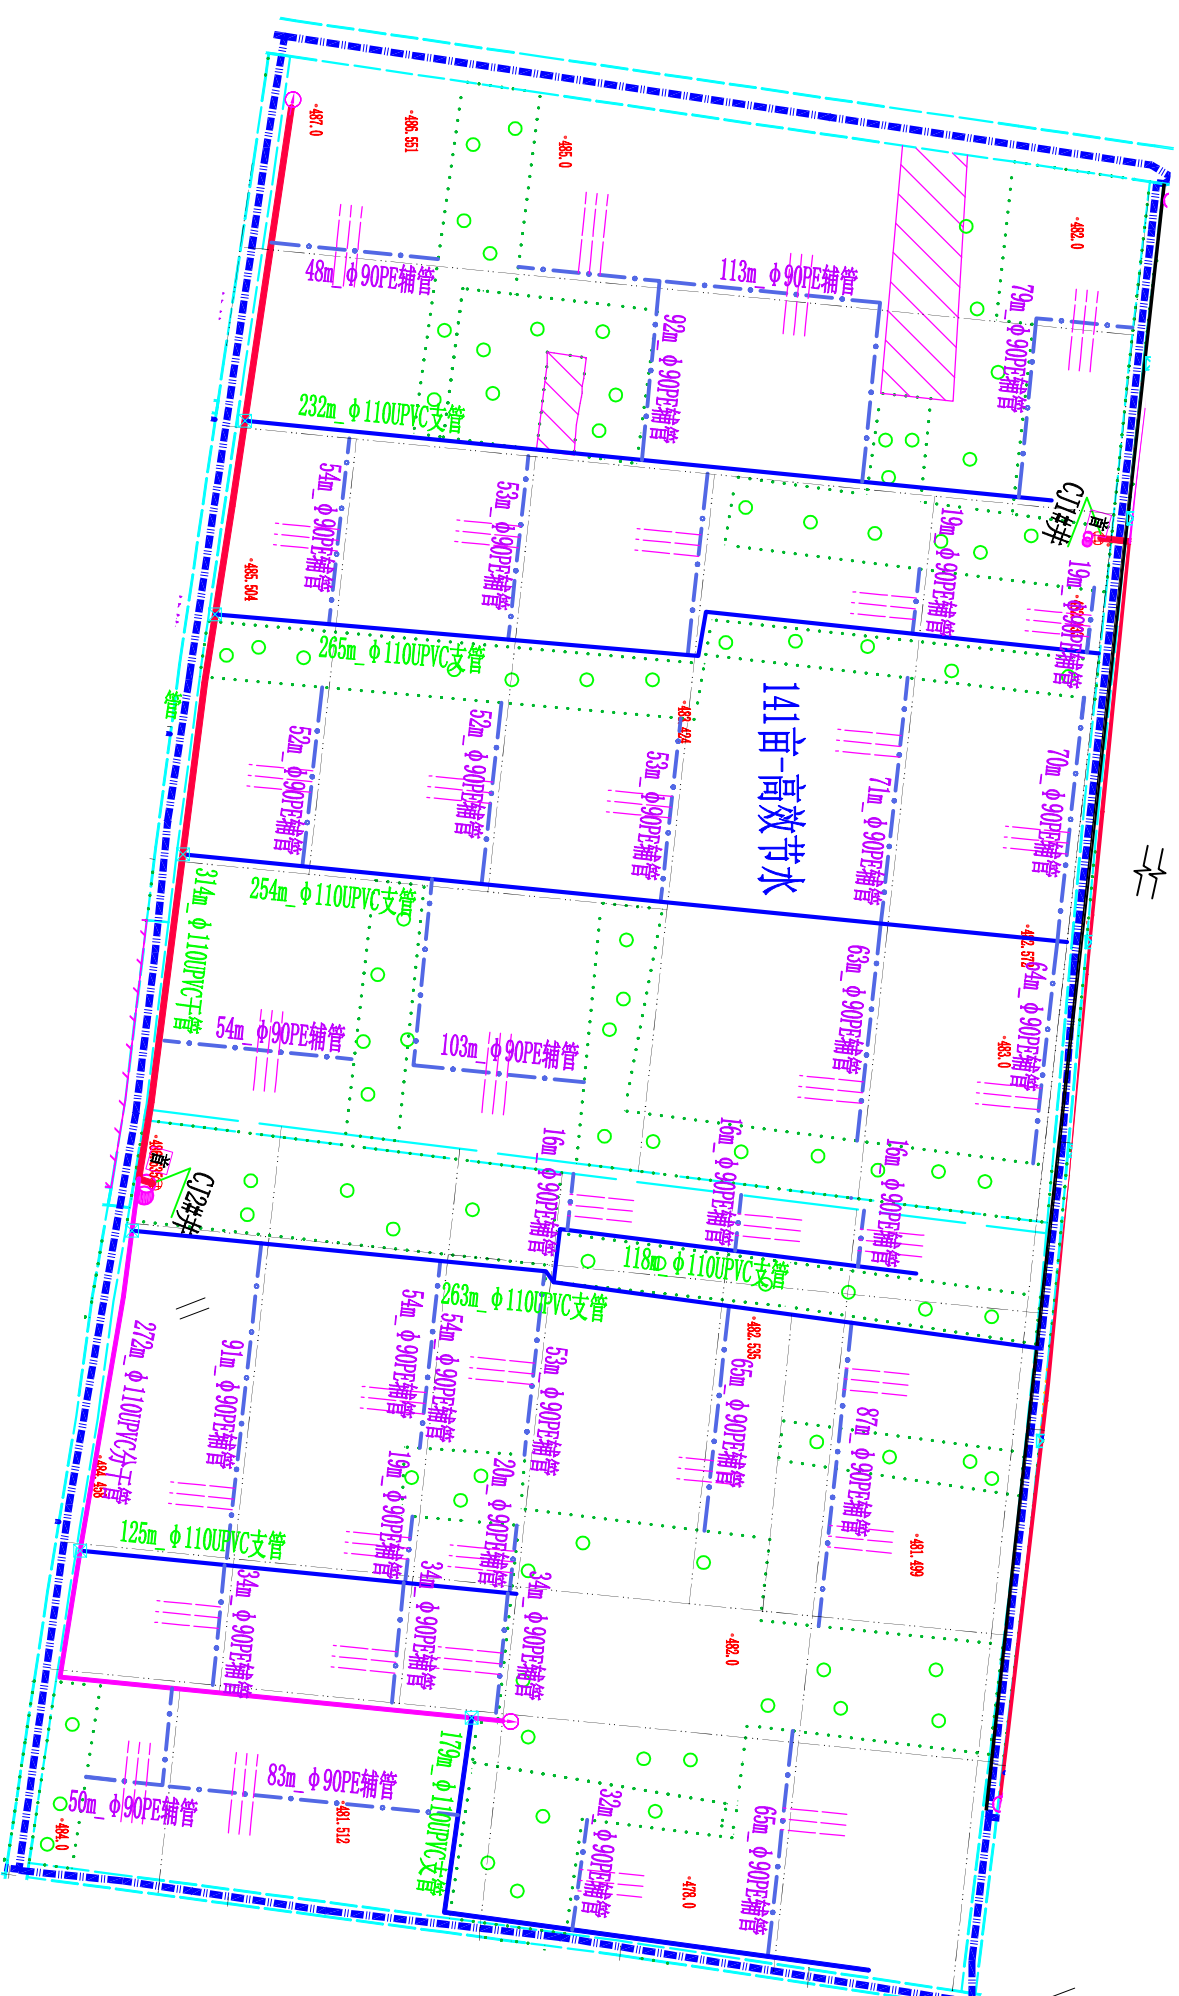

毛管布置详图

猕猴桃微喷灌


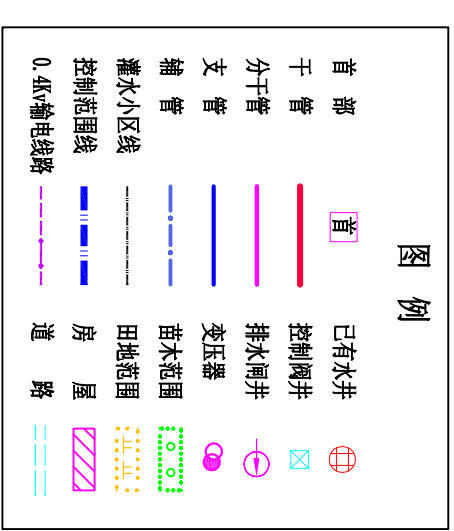


说明:

1. 图中尺寸除管径和标注以毫米计外，其余均以米计；
2. 本次微喷灌溉系统水源为已有机井，猕猴桃面积141亩，田间灌水小区尺寸为 $90\text{m} \times 50\text{m}$ ；
3. 微喷灌首部为离心+网式过滤系统，田间干管和支管为 $\phi 110\text{UPVC}$ 管/ 1.0MPa ，辅管为 $\phi 90\text{PE}$ 管/ 0.8MPa ，田间毛管为 $\phi 20\text{PE}$ 管/ 0.4MPa ；
4. 微喷头采用倒挂式微喷头，喷头流量 60L/h ，喷径范围 3.5m ，喷头间距 2.5m ，行距 3m ；
5. 在进行灌溉时，一次开1条支管，一条支管开1条辅管，作为一个轮灌小区，单个灌水小区一次灌溉时间 4.0h 。


陕西瀚泰水利水电勘测设计有限公司				
批准	牛望	翠峰镇陈家村		
核定	杨元波	猕猴桃高效节水建设项目		
审查	王明如宜	水工部分		
校核	袁凯	翠峰镇陈家村猕猴桃		
设计	刘永远	CJ2#井微喷灌田间管网平面图		
设计证号	比例		图示	日期
A261011636	图号		2026. 08	
ZZ-MHT-CFCJ-03				

翠峰镇陈家村猕猴桃CJ3#井微喷灌田间管网平面图 1:2000

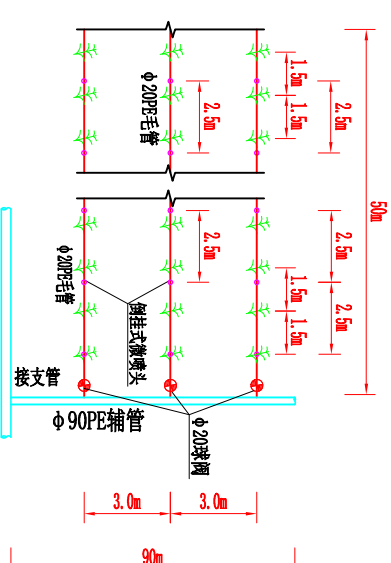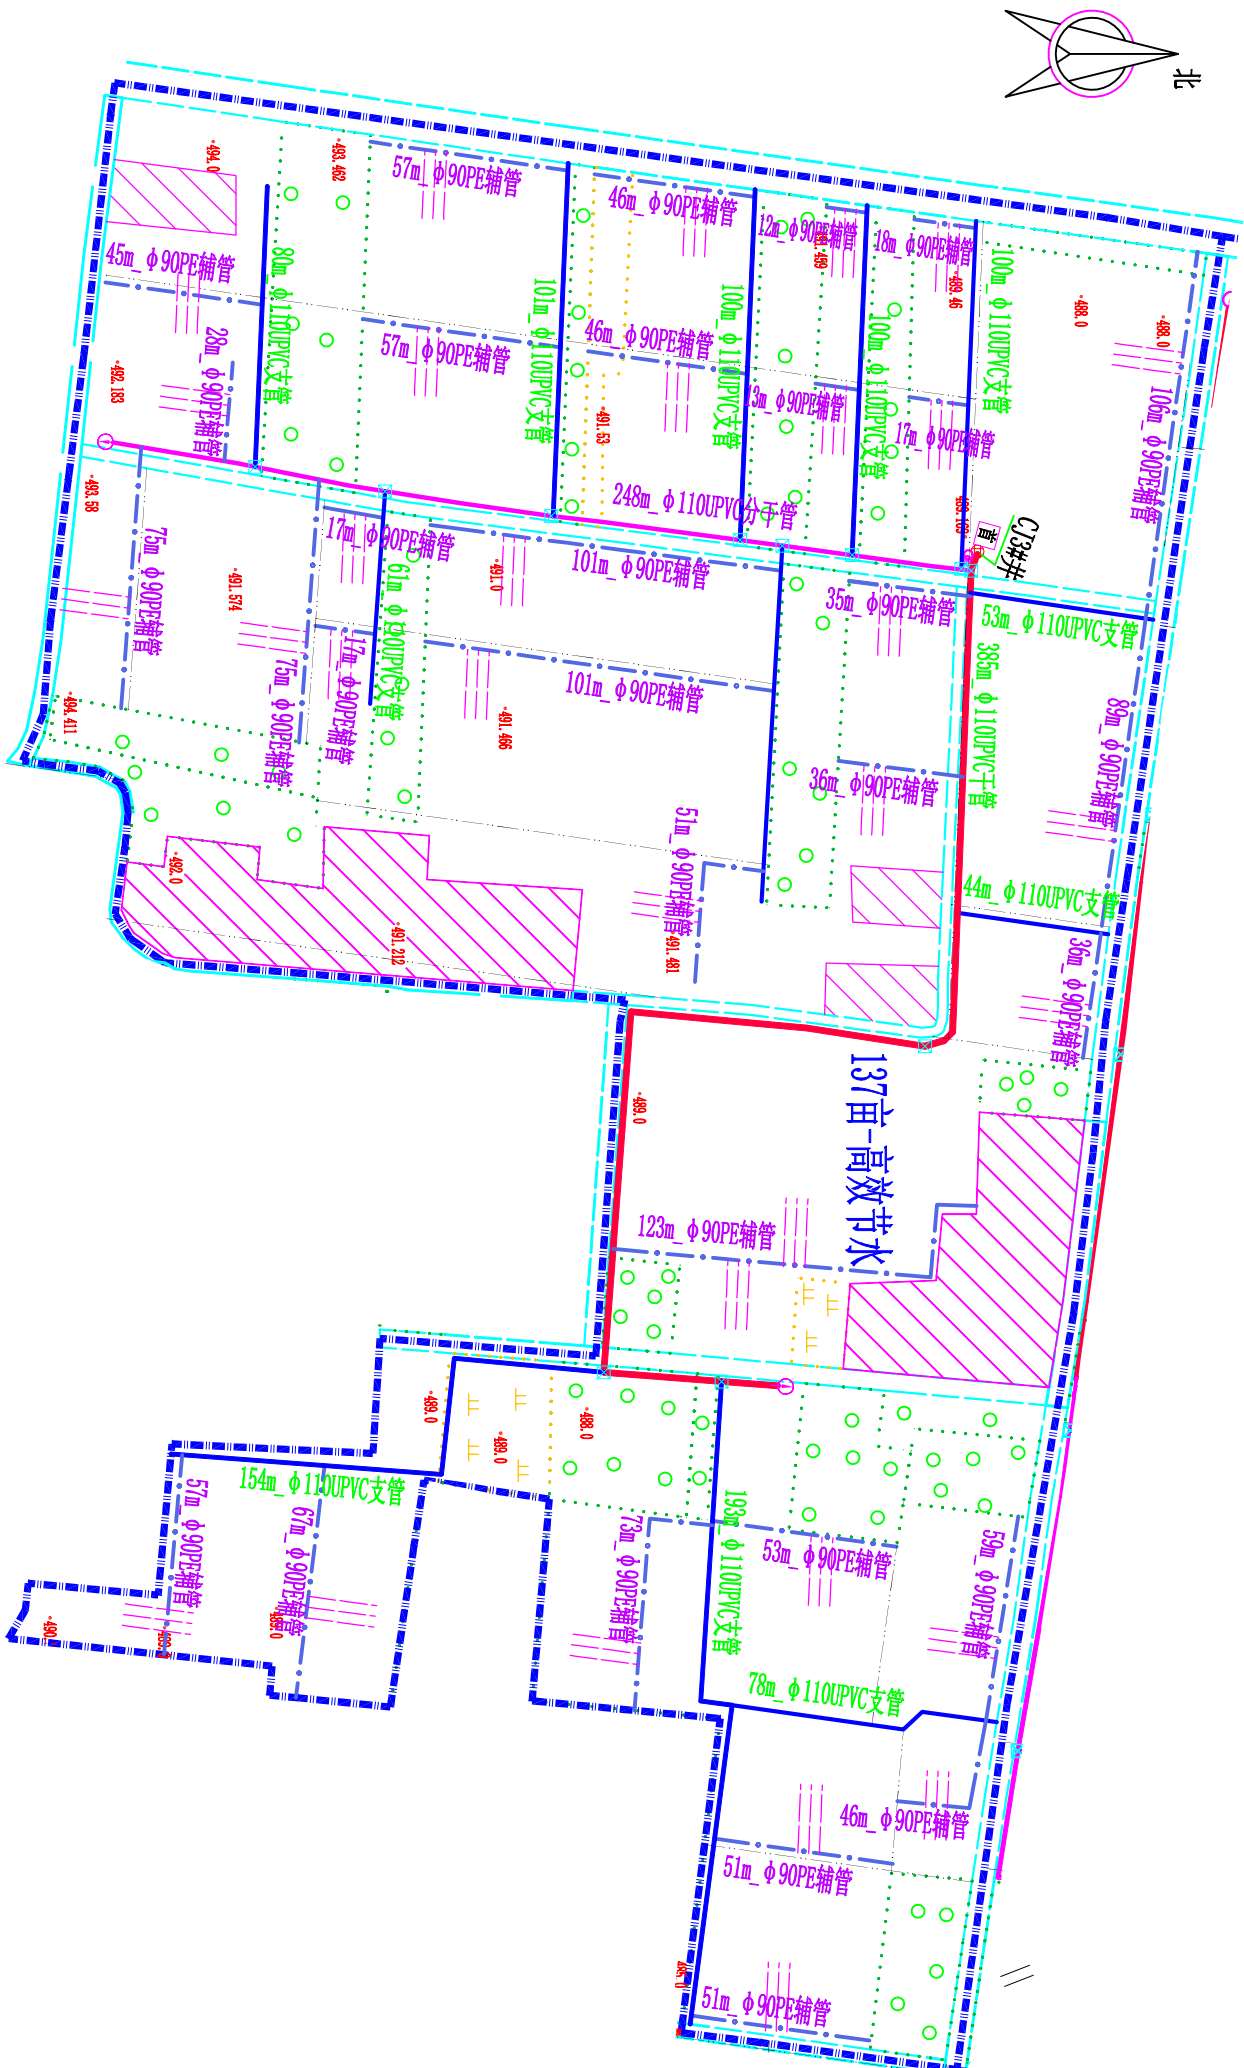

毛管布置详图

猕猴桃微喷灌

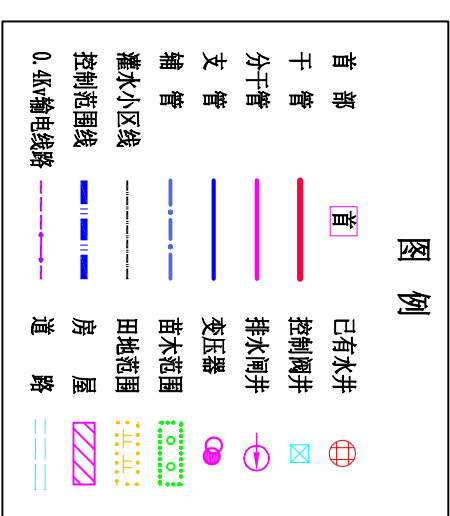


说明:

- 图中尺寸除管径和标注以毫米计外, 其余均以米计;
- 本次微喷灌系统水源为已有机井, 猕猴桃面积137亩, 田间灌水小区尺寸为90m×50m;
- 微喷灌首部为离心+网式过滤系统, 田间干管和支管为φ110UPVC管/1.0MPa, 辅管为φ90PE管/0.8MPa; 田间毛管为φ20PE管/0.4MPa;
- 微喷头采用倒挂式微喷头, 喷头流量60L/h, 喷头范围3.5m, 喷头间距2.5m, 行距3m;
- 在进行灌溉时, 一次开1条支管, 一条支管开1条辅管, 作为一个轮灌小区, 单个灌水小区一次灌溉时间4.0h。

陕西瀚泰水利水电勘测设计有限公司

批准	李强	翠峰镇陈家村猕猴桃高效节水建设项目	实施	方案
核定	杨元波		水工	部分
审查	袁凯	翠峰镇陈家村猕猴桃CJ3#井微喷灌田间管网平面图		
校核	袁凯			
设计	袁凯			
设计证号		比例	图示	日期
A261011636		图号	ZZ-MHT-CRCJ-04	
				2026.08



翠峰镇陈家村猕猴桃CJ4#井微喷灌田间管网平面图
1:2500

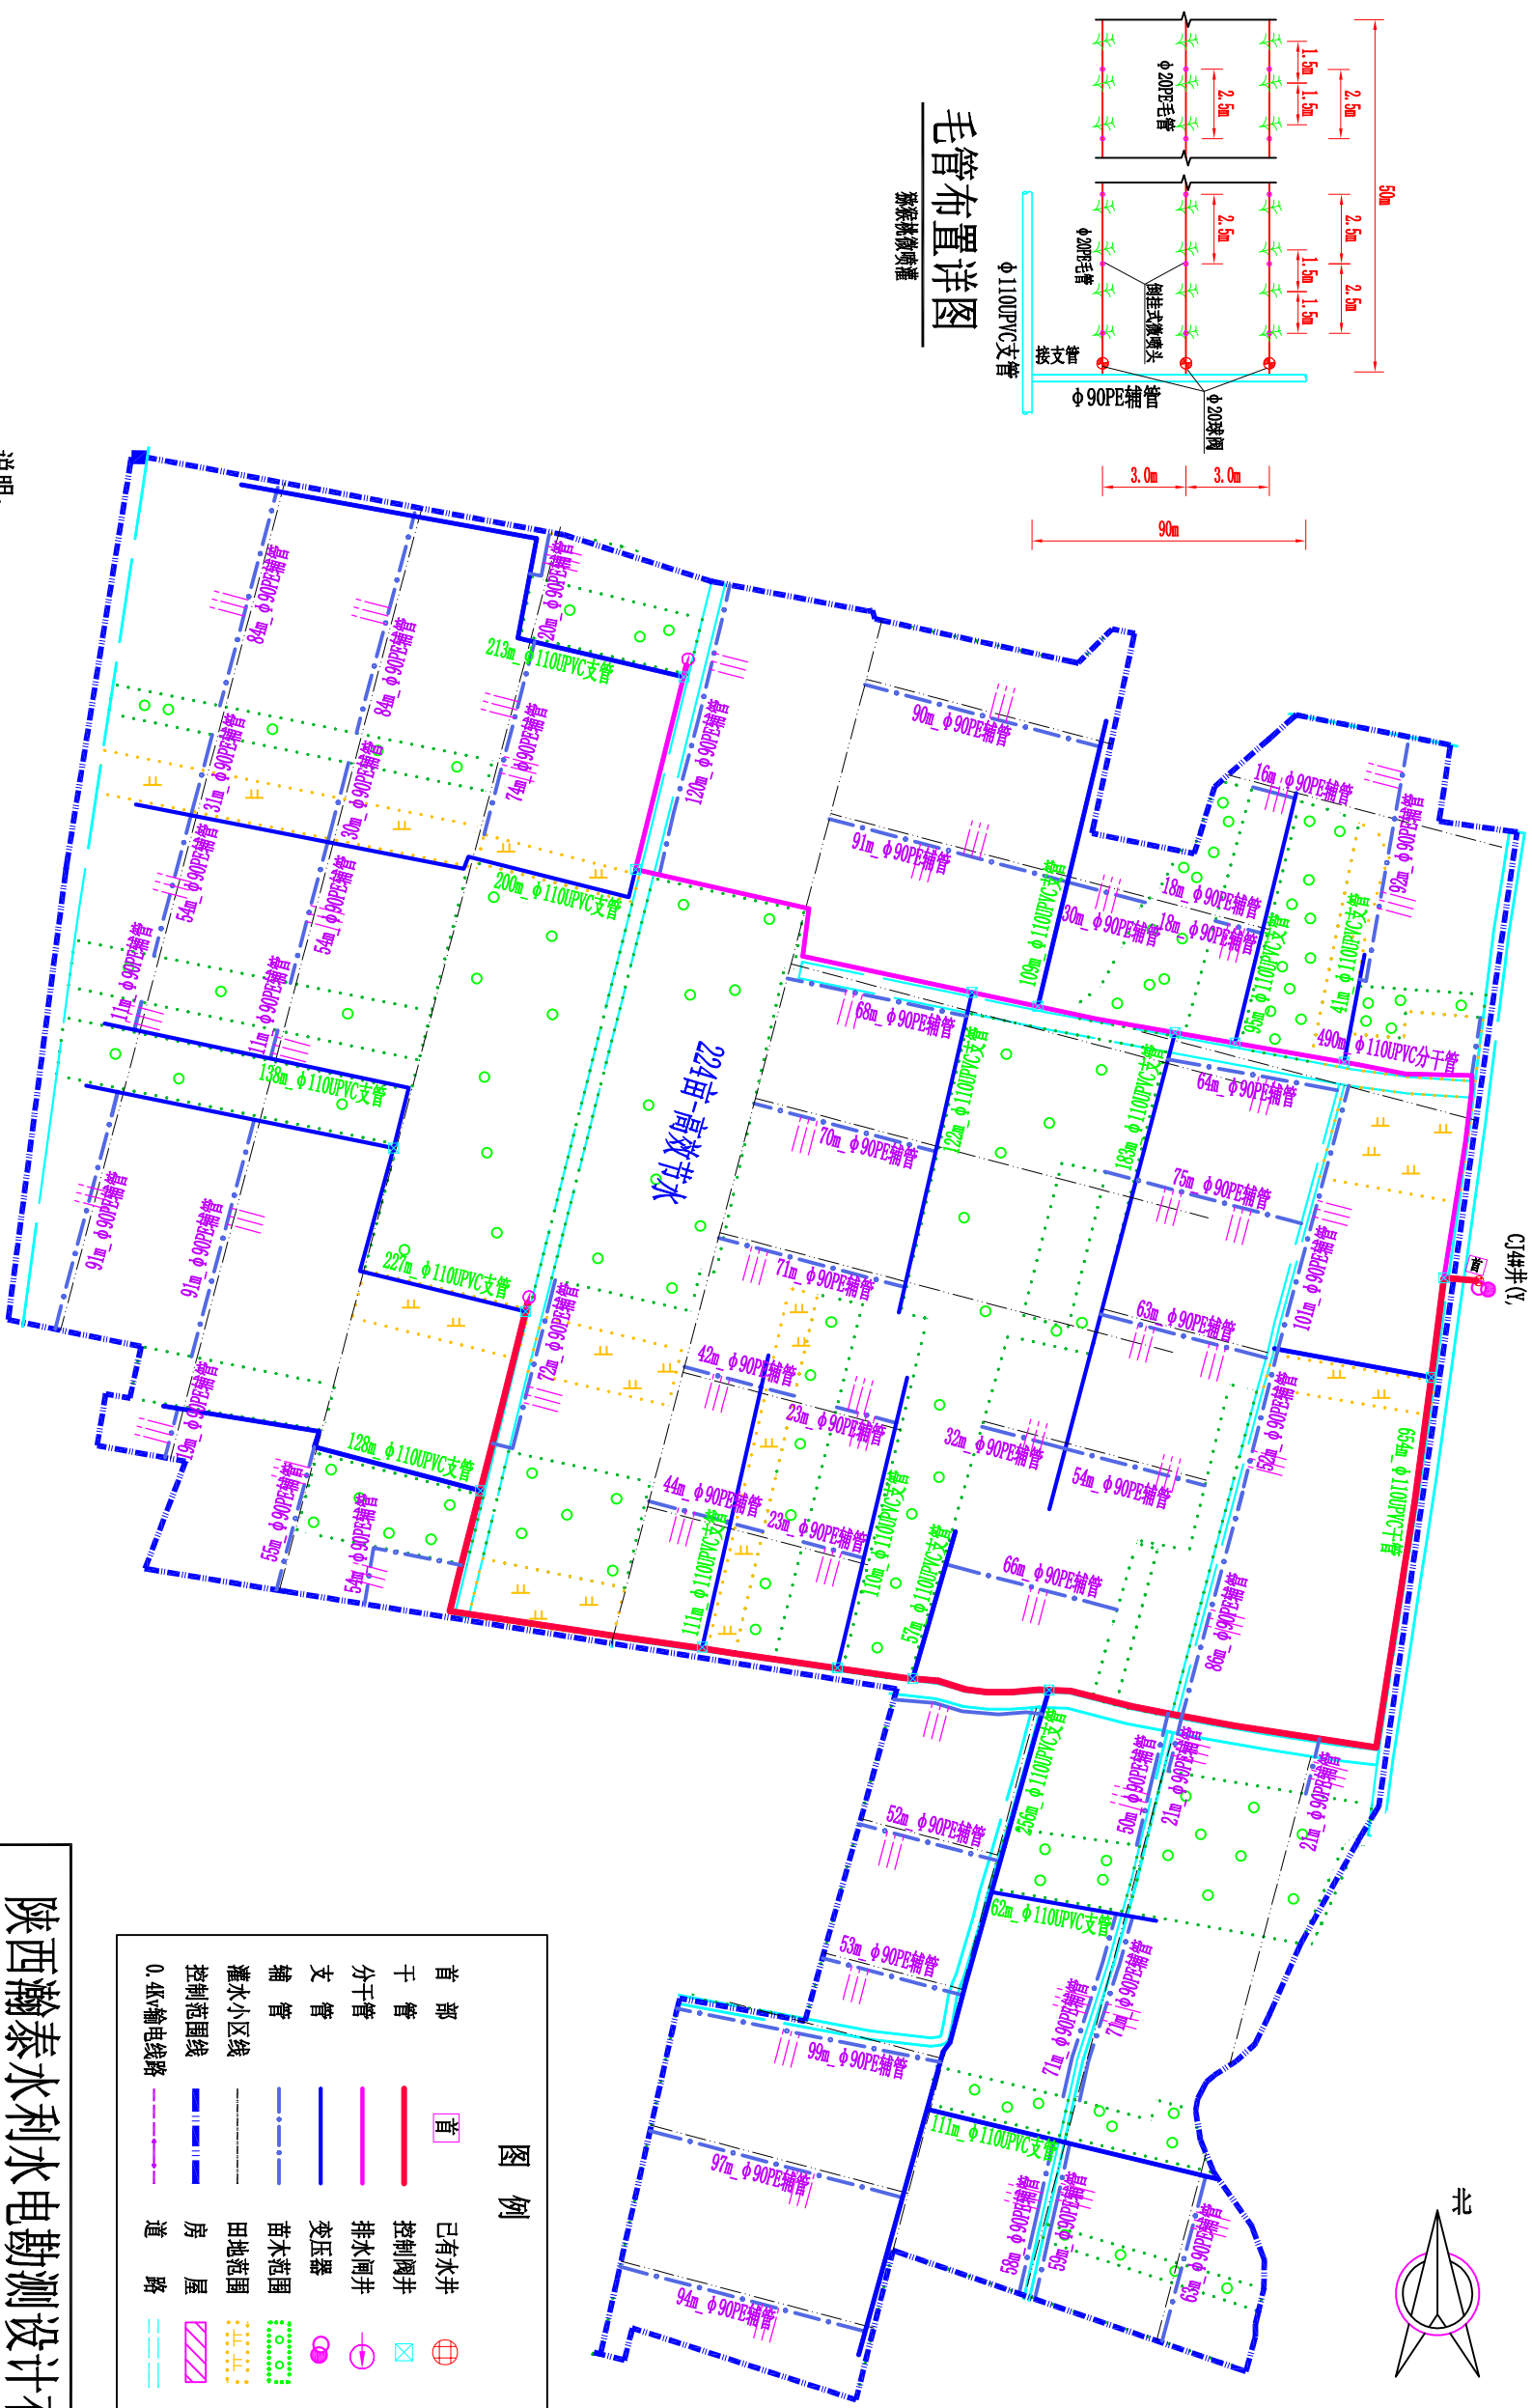

说明:


1. 图中尺寸除管径和标注以毫米计外，其余均以米计；
2. 本次微喷灌溉系统水源为已有机井，猕猴桃面积224亩，田间灌水小区尺寸为 $90\text{m} \times 50\text{m}$ ；
3. 微喷灌首部为离心+网式过滤系统，田间干管和支管为 $\phi 110\text{UPVC}$ 管/ 1.0MPa ，辅管为 $\phi 90\text{PE}$ 管/ 0.8MPa ；田间毛管为 $\phi 20\text{PE}$ 管/ 0.4MPa ；
4. 微喷喷头采用倒挂式微喷头，喷头流量 60L/h ，喷径范围 3.5m ，喷头间距 2.5m ，行距 3m ；
5. 在进行灌溉时，一次开1条支管，一条支管开1条辅管，作为一个轮灌小区，单个灌水小区一次灌溉时间 4.0h 。

陕西瀚泰水利水电勘测设计有限公司			
批准	牛 昱	翠峰镇陈家村	
核定	杨元波	猕猴桃高效节水建设项目	实施
审查	王 凯	水 工	方案
校核	袁 凯		
设计	王 凯	CJ4井小微喷灌田间管网平面图	
设计证号	比例		
A261011636	图 号		
	ZL-MHT-CFCJ-05		

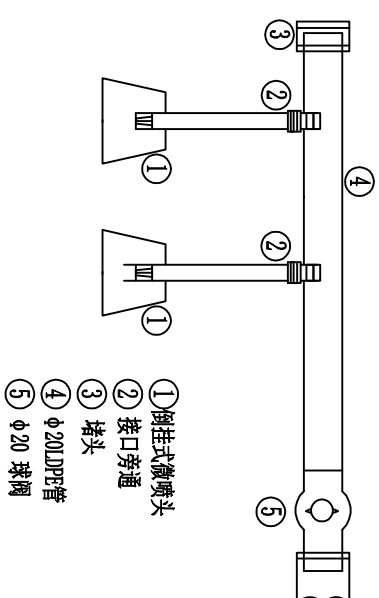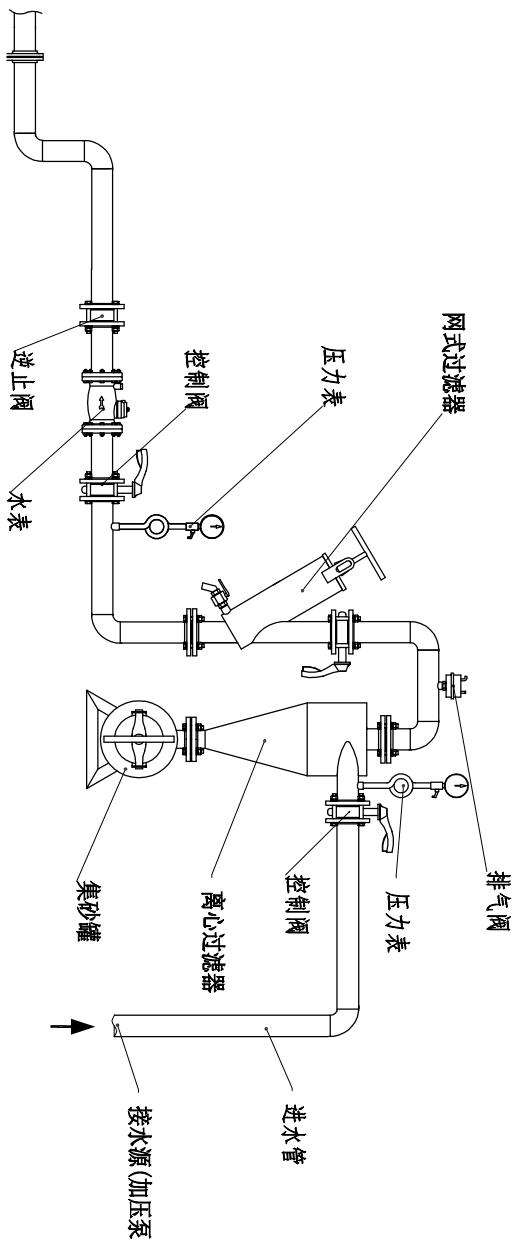

微喷灌系统首部枢纽结构示意图

(离心+网式过滤器)

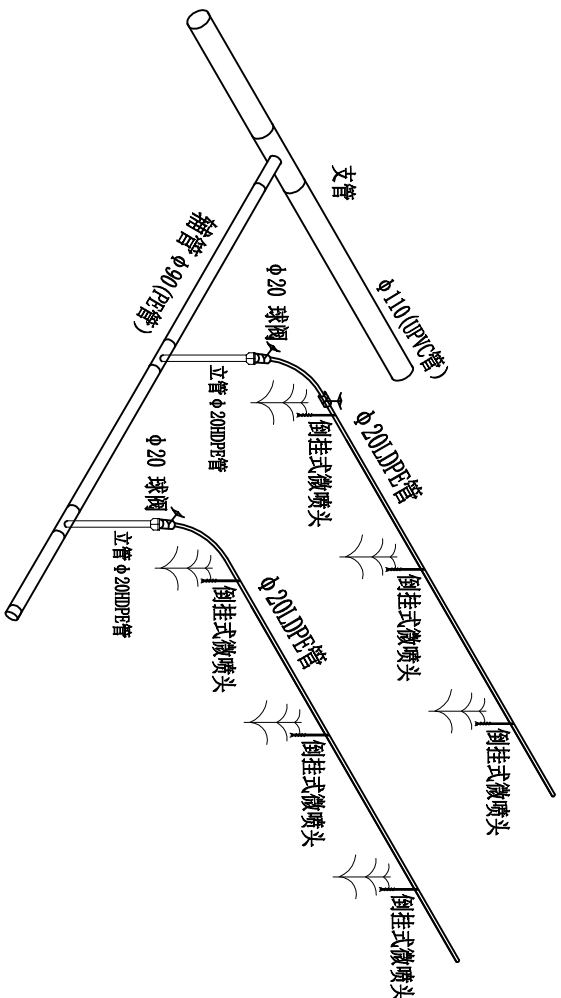


说明:


- 图中管径单位为毫米, 其余均以米计;
- 本设计过滤系统布置在管理房内, 过滤器选择离心+网式过滤器, 过滤精度120目, 设计流量 $Q \geq 50m^3/h$;
- 安装首部离心+网式过滤器时, 过滤器应按照产品说明书所提供的安装图进行安装, 并注意输水流向标记安装, 不得反向;
- 安装计理仪表和保护设备时, 安装前应清除封口和接头处的油污和杂物, 压力表应接在环形连接管上并且应按设计要求和流向标记水平安装水表。正确安装逆止阀、进排气阀, 保证其正常工作;
- 安装法兰时应保证法兰中心线应与管件轴线重合, 紧固螺栓齐全, 能自由穿入孔内, 止水垫不得阻拦过水断面;
- $\phi 20$ 球阀采用铝合金材质, 不得使用老化和直径不合规格的管件。

陕西瀚泰水利水电勘测设计有限公司

批准	牛强	翠峰镇陈家村		实施	方案
核定	杨元波	猕猴桃高效节水建设项目		水工	部分
审查	袁凯	微喷灌首部系统布置图			
校核	袁凯				
设计	刘路远				
设计证号	A261011636	比例	图示	日期	2026.08
		图号			

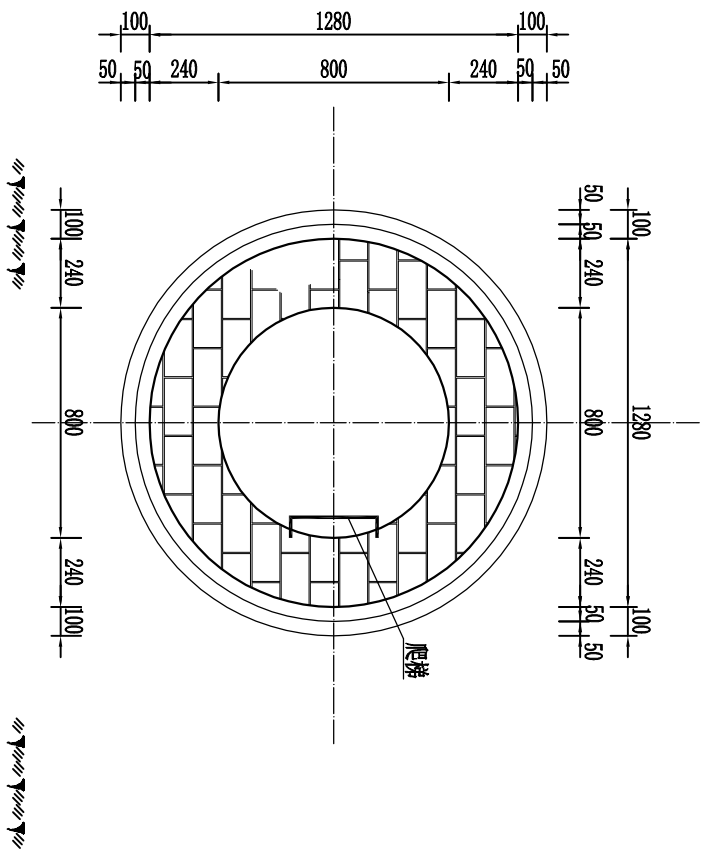


闸阀井平面图
1:25

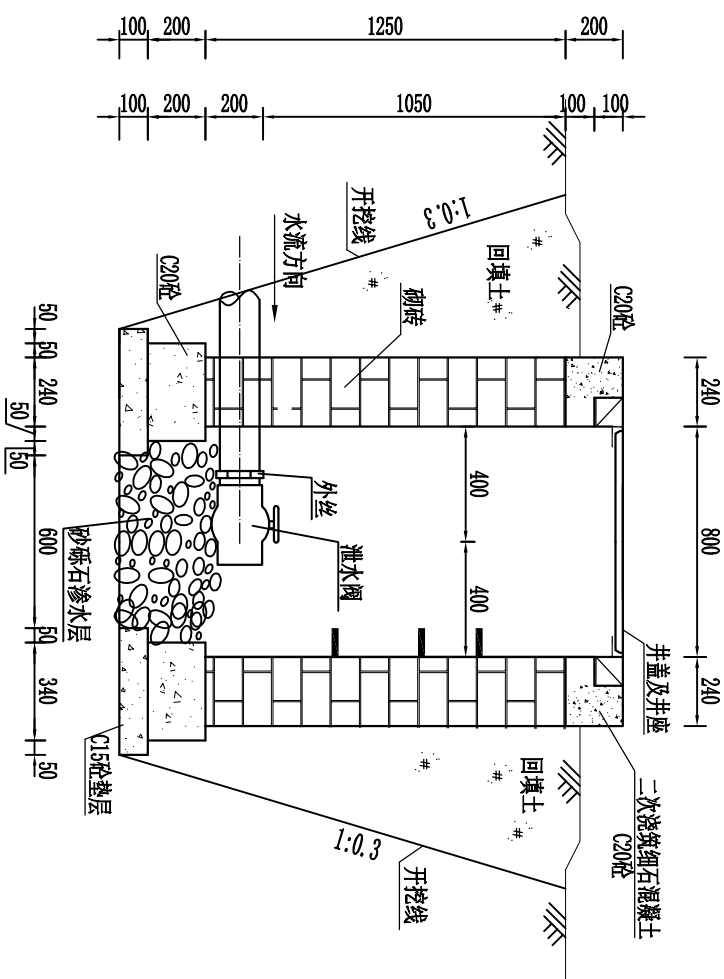

A--A 剖面图 1:25

1. 图中尺寸除高程以米计外, 其余均以毫米计;
2. 阀门的井盖采用铸铁井盖, 垫层采用C20砼, 底板混凝土强度C20, 砌块采用粘土烧结砖;
3. 阀门砖块采用M7.5水泥砂浆砌筑, 砌筑完成后井内壁采用M10.0水泥砂浆抹面;
4. 阀门基础土基压实系数不小于0.95; 周围回填土压实系数不小于0.95;
5. 阀门井顶部高程要求高出地面20cm。

陕西瀚泰水利水电勘测设计有限公司			
批准	牛 强	实施 方案	
核定	杨元波	实施 部分	
审查	王 强	水源林高效节水建设项目	
校核	袁 凯	水工	
设计	王 强	泄水闸井设计图	
设计证书	A261011636	比例	图 示
		图 号	日期
		ZZ-MHT-CFCJ-08	
		2026. 08	

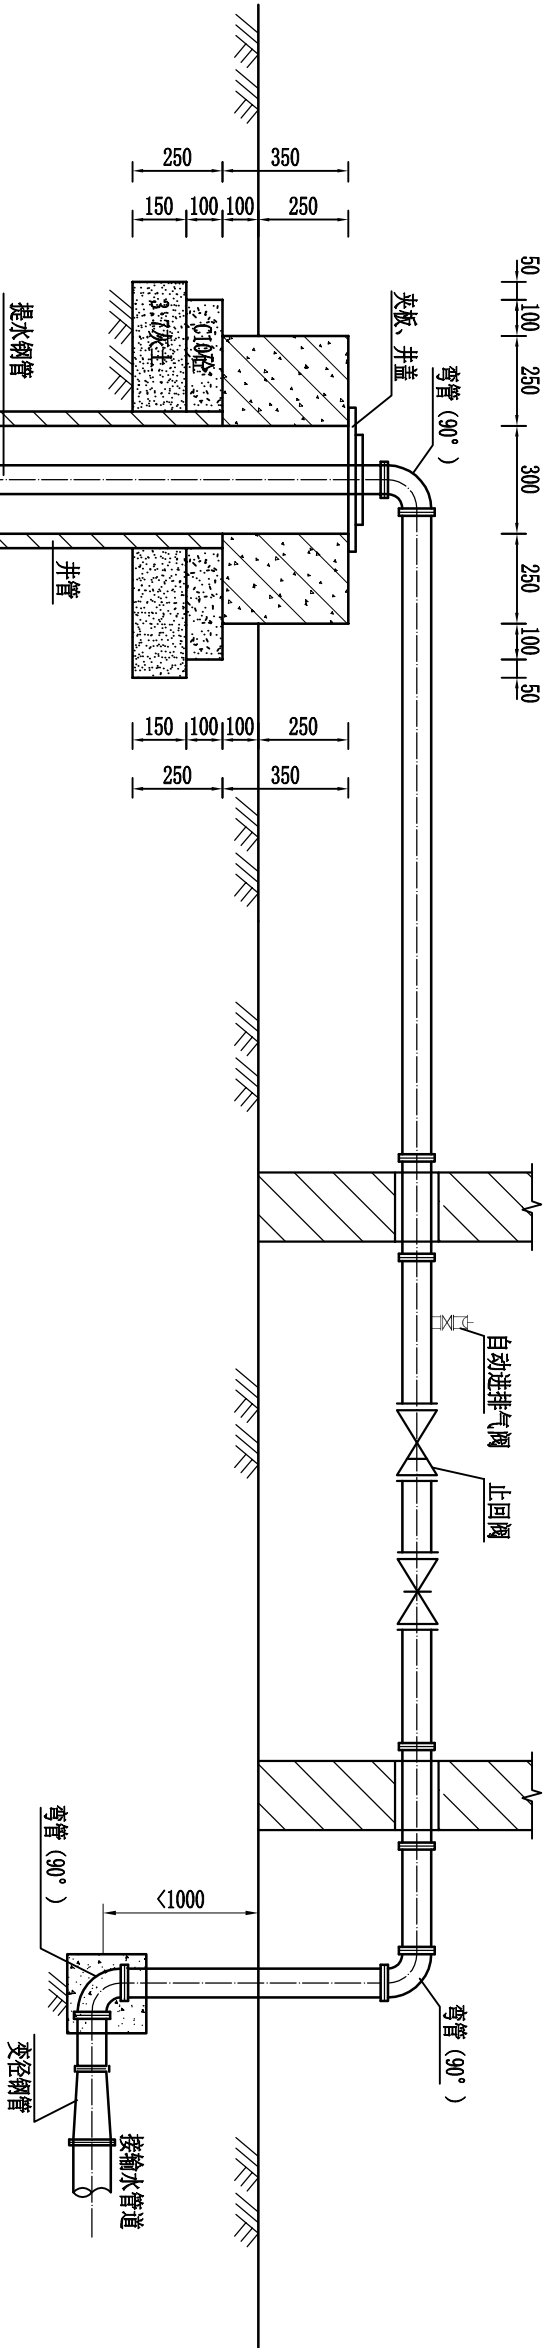

单眼机井水泵安装主要设备材料表

序号	名称	单位	规格	数量	备注
①	潜水泵	台	200QJ-	1	以设计为准
②	提水钢管	m	DN65	100	长度以实际为准
③	90° 弯管	个	DN65	3	双盘弯管
④	自动进排气阀	套	QB1-10	1	DN25
⑤	夹板、井盖	套		1	
⑥	变径管	根	DN65×110	1	双盘管


注：最终材料以实际安装需求为准。

维修机井工程做法

构造部位	适用范围	名称	采用标准图集及编号		备注
			图集号	编号	
室内地面	全部	水泥砂浆地面(有防水)	陕22J01	地6	
外墙面	全部	涂料	陕22J01	外7	外涂4，调和漆，色彩现场自定
内墙面	全部	乳胶漆墙面	陕22J01	内32	白色
顶棚	全部	乳胶漆墙面	陕22J01	棚15	白色
踢脚	全部	水泥砂浆踢脚	陕22J01	踢2	120高
屋面	全部	卷材自带保护层屋面	陕22J01	屋11 4	防水采用3厚SBS改性沥青防水卷材二道设防

注：根据现状井房情况，按照表中相应图集做法进行维修。

机井剖面图 1:20

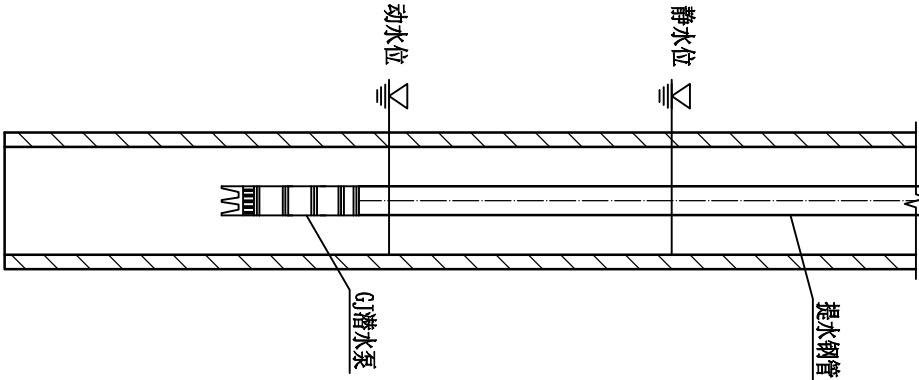

说明：

- 图中尺寸除高程以米计外，其余均以毫米计。
- 机井为管井型式，水泵安装施工时需要保证现状管道和新敷设的管道能够正常运行，具体安装时以水泵现状安装情况为准进行安装；
- 现状泵房维修，要求根据现状井房情况（损坏情况），按照表中相应图集做法进行维修。

陕西瀚泰水利水电勘测设计有限公司					
批准	李强	翠峰镇陈家村		实施	方案
核定	杨元波	猕猴桃高效节水建设项目		水工	部分
审查	王凯	井房维修做法及水泵安装示意图			
校核	袁凯				
设计	刘永远				
设计证号		比例	图示	日期	2026.08
A261011636		图号	ZZ-MHT-CRCJ-09		