

# 太要中心敬老院消防配套工程

工程编号：ZKSHXBSJ-2026-013

设计阶段：施工图



中科盛华工程集团有限公司

2026年05月

中 科 盛 华 工 程 集 团 有 限 公 司

# 工 程 设 计 图 纸 目 录

工程名称 太要中心敬老院消防配套工程


 
工程编号 ZKSHXBSJ-2026-013

专 业 给排水

# 目 录


| 序号      | 图号    | 图名               | 序号                                                     | 图号 | 图名 | 序号 | 图号 | 图名 |
|---------|-------|------------------|--------------------------------------------------------|----|----|----|----|----|
| 1       | 水施-01 | 设计及施工说明、及套管定位平面图 |                                                        |    |    |    |    |    |
| 2       | 水施-02 | 消防水池及泵房1-1剖面图    |                                                        |    |    |    |    |    |
| 3       | 水施-03 | 消防水池及泵房2-2剖面图    |                                                        |    |    |    |    |    |
| 4       | 水施-04 | 消防水池及泵房3-3剖面图    |                                                        |    |    |    |    |    |
| 5       |       |                  |                                                        |    |    |    |    |    |
| 6       |       |                  |                                                        |    |    |    |    |    |
| 7       |       |                  |                                                        |    |    |    |    |    |
| 8       |       |                  |                                                        |    |    |    |    |    |
| 9       |       |                  |                                                        |    |    |    |    |    |
| 10      |       |                  |                                                        |    |    |    |    |    |
| 11      |       |                  |                                                        |    |    |    |    |    |
| 12      |       |                  |                                                        |    |    |    |    |    |
| 13      |       |                  |                                                        |    |    |    |    |    |
| 14      |       |                  |                                                        |    |    |    |    |    |
| 15      |       |                  |                                                        |    |    |    |    |    |
| 16      |       |                  |                                                        |    |    |    |    |    |
| 17      |       |                  |                                                        |    |    |    |    |    |
| 18      |       |                  |                                                        |    |    |    |    |    |
| 19      |       |                  |                                                        |    |    |    |    |    |
| 20      |       |                  |                                                        |    |    |    |    |    |
| 21      |       |                  |                                                        |    |    |    |    |    |
| 22      |       |                  |                                                        |    |    |    |    |    |
| 23      |       |                  |                                                        |    |    |    |    |    |
| 24      |       |                  |                                                        |    |    |    |    |    |
| 25      |       |                  |                                                        |    |    |    |    |    |
| 26      |       |                  |                                                        |    |    |    |    |    |
| 27      |       |                  |                                                        |    |    |    |    |    |
| 28      |       |                  |                                                        |    |    |    |    |    |
| 29      |       |                  |                                                        |    |    |    |    |    |
| 30      |       |                  |                                                        |    |    |    |    |    |
|         |       |                  |                                                        |    |    |    |    |    |
|         |       |                  |                                                        |    |    |    |    |    |
|         |       |                  |                                                        |    |    |    |    |    |
|         |       |                  |                                                        |    |    |    |    |    |
|         |       |                  |                                                        |    |    |    |    |    |
| 更改及作废记录 |       |                  | 日期                        内容                        摘要 |    |    |    |    |    |
|         |       |                  |                                                        |    |    |    |    |    |
|         |       |                  |                                                        |    |    |    |    |    |

日期: 2026 年 05月   日

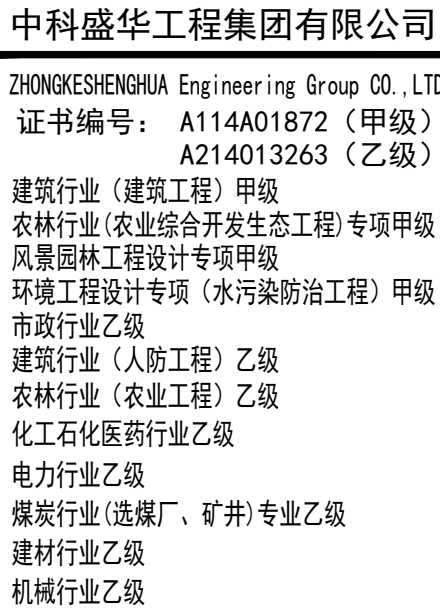[illegible]

|       |                   |                                                                                       |         |
|-------|-------------------|---------------------------------------------------------------------------------------|---------|
|       | 姓 名               | 签 名                                                                                   |         |
| 项目负责人 | 杨旭                |  |         |
| 专业负责人 | 周建虎               |  |         |
| 审核    | 周建虎               |  |         |
| 校对    | 黄卓基               |  |         |
| 设计    | 徐丹妮               |  |         |
| 工程编号  | ZKSHXBSJ-2026-013 |                                                                                       |         |
| 设计阶段  | 施工图               |                                                                                       |         |
| 专业    | 给排水               | 图号                                                                                    | 水施-01   |
| 比例    | 1:100             | 日期                                                                                    | 2026.05 |



 

建筑行业（建筑工程）甲级  
农林行业（农业综合开发生态工程）专项甲级  
风景园林工程设计专项甲级  
环境工程设计专项（水污染防治工程）甲级  
市政行业乙级  
建筑行业（人防工程）乙级  
农林行业（农业工程）乙级  
化工石化医药行业乙级  
电力行业乙级  
煤炭行业（选煤厂、矿井）专业乙级  
建材行业乙级  
机械行业乙级

图 名:


消防水池及泵房1-1剖面图

|       |     |     |
|-------|-----|-----|
|       | 姓 名 | 签 名 |
| 项目负责人 | 杨旭  | 杨旭  |
| 专业负责人 | 周建虎 | 周建虎 |
| 审核    | 周建虎 | 周建虎 |
| 校对    | 黄卓基 | 黄卓基 |
| 设计    | 徐丹妮 | 徐丹妮 |

|      |                   |
|------|-------------------|
| 工程编号 | ZKSHXBSJ-2026-013 |
|------|-------------------|


设计阶段 | 施工图

|    |       |    |         |
|----|-------|----|---------|
| 专业 | 给排水   | 图号 | 水施-02   |
| 比例 | 1:100 | 日期 | 2026.05 |

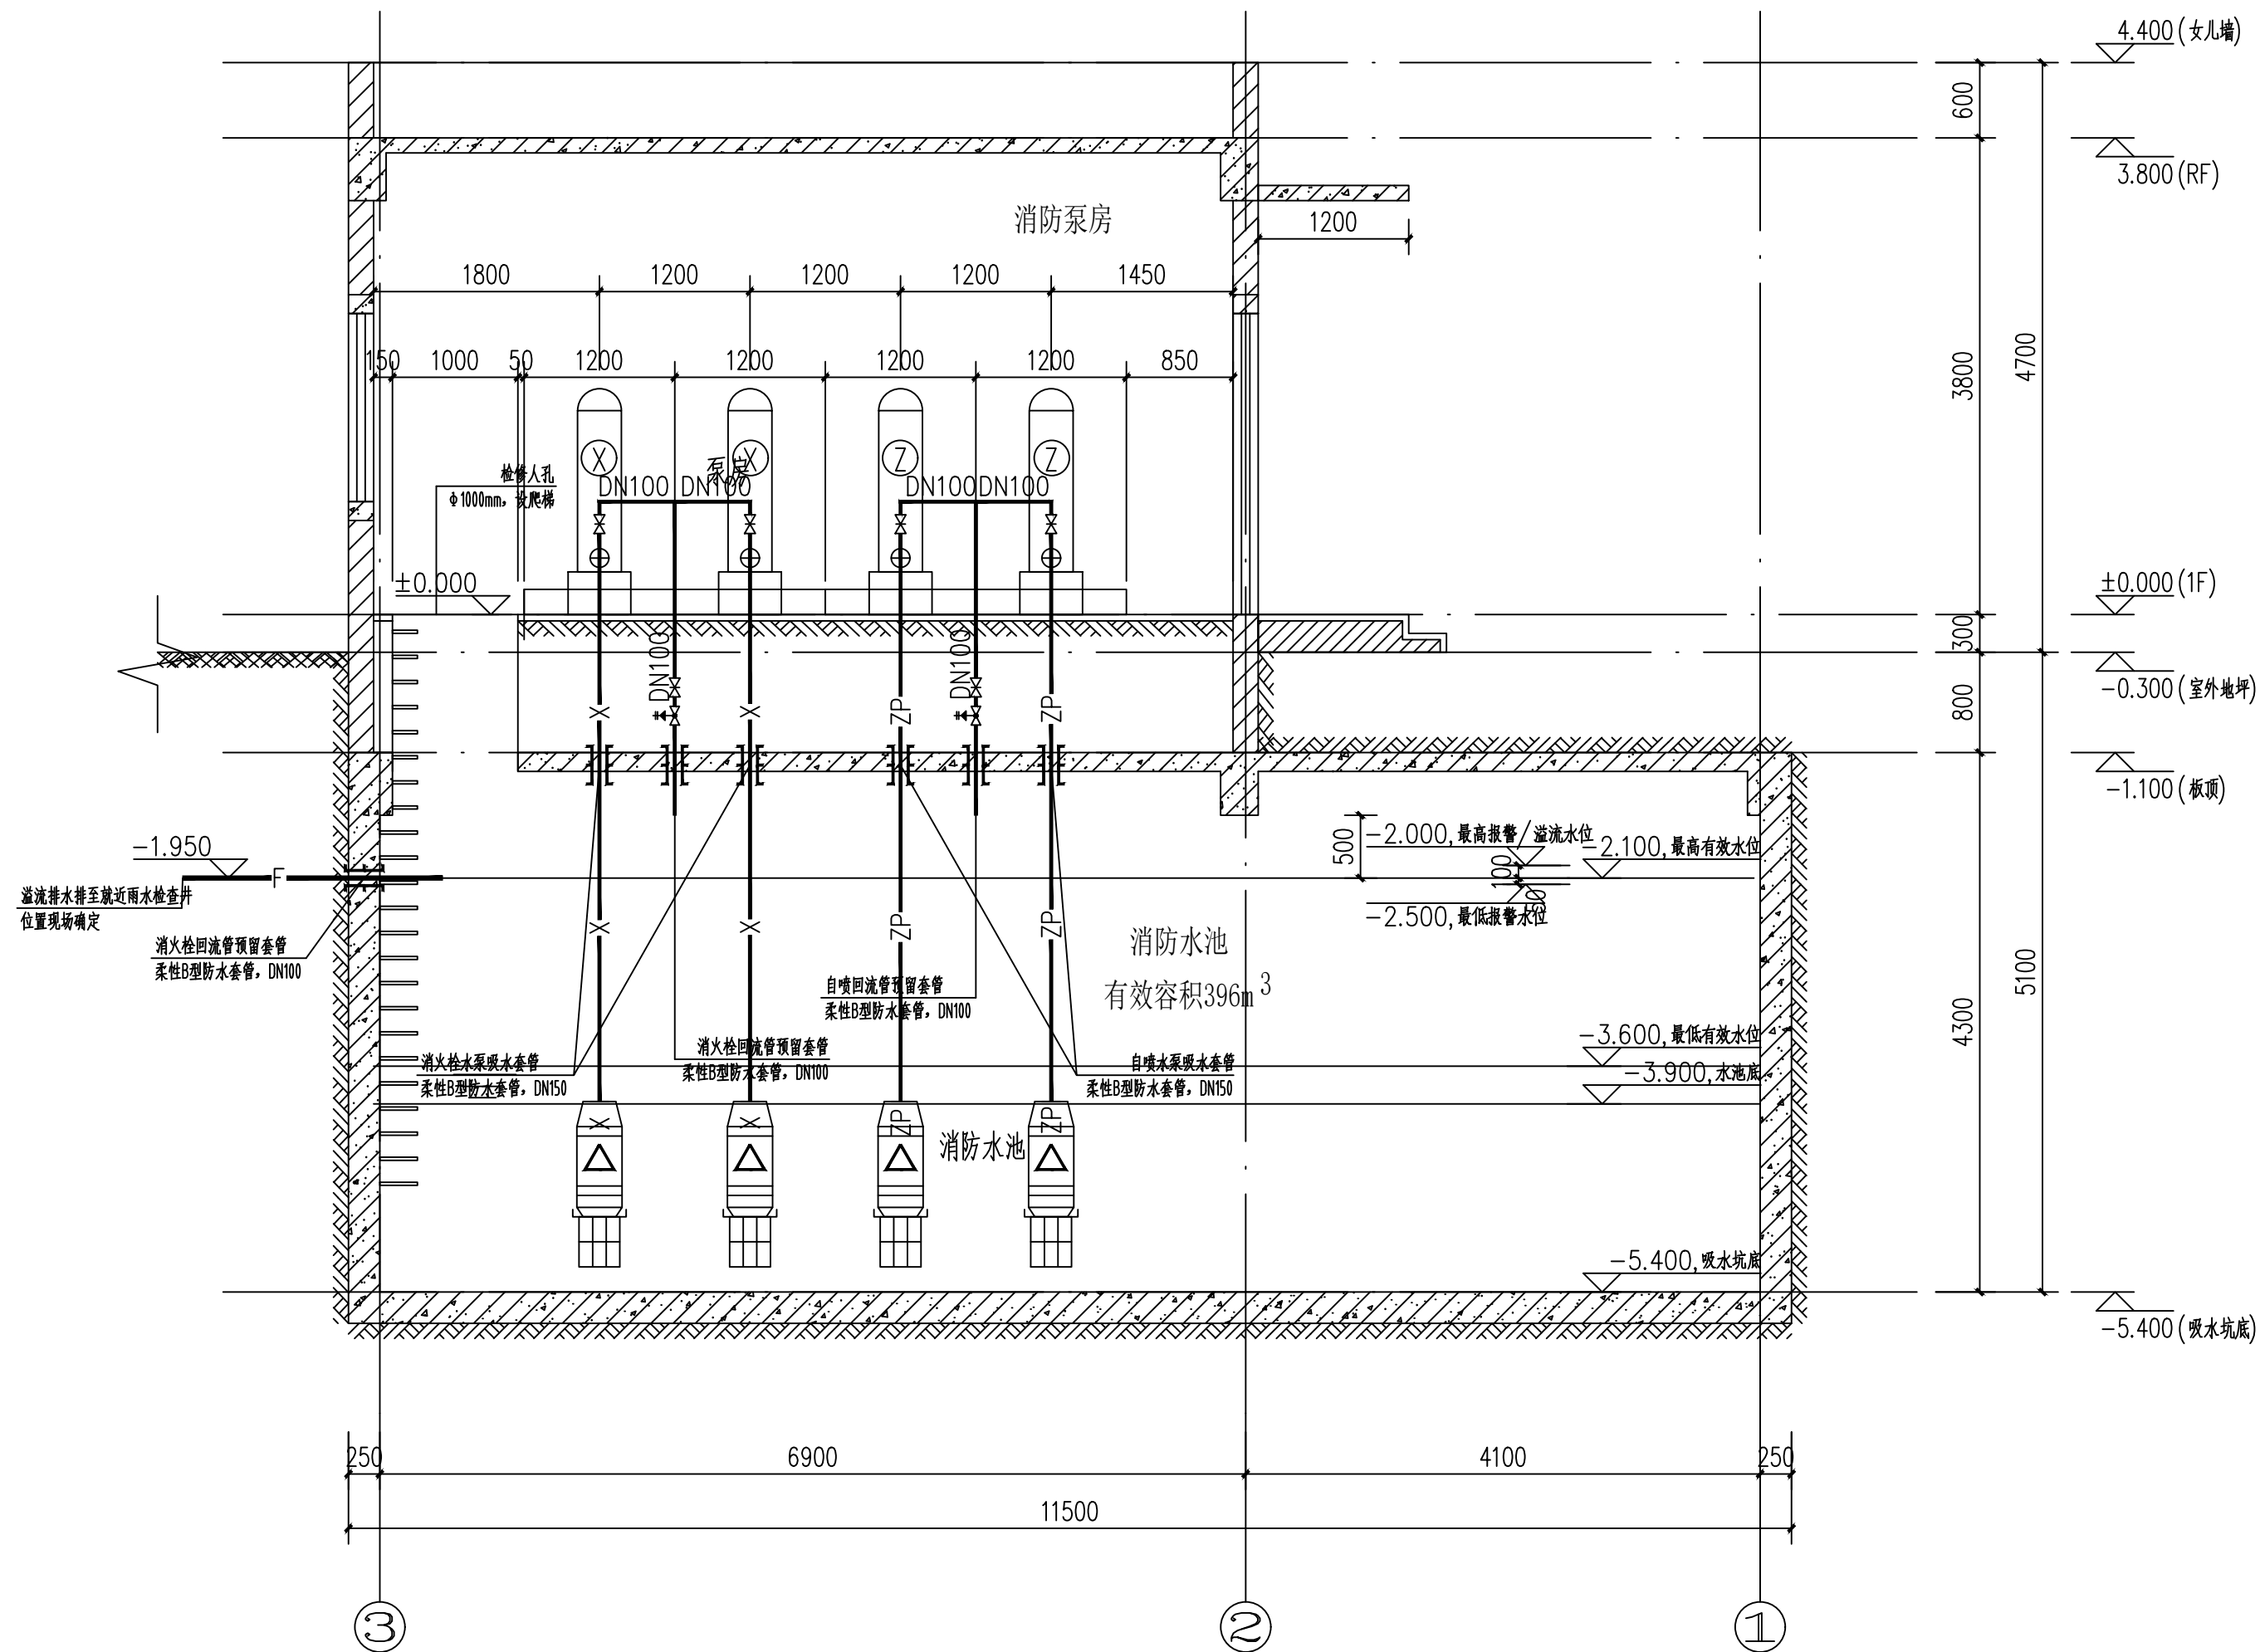

消防水池及泵房1-1剖面图 1:50

注：本次施工仅对套管预埋、留洞等进行施工。

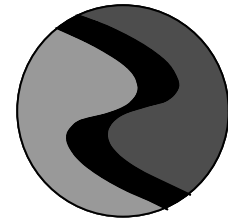

中科盛华工程集团有限公司

ZHONGKESHENGHUA Engineering Group CO.,LTD  
证书编号: A114A01872 (甲级)  
A214013263 (乙级)

建筑行业(建筑工程)甲级  
农林行业(农业综合开发生态工程)专项甲级  
风景园林工程设计专项甲级  
环境工程设计专项(水污染防治工程)甲级  
市政行业乙级  
建筑行业(人防工程)乙级  
农林行业(农业工程)乙级  
化工石化医药行业乙级  
电力行业乙级  
煤炭行业(选煤厂、矿井)专业乙级  
建材行业乙级  
机械行业乙级

建设单位:

太要镇人民政府

工程名称:

太要中心敬老院消防配套工程

子项名称:

图 名:

消防水池及泵房2-2剖面图


|       | 姓 名 | 签 名 |
|-------|-----|-----|
| 项目负责人 | 杨旭  | 杨旭  |
| 专业负责人 | 周建虎 | 周建虎 |
| 审核    | 周建虎 | 周建虎 |
| 校对    | 黄卓基 | 黄卓基 |
| 设计    | 徐丹妮 | 徐丹妮 |

工程编号 ZKSHXBSJ-2026-013

设计阶段 施工图


专业 给排水 图号 水施-03

比例 1:100 日期 2026.05

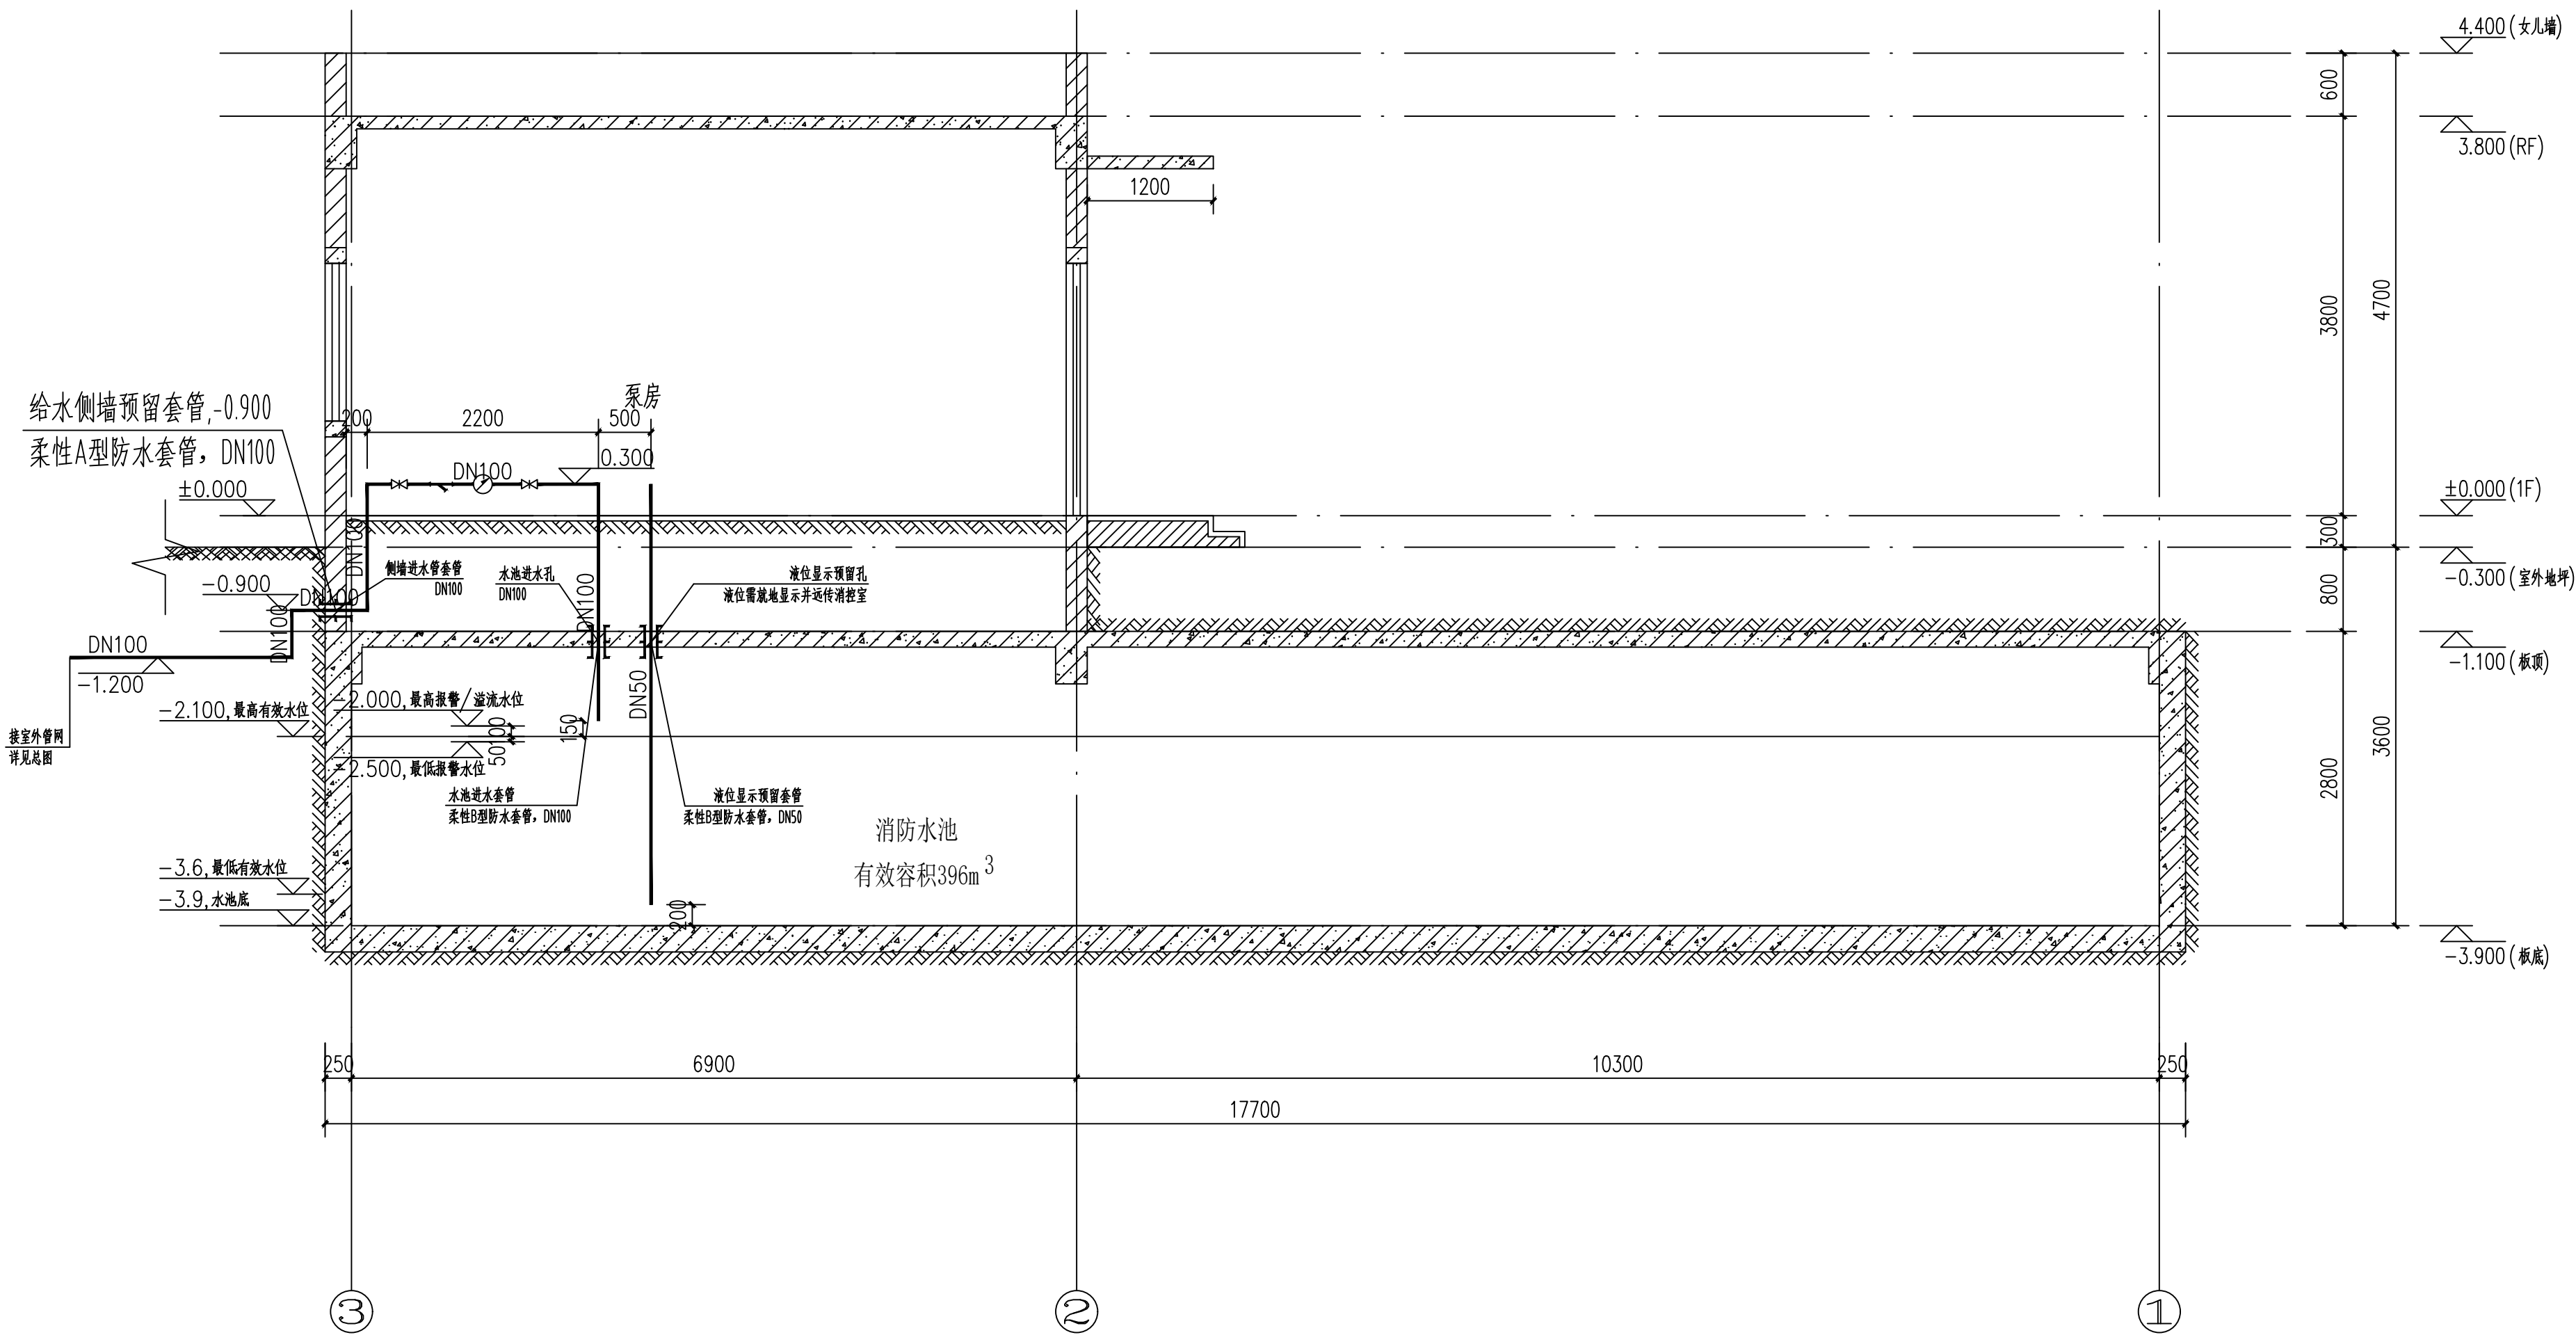

消防水池及泵房2-2剖面图 1:50

注:本次施工仅对套管预埋、留洞等进行施工。

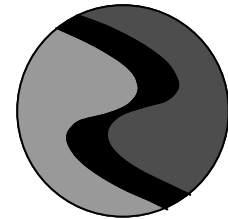

中科盛华工程集团有限公司

ZHONGKESHENGHUA Engineering Group CO.,LTD

证书编号: A114A01872 (甲级)

A214013263 (乙级)

建筑行业(建筑工程)甲级

农林行业(农业综合开发生态工程)专项甲级

风景园林工程设计专项甲级

环境工程设计专项(水污染防治工程)甲级

市政行业乙级

建筑行业(人防工程)乙级

农林行业(农业工程)乙级

化工石化医药行业乙级

电力行业乙级

煤炭行业(选煤厂、矿井)专业乙级

建材行业乙级

机械行业乙级

建设单位:

太要镇人民政府

工程名称:

太要中心敬老院消防配套工程

子项名称:

图 名:

消防水池及泵房3-3剖面图


|       | 姓 名 | 签 名 |
|-------|-----|-----|
| 项目负责人 | 杨旭  | 杨旭  |
| 专业负责人 | 周建虎 | 周建虎 |
| 审核    | 周建虎 | 周建虎 |
| 校对    | 黄卓基 | 黄卓基 |
| 设计    | 徐丹妮 | 徐丹妮 |

工程编号 ZKSHXBSJ-2026-013

设计阶段 施工图

专业 给排水 图号 水施-04

比例 1:100 日期 2026.05

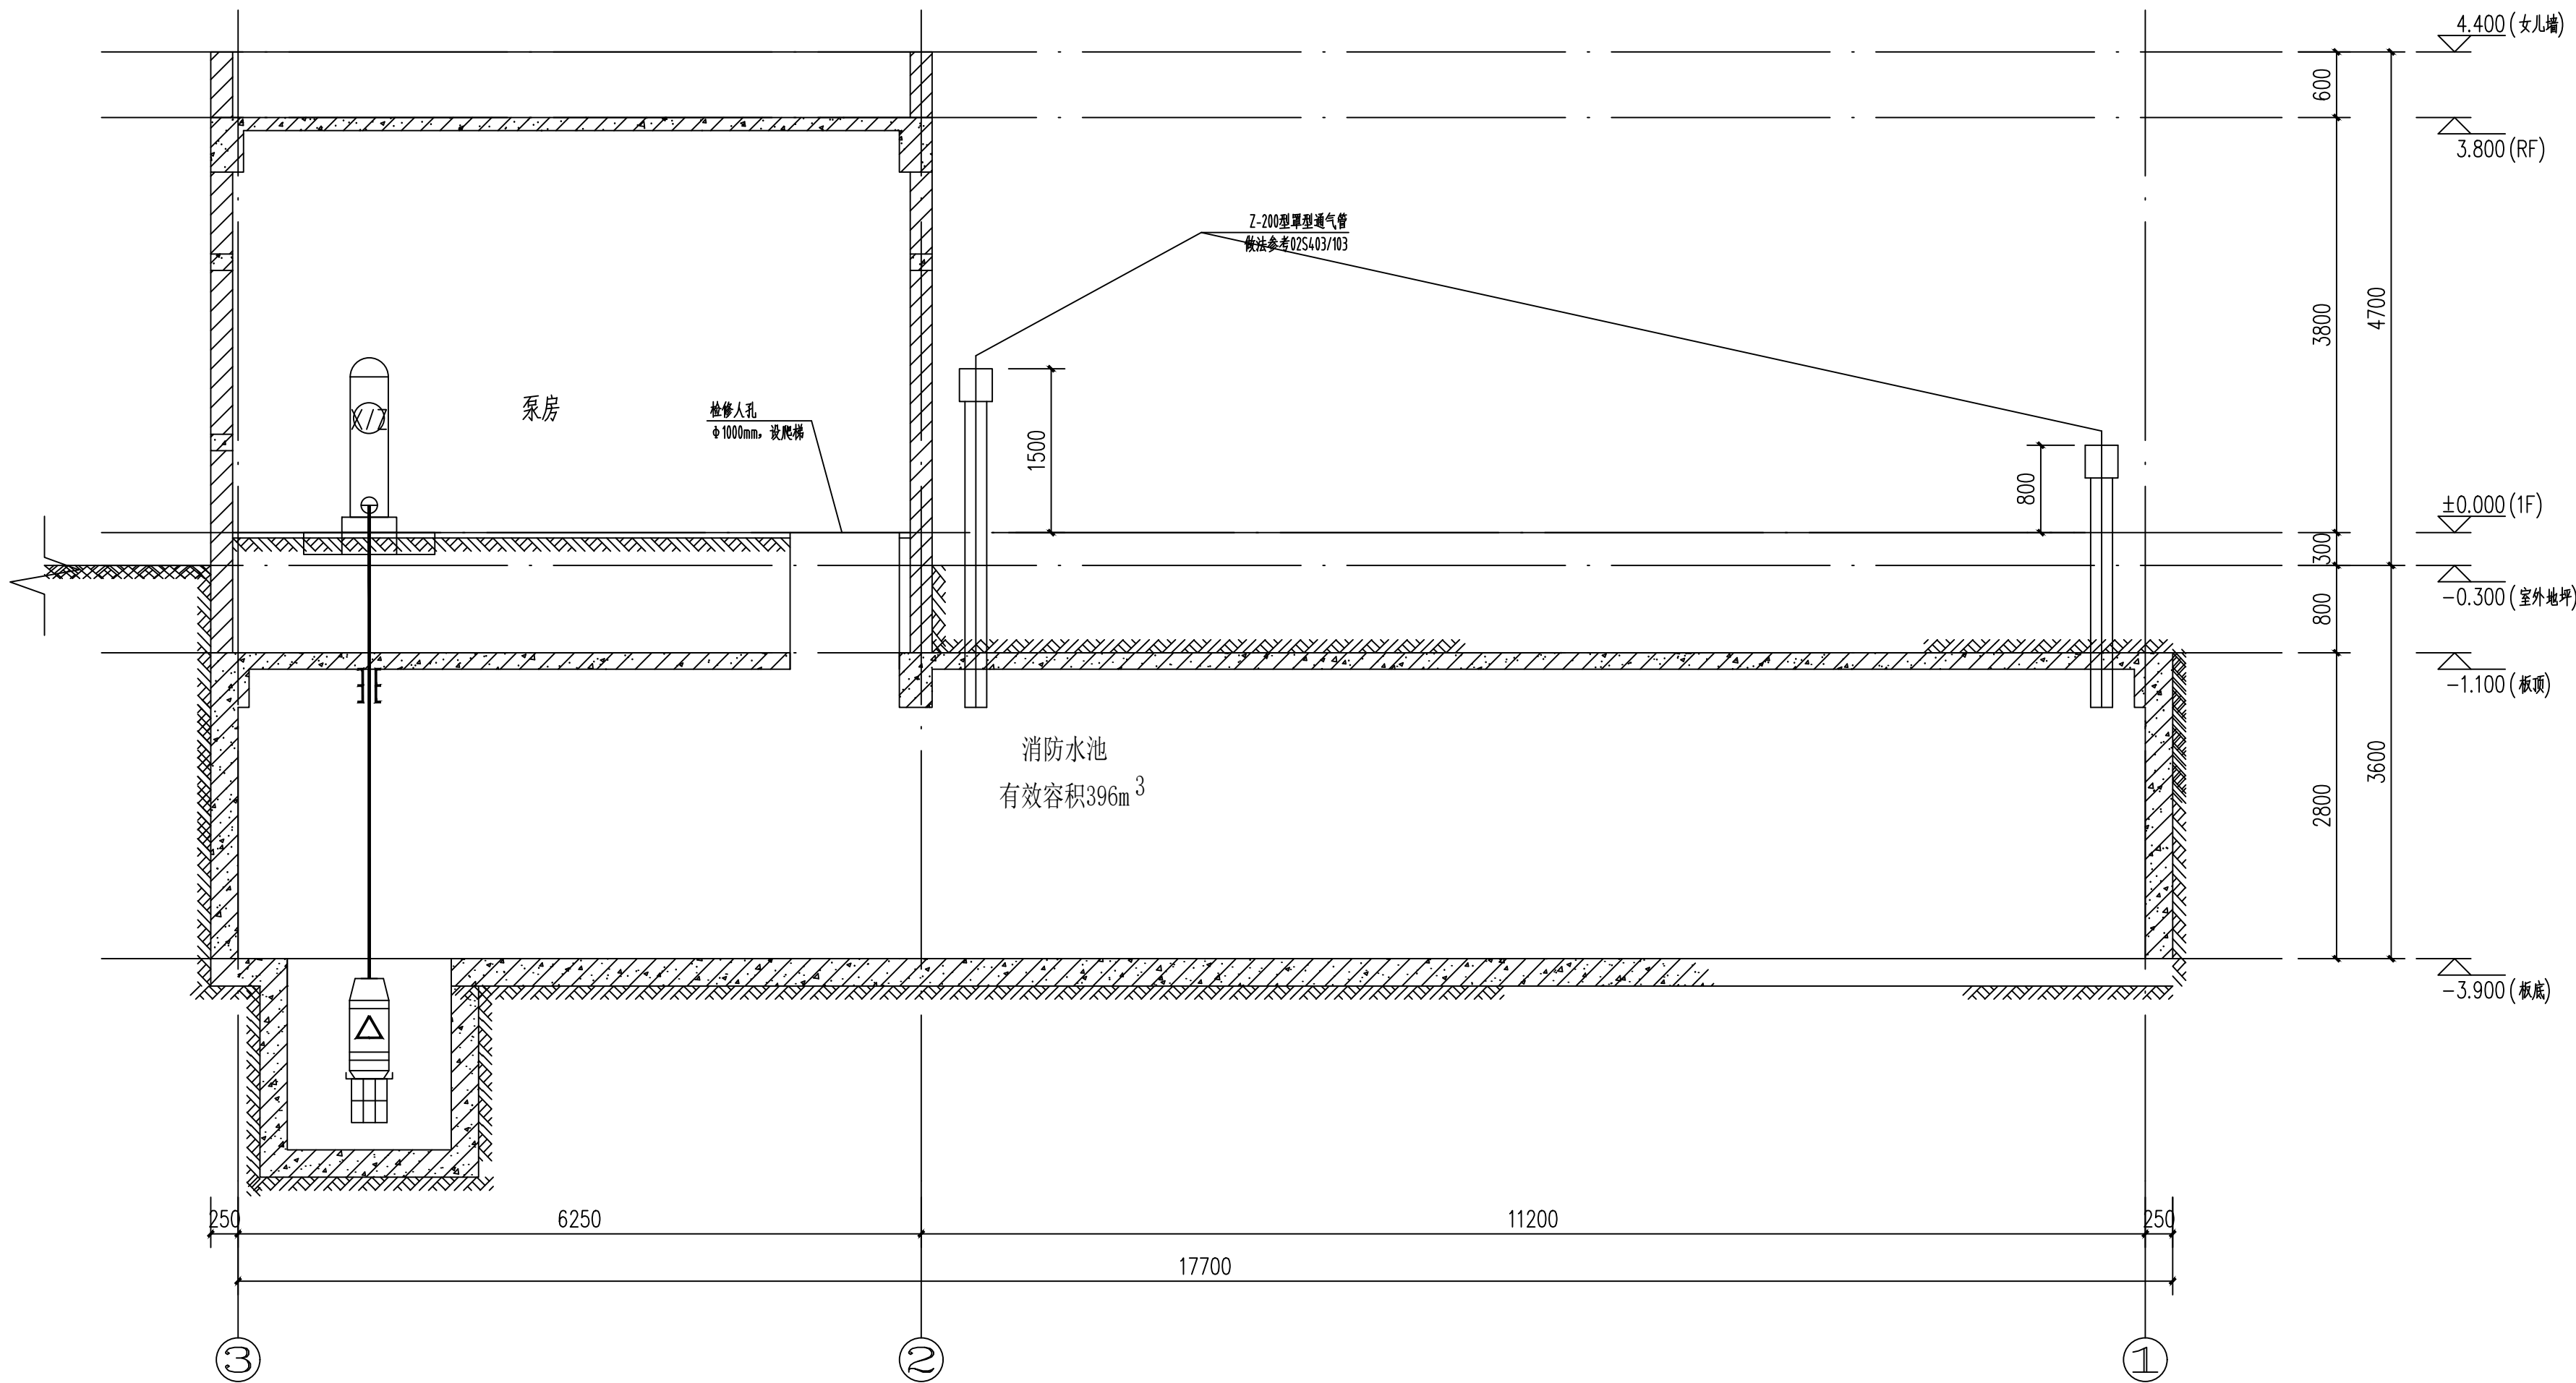

消防水池及泵房3-3剖面图 1:50

注:本次施工仅对套管预埋、留洞等进行施工。