

在梁柱上开预留洞。

本说明未尽之处按照国家、地方标准图集、施工验收规范施工，施工单位遇到问题及时与设计院沟通，协商解决，不得擅自修改工程设计。

根据《建设工程质量管理条例》规定，建设单位应将本工程的施工图设计文件报有关主管部门审查，未经审查批准，不得使用。

本项目施工图应同时有设计单位出图专用章、注册执业章及设计人签名时，方为有效文件。

本工程引用的国家及地方建筑标准图集

《民用建筑电气设计与施工》（2008合订本） 08D800-1~8 《建筑电气工程设计常用图形和文字符号》 09DX001

《建筑电气常用数据》 19DX102-1 《防雷与接地》（2016合订本） D500~D505

《电缆敷设》（2013合订本） D500~D505 《常用电机控制电路图》 16D303-2~3



《建筑电气设施抗震安装》 16D707-1 《电缆防火阻燃设计与施工》 06D105

《室内管线安装》 D302-1~3 《常用低压配电设备及灯具安装》 D702-1~3

《电缆桥架安装》 22D701-3

电源浪涌保护器参数参考表

电源浪涌保护器参数明细表								
SPD类型：限压型					接地制式：TN-S			
参数 级别	耐冲击 电压类别	试验波形	标称放电 电流In	冲击电流 Iimp	耐冲击电 压额定值 Uw	电压保护 水平Up	最大持续 工作电压Uc	安 装 位 置
SPD-1	I类	8/20μs	80kA		4.0kV	≤2.5kV	275/440V	第一级配电箱（柜） 室外配电箱（柜）

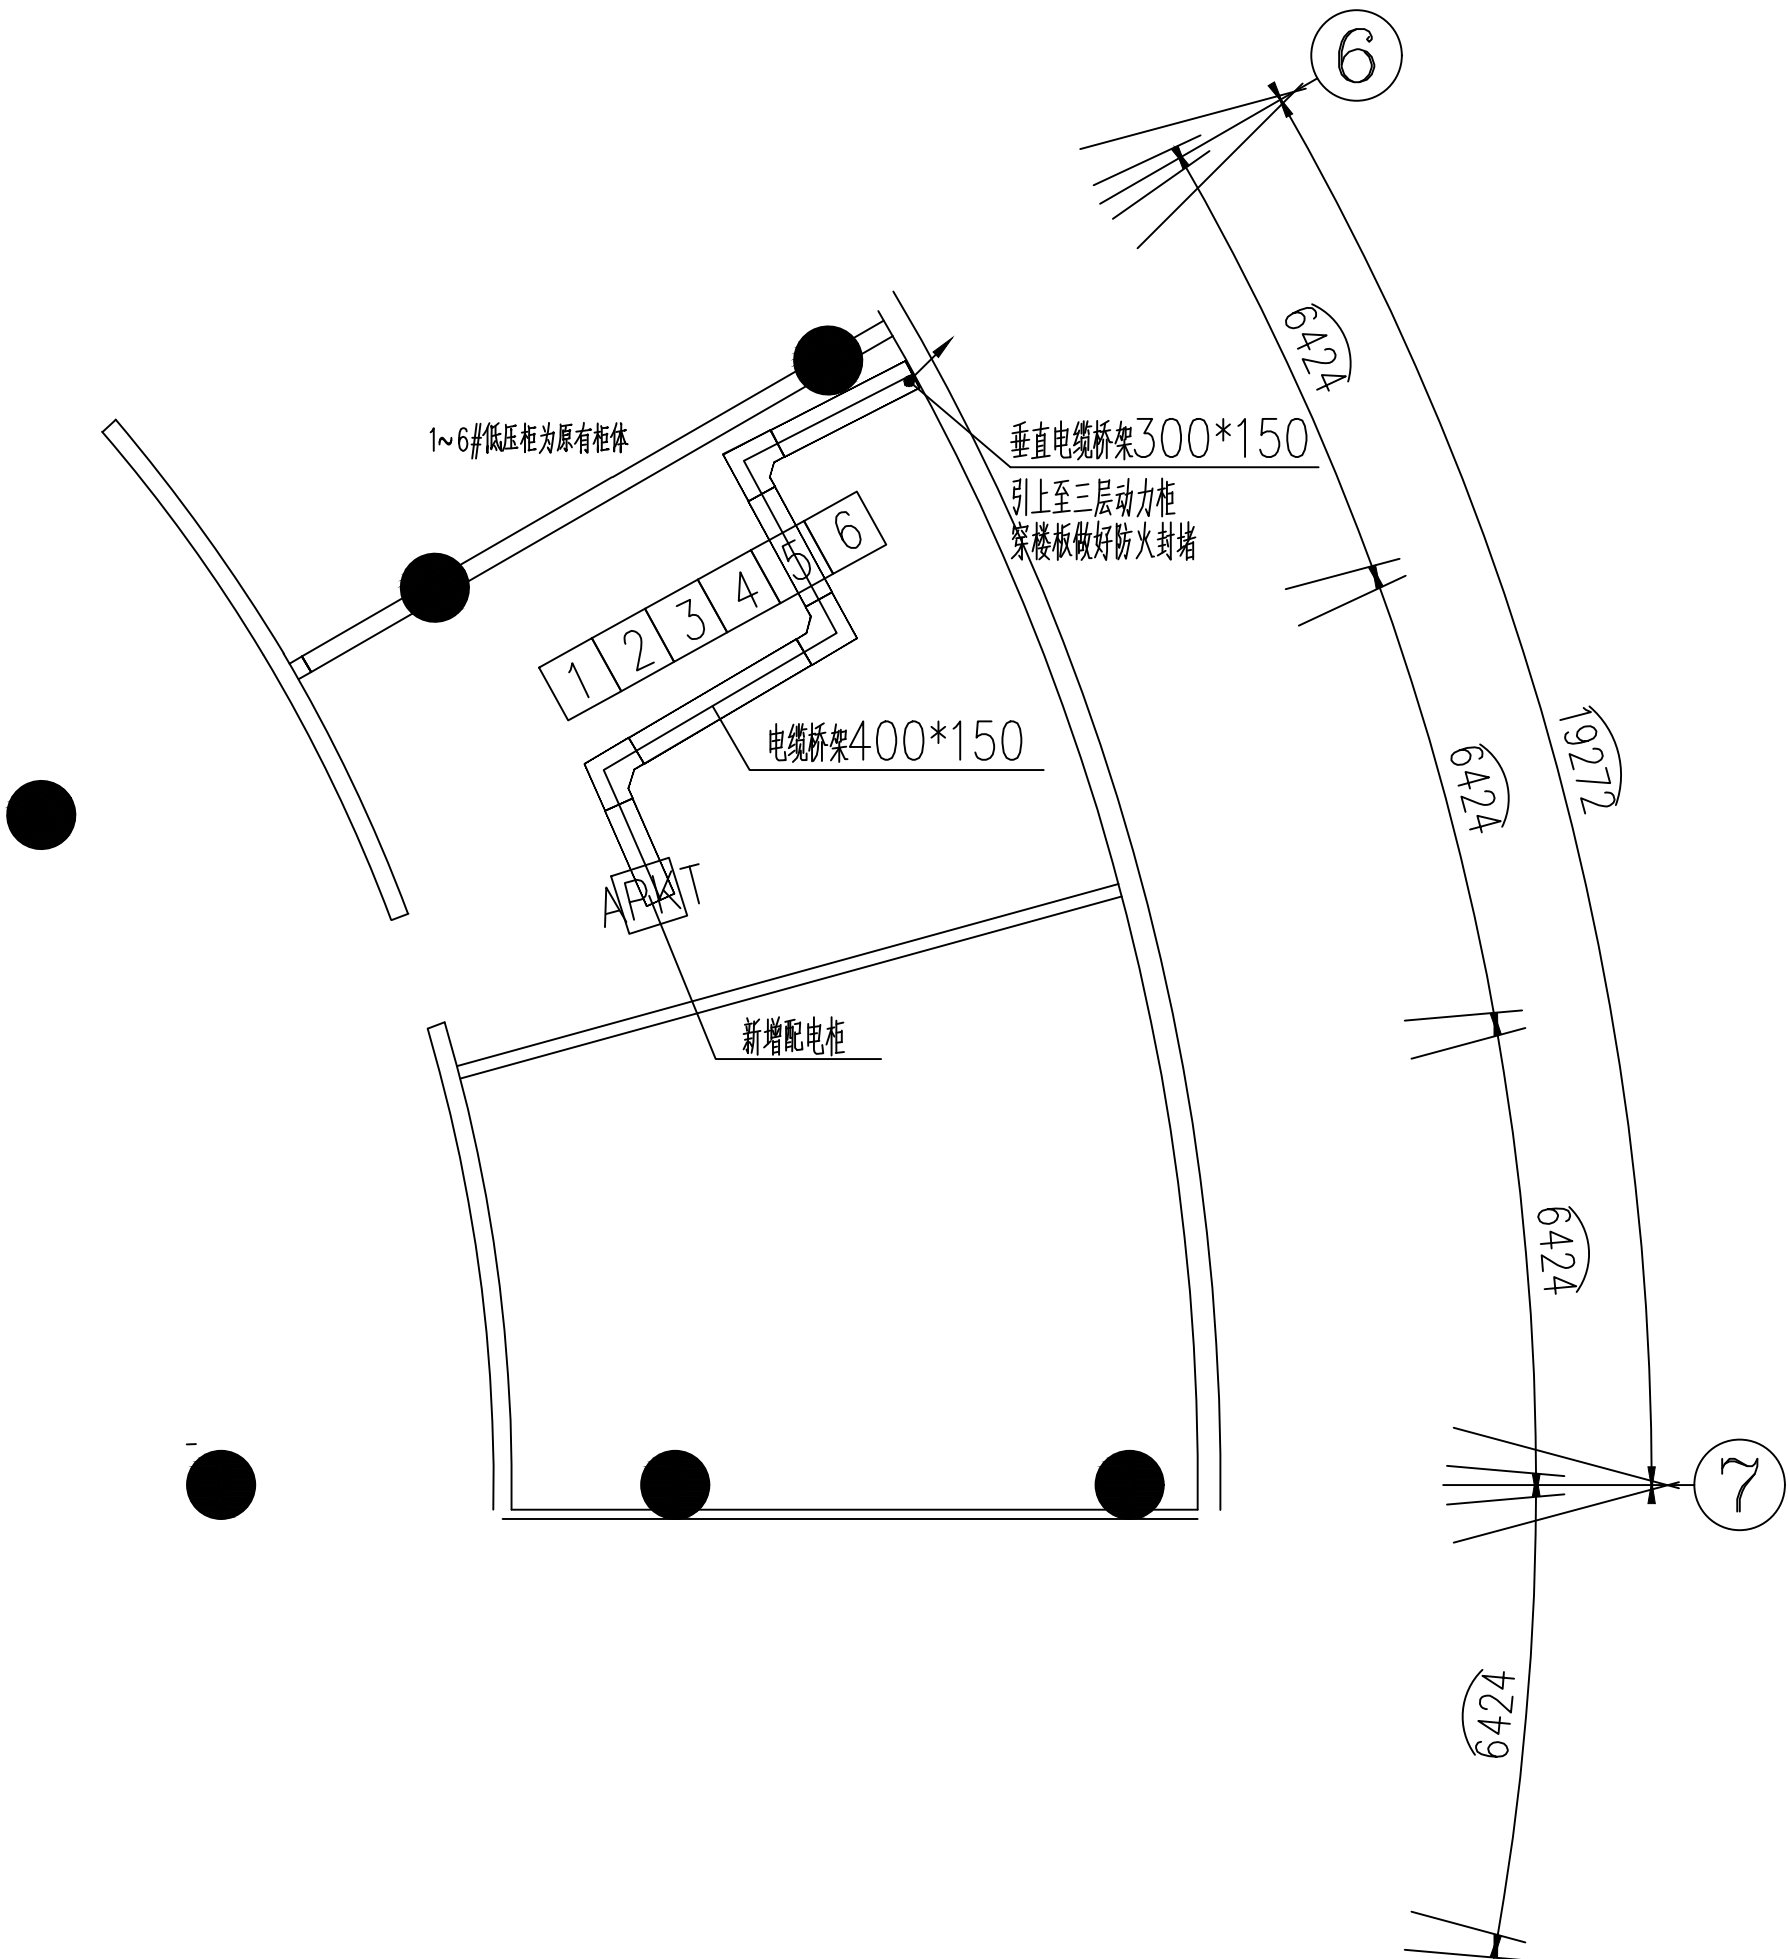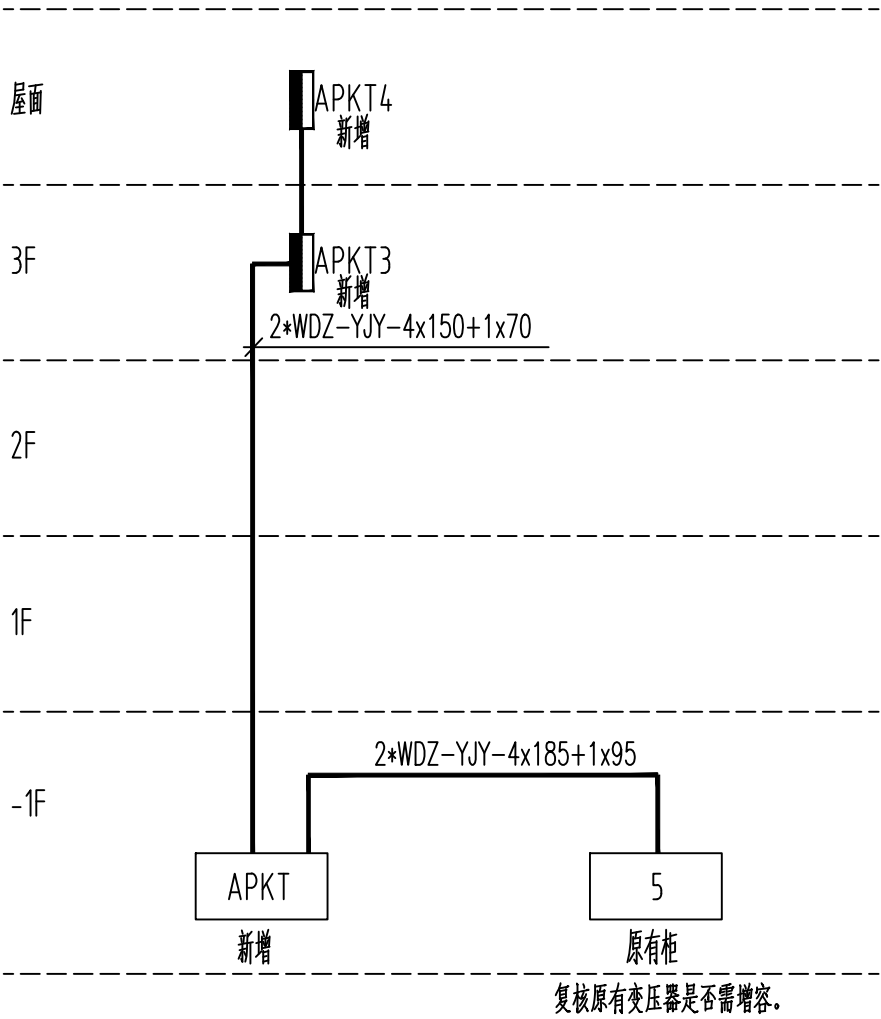

地下一层配电室电气局部平面图 1:150

复核原有变压器是否需增容。



陕西省现代建筑设计研究院有限公司

SHAANKI MODERN ARCHITECTURAL DESIGN & RESEARCH INSTITUTE CO., LTD

西安市浐灞生态区兴泰七街168号 710021

No. 168 Xingtai 7TH Street, Chanba Ecological District, Xi'an Tel: 029-81712696

工程设计资质:

建筑、纺织工程 甲级

证书编号: A161006700

市政、风景园林、环境工程 乙级

证书编号: A261128410

城乡规划编制 乙级

证书编号: 陕自资规乙字23610043

合作设计单位 CO-OPERATED WITH

出图章 SEAL FOR ISSUE

注册章 REGISTRATION SEAL

备 注 NOTES

项目名称 PROJECT NAME

陕西省美术博物馆

子项名称 SUB PROJECT

展厅恒温恒湿改造

图 名 DRAWING TITLE

干线系统图

项目负责人 PROJECT MANAGER	高芳	
审 定 APPROVED	朱建田	
审 核 REVIEWED	朱建田	
专业负责人 DISCIPLINE LEADER	张鑫	
校 对 CHECKED	张鑫	
设 计 DESIGNED	赵晓阳	
所 长 DIRECTOR	刘刚	

■ 设计号 PROJECT NO.: 26-01-081

版本号 VER. NO.	01-1	阶 段 PHASE	施工图
比 例 SCALE	1: 100	专 业 DISCIPLINE	电气
日 期 DATE	2026. 06	图 号 DR. NO.	03