

合作设计单位 CO-OPERATED WITH

出图章 SEAL FOR ISSUE

注册章 REGISTRATION SEAL

备注 NOTES

项目名称 PROJECT NAME

陕西省美术博物馆

子项名称 SUB PROJECT

展厅恒温恒湿改造

图 名 DRAWING TITLE

三层电气平面图

项目负责人

高著

審定
APPROVED

未建田

REVIEWED

未建田

DISCIPLINE LEADER

承登

CHECKED

20 21

所长

劉剛

■ 设计号 PROJECT NO.: 26-01-08

版本号	0
-----	---

1-1

阶 段

施工区

比例 SCALE	1:
-------------	----

100

专业
DISCIPLINE


电气

DATE	202
------	-----

26. 06

DR. NO.

05

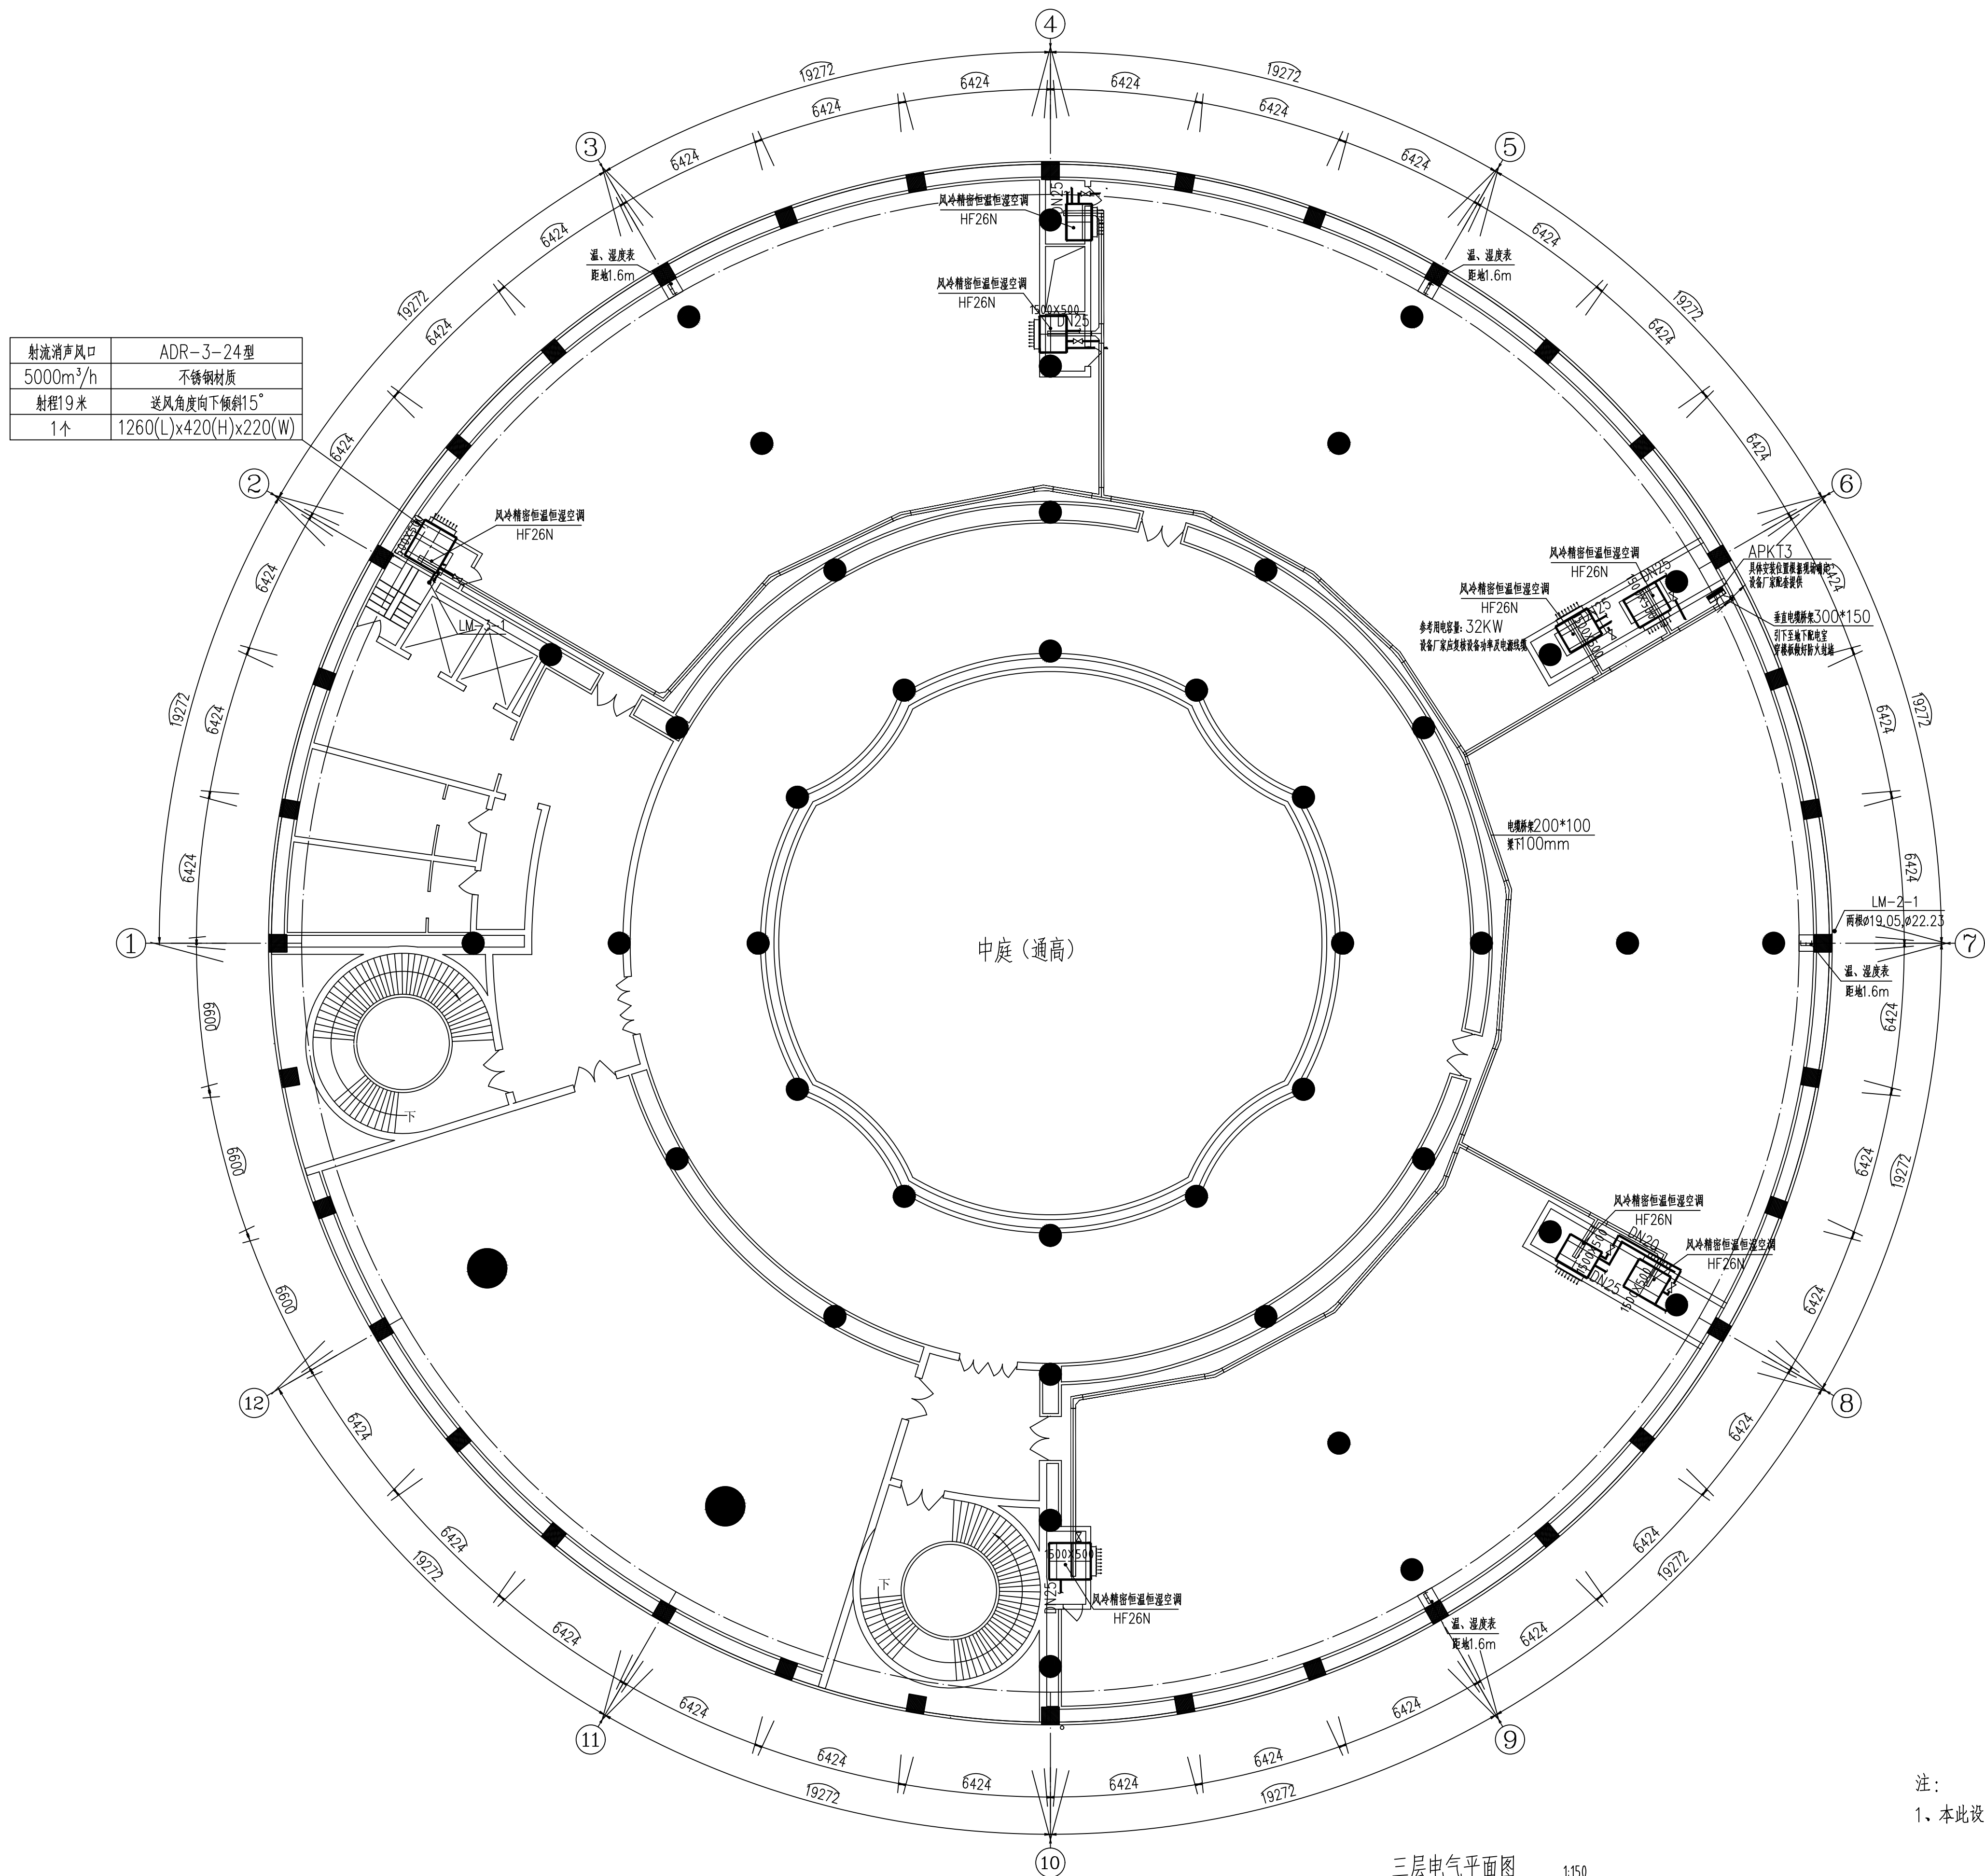

注:

1、本此设计包含空调设备动力供电,具体设备二次控制由厂家提供完成。

三层电气平面图 1:150