



中国轻工业西安设计工程有限责任公司		设计更改单		版次：修改码:0			
				第 5 页 共 5 页			
工程名称	西安曲江老年服务中心建设项目			阶段	施工图	专业	电气
子项名称	1#公寓			图号	9610-2010/MJ-D12-16		
修改人	罗伟	校核	张	审核	郝海燕		
更改原因(本栏不能为空，除打√项外均应填写具体原因)： ☐ 施工图审查意见 ☒ 顾客要求							
更改内容： 3. 根据消防审查意见，照明、动力、消防应各成系统，且在电井内敷设的消防配电线路应采用矿物绝缘类不燃性电缆，消防负荷配电调整为由变电所专线直接供电，补充相关消防配电干线敷设平面图，详见附图十一~十四。 注：1. 消防线路明敷时(包括敷设在吊顶内)，应穿金属导管或采用封闭式金属槽盒保护，金属导管或封闭式金属槽盒应采取防火保护措施。 2. 仅将消防负荷配电回路集中，不改变楼内原配电干线和配电回路开关大小，配电柜设在现有配电室内，视具体情况安装。 3. 电气线路和各类管道穿过防火墙、防火隔墙、竖井井壁、建筑变形缝处和楼板处的孔隙应采取防火封堵措施。防火封堵组件的耐火性能不应低于防火分隔部位的耐火性能要求。 4. 现场电缆桥架内部未设置严密防火封堵的需按要求整改，其空腔及电缆间空隙应采用防火封堵材料密实填塞，封堵厚度及构造做法应满足相应耐火极限要求，确保封堵处严密、牢固、无贯通孔隙，防止烟火沿桥架内部蔓延。							
项目工程师	张	附图	4	张	附资料	0	张
专业所总	石振东	通知日期：			2026年 4月15日		

注：1、本单由修改人填写，专业所总批准，加盖图纸专用章外发。
2、顾客要求设计更改的函件应作为本单的附件随项目管理文件一并归档。
3、本单由项目工程师(设计经理)收集归档。复印件提交技术质量部。

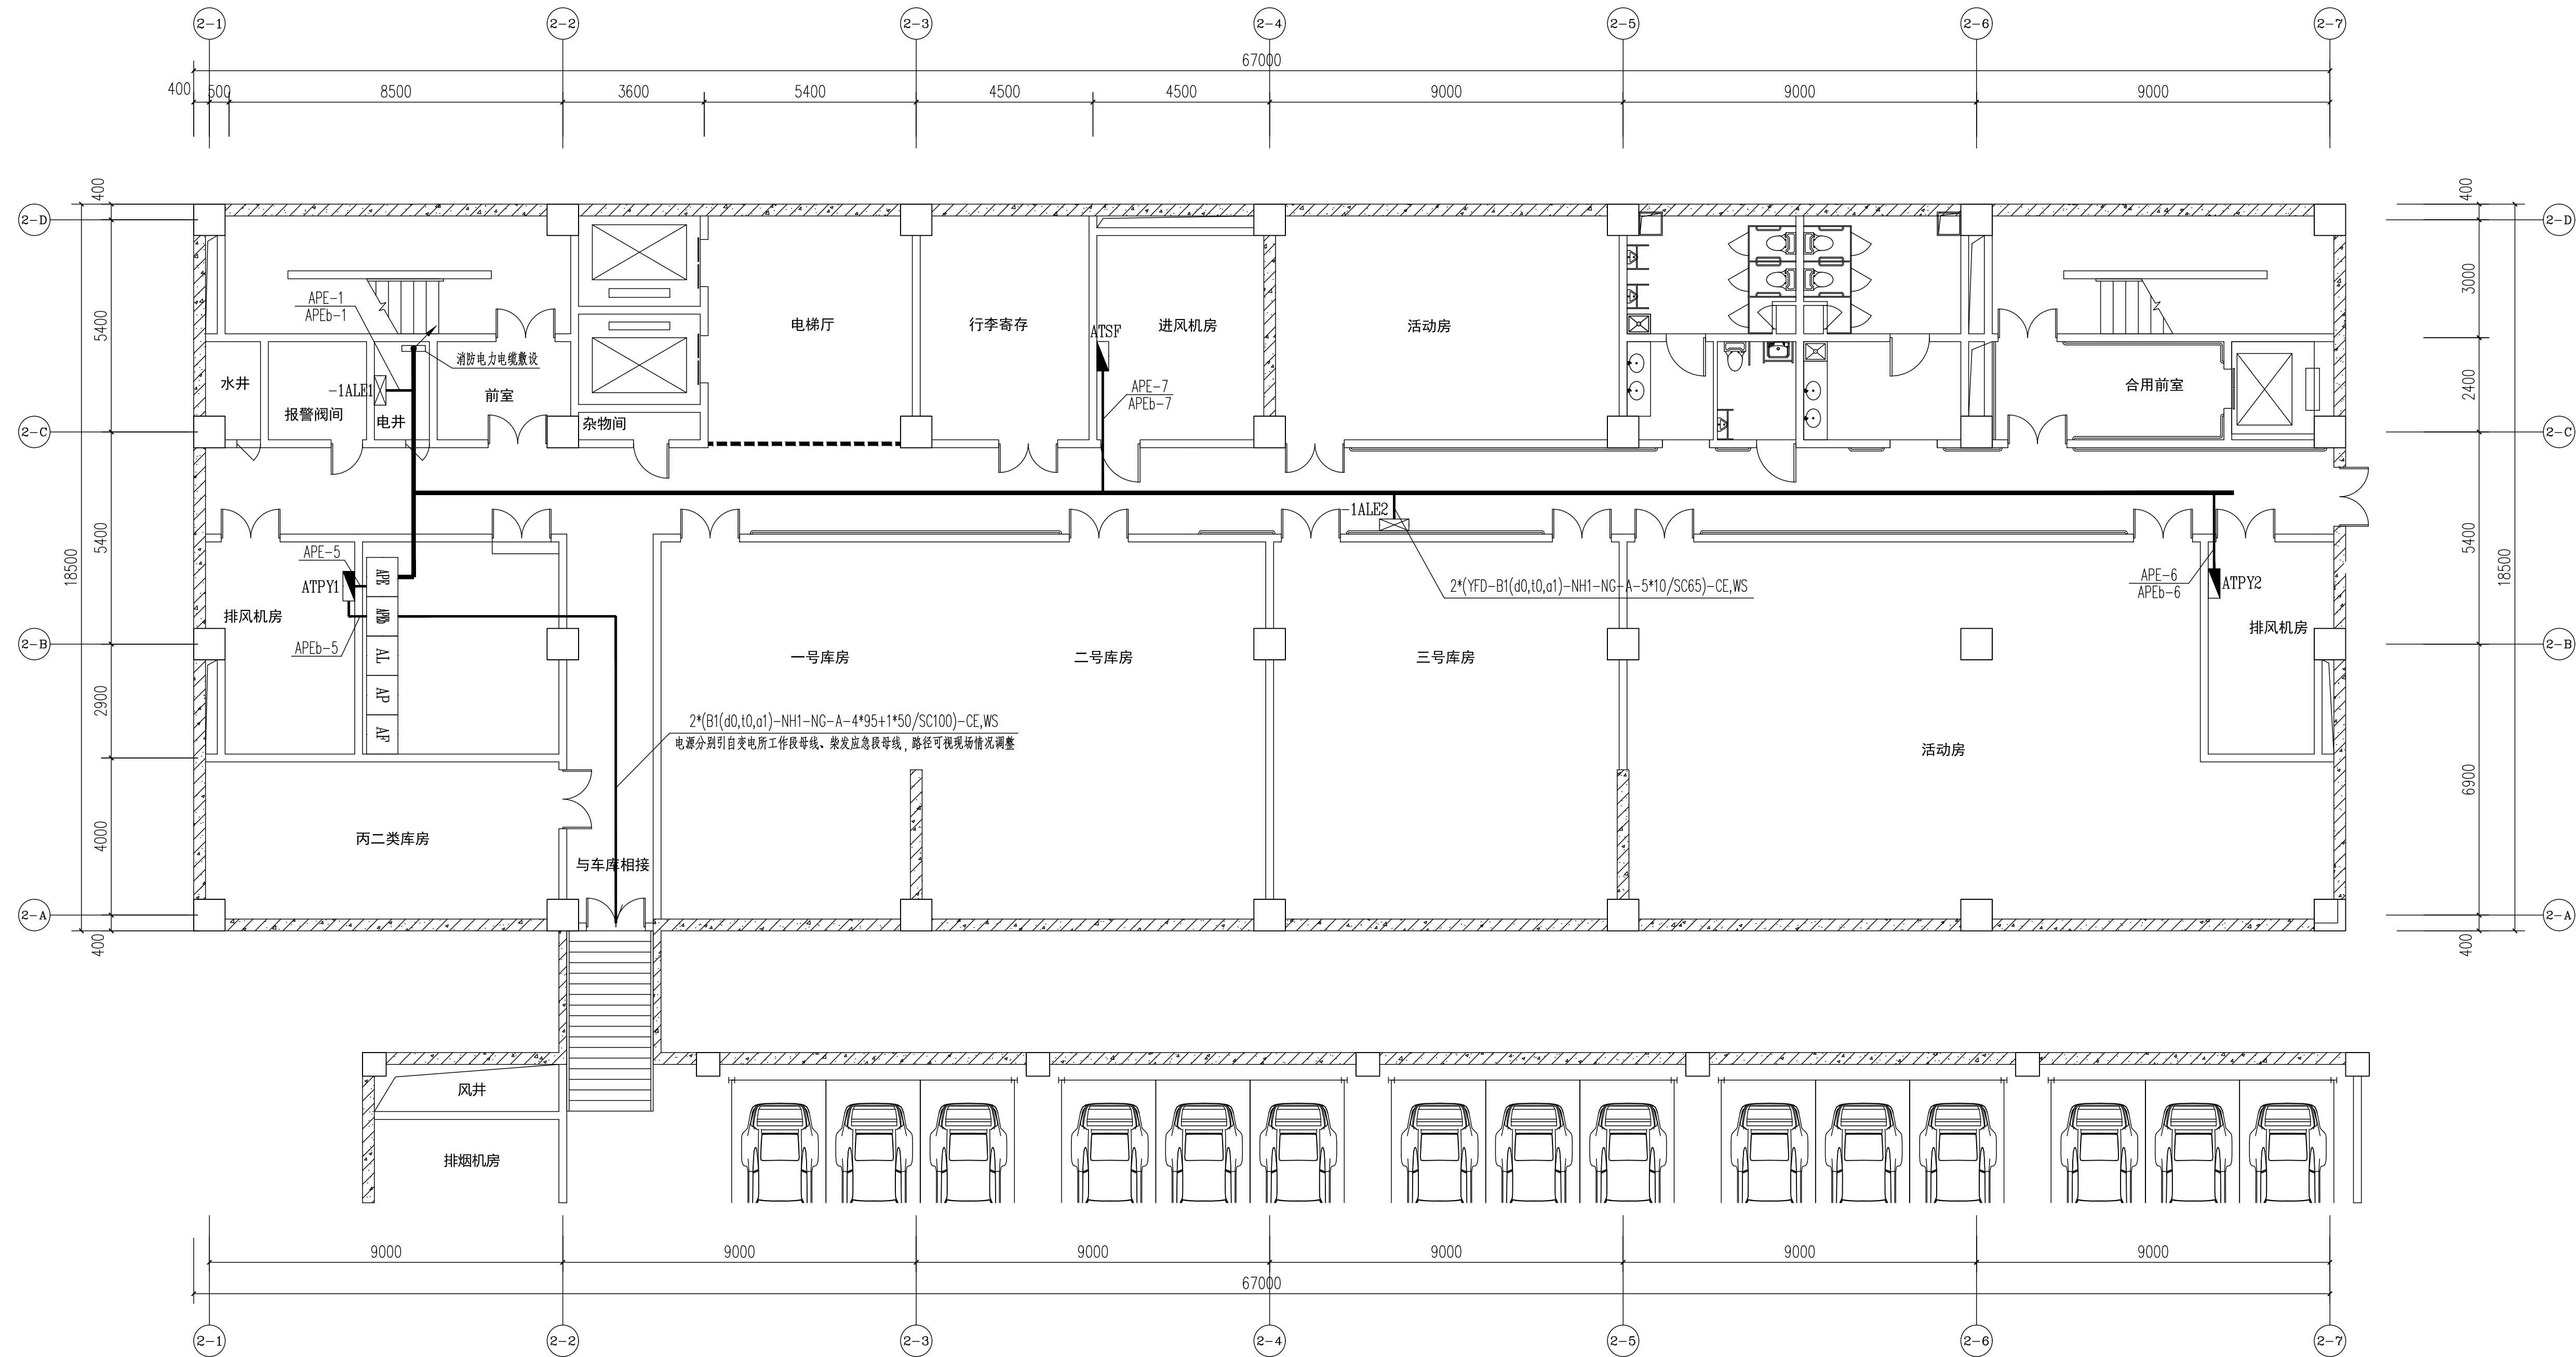


地下一层消防配电干线敷设平面图
(附图十一)

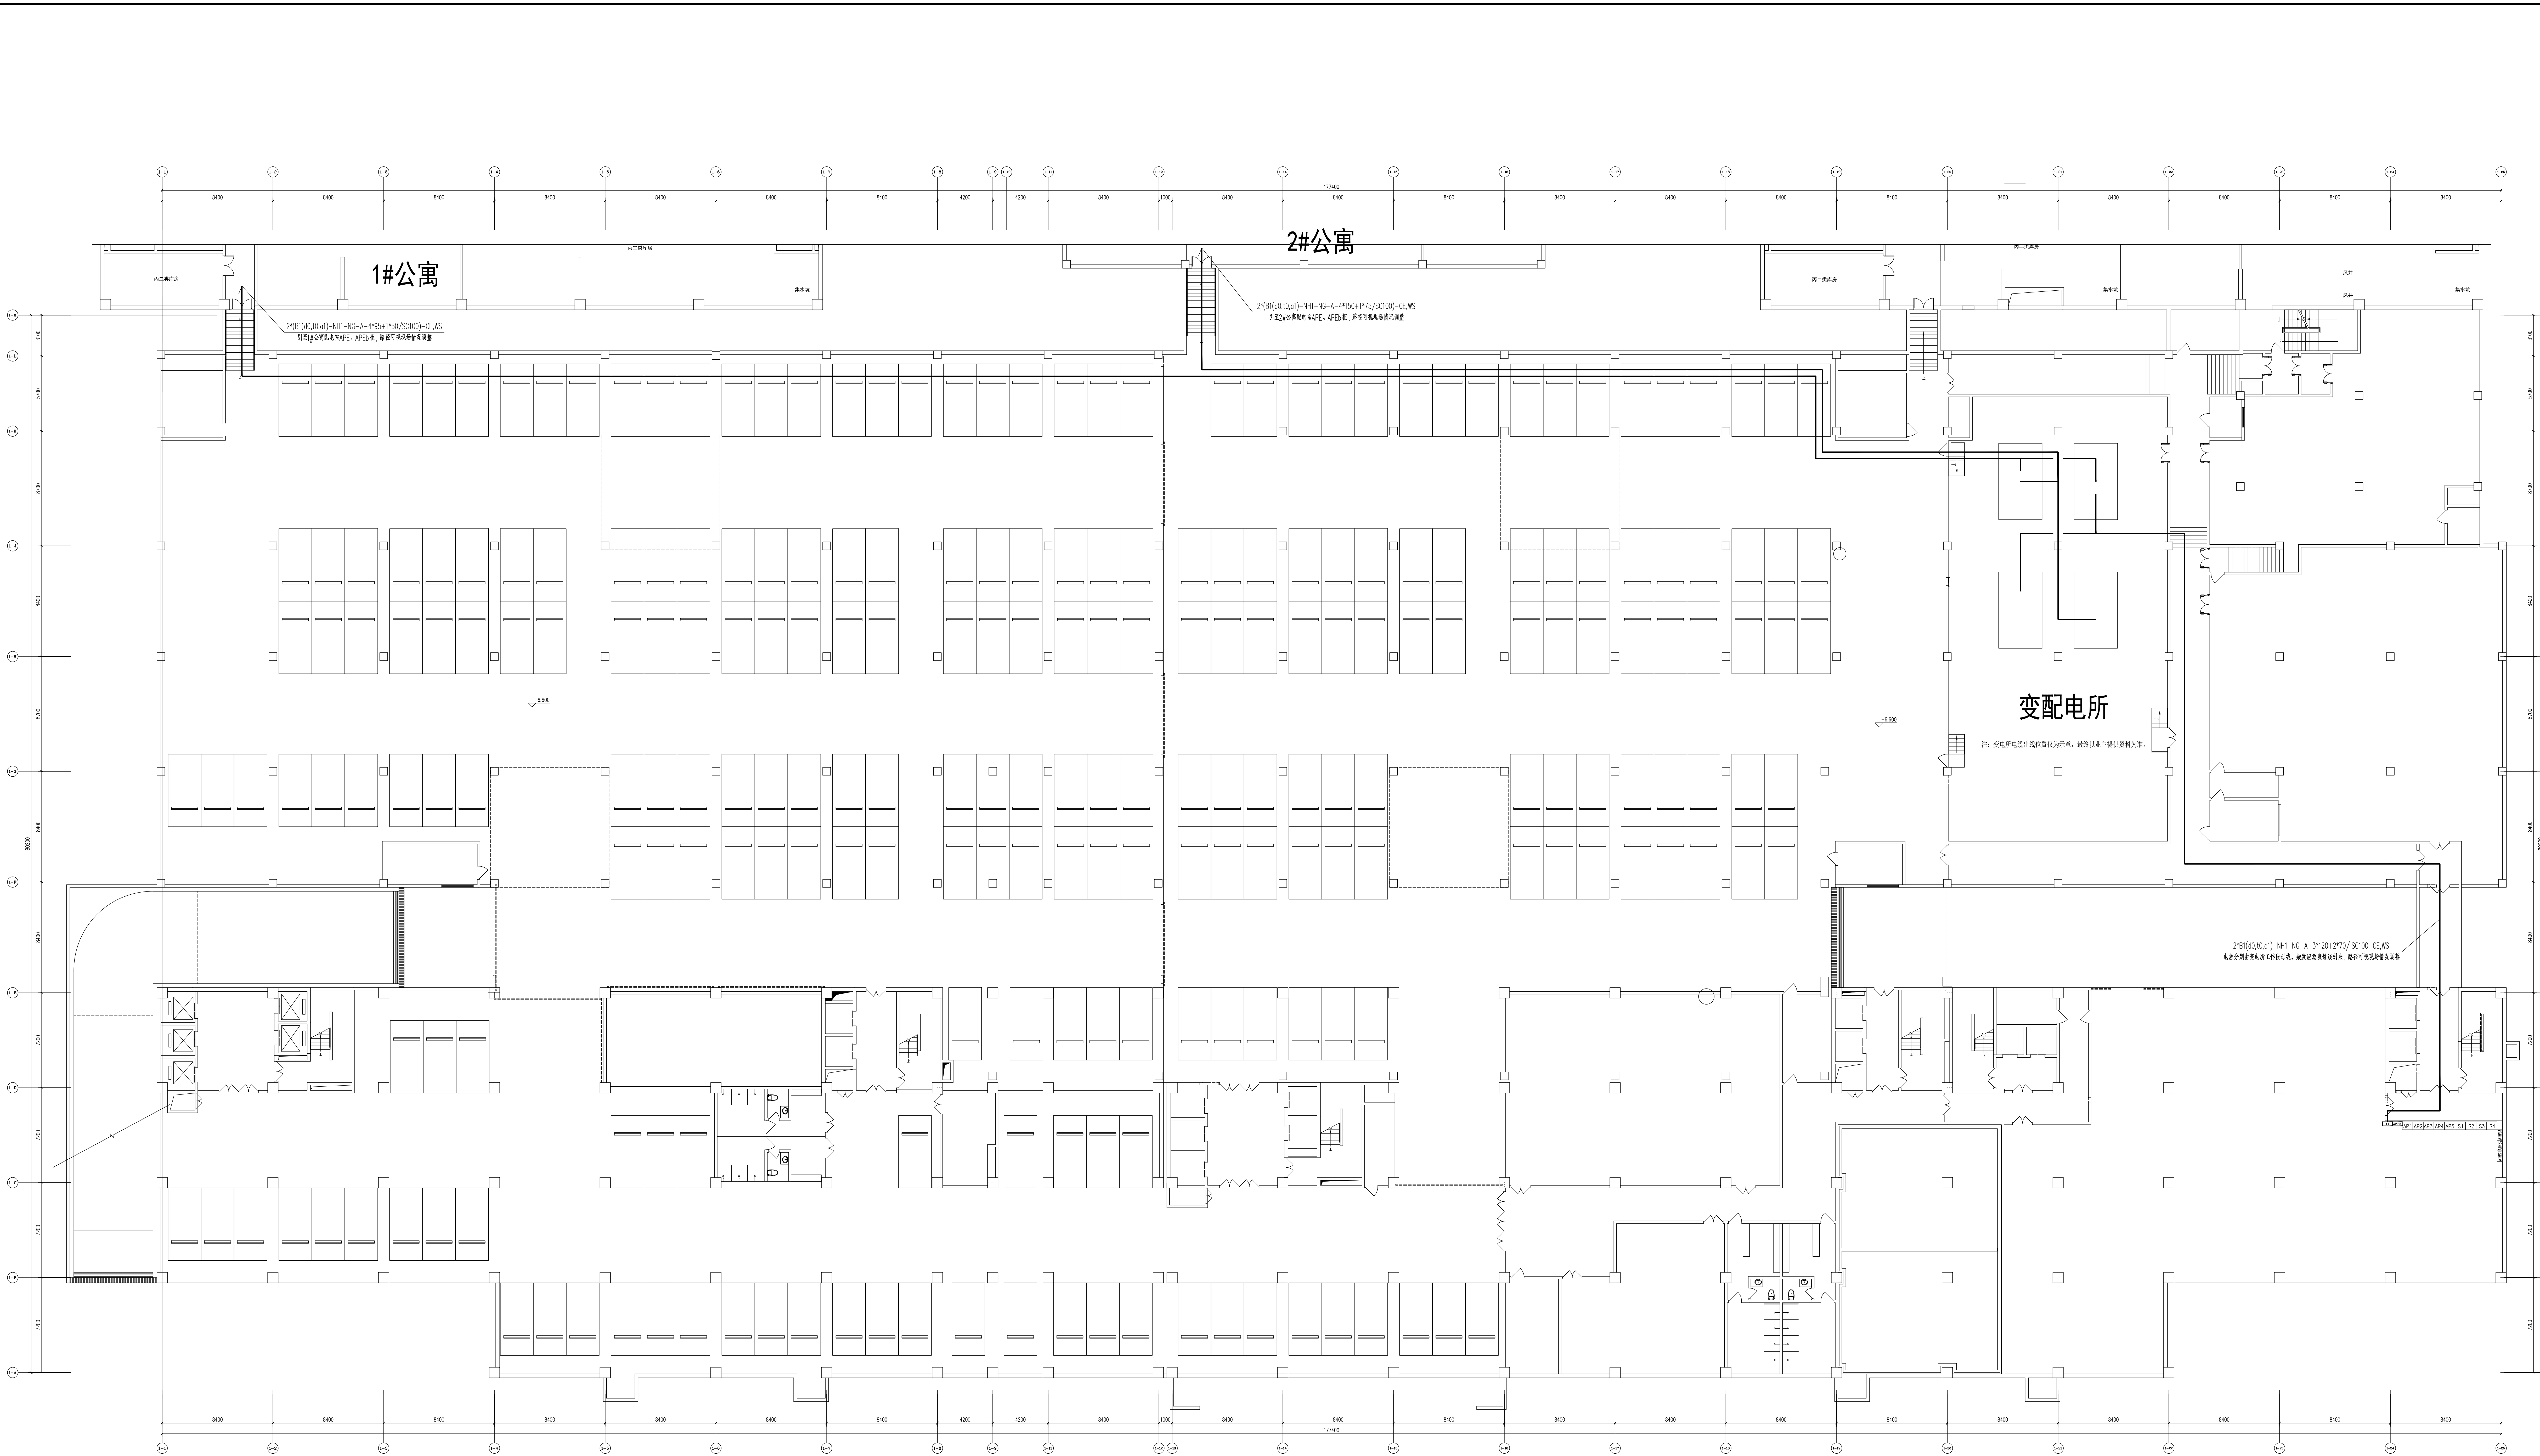

军休大楼地下一层消防配电干线敷设平面图
(附图十四)

中国轻工业西安设计工程有限责任公司		设计更改单		版次：修改码:0			
				第 5 页 共 5 页			
工程名称	西安曲江老年服务中心建设项目			阶段	施工图	专业	电气
子项名称	2#公寓			图号	9610-2010/MJ-D03-16~21		
修改人	罗伟	校核	张	审核	郝海燕		
更改原因(本栏不能为空，除打√项外均应填写具体原因)： ☒ 施工图审查意见 ☐ 顾客要求							
更改内容： 3. 根据消防审查意见，照明、动力、消防应各成系统，且在电井内敷设的消防配电线路应采用矿物绝缘类不燃性电缆，消防负荷配电调整为由变电所专线直接供电，补充相关配电干线敷设平面图，详见附图十三~十六。 注：1. 消防线路明敷时(包括敷设在吊顶内)，应穿金属导管或采用封闭式金属槽盒保护，金属导管或封闭式金属槽盒应采取防火保护措施。 2. 仅将消防负荷配电回路集中，不改变楼内原配电干线和配电回路开关大小，配电柜设在现有配电室内，视具体情况安装。 3. 电气线路和各类管道穿过防火墙、防火隔墙、竖井井壁、建筑变形缝处和楼板处的孔隙应采取防火封堵措施。防火封堵组件的耐火性能不应低于防火分隔部位的耐火性能要求。 4. 现场电缆桥架内部未设置严密防火封堵的需按要求整改，其空腔及电缆间空隙应采用防火封堵材料密实填塞，封堵厚度及构造做法应满足相应耐火极限要求，确保封堵处严密、牢固、无贯通孔隙，防止烟火沿桥架内部蔓延。							
项目工程师	郝	附图	4	张	附资料	0	张
专业所总	石振东	通知日期：			2026年 4月16日		

注：1、本单由修改人填写，专业所总批准，加盖图纸专用章外发。
2、顾客要求设计更改的函件应作为本单的附件随项目管理文件一并归档。
3、本单由项目工程师(设计经理)收集归档。复印件提交技术质量部。

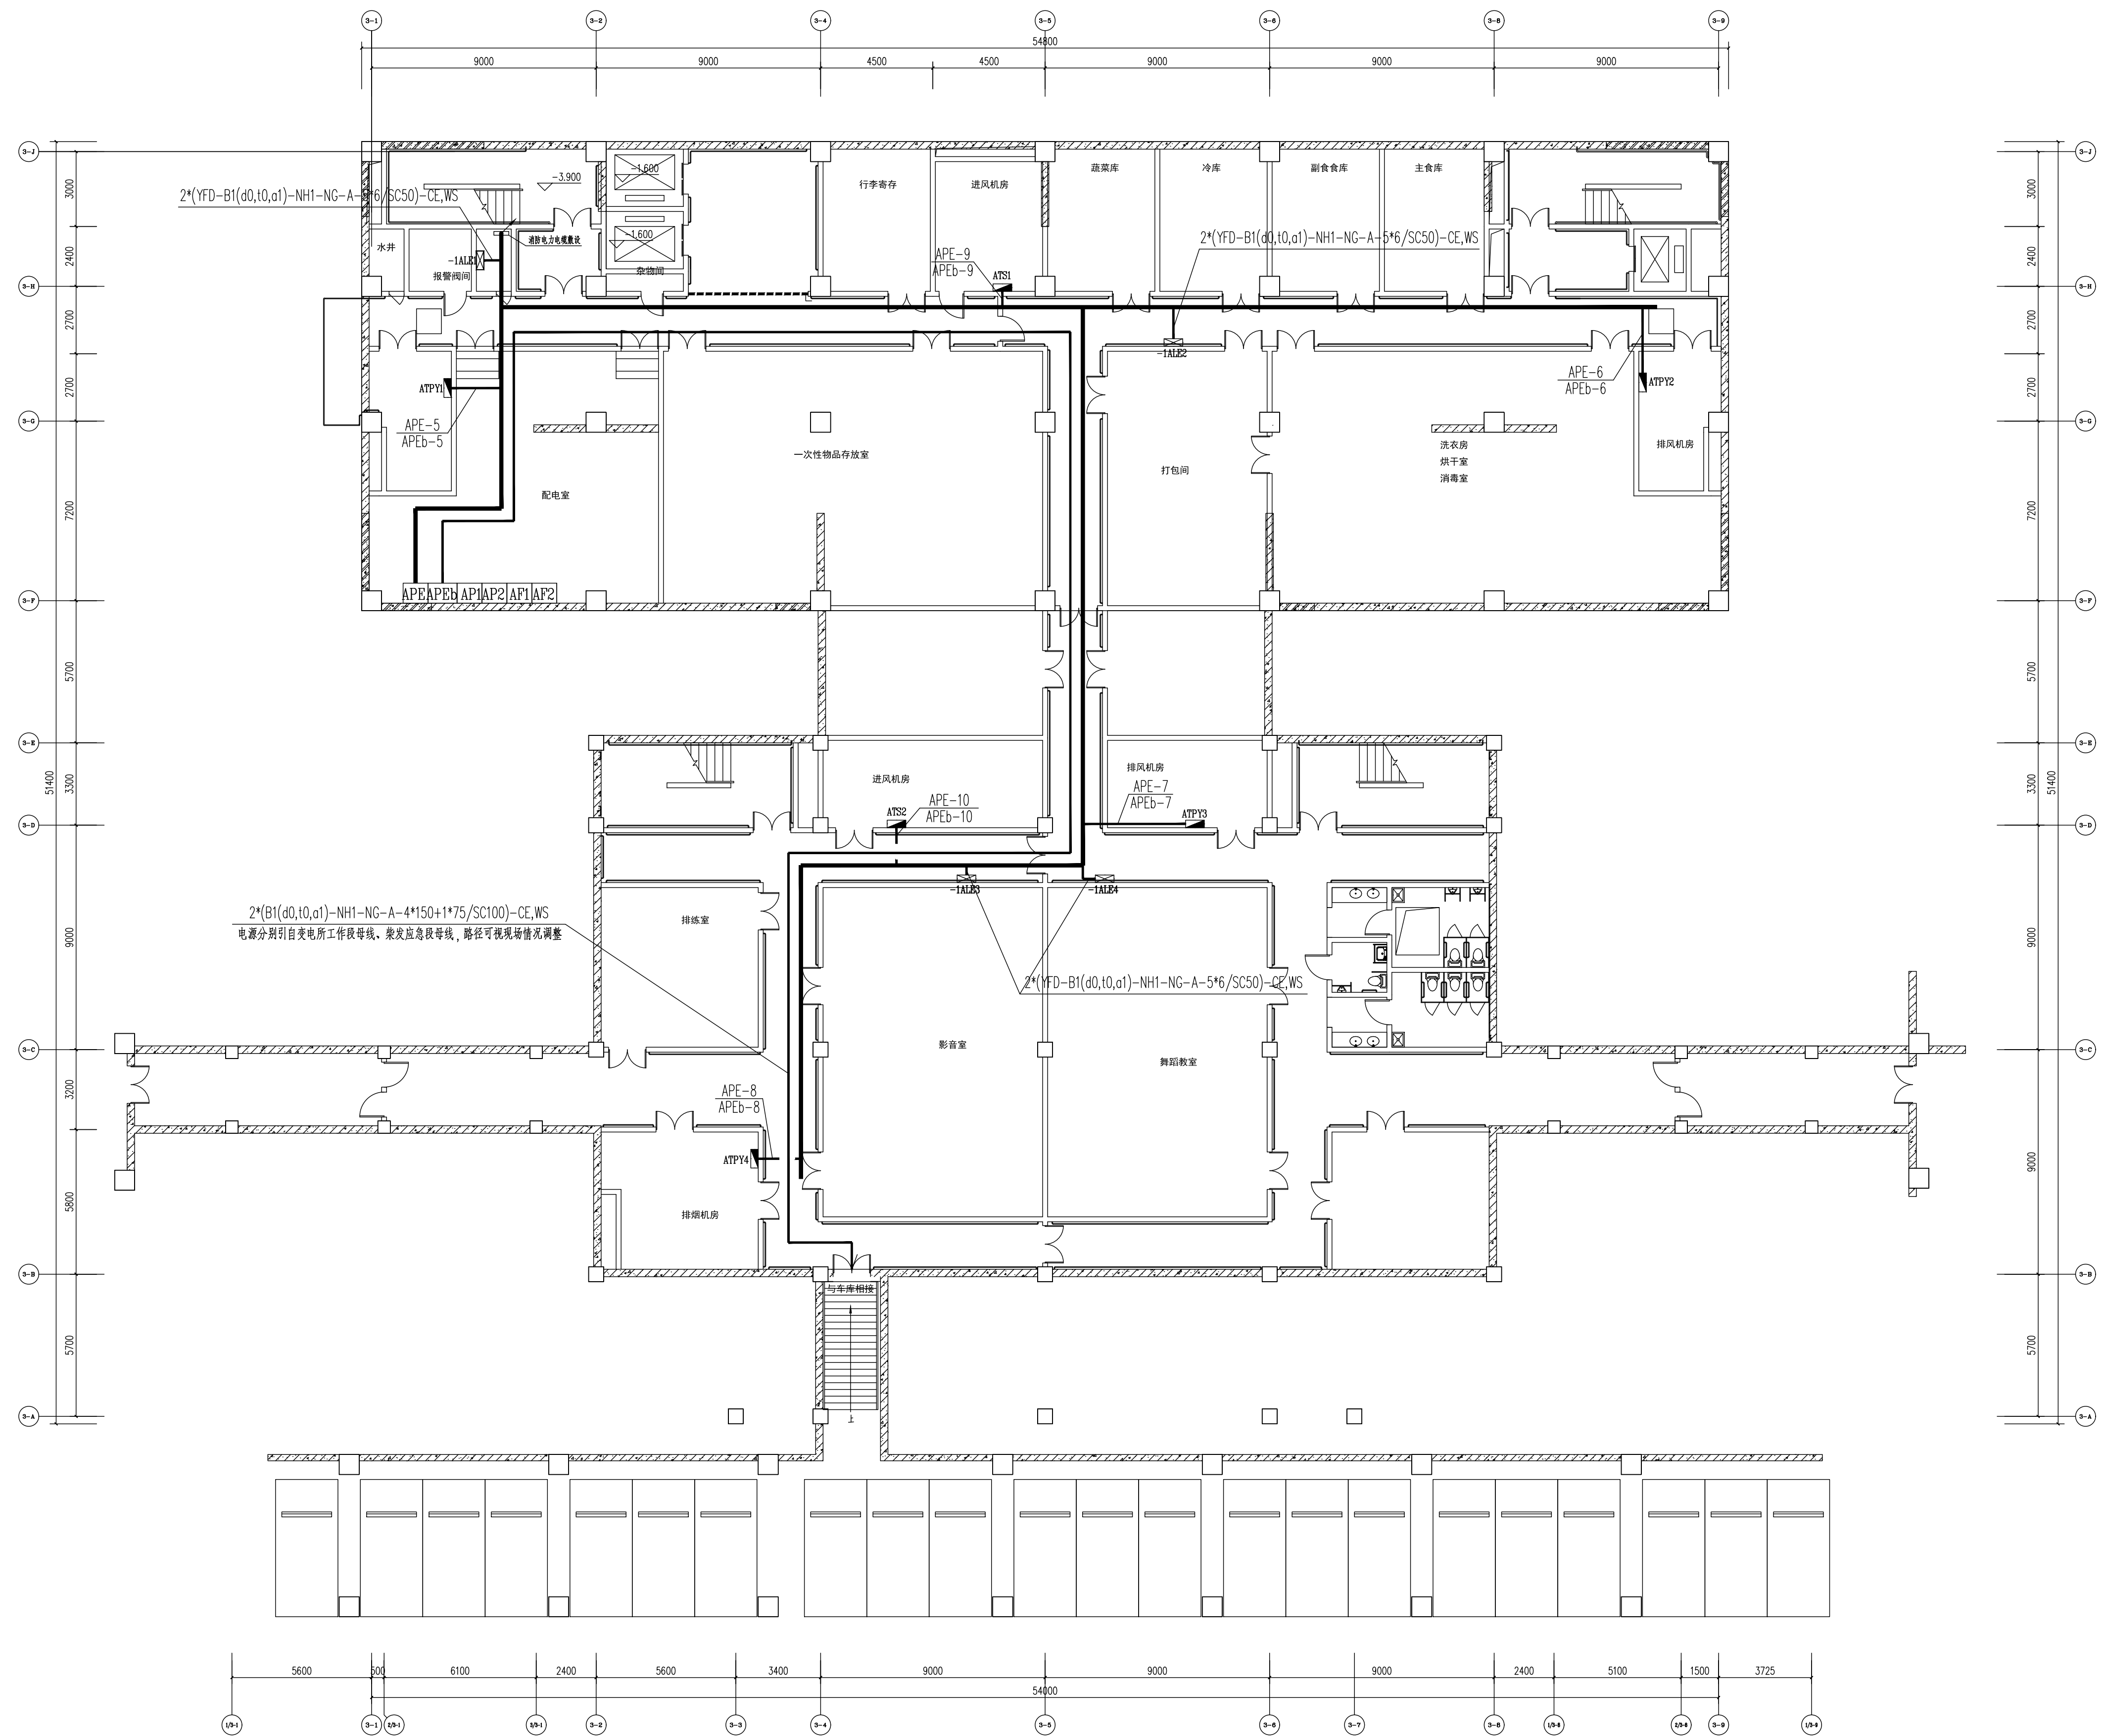

地下一层消防配电干线敷设平面图
(附图十三)