

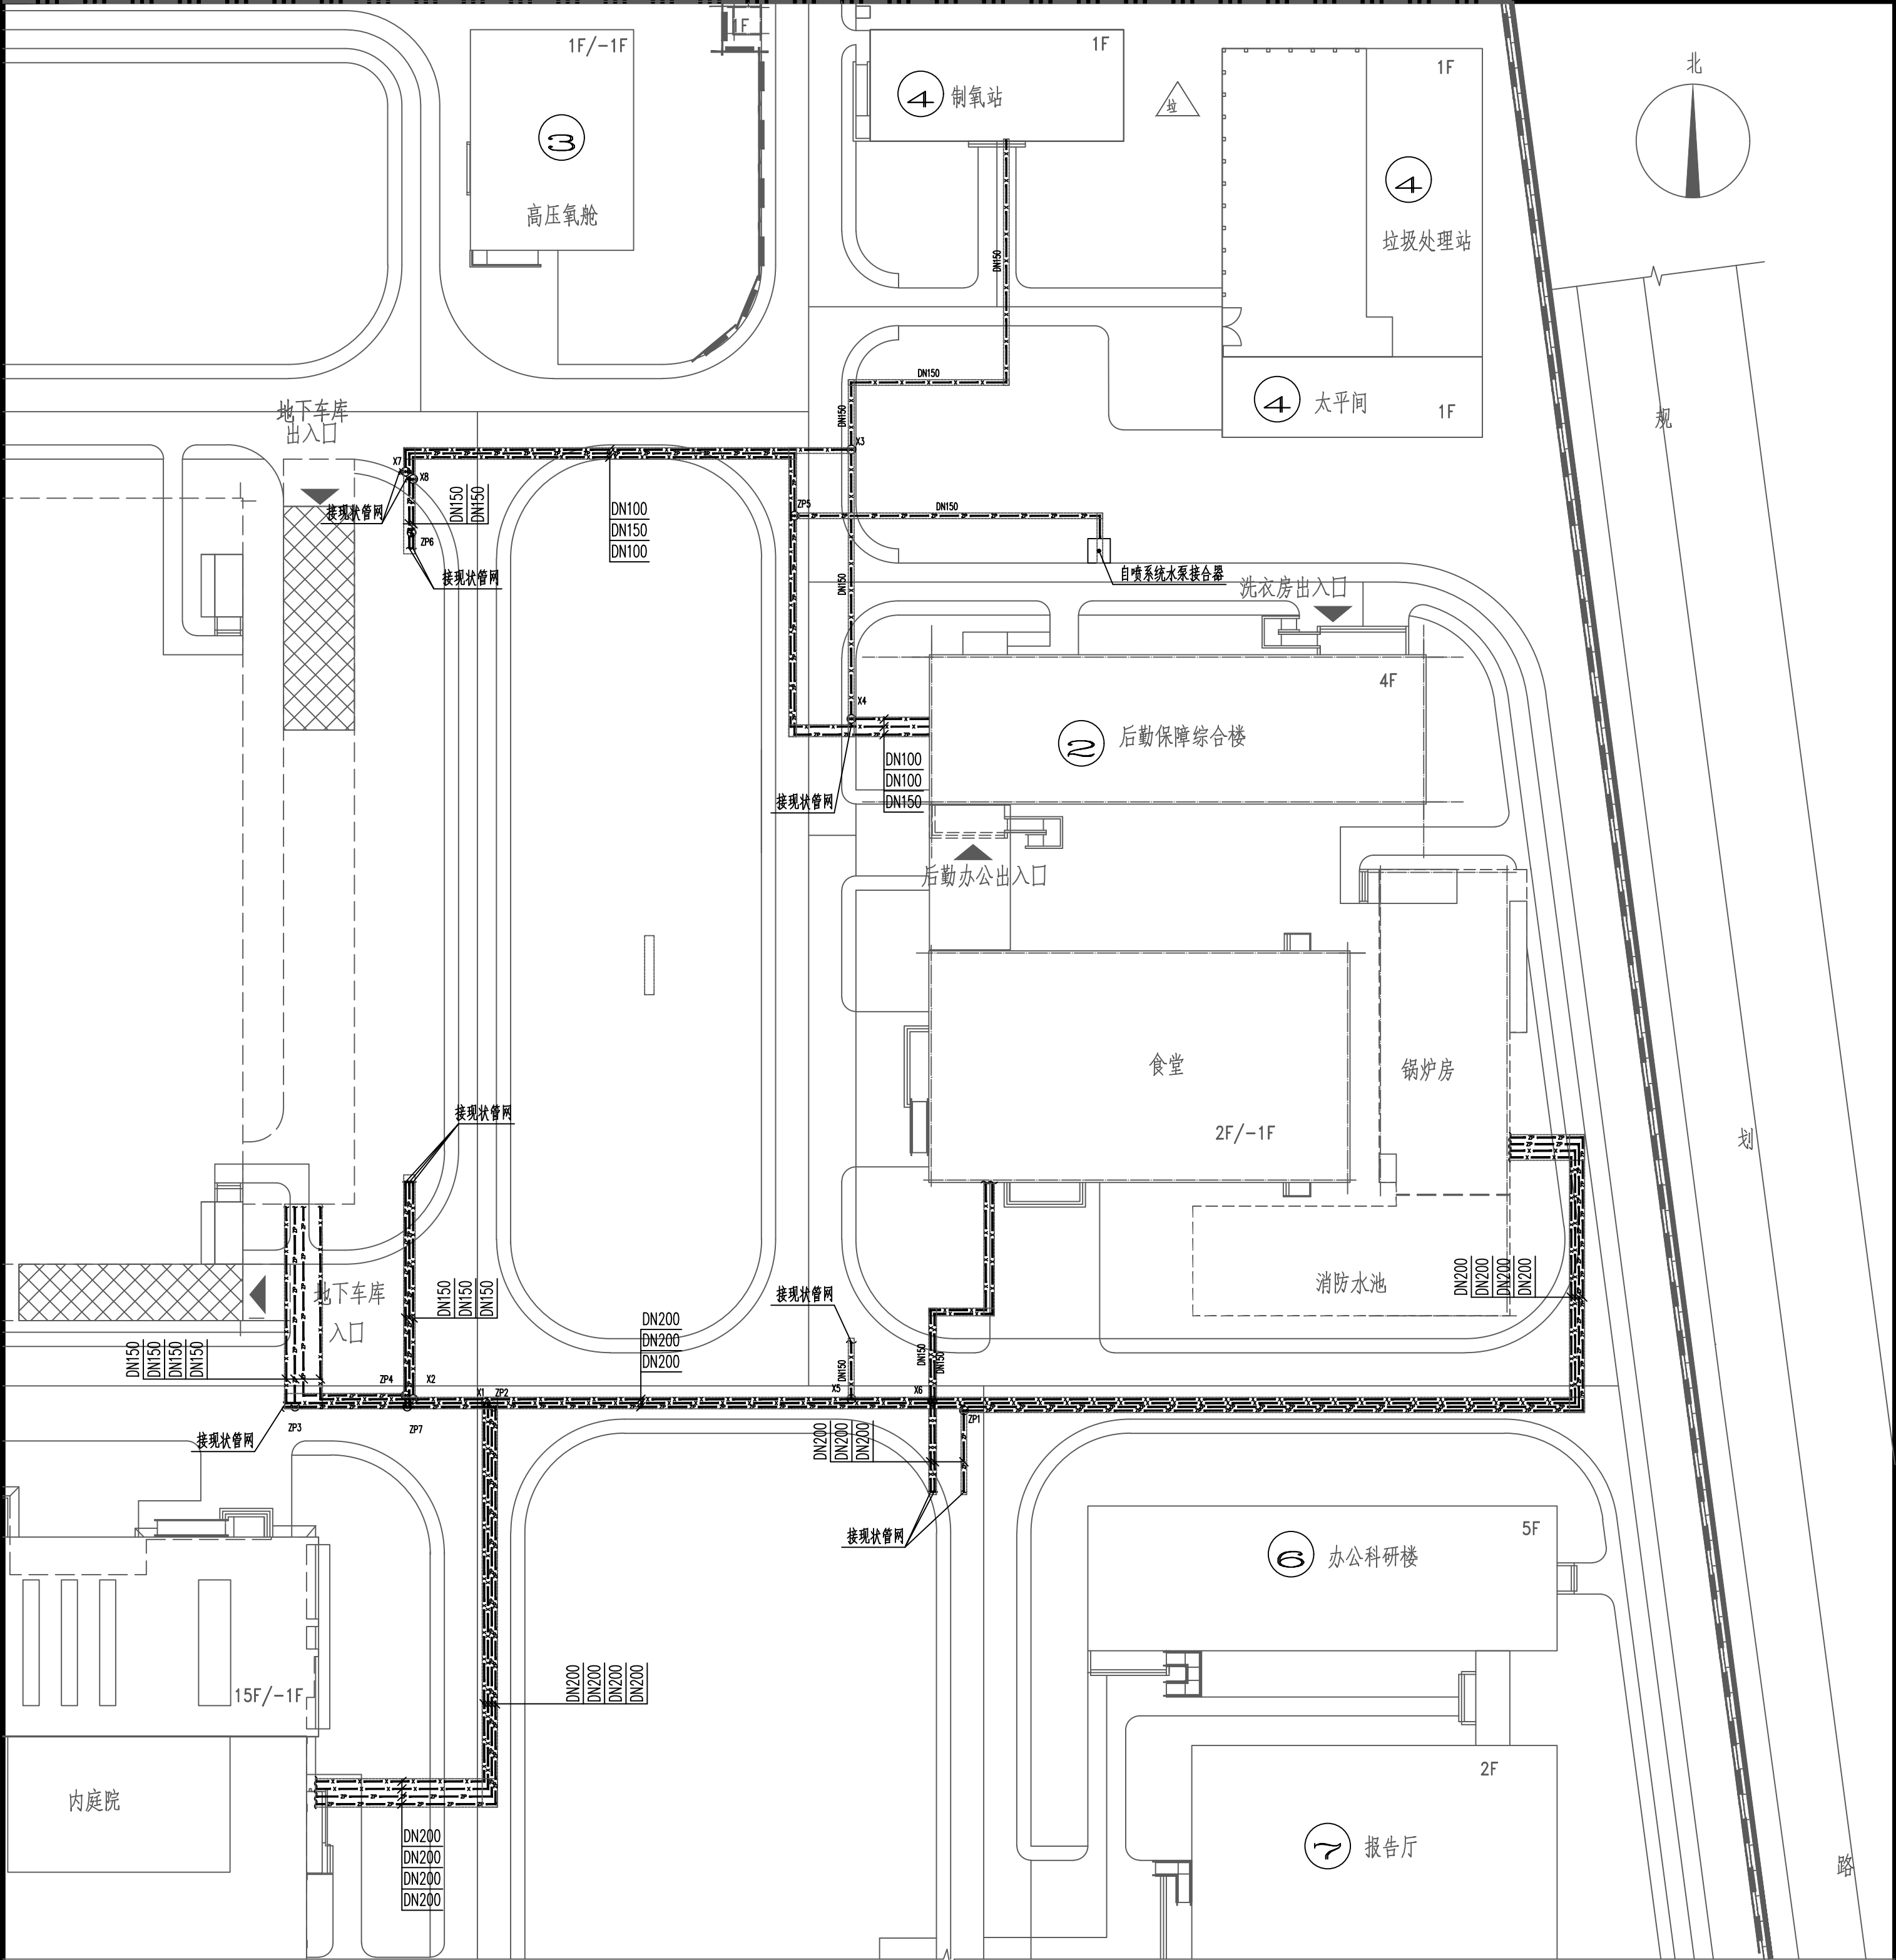


会 签 栏 COUNTERSIGN			
建 筑 ARCHITECTURE	王 琳 琳	暖 通 HVAC	
结 构 STRUCTURE		电 气 ELECTRICAL	
给排水 WS&D			

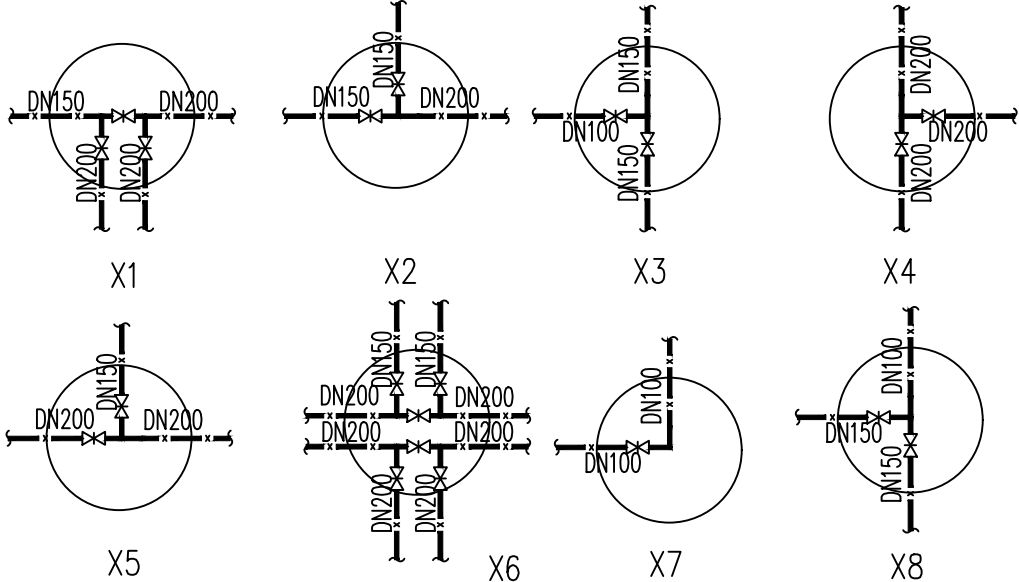

室外消防管道平面图

1.图中表达消防及自喷管道均拆除现状管道。

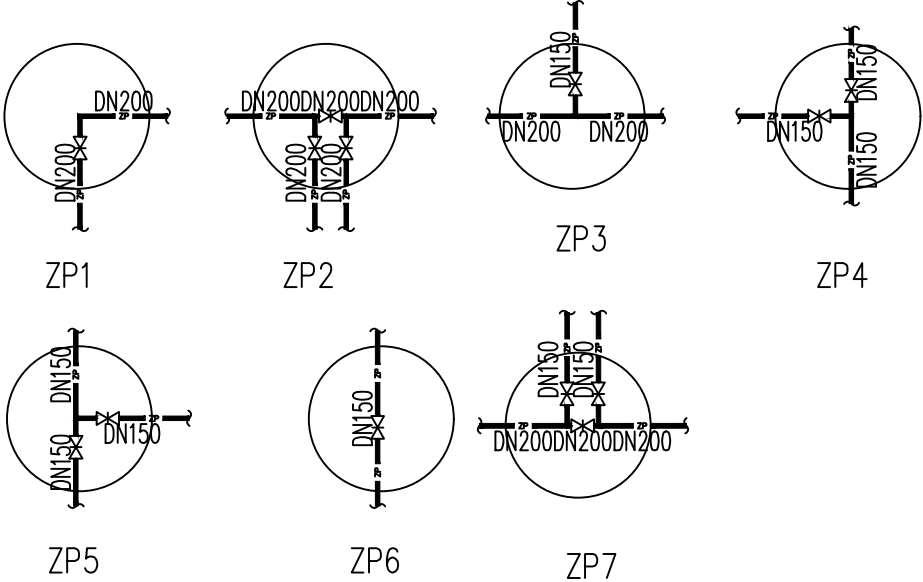

<div>陕西省现代建筑设计研究院有限公司</div> <div>SHAANXI MODERN ARCHITECTURAL DESIGN & RESEARCH INSTITUTE CO.,LTD</div> <div>西安市浐灞生态区兴泰七街168号 710021</div> <div>No.168 Xingtai 7TH Street, Changleba Ecological District, Xi'an</div> <div>Tel: 029-81712966</div> <div>工程设计资质:</div> <div>建筑、纺织工程 甲级</div> <div>证书编号: A161006700</div> <div>市政、风景园林、环境工程 乙级</div> <div>证书编号: A261128410</div> <div>城乡规划编制 乙级</div> <div>证书编号: 陕自资规乙字23610043</div> <div>合作设计单位 CO-OPERATED WITH</div>			
<div>陕西省现代建筑设计研究院有限公司</div> <div>工程设计资质证书</div> <div>注册章 REGISTRATION SEAL</div> <div>甲级 A161006700</div> <div>乙级 A261128410</div>			
备注 NOTES			
项目名称 PROJECT NAME			
西安市人民医院 (西安市第四医院)			
航天城院区室外消防管网改造项目			
子项名称 SUB PROJECT			
室外总图			
图 名 DRAWING TITLE			
室外消防管道平面图			
项目负责人 PROJECT MANAGER	焦海娟		
审 定 APPROVED	孙丽萍	孙丽萍	
审 核 REVIEWED	孙丽萍	孙丽萍	
专业负责人 DISCIPLINE LEADER	闫证采	闫证采	
校 对 CHECKED	闫证采	闫证采	
设 计 DESIGNED	姜迪	姜迪	
所 长 DIRECTOR	梁欣	梁欣	
设计号 PROJECT NO.: 24-01-083			
版本号 VER. NO.	01-1	阶 段 PHASE	施工图
比 例 SCALE	1 : 500	专 业 DISCIPLINE	给排水
日 期 DATE	2026. 03	图 号 DR. NO.	02