


北校区篮球、排球场改造项目

建设单位： 陕西理工大学
设计编号： ZXS202606
设计阶段： 施工图（水电）

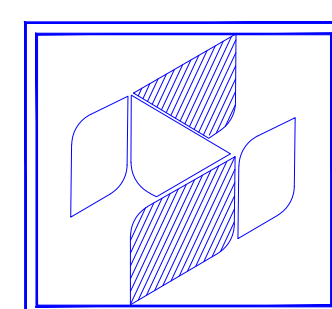


中兴胜工程设计有限公司


Zhong XingSheng Engineering Design Co.,Ltd.

工程设计资质： 甲级 A114015500

2026年06月

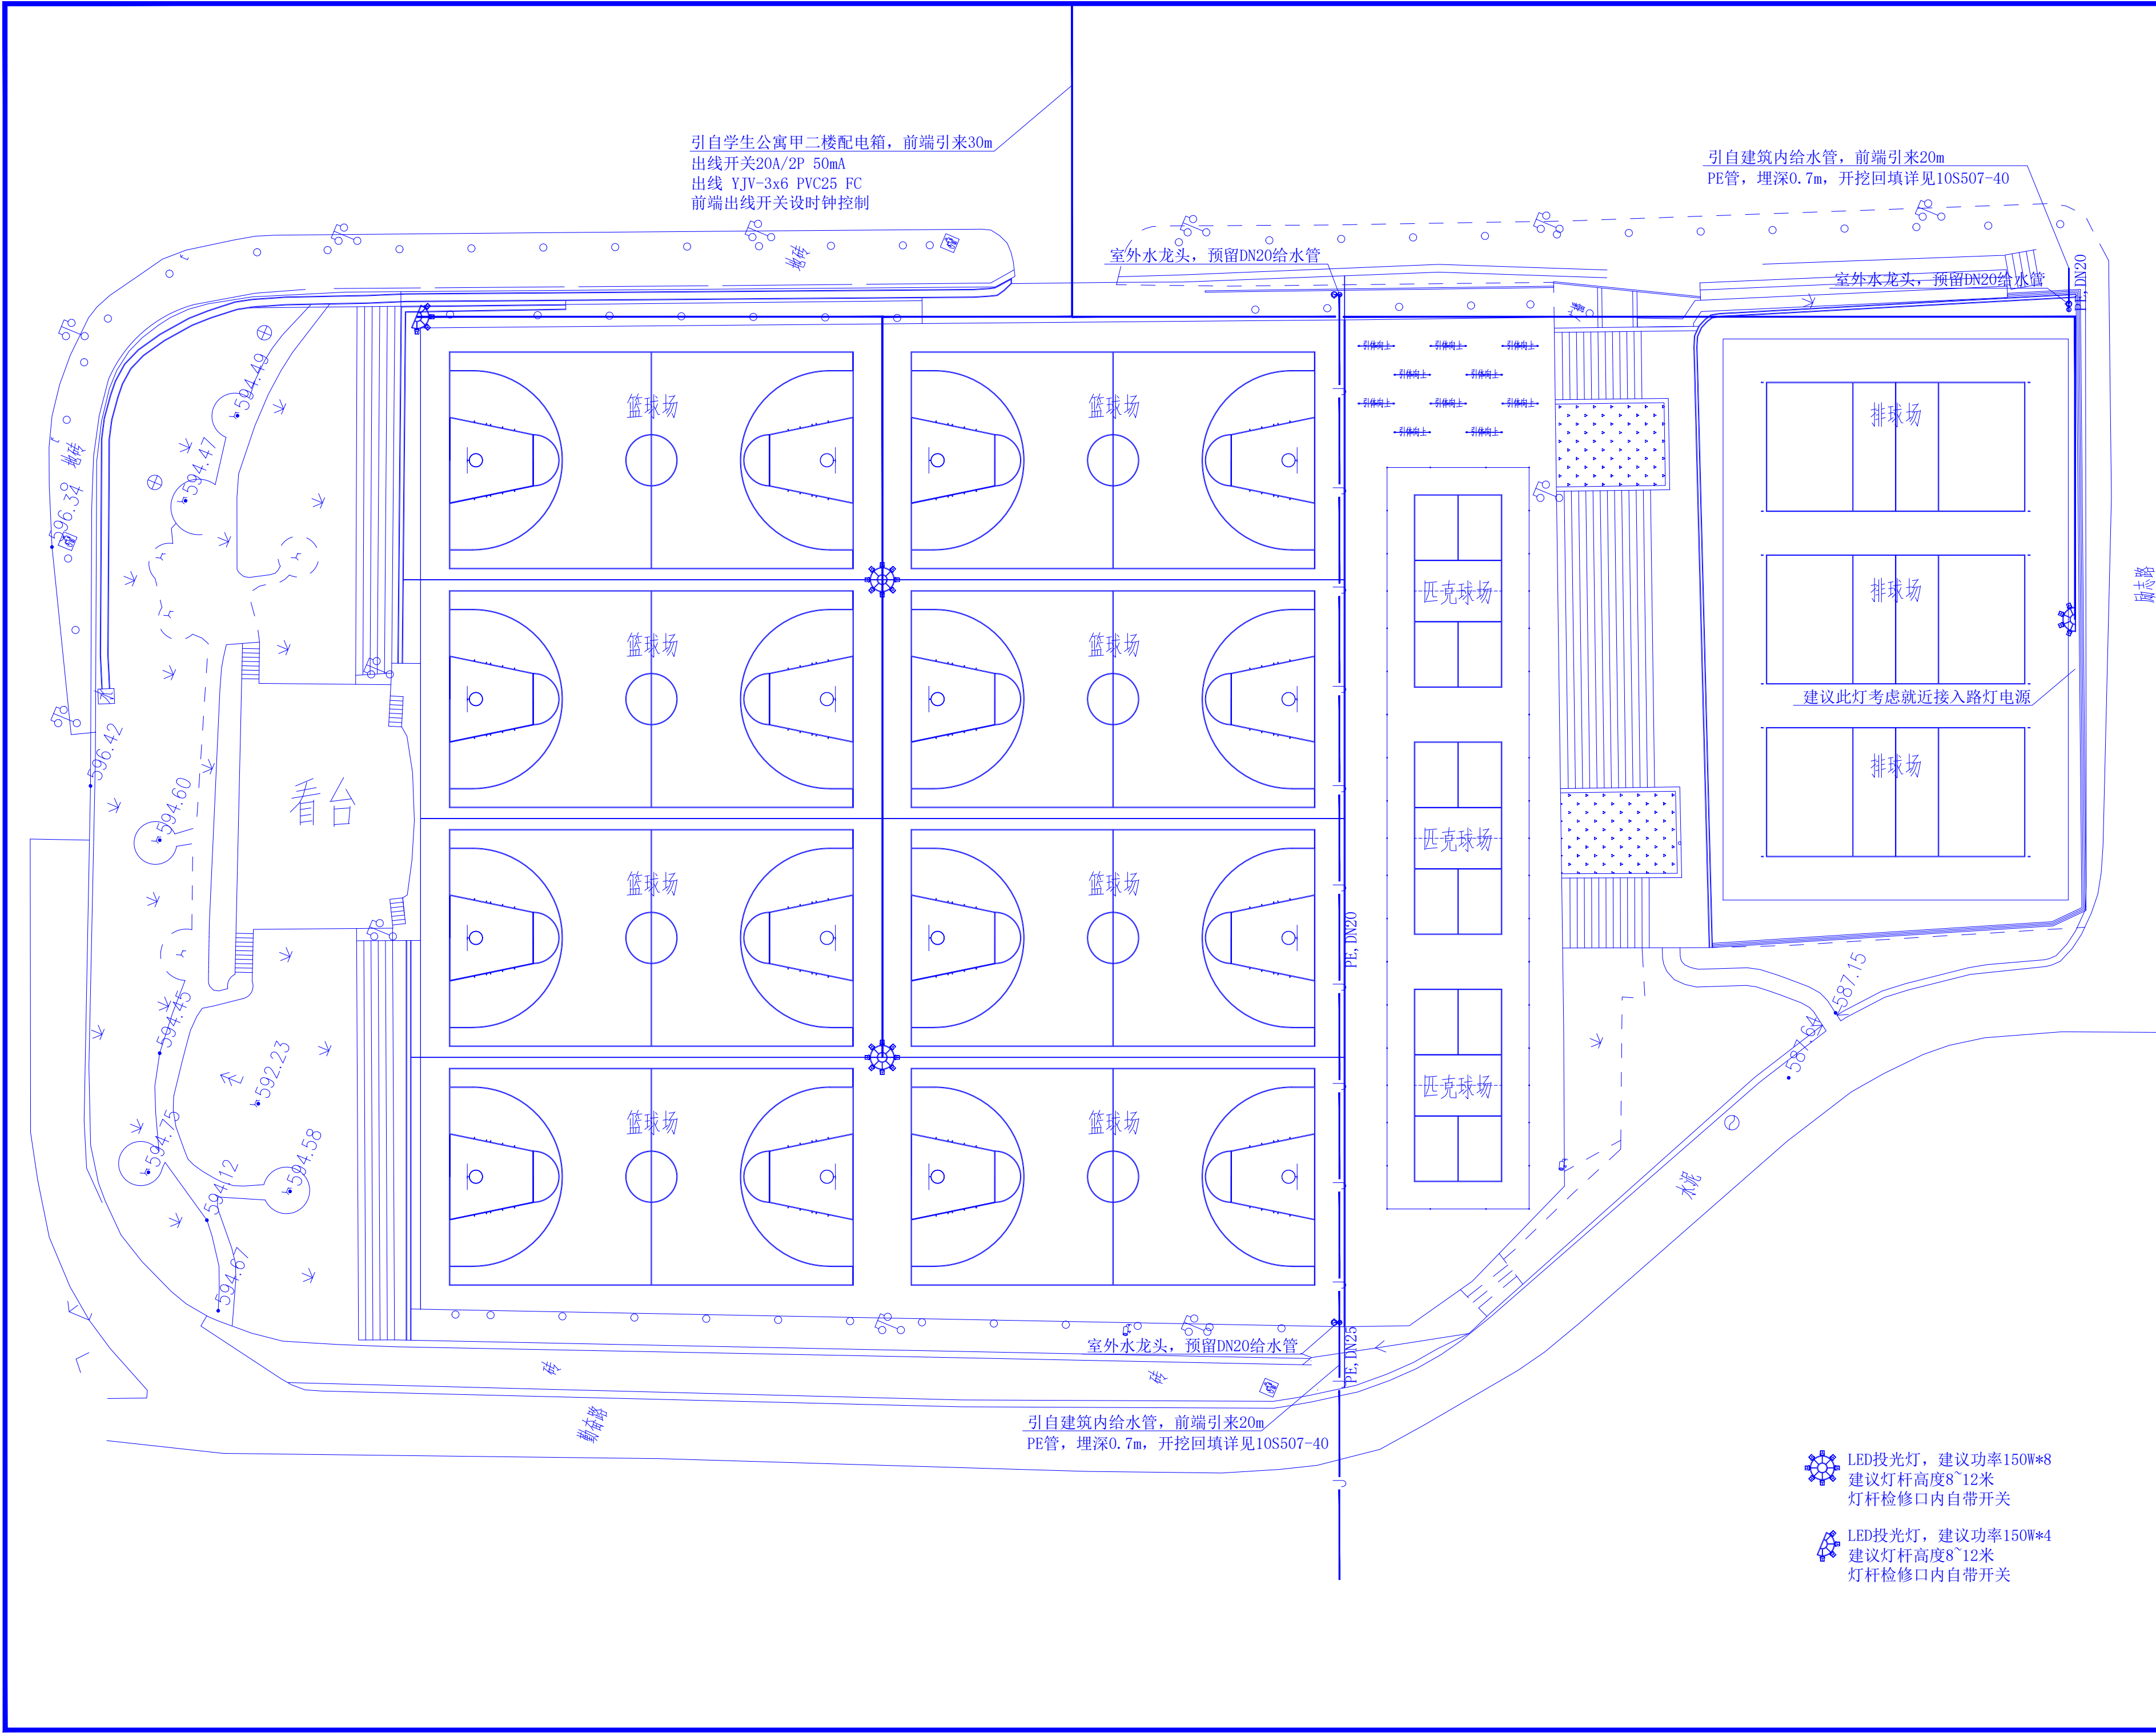

设计单位

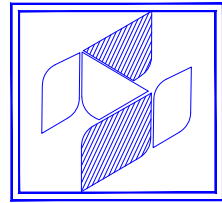

中兴胜工程设计有限公司

Zhong XingSheng Engineering
Design Co., Ltd.

工程设计资质: 甲级 A114015500

本图纸版权归本院所有, 不得用于本工程以外范围。

建设单位

陕西理工大学

项目名称

北校区篮球、排球场地改造项目

图纸名称

总平面图

设计编号

ZXS202606

设计阶段

施工图

专业

水电

版本

第一版

图号

SDS-01

项目负责人

熊安元

熊安元

专业负责人

熊安元

熊安元

审定人

范虎东

范虎东

审核人

张鑫

张鑫

校对

武志强

武志强

设计人

马广

马广

出图日期

2026-06

本图需加盖本公司技术签章, 否则一律无效