


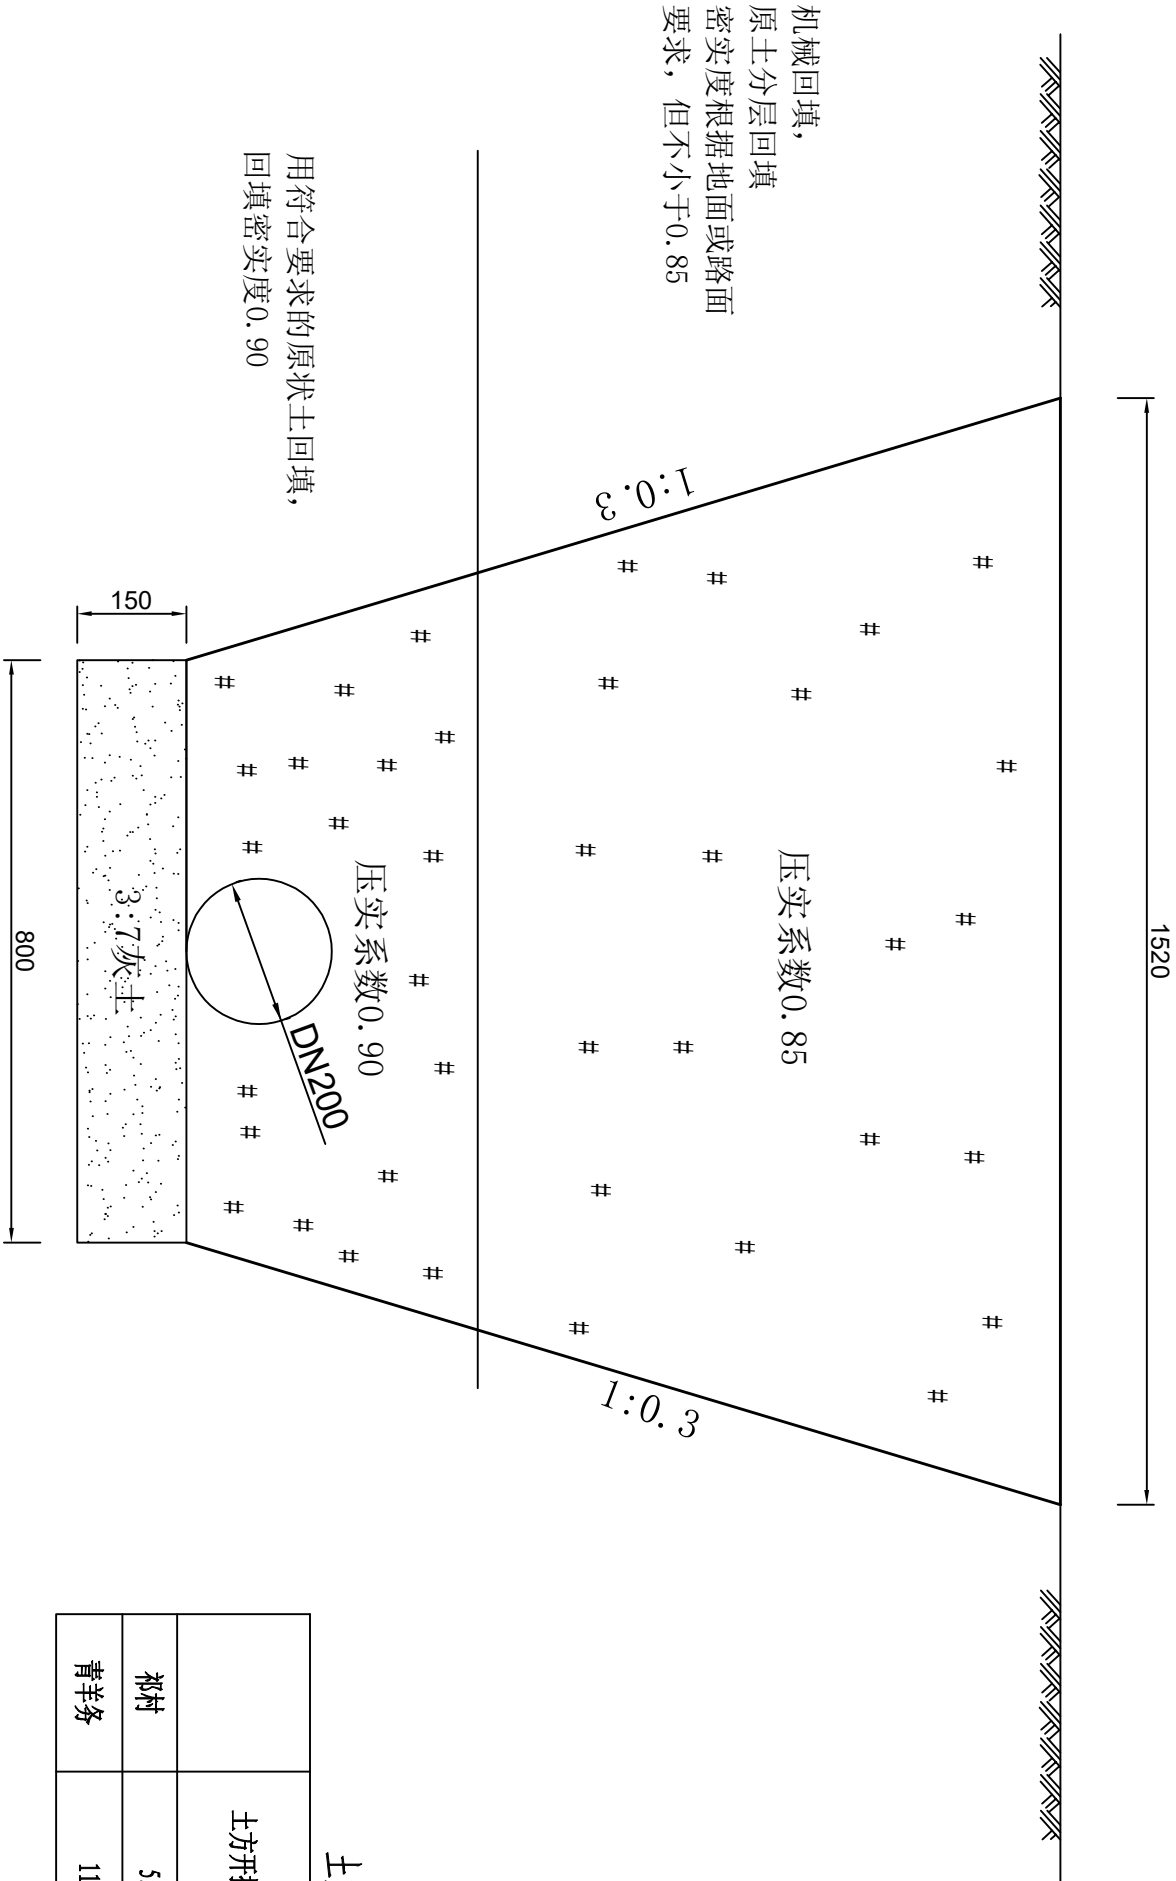

土方开挖工程量表

	土方开挖 (m³)	土方回填 (m³)	3:7灰土 (m³)
祁村	55	55	6
青羊务	110	110	12

说明：1、图中尺寸单位以mm计，

2、路段底部铺设3:7灰土。

3、UPVC管施工定线根据总平面图，沿现有道路铺设。

4、当UPVC管管道过路时，应加钢管套管。

5、管道最小埋深不应小于1米（距管顶），最大埋深不应大于1.5米。

6、管道试压合格后的大面积回填，宜在管道内充满水的情况下进行，

管道敷设后不宜长期处于空管状态，采用机械回填土时，机械不

得在管道上方行驶。

7、如遇其他问题，可根据现场实际进行调整，

8、其余未尽事宜，参照相关规范进行。

管沟开挖示意图

1: 10

陕西沅惠水利水保工程建设咨询有限公司					
批准	陈光平	鄠邑区2025年第二批中央水利发展资金水利设施维修养护(水质提升工程)		设计阶段	
核定				实施方案	
审查	张永	管沟开挖示意图			
校核					
设计	靳晶				
CAD制图		比例	1:10	日期	2025.08
资质证号	A261001395	图号	XA-HYQ • GS-01		