



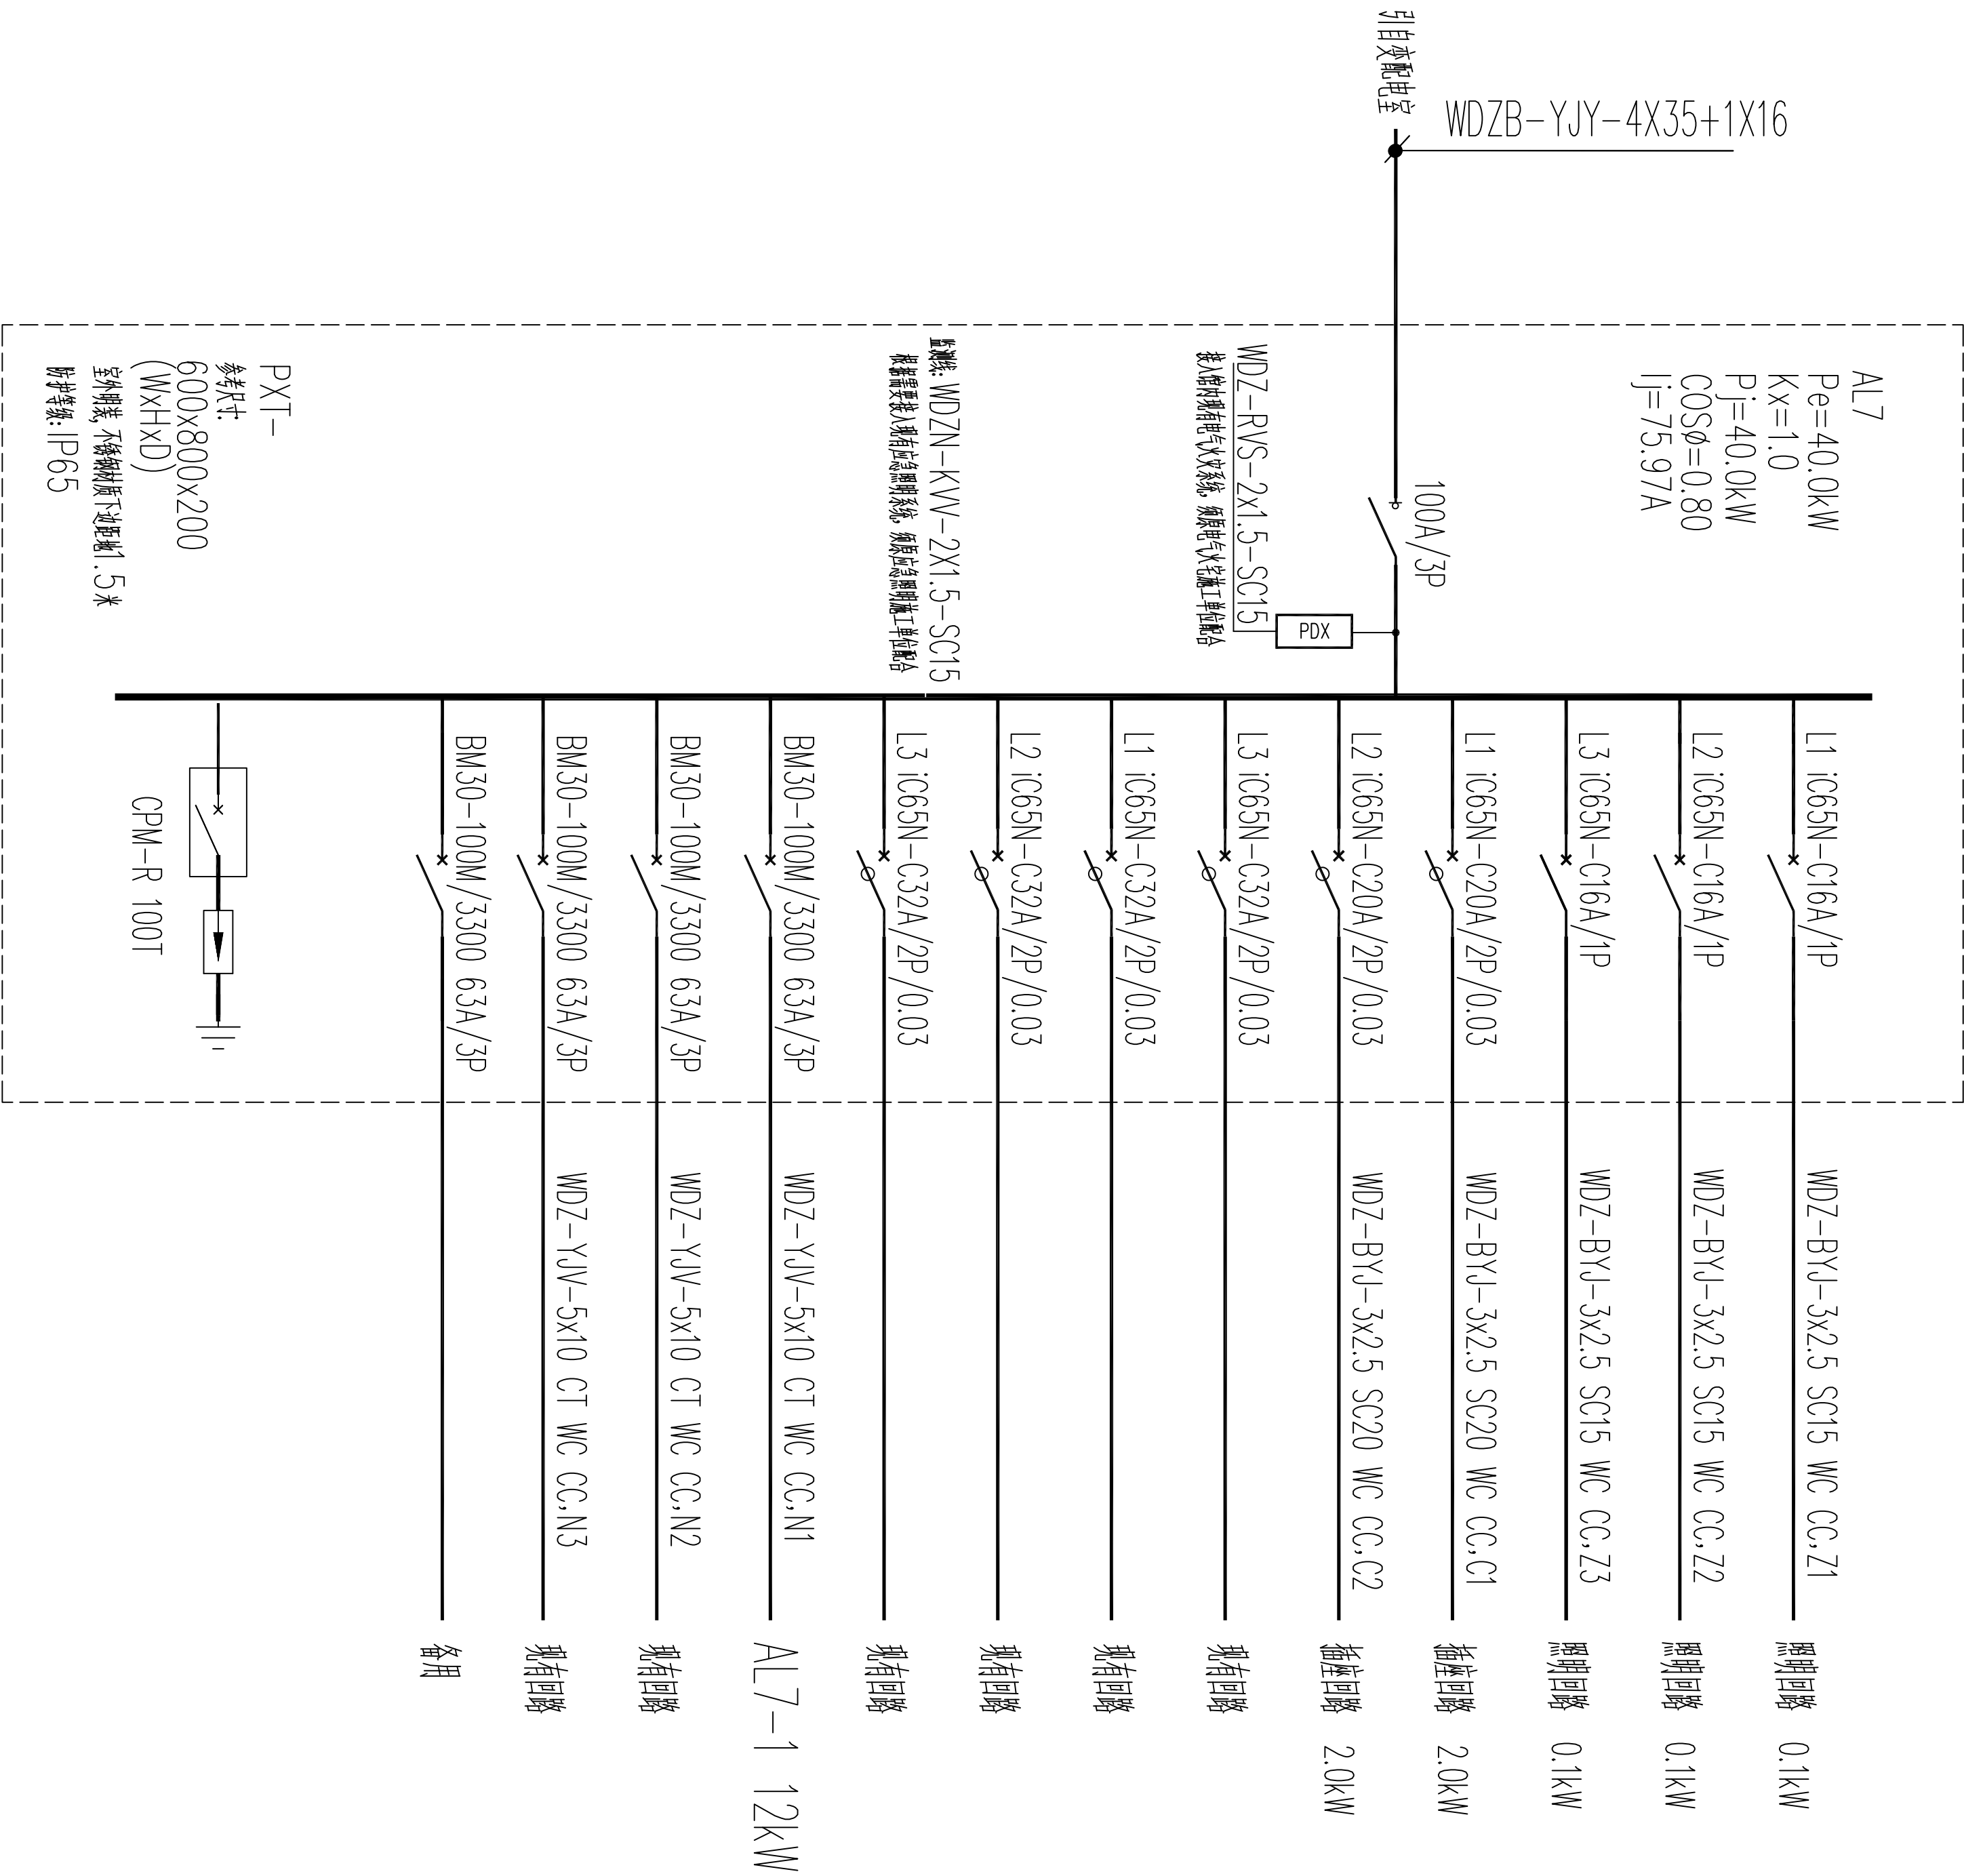

AL7 配电系统图

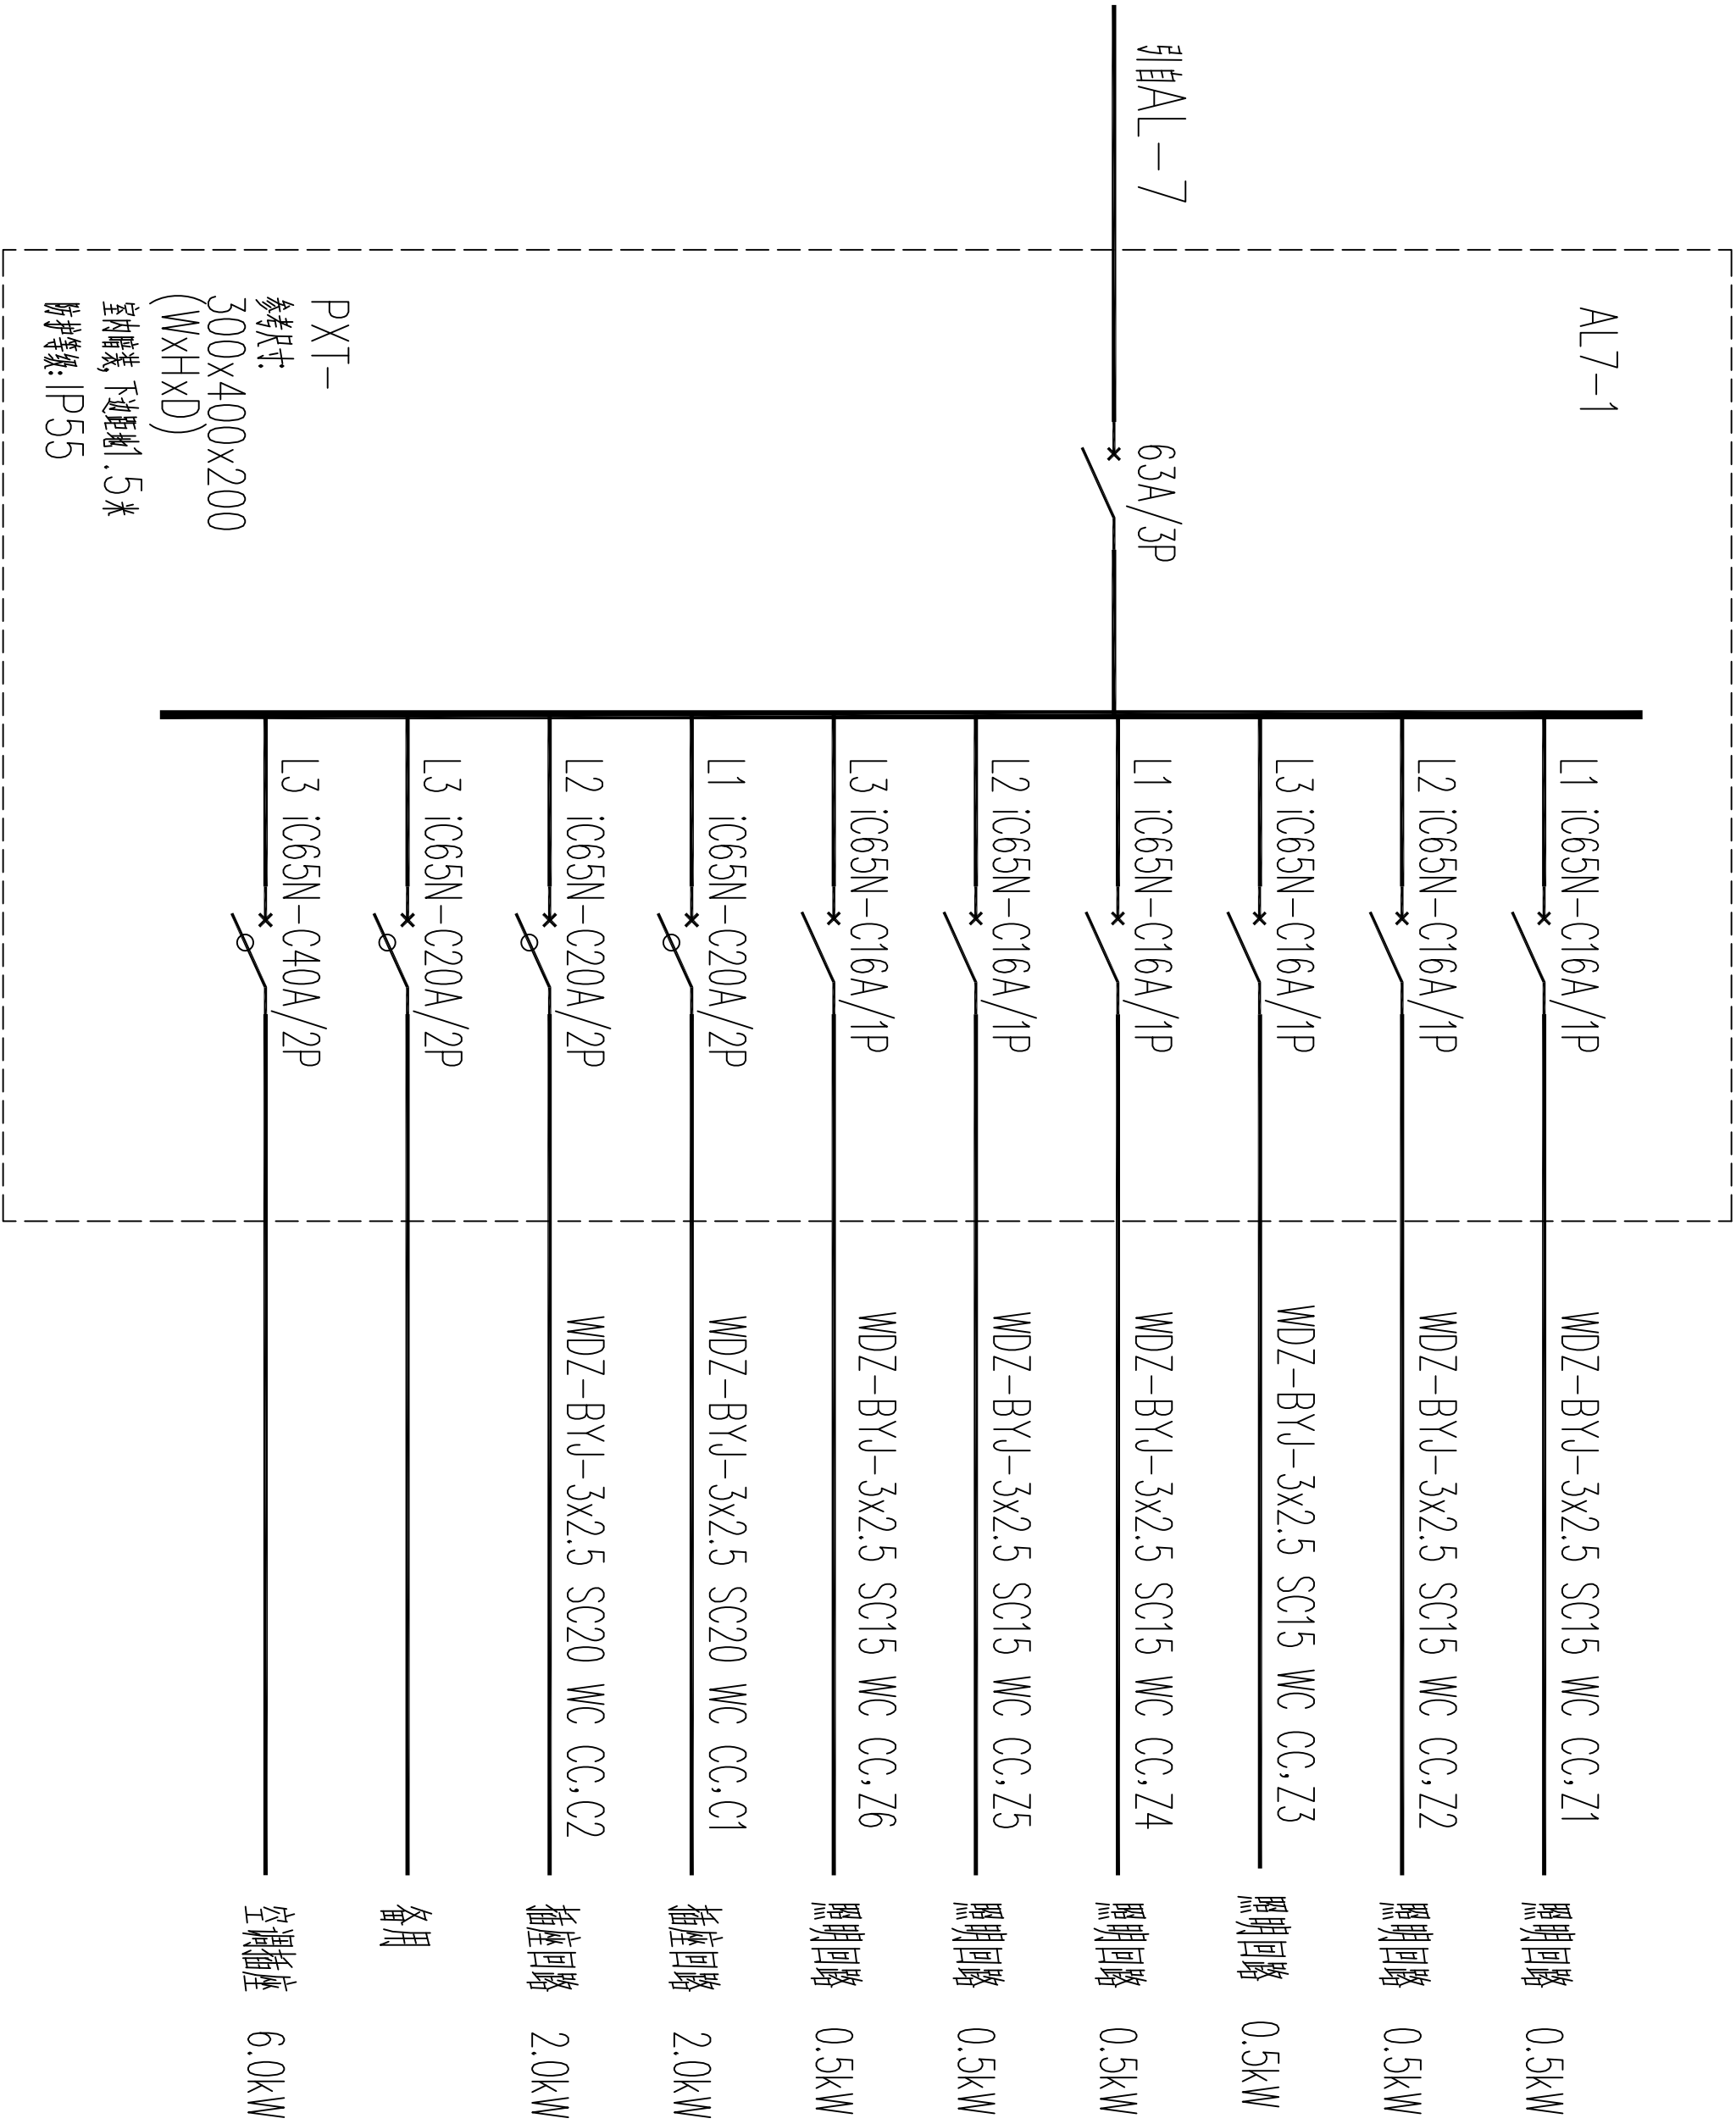

AL7-1 配电系统图

配电箱系统图 (八)

所有配电箱尺寸仅供参考(箱体尺寸仅供参考),最终以设计方提供尺寸为准,施工过程中如有尺寸偏差,请及时与设计方沟通。
室外配电箱,满足防护等级IP65。

八路军西安办事处纪念馆电气线路改造工程						设计号	C24-00-00
项目负责人			校	对		配电箱系统图八	
审	定						
审	核			制	图		
工种负责人						图号	16
						日期	2024.07