




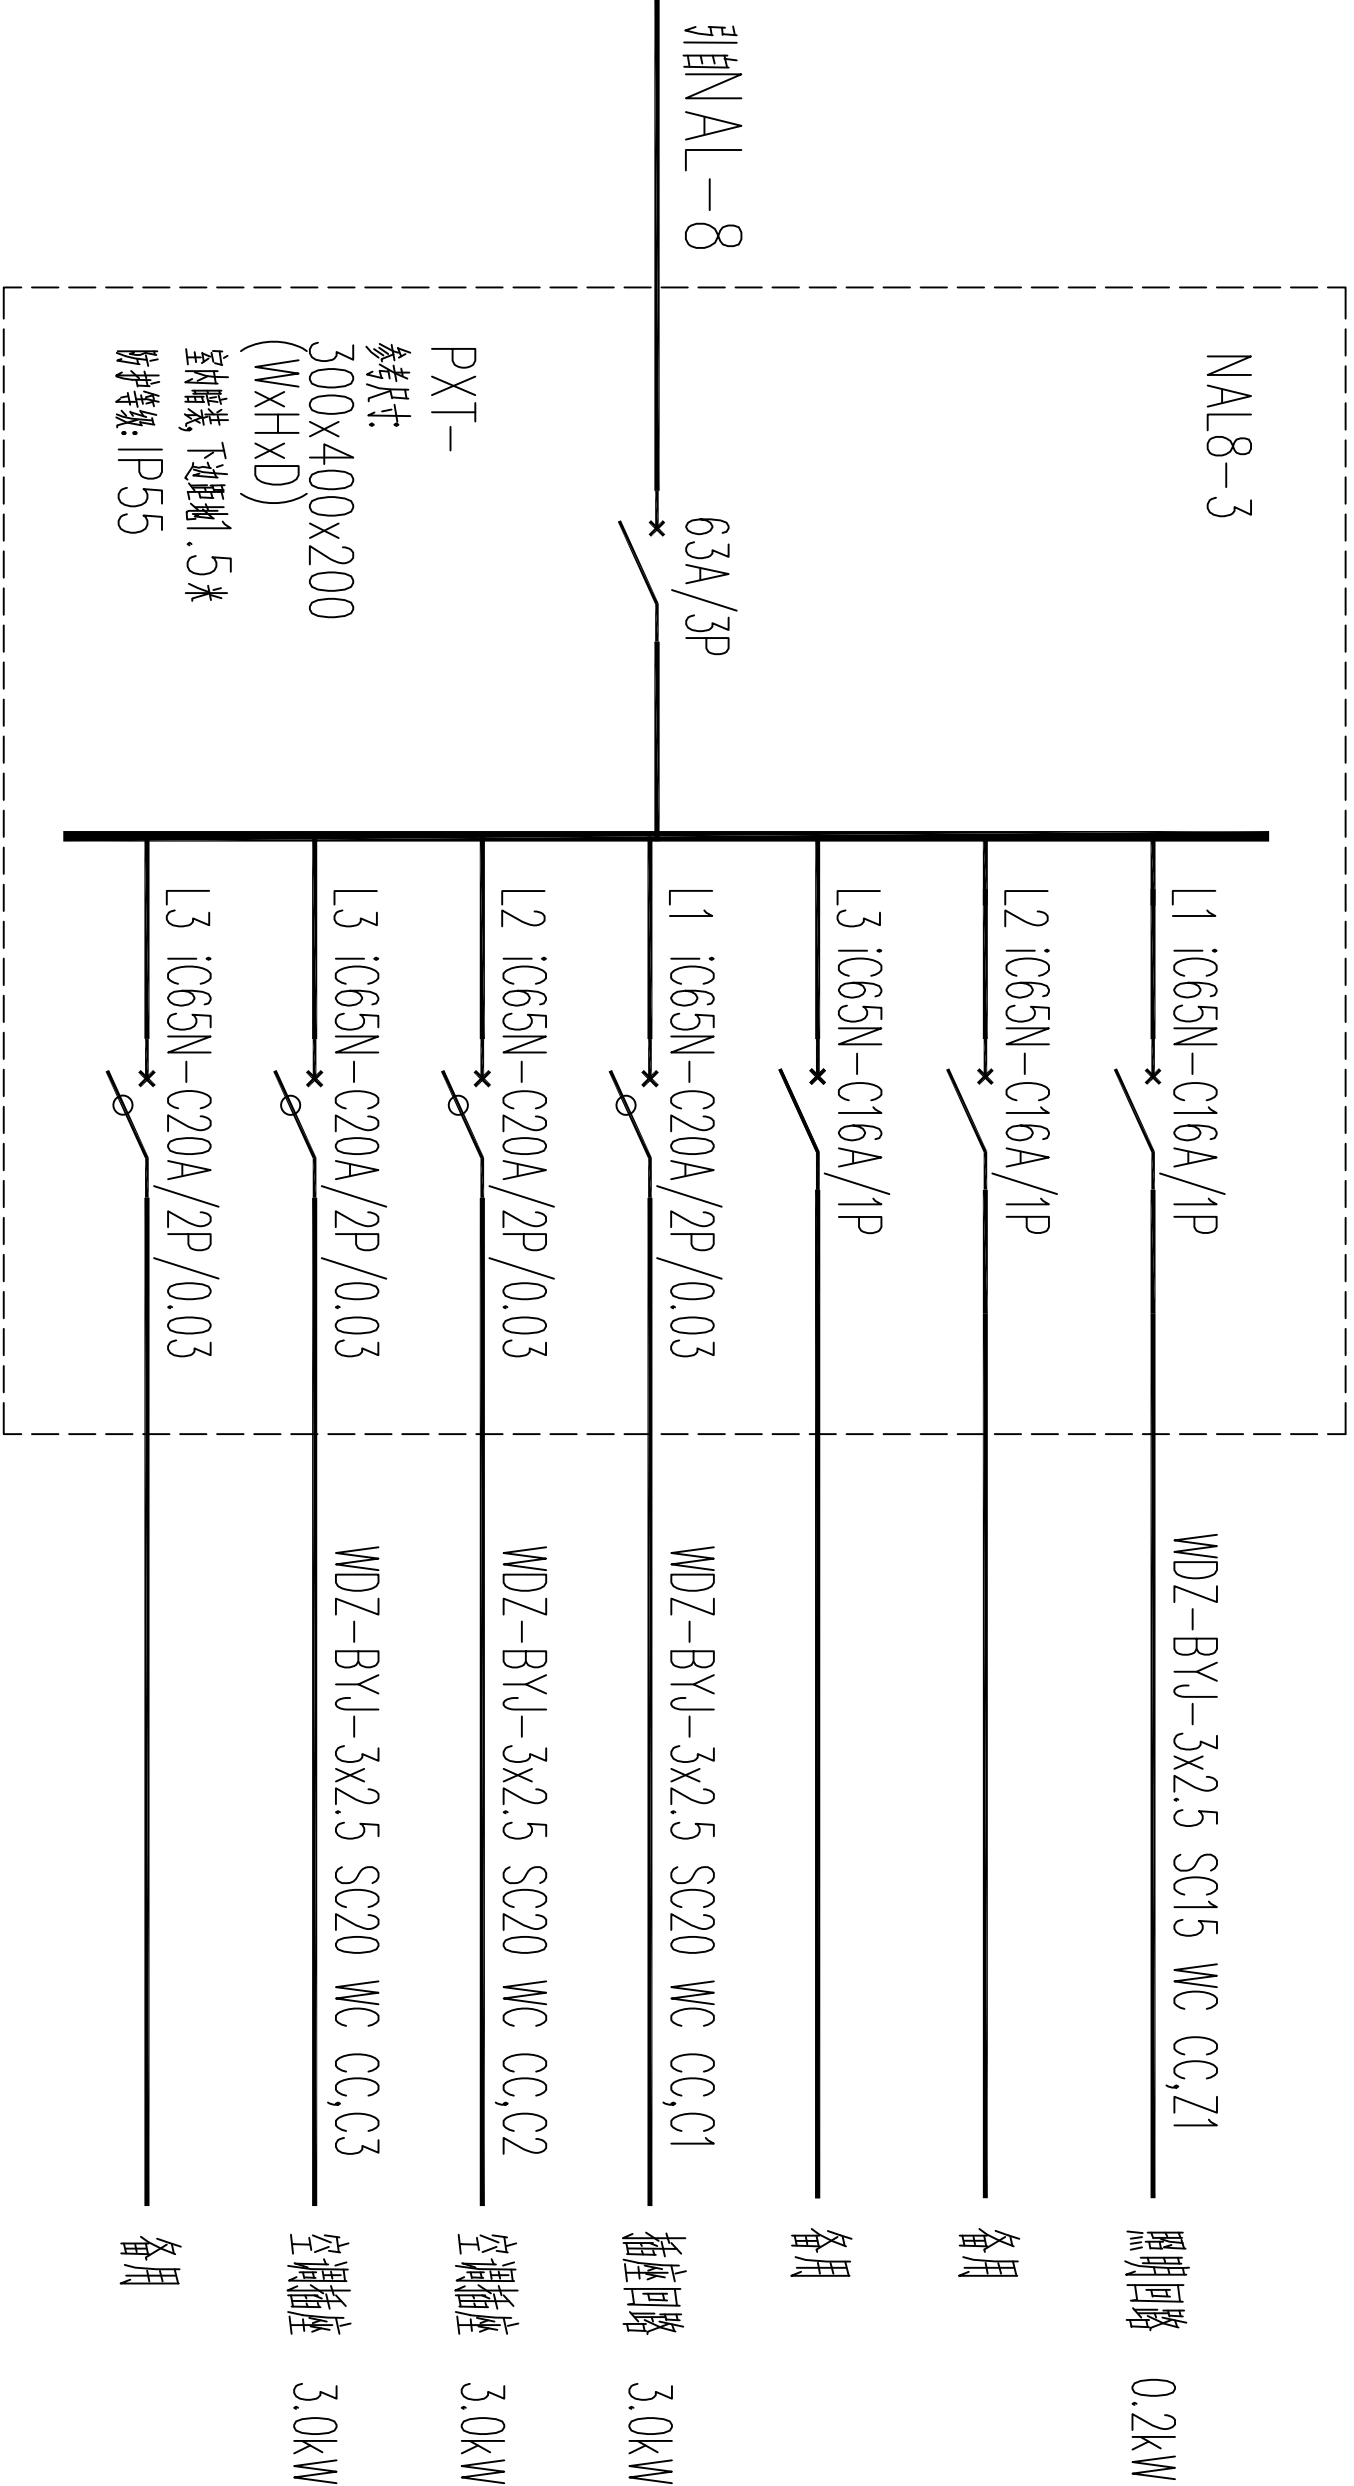

NAL8-3 配电系统图

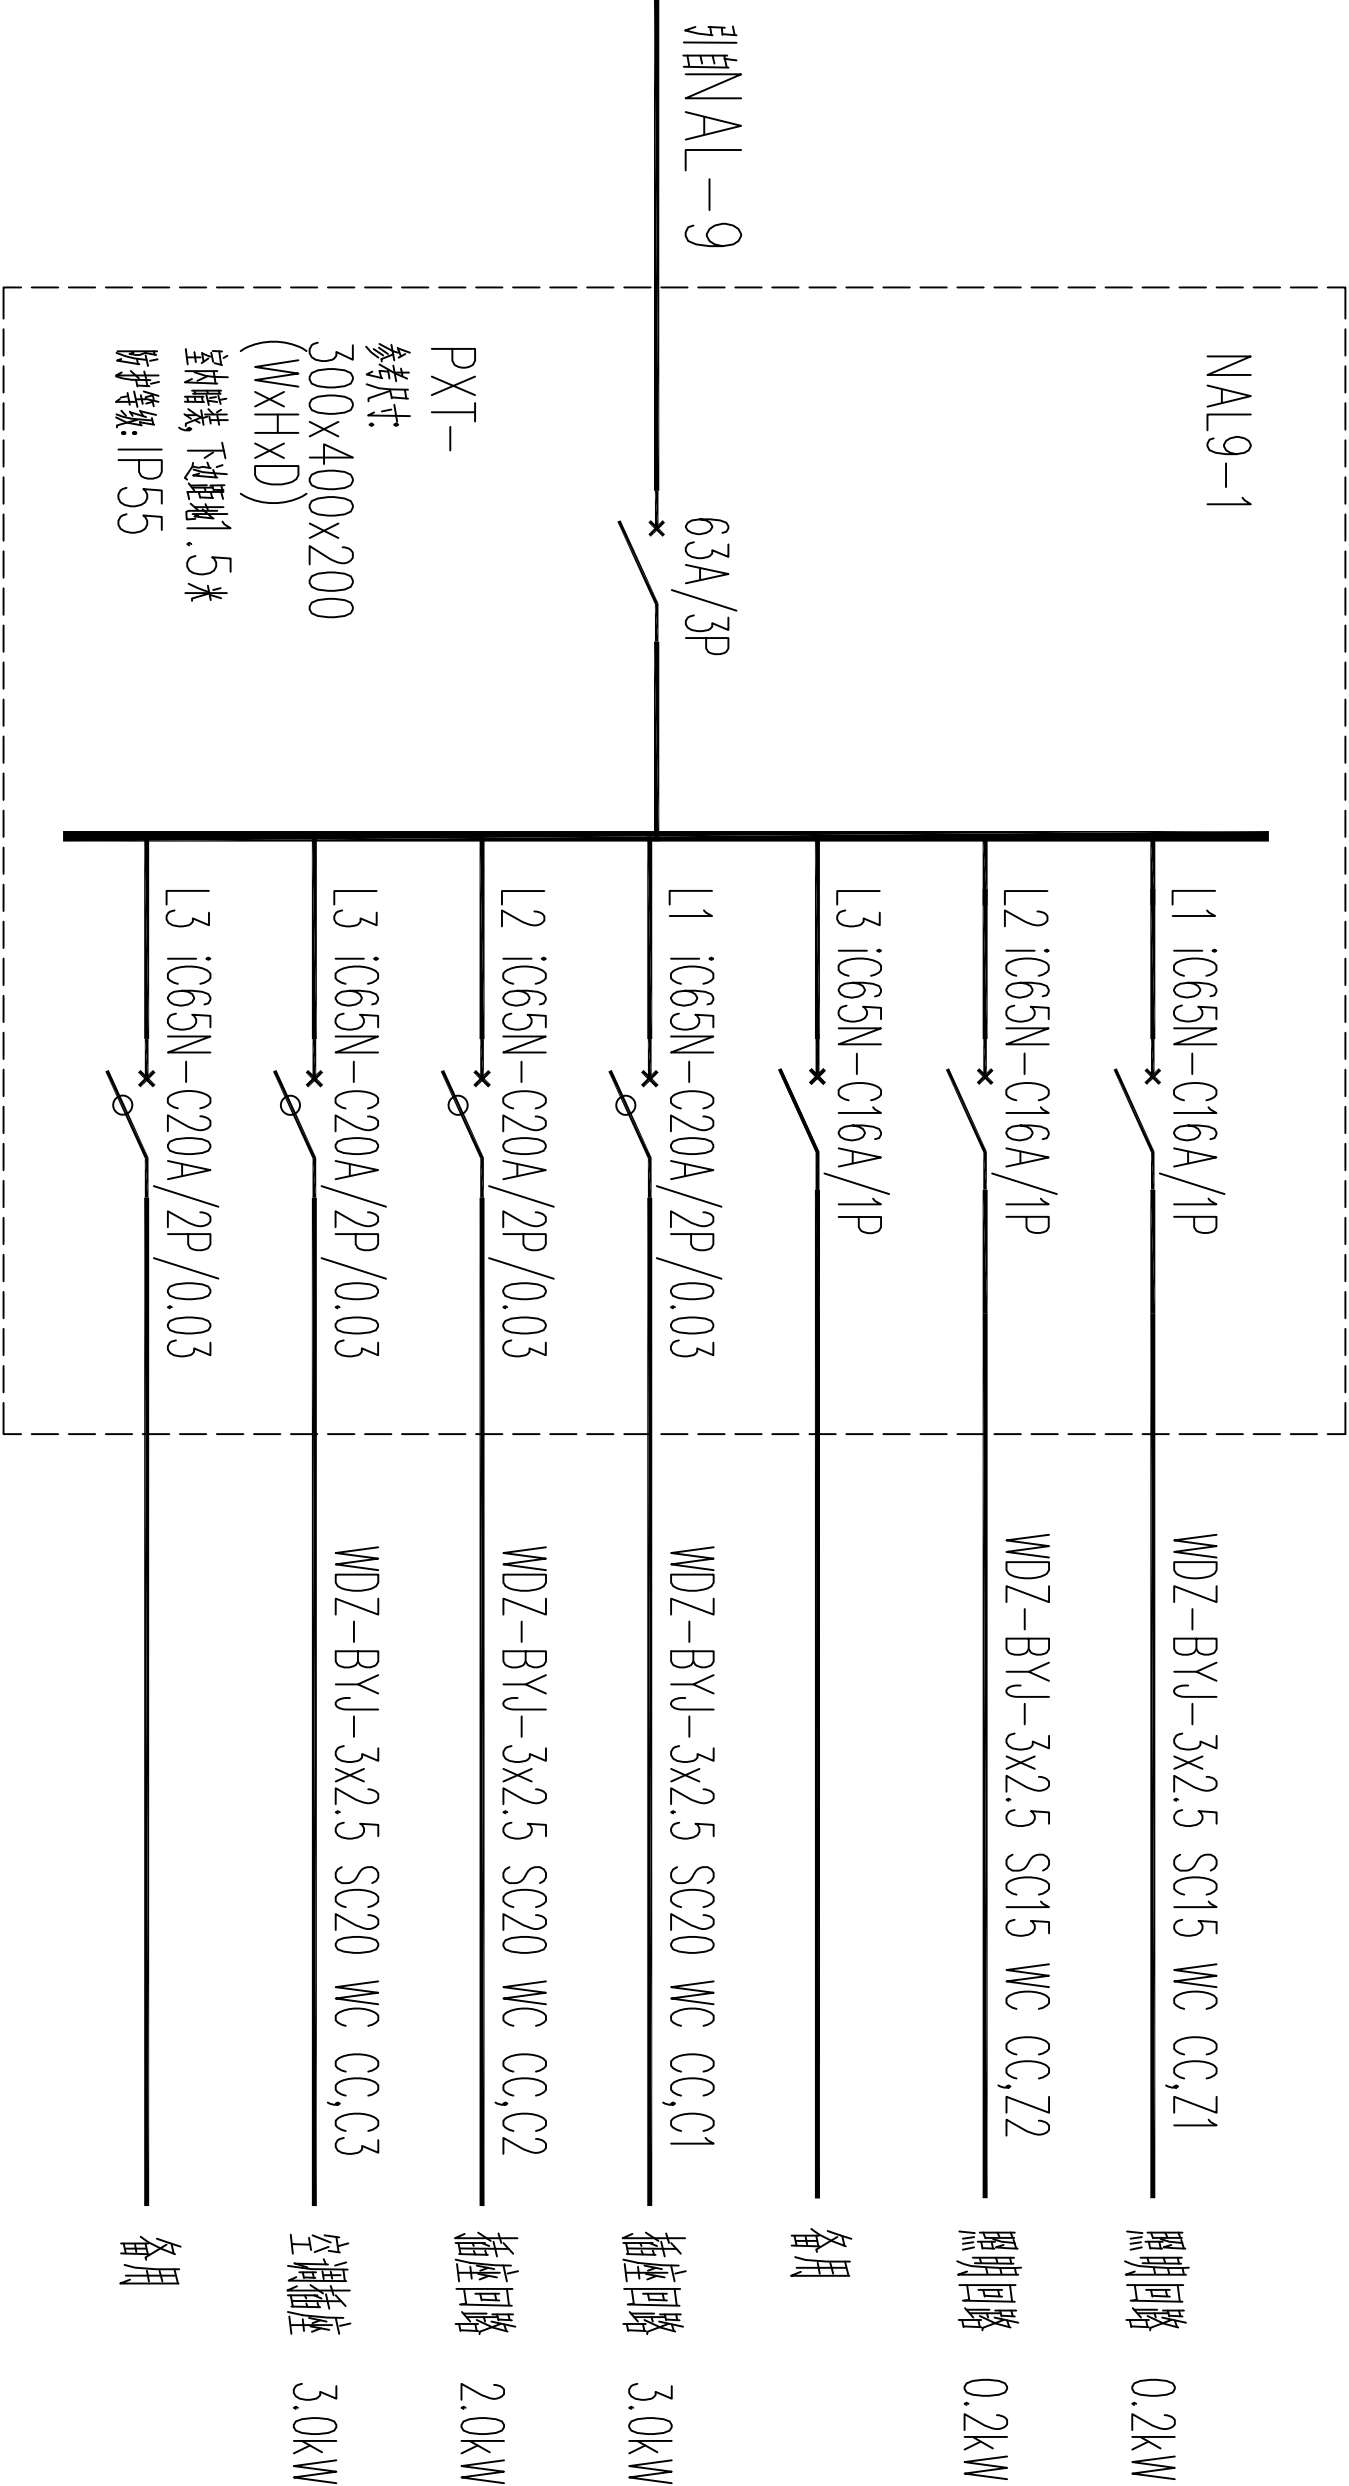

NAL9-1 配电系统图

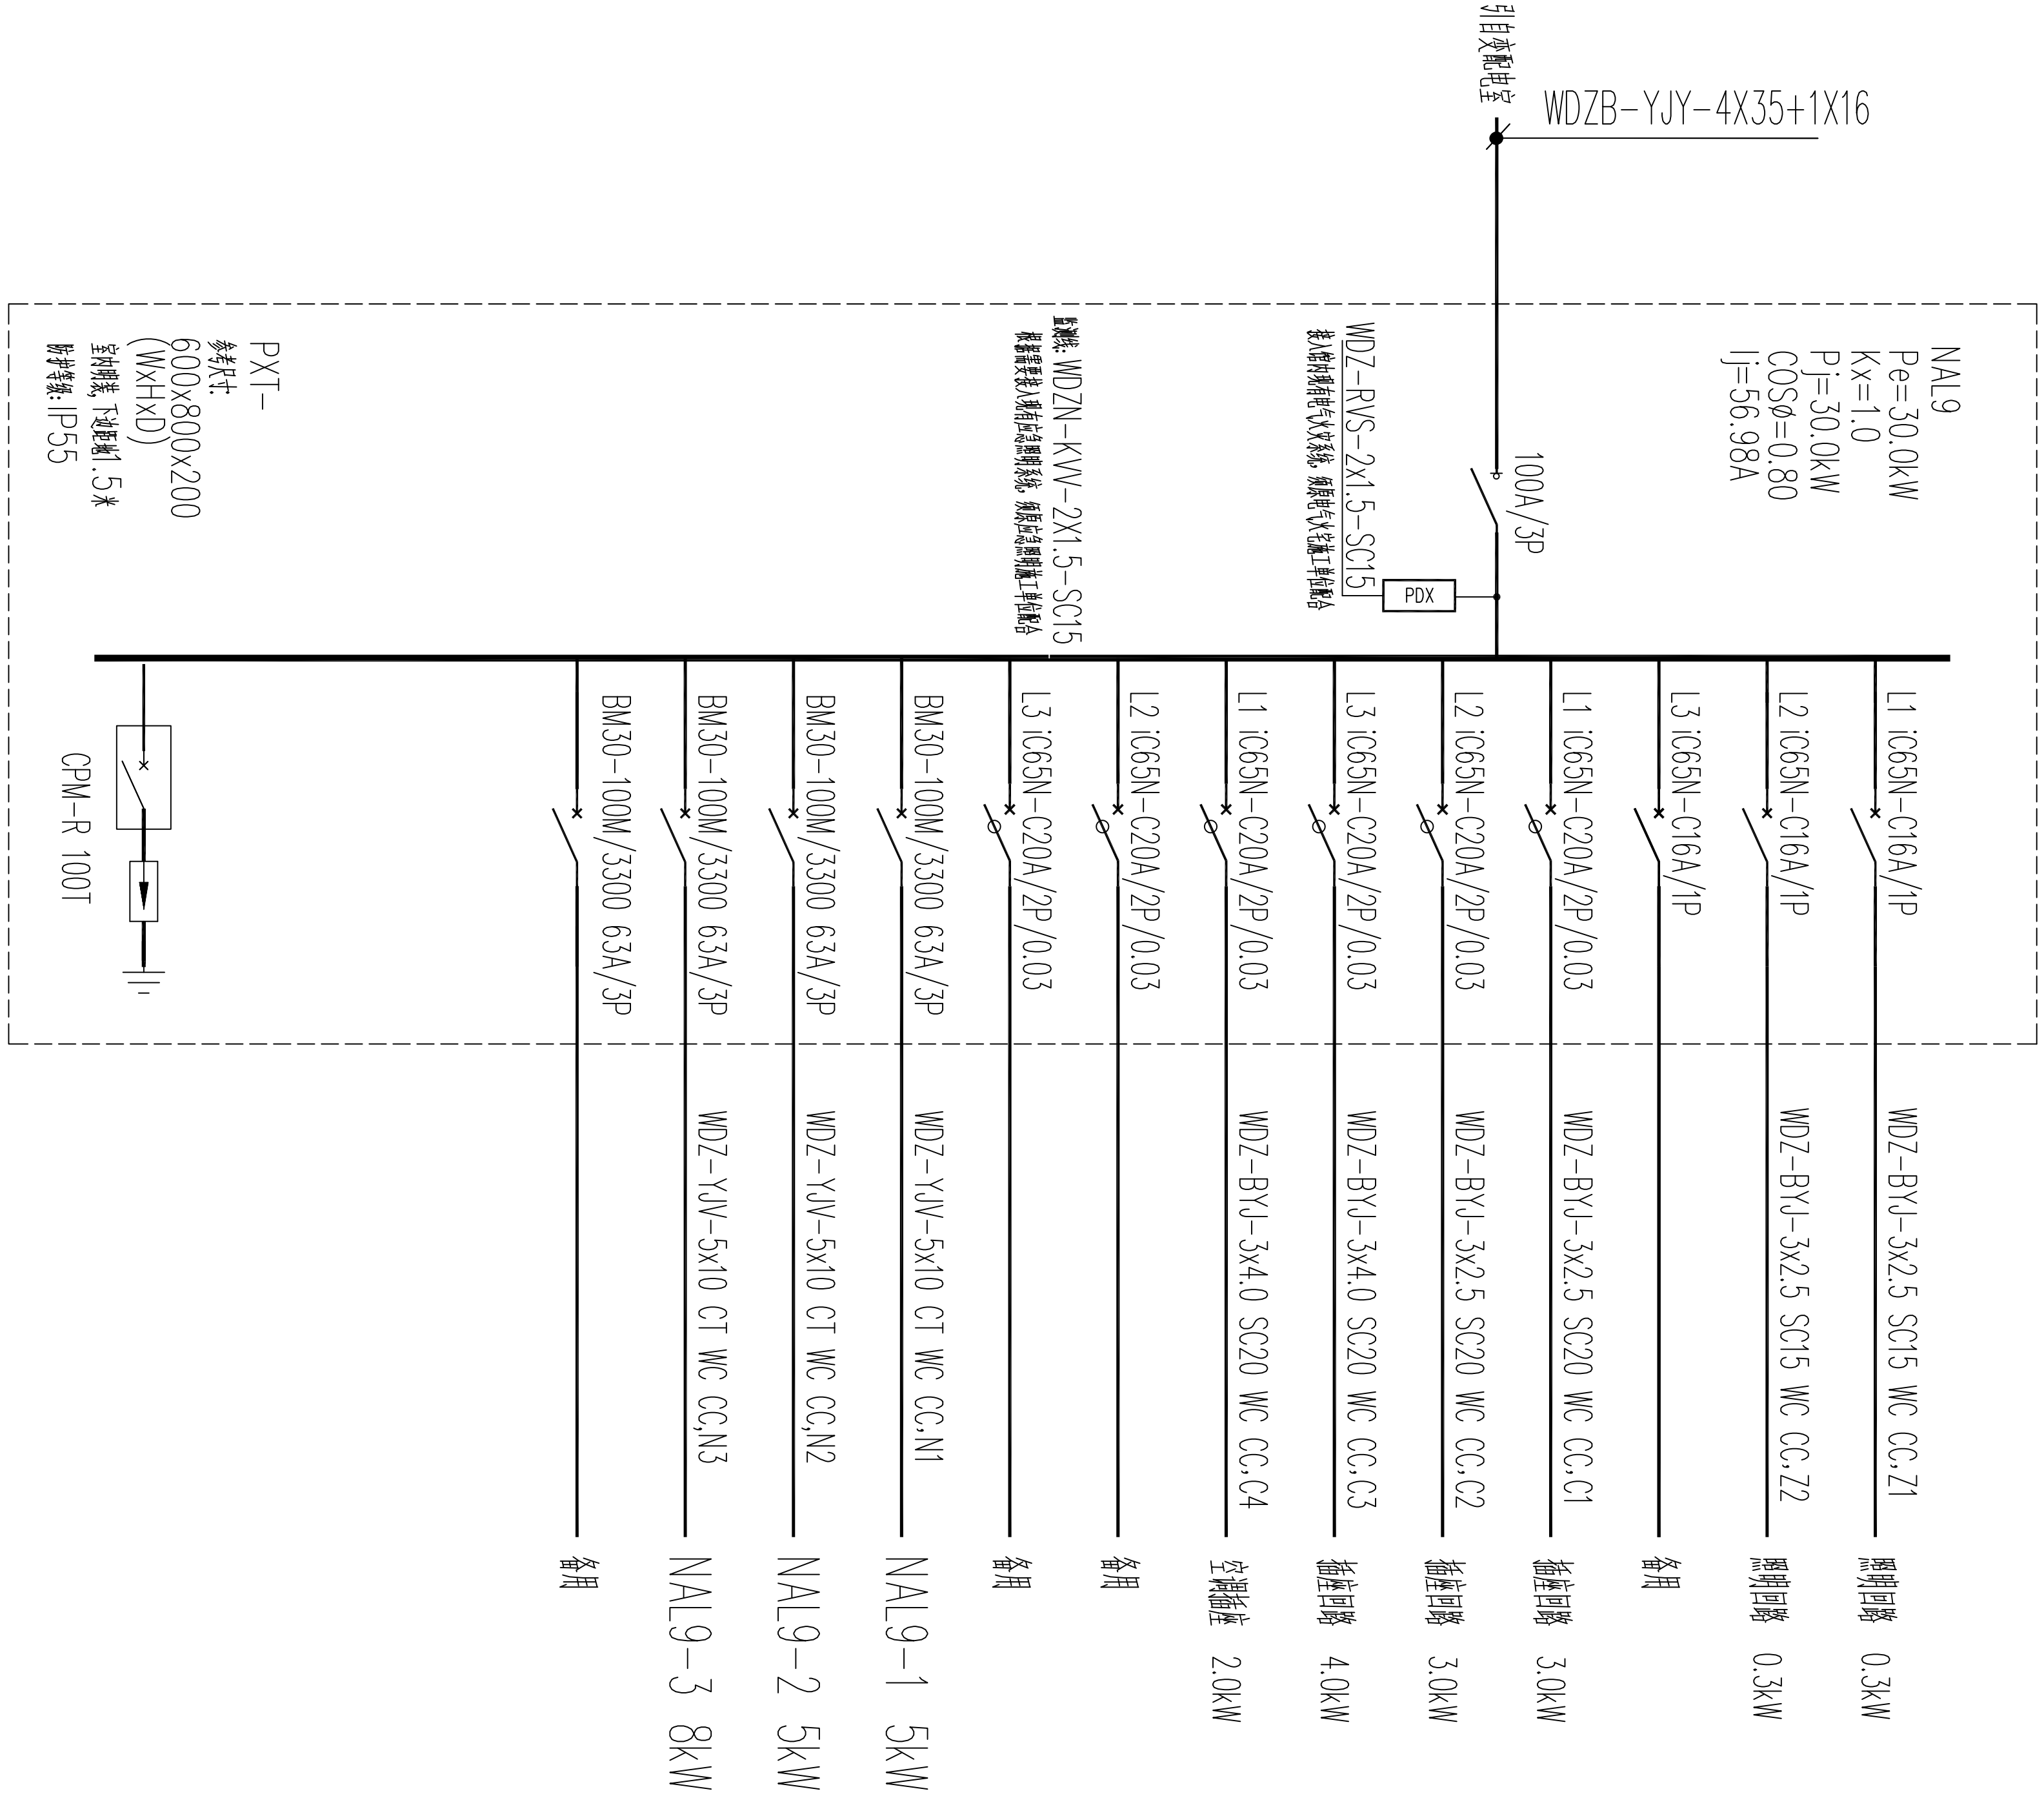

NAL9 配电系统图

所有配电柜尺寸仅供参考（请参照表内预留尺寸），最终尺寸以生产厂家提供尺寸为准，施工过程中请参照最终尺寸进行调整预留尺寸。

室外柜体：满足防护等级IP65。

项目负责人				八路军西安办事处纪念馆电气线路改造工程			
审	定			图	别	设计号	C24-00-00
审	核			制	图	图号	22
工种负责人						日期	2024.07