



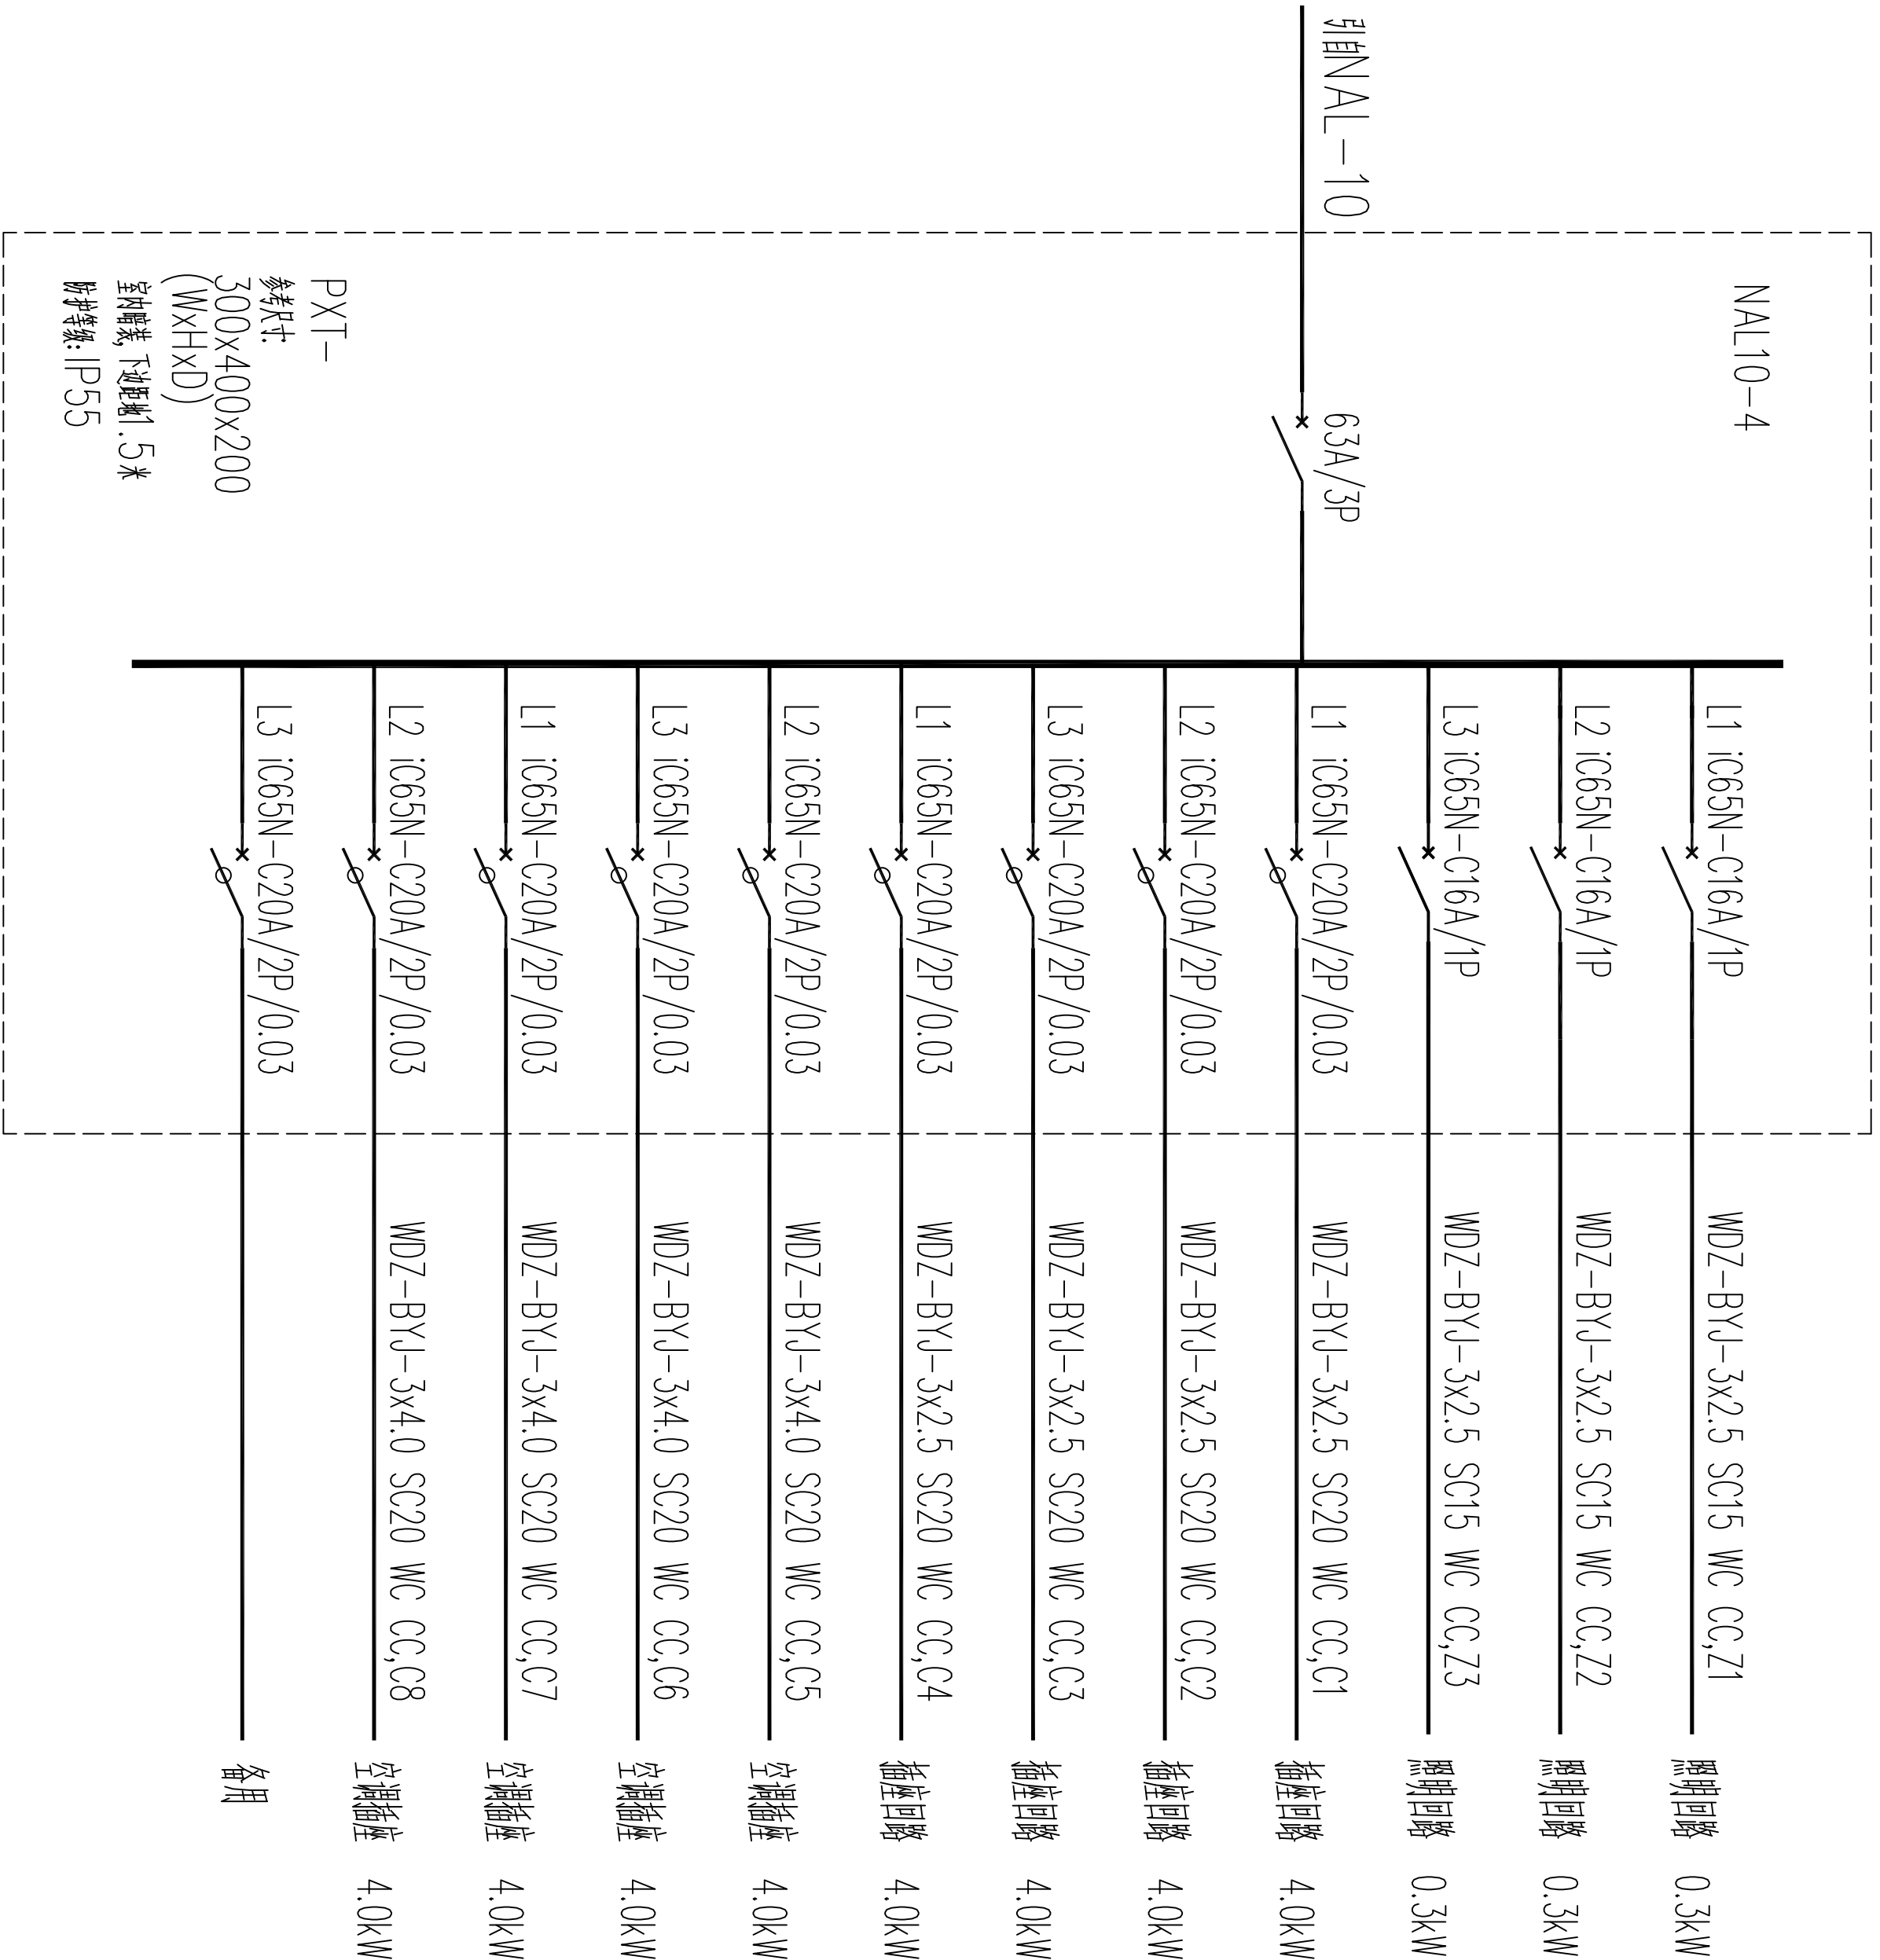

NAL10-4 配电系统图

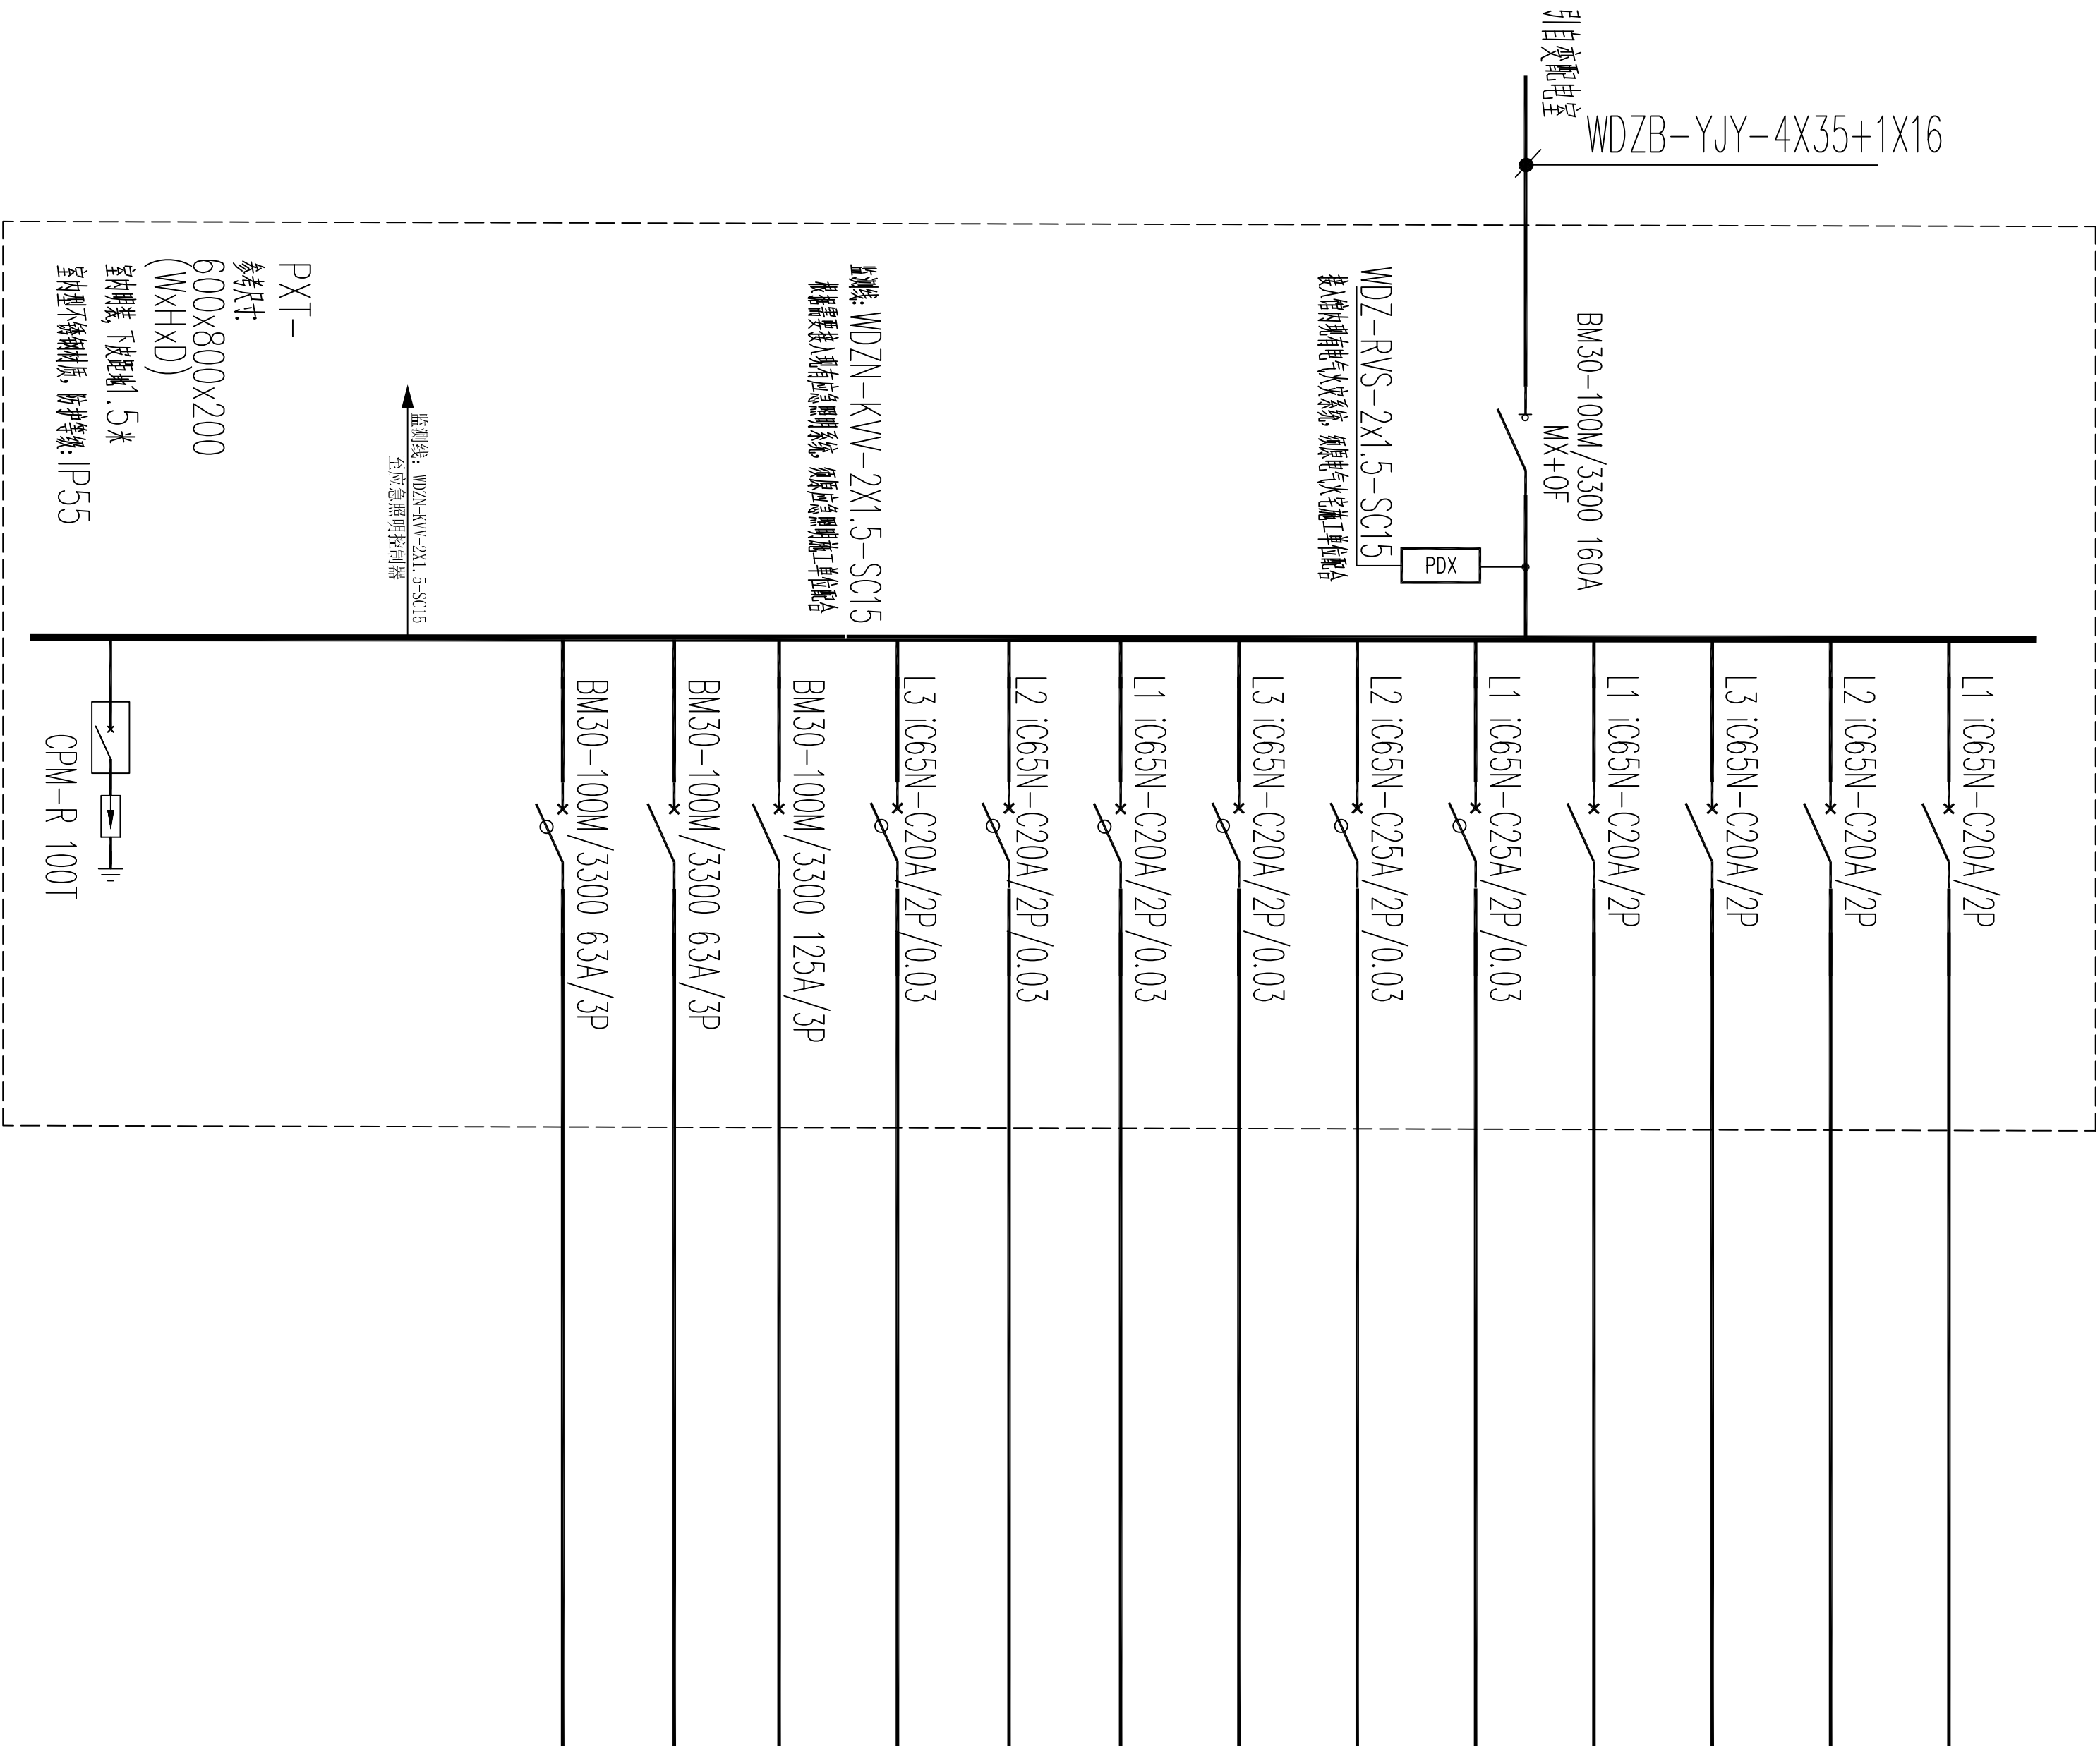

NAL2 NAL6 配电系统图

配电箱系统图 (十七)

所有配电箱尺寸仅供参考 (箱体尺寸仅供参考), 最终尺寸以工厂实际尺寸为准。施工过程中请严格按照尺寸进行安装, 确保配电箱尺寸符合设计要求。

项目负责人				八路军西安办事处纪念馆电气线路改造工程			
审	定	校	对	设计号 C24-00-00			
审	核	制	图	图号 25			
工种负责人				日期 2024.07			