


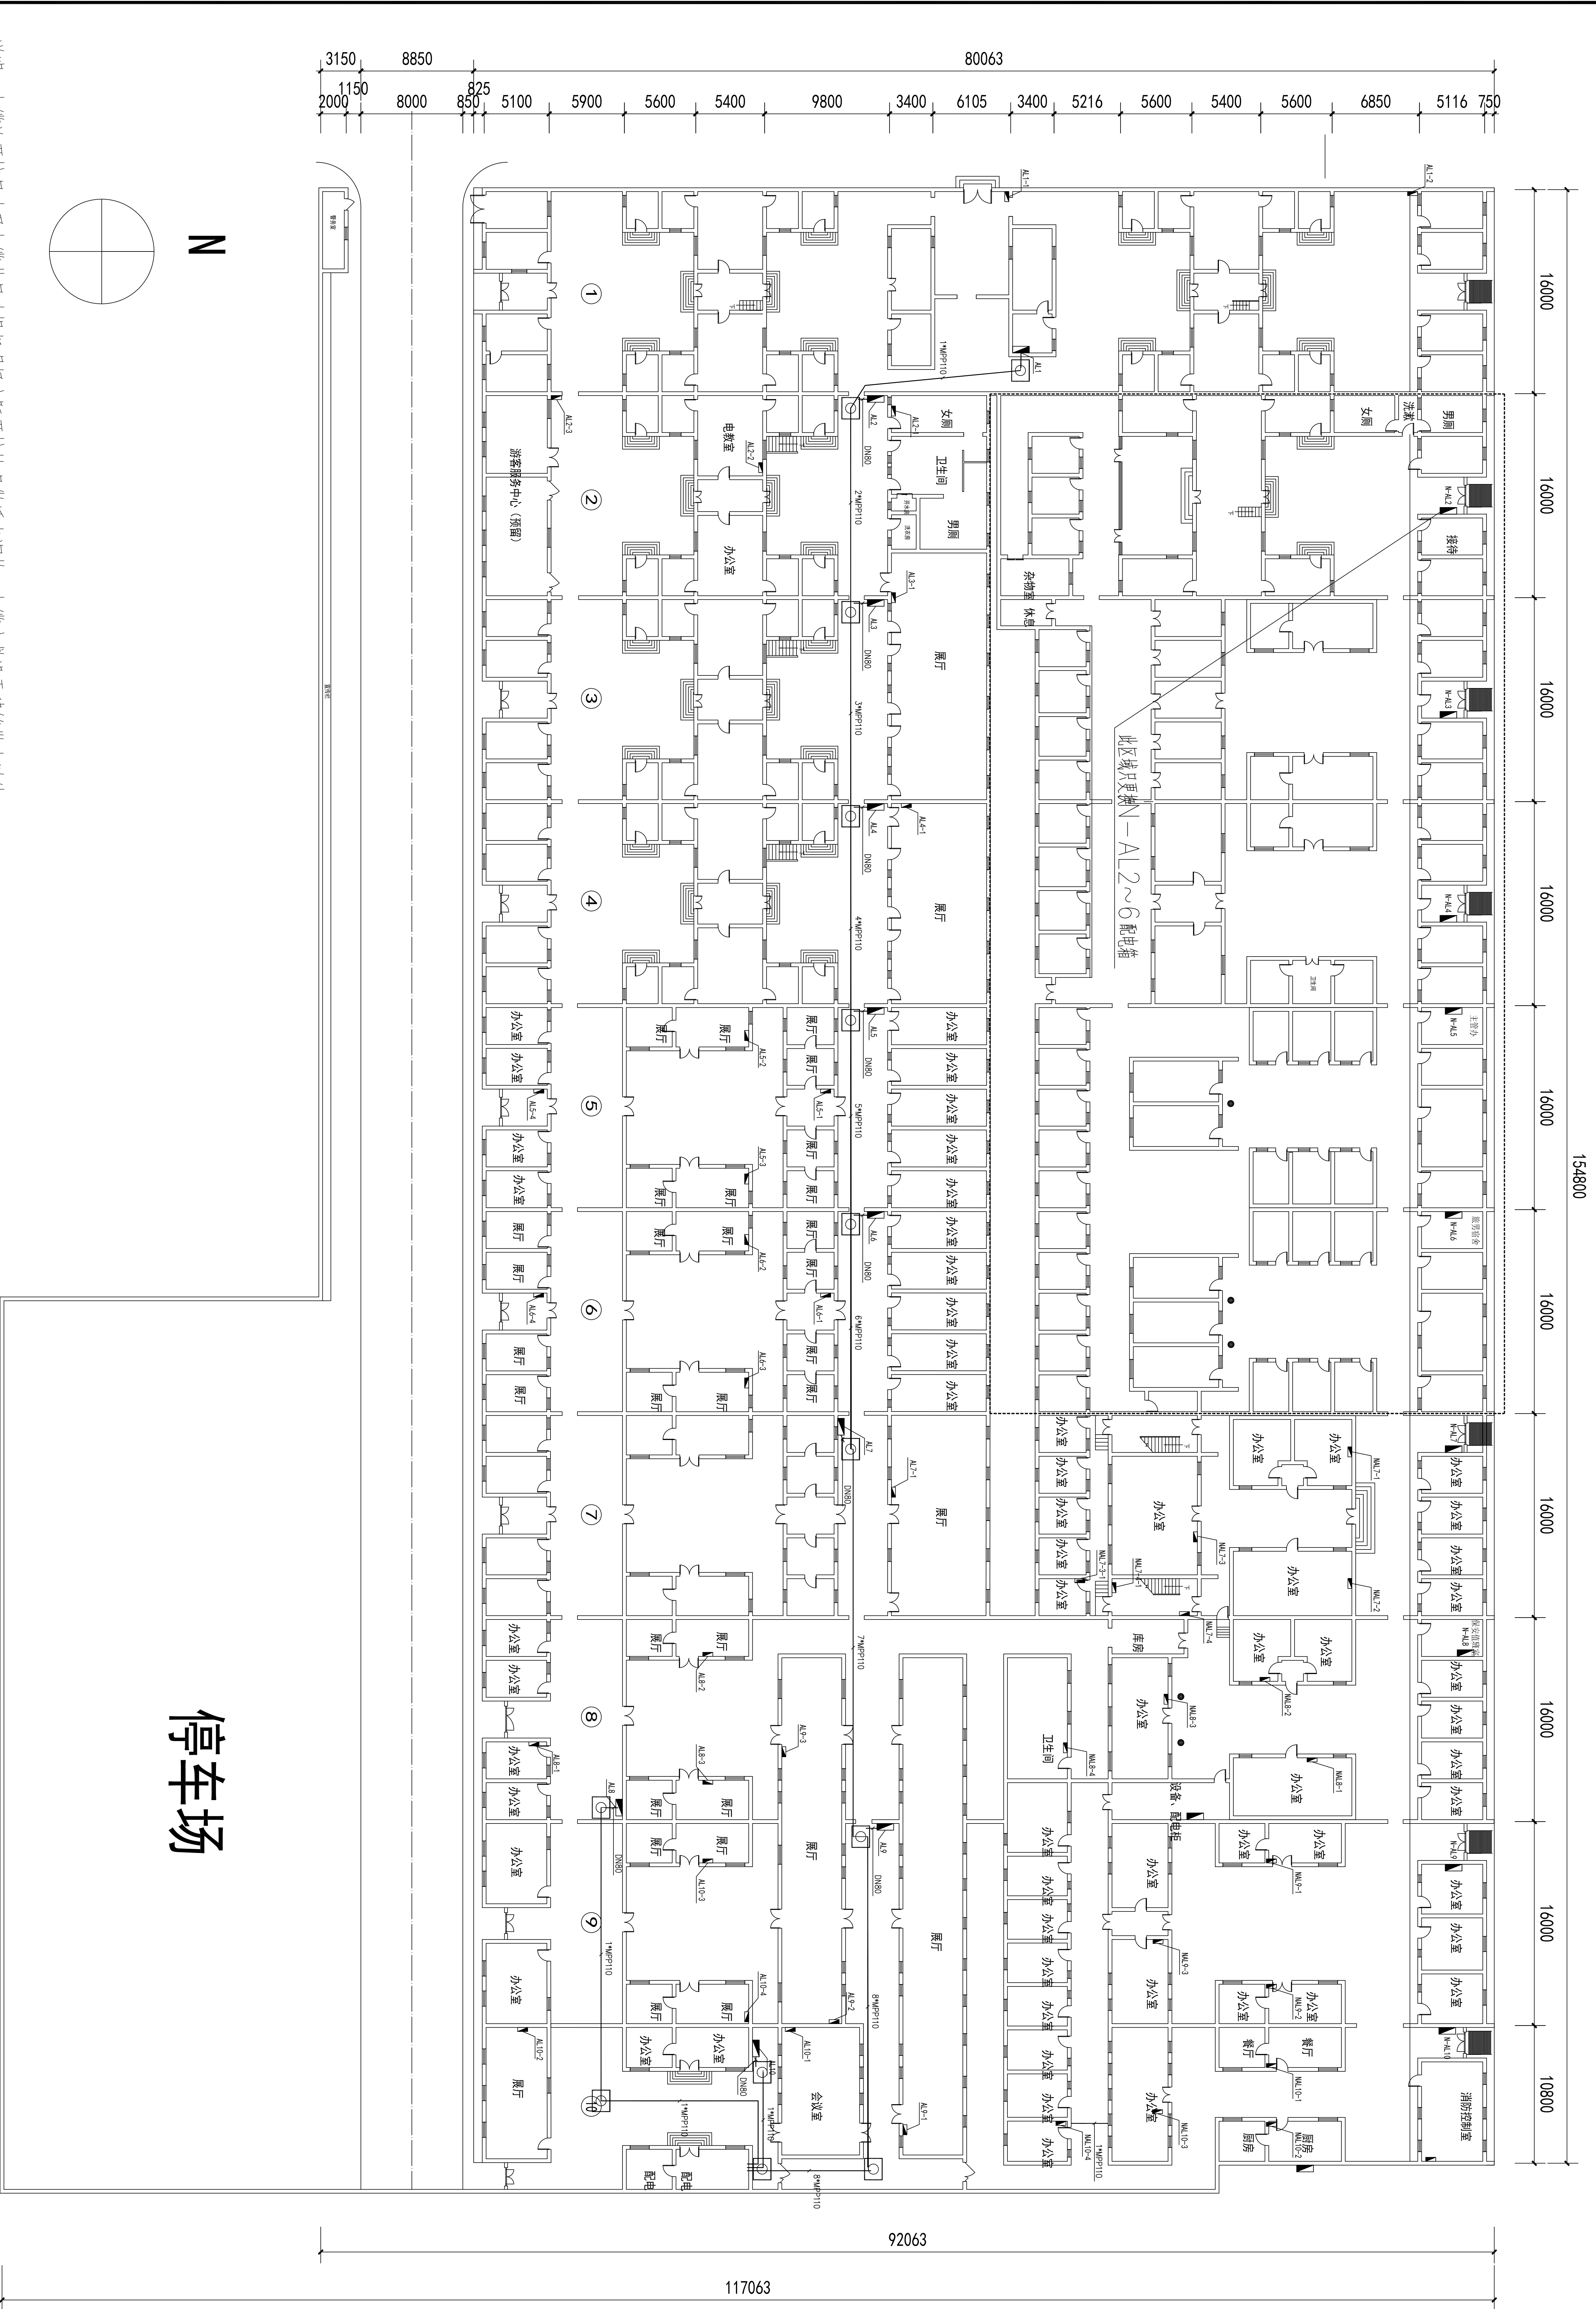

图例	说明
1	室外电缆井，做法详见大样图
2	室外电缆沟，做法详见大样图
3	
4	

八路军西安办事处纪念馆电气线路改造工程									
项目负责人					设计				
审定					校核				
审核					制图				
工种负责人					室外管网平面图				
					图别				
					图号				
					日期				