


建设单位: 西北大学附属中学

工程名称: 西北大学附属中学一号公寓楼维修改造项目

给排水施工图

设计编号: DZSJ-2025-389-1

日期: 2026. 04

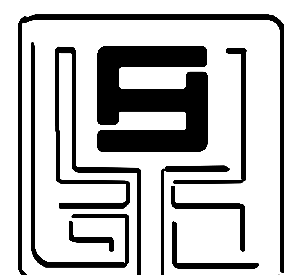

鼎正建筑设计有限公司

DINGZHENG ARCHITECTURAL DESIGN CO., LTD.

工程设计证书编号: 甲级 A161A02358

乙级 A261149209


图 纸 目 录

建 设 单 位：西安信仁智能装备有限公司变压器数字化装备制造研发及生产项目
项 目 名 称：北斗航空应用产业园
设计合同号：

页数/总页数： 1/1
专 业 给 排 水
编 制 人 张全胜

序号	专业及图号	图 纸 名 称	通用图		规格	备 注
			图集	页次		
1	水施-01	给排水设计说明			A2	
2	水施-02	一层给排水平面图			A2+	
3	水施-03	一层消火栓平面图			A2+	
4	水施-04	二层给排水平面图			A2+	
5	水施-05	二层消火栓平面图			A2+	
6	水施-06	标准层给排水平面图			A2+	
7	水施-07	标准层消火栓平面图			A1+	
8	水施-08	消火栓原理图			A1+	
9	水施-09	给排水原理图			A2	
10	水施-10	一层卫生间排水大样图			A2	
11	水施-11	一层卫生间给水大样图一			A2	
12	水施-12	一层卫生间给水大样图二			A2	
13	水施-13	二一六层卫生间给水大样图			A2	
14	水施-13	二一六层卫生间排水大样图			A2	
20						
21						
22						
23						
24						
25						

建	筑	气	讯
结	构	电	通

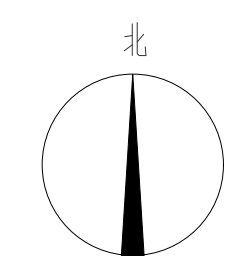

建筑设计单位:
ARCHITECTURAL DESIGN UNIT



鼎正建筑设计有限公司
DINGZHONG ARCHITECTURAL DESIGN CO., LTD.

设计证书编号: 晋建[建]HJ02258
乙级: 2011/05/09

企业资质证书:


市政行业	建筑工程	甲级
市政公用工程	建筑工程	乙级
风景园林工程设计专项		乙级
市政工程	道路工程	乙级
市政工程	桥梁工程	乙级
市政工程	给水工程	乙级
市政工程	排水工程	乙级
市政工程	环境工程	乙级
市政工程	电力工程	乙级
市政公用工程	给水及排水工程	乙级
电力行业	输变电工程	乙级
电力行业	新能源发电	乙级
电力行业	送电工程	乙级
电力行业	变电工程	乙级
农林行业	农业综合开发生态工程	乙级

地址: 陕西省西安市莲湖区凤城路街道办事处“企业孵化中心”二楼
电话: 029-88269660

注册执业章：
REGISTERED SEA

设计编号: DESIGN CONTRACT NO.	DJSJ-2025-389-1		
建设单位: CLIENT	西北大学附属中学		
项目: PROJECT NAME	西北大学附属中学一号公寓		
子项目: SUBPROJECT NAME	1#学生公寓		
图名: DRAWING TITLE	一层楼梯大样平面图		
项目总负责人 PROJECT DIRECTOR	张利霞	张利霞	
专业负责人 SPECIALIZED RESPONSIBLE (B)	侯宝军	侯宝军	
审核人 APPROVED BY	侯宝军	侯宝军	
审核人 CHECKER BY	甘三军	甘三军	
校对人 CHECKED BY	马敏	马敏	
设计人 DESIGNER BY	张全胜	张全胜	
专业: STATUS	给排水	设计阶段: DESIGN PHASE	施工图
比例: SCALE	1:100	版本号: FILE NO.	第一版
日期: DATE	2026.04	图号: DRAWING NO.	水施-03

庚辰			臘月	
辛巳			除日	
壬午			丁巳	
癸未			己巳	
甲申			庚午	
乙酉			辛未	
丙戌			壬申	
丁亥			癸酉	
戊子			甲戌	
己丑			乙亥	
庚寅			丙子	
辛卯			丁丑	
壬辰			戊寅	
癸巳			己卯	
甲午			庚辰	
乙未			辛巳	
丙申			壬午	
丁酉			癸未	
戊戌			甲申	
己亥			乙酉	
庚子			丙戌	
辛丑			丁亥	
壬寅			戊子	
癸卯			己丑	
甲辰			庚寅	
乙巳			辛卯	
丙午			壬辰	
丁未			癸巳	
戊申			甲午	
己酉			乙未	
庚戌			丙申	
辛亥			丁酉	
壬子			戊戌	
癸丑			己亥	
甲寅			庚子	
乙卯			辛丑	
丙辰			壬寅	
丁巳			癸卯	
戊午			甲辰	
己未			乙巳	
庚申			丙午	
辛酉			丁未	
壬戌			戊申	
癸亥			己酉	
甲子			庚戌	
乙丑			辛亥	
丙寅			壬子	
丁卯			癸丑	
戊辰			甲寅	
己巳			乙卯	
庚午			丙辰	
辛未			丁巳	
壬申			戊午	
癸酉			己未	
甲戌			庚申	
乙亥			辛酉	
丙子			壬戌	
丁丑			癸亥	
戊寅			甲子	
己卯			乙丑	
庚辰			丙寅	
辛巳			丁卯	
壬午			戊辰	
癸未			己巳	
甲申			庚午	
乙酉			辛未	
丙戌			壬申	
丁亥			癸酉	
戊子			甲戌	
己丑			乙亥	
庚寅			丙子	
辛卯			丁丑	
壬辰			戊寅	
癸巳			己卯	
甲午			庚辰	
乙未			辛巳	
丙申			壬午	
丁酉			癸未	
戊戌			甲申	
己亥			乙酉	
庚子			丙戌	
辛丑			丁亥	
壬寅			戊子	
癸卯			己丑	
甲辰			庚寅	
乙巳			辛卯	
丙午			壬辰	
丁未			癸巳	
戊申			甲午	
己酉			乙未	
庚戌			丙申	
辛亥			丁酉	
壬子			戊戌	
癸丑			己亥	
甲寅			庚子	
乙卯			辛丑	
丙辰			壬寅	
丁巳			癸卯	
戊午			甲辰	
己未			乙巳	
庚申			丙午	
辛酉			丁未	
壬戌			戊申	
癸亥			己酉	
甲子			庚戌	
乙丑			辛亥	
丙寅			壬子	
丁卯			癸丑	
戊辰			甲寅	
己巳			乙卯	
庚午			丙辰	
辛未			丁巳	
壬申			戊午	
癸酉			己未	
甲戌			庚申	
乙亥			辛酉	
丙子			壬戌	
丁丑			癸亥	
戊寅			甲子	
己卯			乙丑	
庚辰			丙寅	
辛巳			丁卯	
壬午			戊辰	
癸未			己巳	
甲申			庚午	
乙酉			辛未	
丙戌			壬申	
丁亥			癸酉	
戊子			甲戌	
己丑			乙亥	
庚寅			丙子	
辛卯			丁丑	
壬辰			戊寅	
癸巳			己卯	
甲午			庚辰	
乙未			辛巳	
丙申			壬午	
丁酉			癸未	
戊戌			甲申	
己亥			乙酉	
庚子			丙戌	
辛丑			丁亥	
壬寅			戊子	
癸卯			己丑	
甲辰			庚寅	
乙巳			辛卯	
丙午			壬辰	
丁未			癸巳	
戊申			甲午	
己酉			乙未	
庚戌			丙申	
辛亥			丁酉	
壬子			戊戌	
癸丑			己亥	
甲寅			庚子	
乙卯			辛丑	
丙辰			壬寅	
丁巳			癸卯	
戊午			甲辰	
己未			乙巳	
庚申			丙午	
辛酉			丁未	
壬戌			戊申	
癸亥			己酉	
甲子			庚戌	
乙丑			辛亥	
丙寅			壬子	
丁卯			癸丑	
戊辰			甲寅	
己巳			乙卯	
庚午			丙辰	
辛未			丁巳	
壬申			戊午	
癸酉			己未	
甲戌			庚申	
乙亥			辛酉	
丙子			壬戌	
丁丑			癸亥	
戊寅			甲子	
己卯			乙丑	
庚辰			丙寅	
辛巳			丁卯	
壬午			戊辰	
癸未			己巳	
甲申			庚午	
乙酉			辛未	
丙戌			壬申	
丁亥			癸酉	
戊子			甲戌	
己丑			乙亥	
庚寅			丙子	
辛卯			丁丑	
壬辰			戊寅	
癸巳			己卯	
甲午			庚辰	
乙未			辛巳	
丙申			壬午	
丁酉			癸未	
戊戌			甲申	
己亥			乙酉	
庚子			丙戌	
辛丑			丁亥	
壬寅			戊子	
癸卯			己丑	
甲辰			庚寅	
乙巳			辛卯	
丙午			壬辰	
丁未			癸巳	
戊申			甲午	
己酉			乙未	
庚戌			丙申	
辛亥			丁酉	
壬子			戊戌	
癸丑			己亥	
甲寅			庚子	
乙卯			辛丑	
丙辰			壬寅	
丁巳			癸卯	
戊午			甲辰	
己未			乙巳	
庚申			丙午	
辛酉			丁未	
壬戌			戊申	
癸亥			己酉	
甲子			庚戌	
乙丑			辛亥	
丙寅			壬子	
丁卯			癸丑	
戊辰			甲寅	
己巳			乙卯	
庚午			丙辰	
辛未			丁巳	
壬申			戊午	
癸酉			己未	
甲戌			庚申	
乙亥			辛酉	
丙子			壬戌	
丁丑			癸亥	
戊寅			甲子	
己卯			乙丑	
庚辰			丙寅	
辛巳			丁卯	
壬午			戊辰	
癸未			己巳	
甲申			庚午	
乙酉			辛未	
丙戌			壬申	
丁亥			癸酉	
戊子			甲戌	
己丑			乙亥	
庚寅			丙子	
辛卯			丁丑	
壬辰			戊寅	
癸巳			己卯	
甲午			庚辰	
乙未			辛巳	
丙申			壬午	
丁酉			癸未	
戊戌			甲申	
己亥			乙酉	
庚子			丙戌	
辛丑			丁亥	
壬寅			戊子	
癸卯			己丑	
甲辰			庚寅	
乙巳			辛卯	
丙午			壬辰	
丁未			癸巳	
戊申			甲午	
己酉			乙未	
庚戌			丙申	
辛亥			丁酉	
壬子			戊戌	
癸丑			己亥	
甲寅			庚子	
乙卯			辛丑	
丙辰			壬寅	
丁巳			癸卯	
戊午			甲辰	
己未			乙巳	
庚申			丙午	
辛酉			丁未	
壬戌			戊申	
癸亥			己酉	
甲子			庚戌	
乙丑			辛亥	
丙寅			壬子	
丁卯			癸丑	
戊辰			甲寅	
己巳			乙卯	
庚午			丙辰	
辛未			丁巳	
壬申			戊午	
癸酉			己未	
甲戌			庚申	
乙亥			辛酉	
丙子			壬戌	
丁丑			癸亥	
戊寅			甲子	
己卯			乙丑	
庚辰			丙寅	
辛巳			丁卯	
壬午			戊辰	
癸未			己巳	
甲申			庚午	
乙酉			辛未	
丙戌			壬申	
丁亥			癸酉	
戊子			甲戌	
己丑			乙亥	
庚寅			丙子	
辛卯			丁丑	
壬辰			戊寅	
癸巳			己卯	
甲午			庚辰	
乙未			辛巳	
丙申			壬午	
丁酉			癸未	
戊戌			甲申	
己亥			乙酉	
庚子			丙戌	
辛丑			丁亥	
壬寅			戊子	
癸卯			己丑	
甲辰			庚寅	
乙巳			辛卯	
丙午			壬辰	
丁未			癸巳	
戊申			甲午	
己酉			乙未	
庚戌			丙申	
辛亥			丁酉	
壬子			戊戌	
癸丑			己亥	
甲寅			庚子	
乙卯			辛丑	
丙辰			壬寅	
丁巳			癸卯	
戊午			甲辰	
己未			乙巳	
庚申			丙午	
辛酉			丁未	
壬戌			戊申	
癸亥			己酉	
甲子			庚戌	
乙丑			辛亥	
丙寅			壬子	
丁卯			癸丑	
戊辰			甲寅	
己巳			乙卯	
庚午			丙辰	
辛未			丁巳	
壬申			戊午	
癸酉			己未	
甲戌			庚申	
乙亥			辛酉	
丙子			壬戌	
丁丑			癸亥	
戊寅			甲子	
己卯			乙丑	
庚辰			丙寅	
辛巳			丁卯	
壬午			戊辰	
癸未			己巳	
甲申			庚午	
乙酉			辛未	
丙戌			壬申	
丁亥			癸酉	
戊子			甲戌	
己丑			乙亥	
庚寅			丙子	
辛卯			丁丑	
壬辰			戊寅	
癸巳			己卯	
甲午			庚辰	
乙未			辛巳	
丙申			壬午	
丁酉			癸未	
戊戌			甲申	
己亥			乙酉	
庚子			丙戌	
辛丑			丁亥	
壬寅			戊子	
癸卯			己丑	
甲辰			庚寅	
乙巳			辛卯	
丙午			壬辰	
丁未			癸巳	
戊申			甲午	
己酉			乙未	
庚戌			丙申	
辛亥			丁酉	
壬子			戊戌	
癸丑			己亥	
甲寅			庚子	
乙卯			辛丑	
丙辰			壬寅	
丁巳			癸卯	
戊午			甲辰	
己未			乙巳	
庚申			丙午	
辛酉			丁未	
壬戌			戊申	
癸亥			己酉	
甲子			庚戌	
乙丑			辛亥	
丙寅			壬子	
丁卯			癸丑	
戊辰			甲寅	
己巳			乙卯	
庚午				

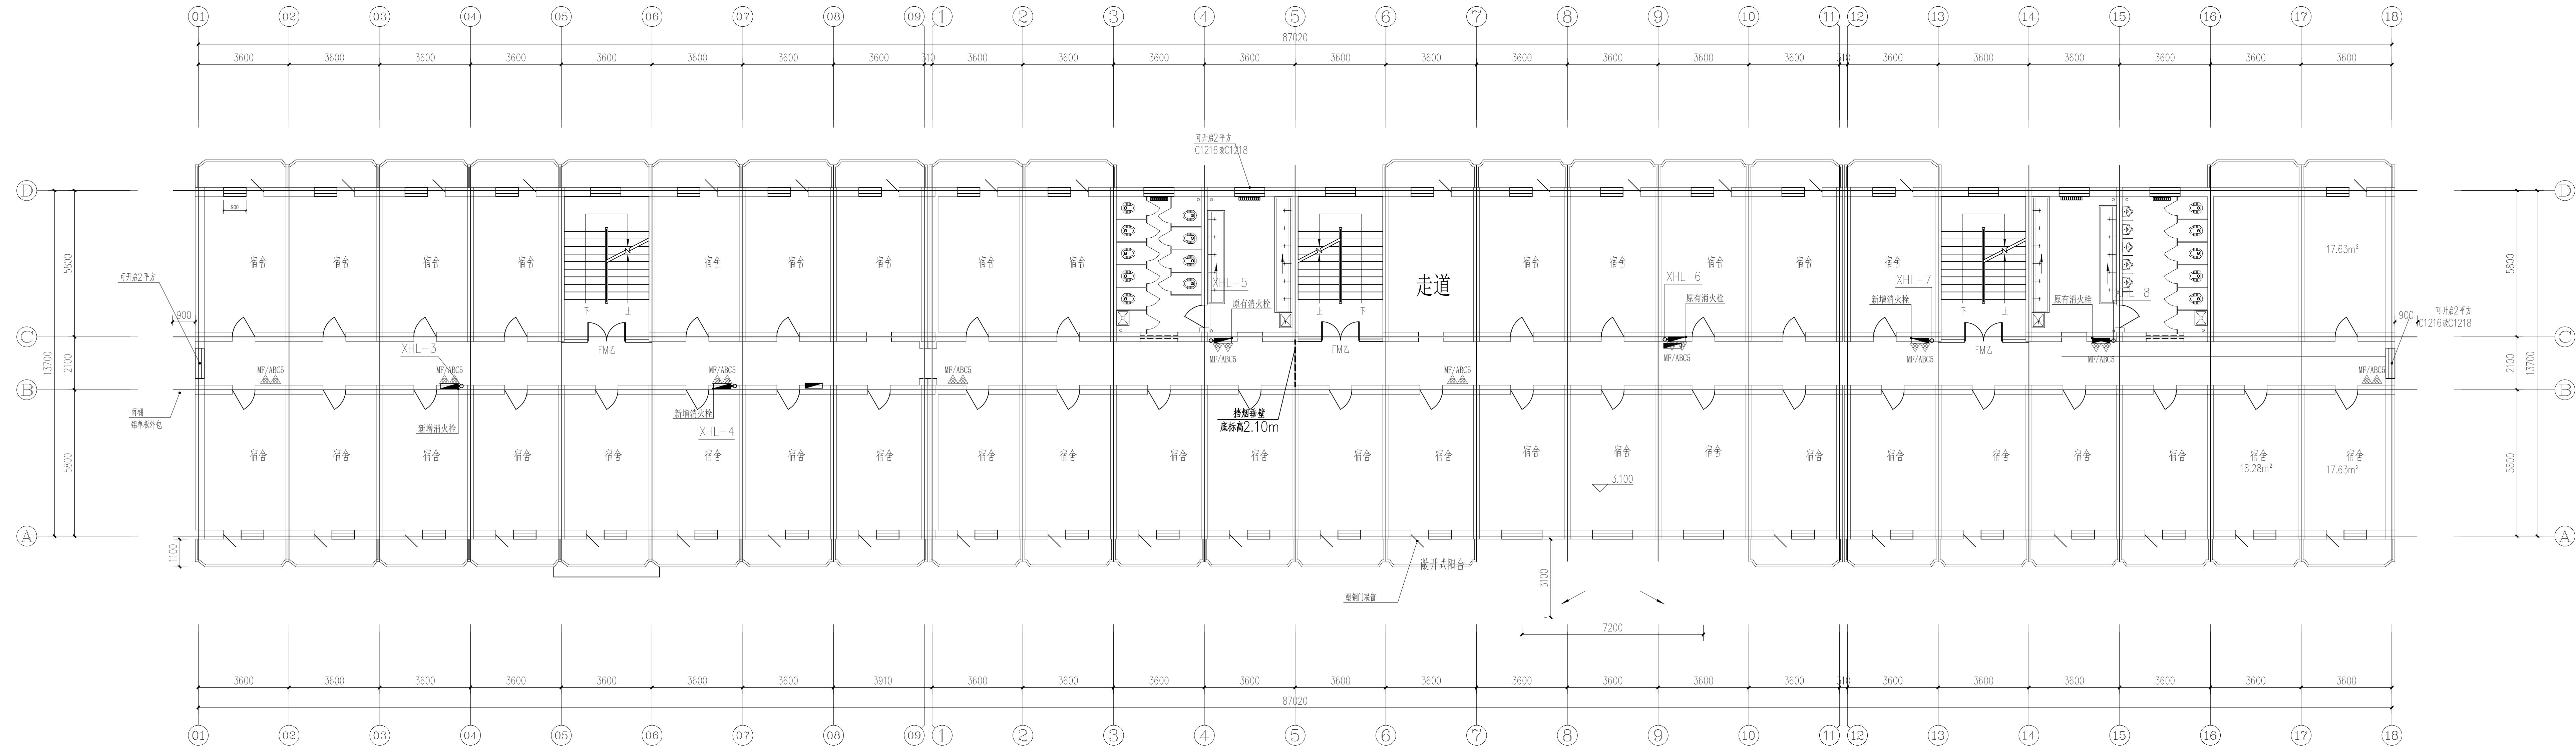

二层消火栓平面图 1:100

设计单位:

鼎正建筑设计有限公司
DINGZHENG ARCHITECTURAL DESIGN CO., LTD.

设计证书编号 甲级 A14182208
证书 4531182208

企业相关资质

建筑行业 建筑工程设计	乙级
建筑行业 人防工程	乙级
建筑行业 城乡规划编制	乙级
建筑行业 道路工程规划	乙级
建筑行业 给水工程规划	乙级
建筑行业 排水工程规划	乙级
建筑行业 雨水工程规划	乙级
建筑行业 环境工程规划	乙级
建筑行业 热力工程	乙级
建筑行业 公共建筑工程设计	乙级
电力行业 输变电工程	乙级
电力行业 电气工程	乙级
电力行业 变配电工程	乙级
农林行业 畜牧兽医开发生态工程	乙级


地址: 湖南省长沙市开福区枫林湾创意园二期企业孵化中心二楼
电话: 020-89369960

公司图章:
COMPANY SEAL


注册执业章:
REGISTERED S

设计编号:	DZSJ-2025-389-1		
CLIENT CONTRACT NO.			
CLIENT	西北大学附属中学		
项目:	西北大学附属中学一号公寓楼 维修改造项目		
PROJECT NAME			
子项目:	1#学生公寓		
SUBPROJECT NAME			
图名:	二层结构板平面图		
DRAWING TITLE			
项目总负责人 PROJECT DIRECTOR	张利强	张利强	
技术负责人 TECHNICAL RESPONSIBLE	侯宝军	侯宝军	
审核人 REVIEWER	侯宝军	侯宝军	
校对人 CHECKER	甘三军	甘三军	
校对人 CHECKER	马 强	马 强	
校对人 CHECKER	张全胜	张全胜	
专业: SPECIALTY	给排水	设计阶段: DESIGN PHASE	施工图
比例: SCALE	1:100	版本号: FILE NAME	第一版
日期: DATE	2026.04	图号: DRAWING NO.	水施-06

建 筑	结 构	电 气	通 讯
-----	-----	-----	-----

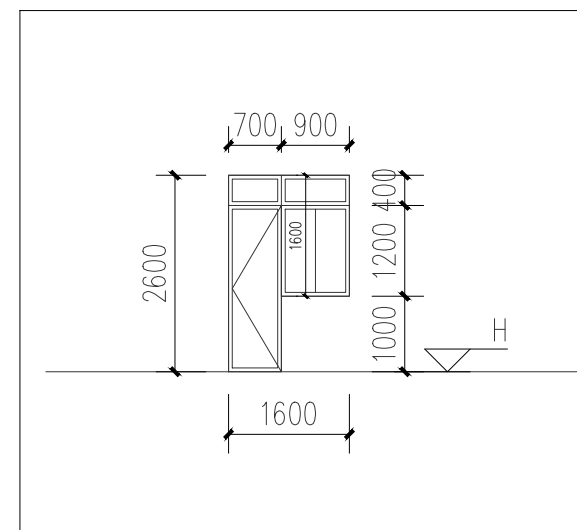

建筑设计单位:
ARCHITECTURAL DESIGN UNIT

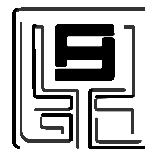

鼎正建筑设计有限公司
DINGZHENG ARCHITECTURAL DESIGN CO., LTD.

设计证书编号 甲级 A16LM02358
乙级 A261149219

建筑行业	建筑工程设计	甲级
建筑行业	人防工程	乙级
风景园林工程	设计专项	乙级
市政行业	道路工程设计	乙级
市政行业	桥梁工程设计	乙级
市政行业	排水工程设计	乙级
市政行业	给水工程设计	乙级
市政行业	环境卫生工程	乙级
市政行业	热力工程	乙级
市政行业	公共交通工程设计	乙级
电力行业	新能源发电	乙级
电力行业	变电工程	乙级
电力行业	输电工程	乙级
农林行业	农业综合开发生态工程	乙级

地址：陕西省西安市阎良区凤凰路街道办通广企业孵化中心二
电话：029-88309660

公司图音·


COMPANY SEAL

注册执业音·

REGISTERED SEAL


设备编号: EQUIP CONTRACT NO.	DZSJ-2023-389-1		
建设单位: CLIENT	西北大学附属中学		
项目: PROJECT NAME	西北大学附属中学一号公寓楼维修改造项目		
子项目: SUBJECT	1#学生公寓		
名称: DRAWING TITLE	标准层给排水平面图		
项目负责人: PROJECT DIRECTOR	张利霞	张利霞	
专业负责人: DISCIPLINE RESPONSIBLE BY	侯宝军	侯宝军	
审核人: REVIEW BY	甘三军	甘三军	
设计人: DESIGN BY	马振	马振	
设计日期: DATE	张全胜	张全胜	
给排水:	设计阶段: DESIGN PHASE	施工图	
比例: SCALE	版本号: FILE NAME	第一版	
2026.04	图号: NO.	水施-06	

建筑	结构	电气	暖通
建	结	电	通

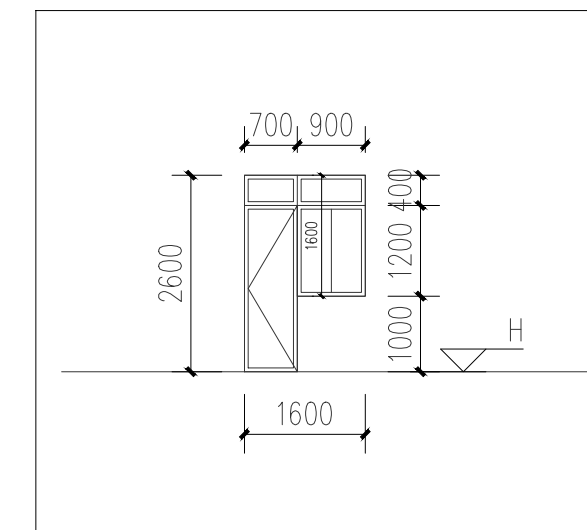

标准层消火栓平面图 1:100

建筑设计单位:
ARCHITECTURAL DESIGN UNIT

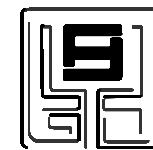

鼎正建筑设计有限公司
DINGZHENG ARCHITECTURAL DESIGN CO., LTD.

设计证书编号 甲级 A16LM0235
乙级 A261149206

建筑行业	建筑工程设计	甲级
建筑行业	人防工程	乙级
风景园林	工程设计专项	乙级
市政行业	道路工程设计	乙级
市政行业	桥梁工程设计	乙级
市政行业	排水工程设计	乙级
市政行业	给水工程设计	乙级
市政行业	环境卫生工程	乙级
市政行业	热力工程	乙级
市政行业	公共交通工程设计	乙级
电力行业	新能源发电	乙级
电力行业	变电工程	乙级
电力行业	输电工程	乙级
农林行业	农业综合开发生态工程	乙级

地址：陕西省西安市阎良区凤凰路街道办通广企业孵化中心
电话：029-89309660

公司图章:


COMPANY SEAL

注册执业章：

REGISTERED S


设计编号: DESIGN CONTRACT NO.	DZSJ-2023-389-1		
建设单位: CLIENT	西北大学附属中学		
项目: PROJECT NAME	西北大学附属中学小学部公寓楼 维修改造项目		
子项目: SUBPROJECT NAME	1#学生公寓		
绘图标题: DRAWING TITLE	标准层消火栓平面布置图		
项目总负责人 PROJECT DIRECTOR	张利霞	张利霞	
专业负责人 SPECIALIZED RESPONSIBLE BY	侯宝军	侯宝军	
审定人 APPROVER BY	侯宝军	侯宝军	
审核人 REVIEW BY	甘三军	甘三军	
校对人 CHECK BY	马 赟	马 赟	
设计人 DESIGNED BY	姜全胜	姜全胜	
专业: STATUS	给排水	设计阶段: DESIGN PHASE	施工图
比例: SCALE	1:100	版本号: FILE NAME	版本-07
日期: DATE	2026.04	图号: DRAWING NO.	水施-07

建筑				暖通	
结构				给排水	
电气				工艺	
消防				自控	

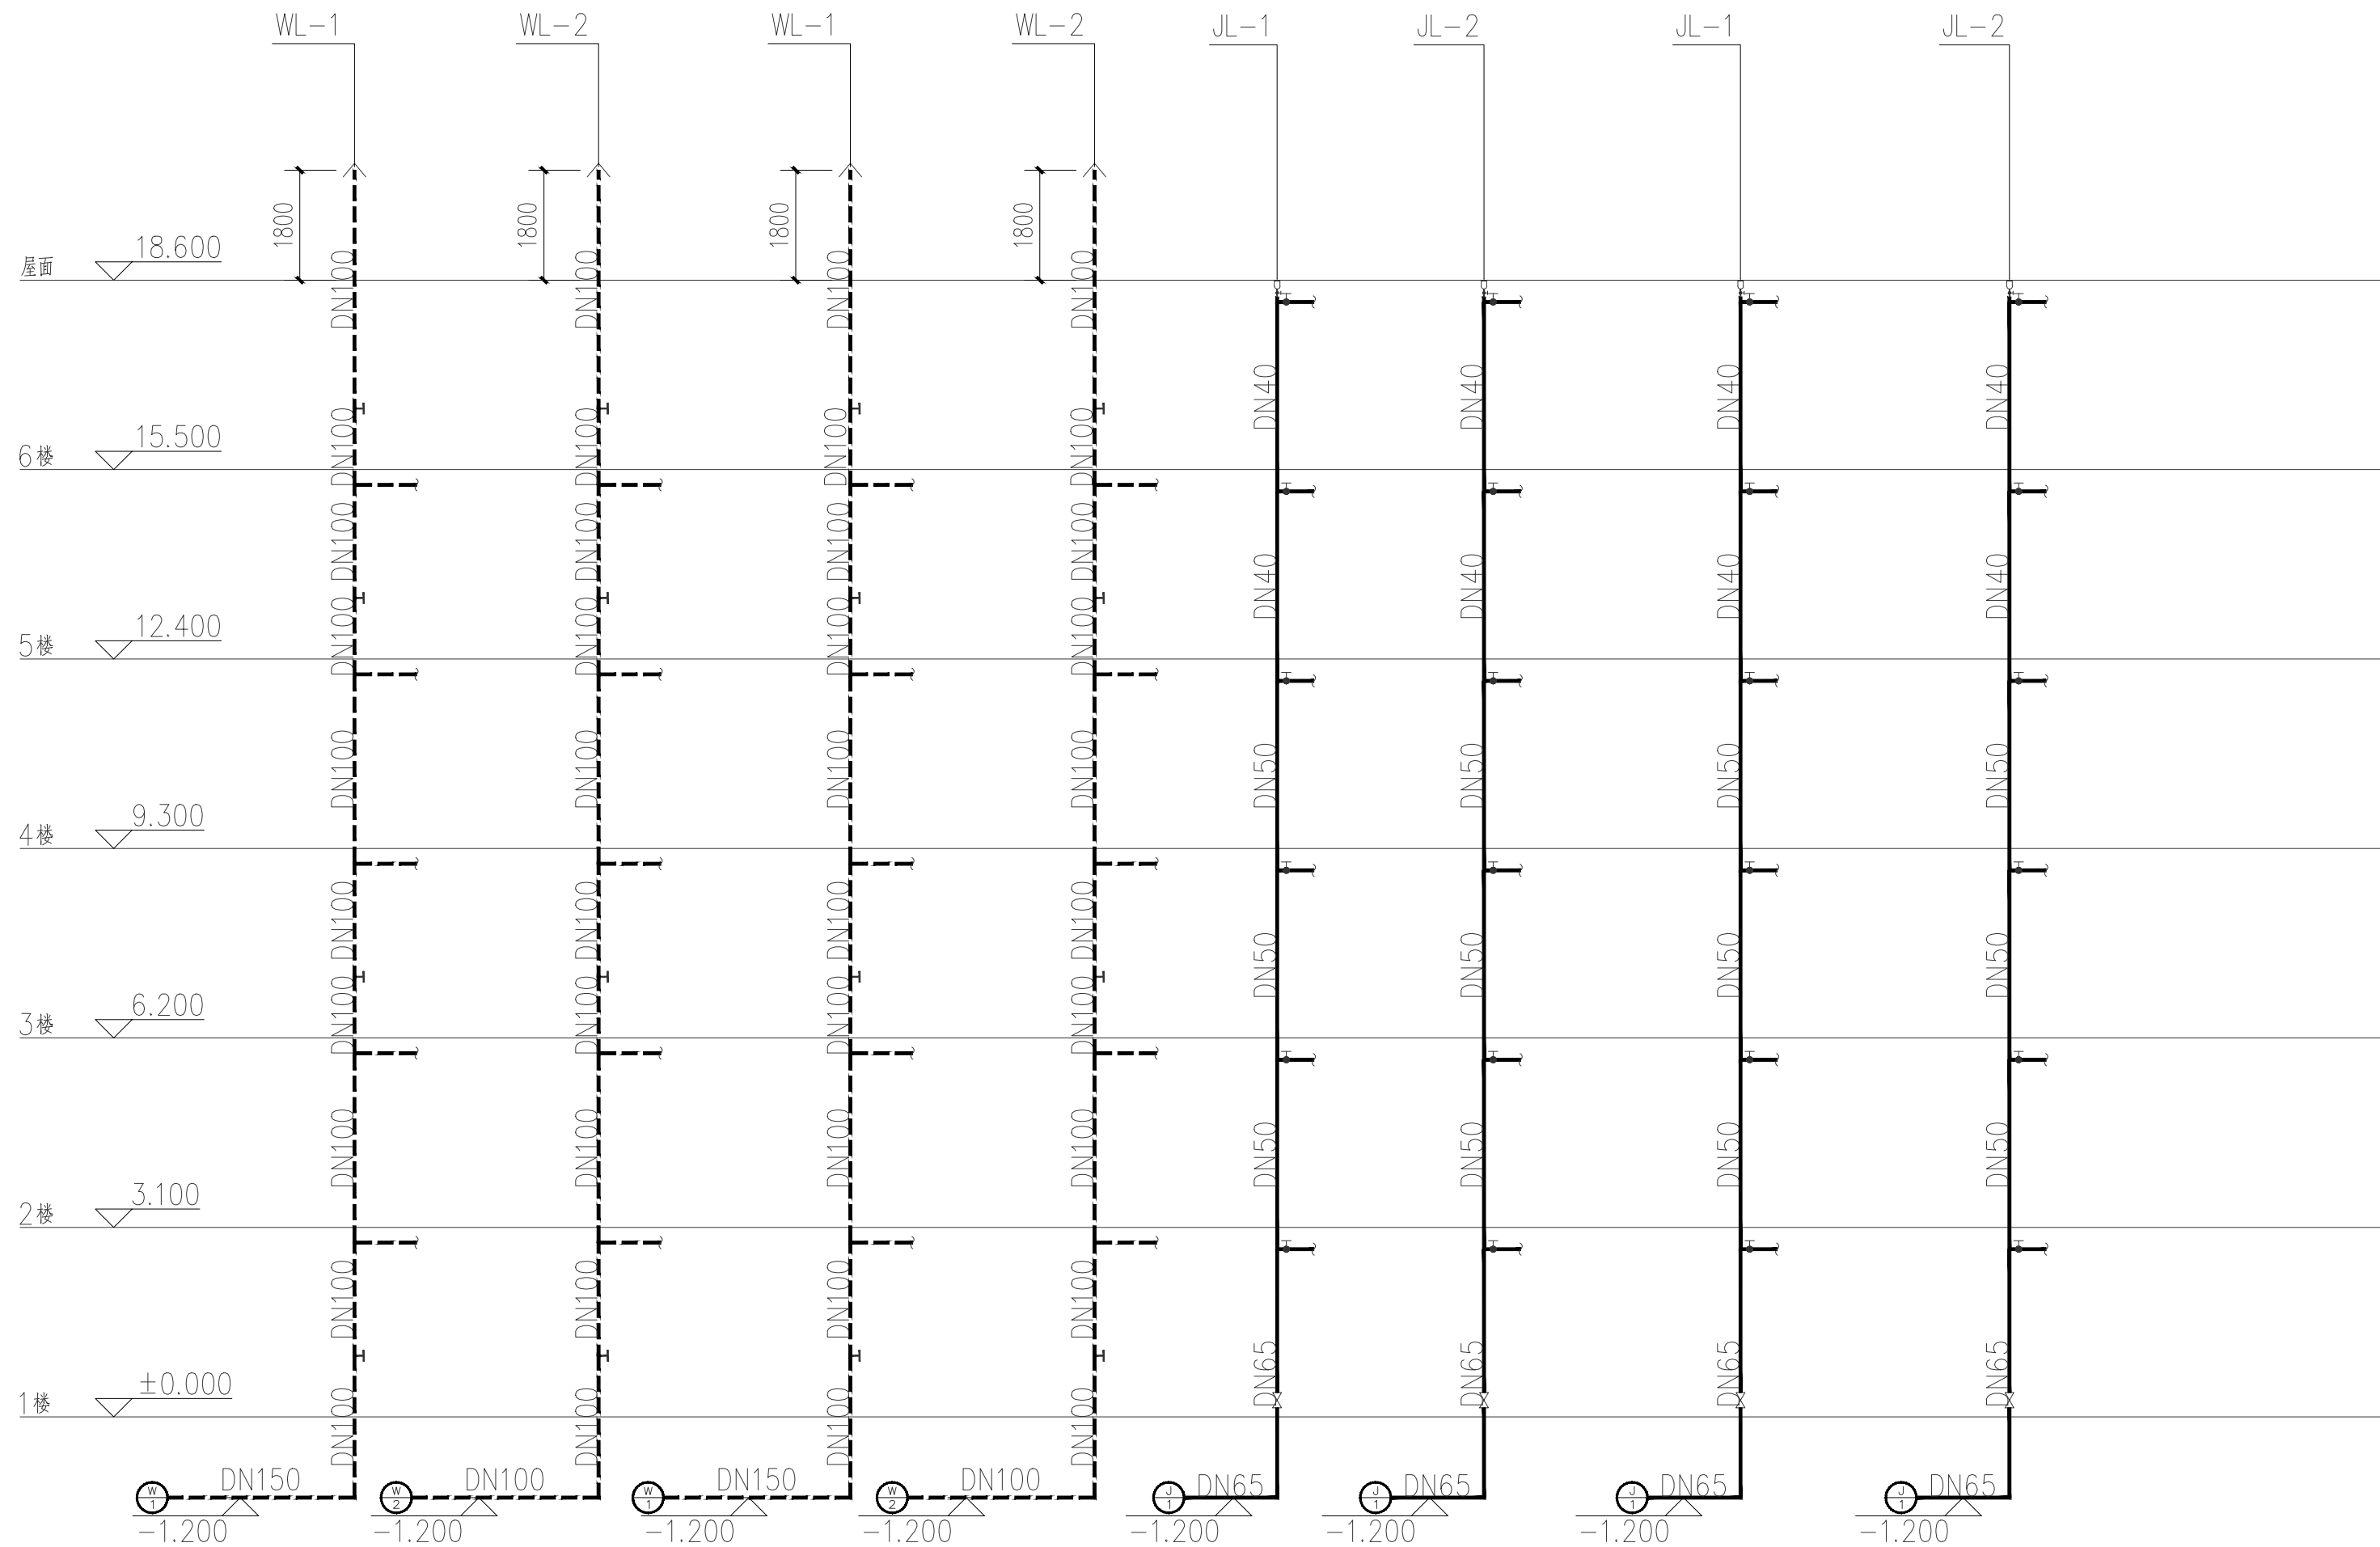

给排水原理图 1:100

建筑设计单位:
ARCHITECTURAL DESIGN UNIT

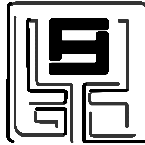

鼎正建筑设计有限公司
DINGZHENG ARCHITECTURAL DESIGN CO., LTD.

设计证书编号 甲级 A161A02358
乙级 A261149209

企业相关资质		
建筑行业	建筑工程设计	甲级
建筑行业	人防工程	乙级
风景园林	工程设计专项	乙级
市政行业	道路工程设计	乙级
市政行业	桥梁工程设计	乙级
市政行业	排水工程设计	乙级
市政行业	给水工程设计	乙级
市政行业	环境卫生工程	乙级
市政行业	热力工程	乙级
市政行业	公共交通工程设计	乙级
电力行业	新能源发电	乙级
电力行业	变电工程	乙级
电力行业	送电工程	乙级
农林行业	农业综合开发生态工程	乙级




地址：陕西省西安市阎良区凤凰路街道办通广企业孵化中心二楼
电话：029-89309660

公司图章:
COMPANY SEAL

注册执业章:
REGISTERED SEAL

设计编号: DESIGN CONTRACT NO.		DZSJ-2025-389-1	
建设单位: CLIENT		西北大学附属中学	
项目: PROJECT NAME		西北大学附属中学一号公寓 楼维修改造项目	
子项目: SUBPROJECT NAME		1#学生公寓	
图名: DRAWING TITLE		给排水原理图	
项目总负责人 PROJECT DIRECTOR		张利霞	张利霞
专业负责人 DISCIPLINE RESPONSIBLE BY		侯宝军	侯宝军
审定人 APPROVED BY		侯宝军	侯宝军
审核人 REVIEW BY		甘三军	甘三军
校对人 CHECKED BY		马振	马振
设计人 DESIGNED BY		张全胜	张全胜
专业: STATUS	给排水	设计阶段: DESIGN PHASE	施工图
比例: SCALE	1:100	版本号: FILE NAME.	第一版
日期: DATE	2026.04	图号: DRAWING NO.	水施-09

暖通	给排水	电气	工艺	自控
建筑	结构	电气	暖通	给排水
暖通	给排水	电气	工艺	自控
建筑	结构	电气	暖通	给排水

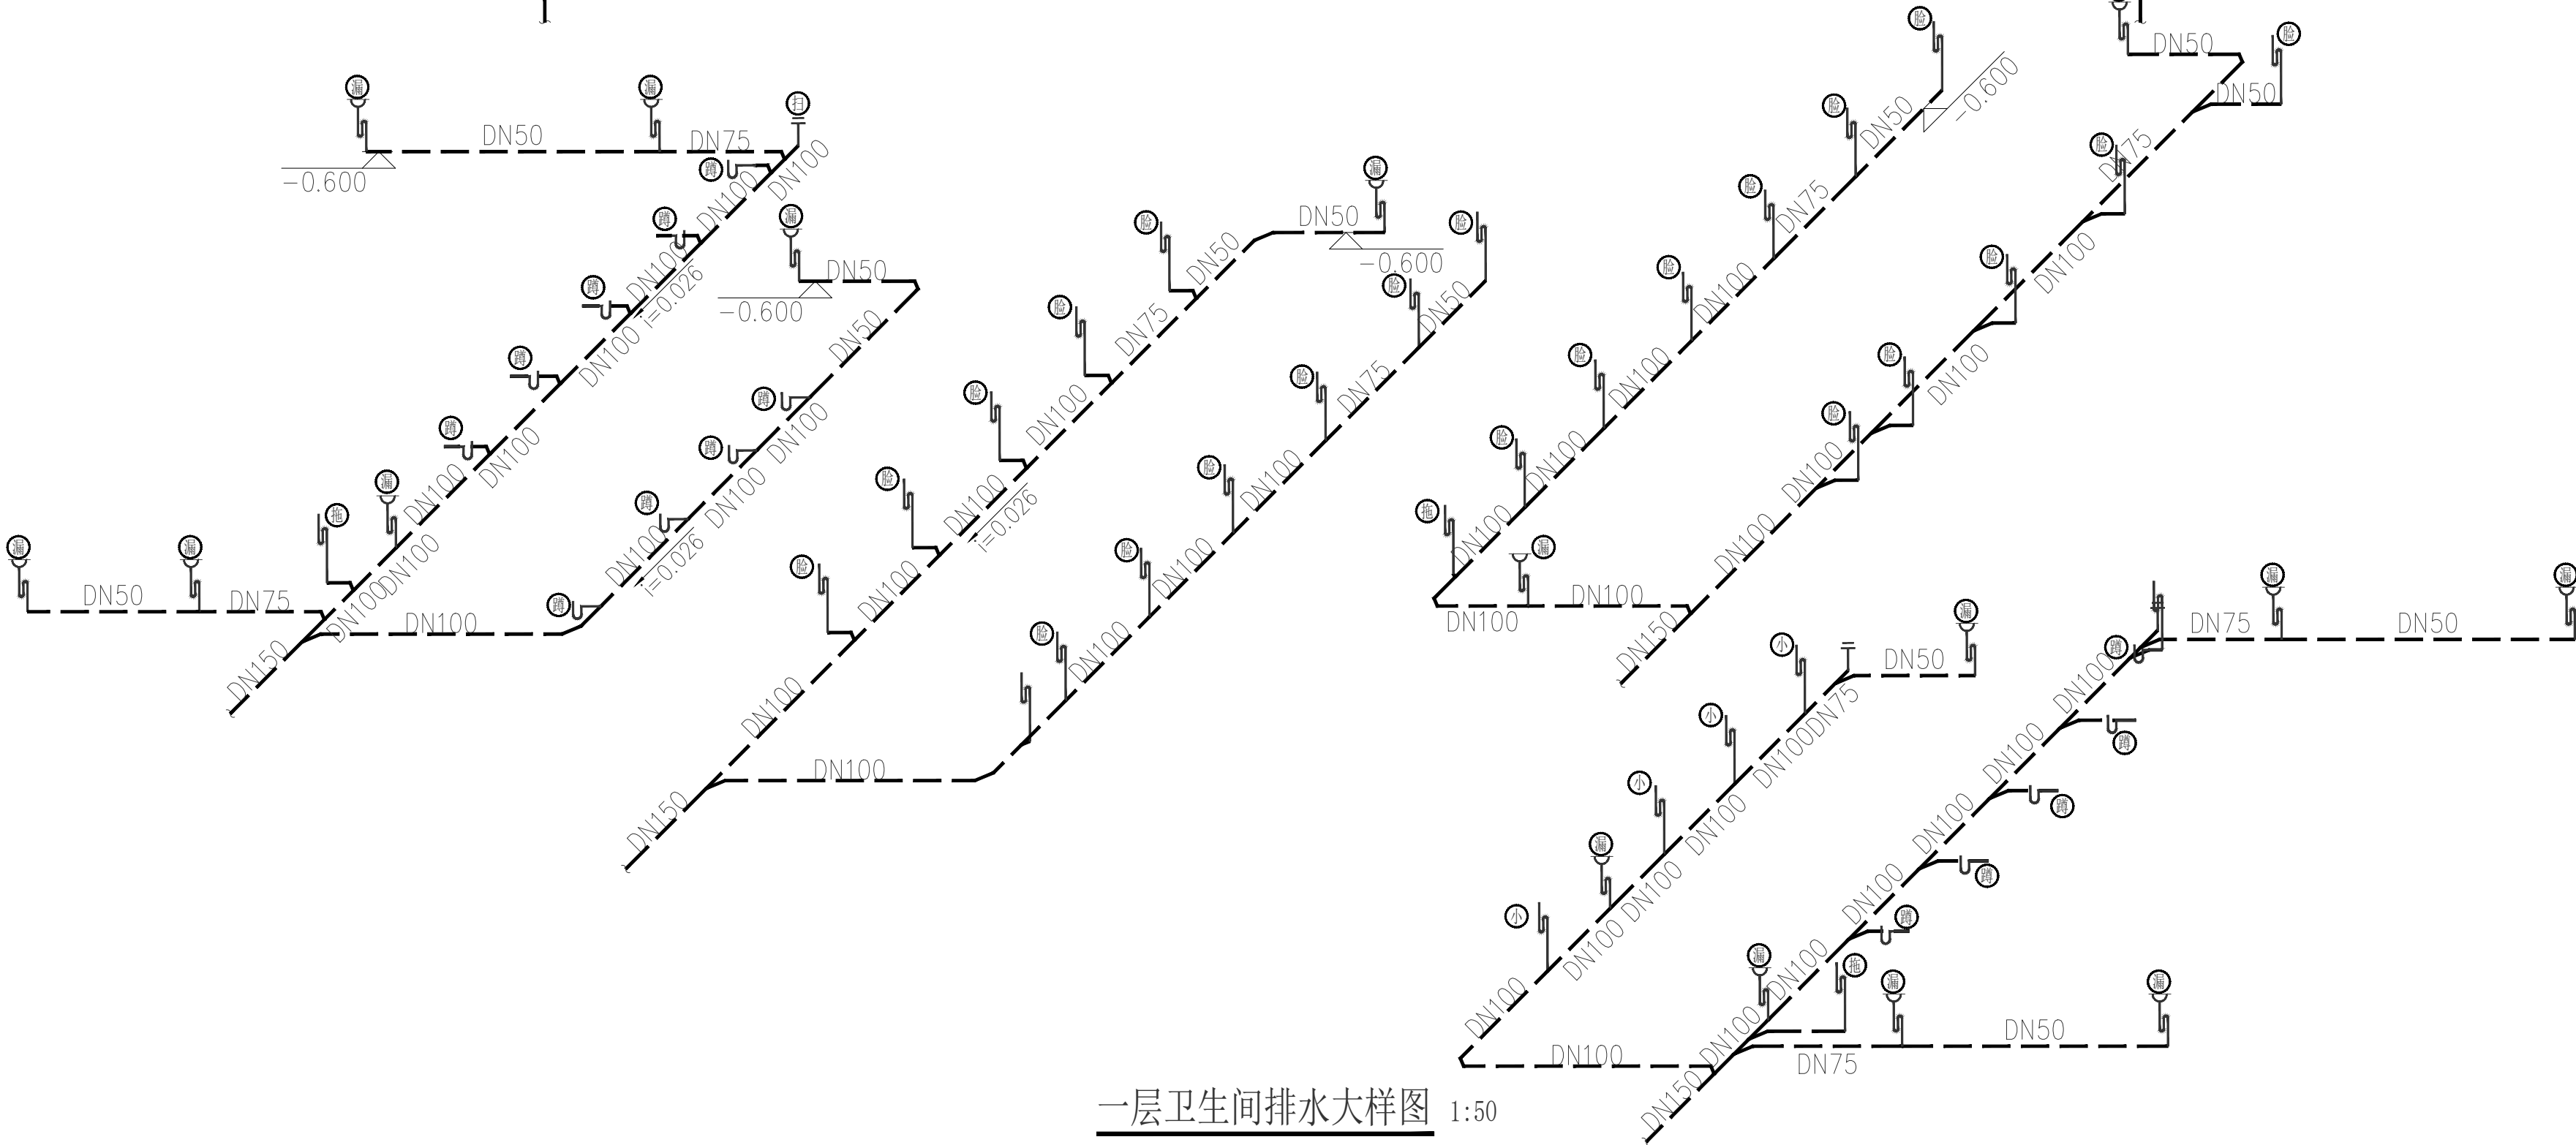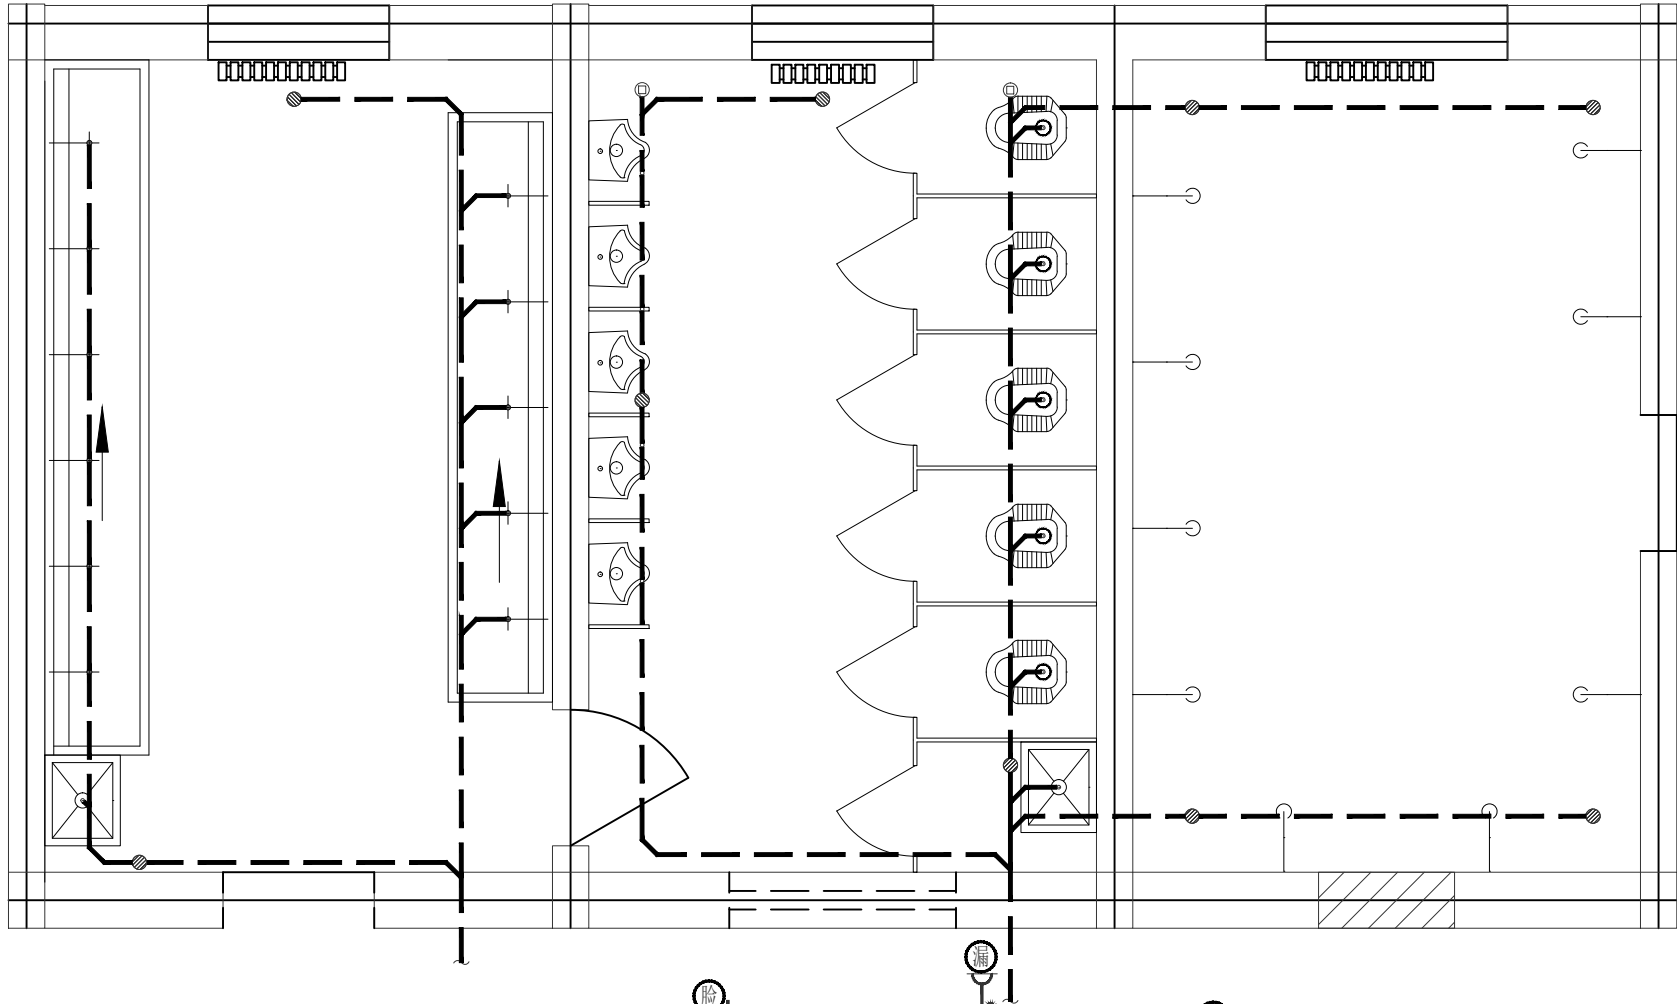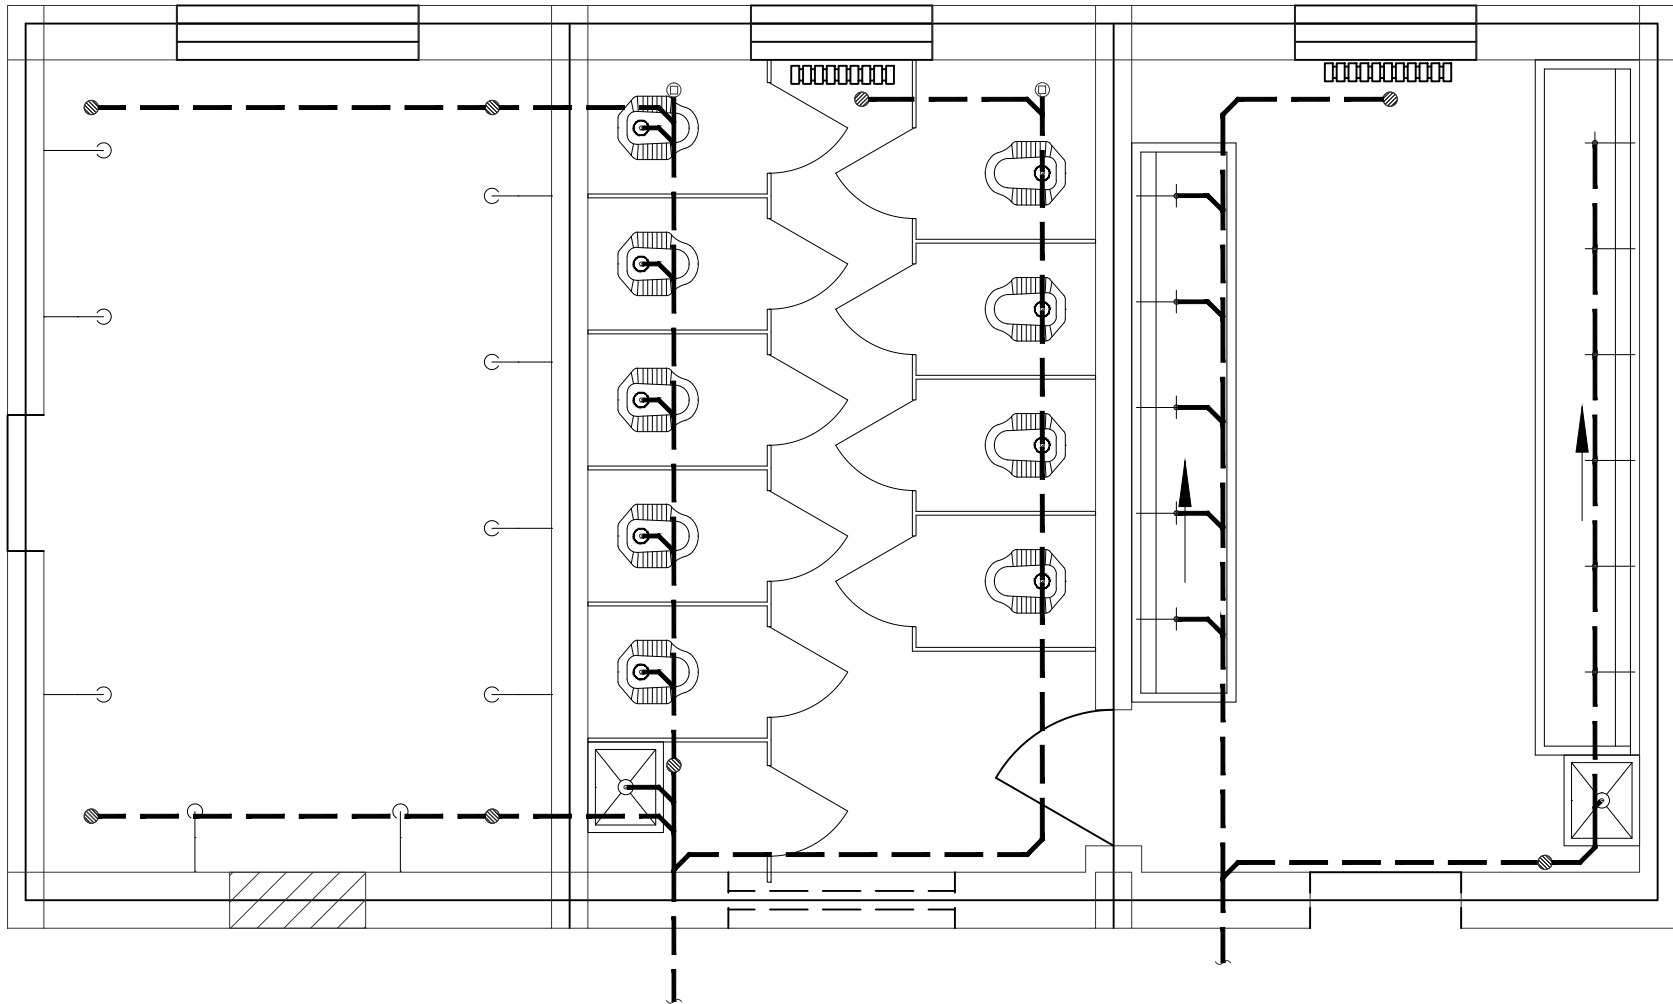

一层卫生间排水大样图 1:50

建筑设计单位:
ARCHITECTURAL DESIGN UNIT



鼎正建筑设计有限公司
DINGZHENG ARCHITECTURAL DESIGN CO., LTD.

设计证书编号 甲级 A161A02358
乙级 A261149209

企业相关资质

建筑行业	建筑工程设计	甲级
建筑行业	人防工程	乙级
风景园林	工程设计专项	乙级
市政行业	道路工程设计	乙级
市政行业	桥梁工程设计	乙级
市政行业	排水工程设计	乙级
市政行业	给水工程设计	乙级
市政行业	环境卫生工程	乙级
市政行业	热力工程	乙级
市政行业	公共交通工程设计	乙级
电力行业	新能源发电	乙级
电力行业	变电工程	乙级
电力行业	输电工程	乙级
农林行业	农业综合开发生态工程	乙级

地址: 陕西省西安市阎良区凤凰路街道办通广企业孵化中心二楼
电话: 029-89309660

公司图章:


COMPANY SEAL

注册执业章:


REGISTERED SEAL

设计编号: DESIGN CONTRACT NO.	DZSJ-2025-389-1
建设单位: CLIENT	西北大学附属中学
项目: PROJECT NAME	西北大学附属中学一号公寓 楼维修改造项目
子项目: SUBPROJECT NAME	1#学生公寓
图名: DRAWING TITLE	一层卫生间排水大样图
项目总负责人 PROJECT DIRECTOR	张利霞
专业负责人 DISCIPLINE RESPONSIBLE BY	侯宝军
审定人 APPROVED BY	侯宝军
审核人 REVIEW BY	甘三军
校对人 CHECKED BY	马振
设计人 DESIGNED BY	张全胜
专业: STATUS	给排水
设计阶段: DESIGN PHASE	施工图
比例: SCALE	1:100
版本号: FILE NAME	第一版
日期: DATE	2026. 04
图号: DRAWING NO.	水施-10

暖通	给排水	工艺	自控
建筑	结构	电气	弱电

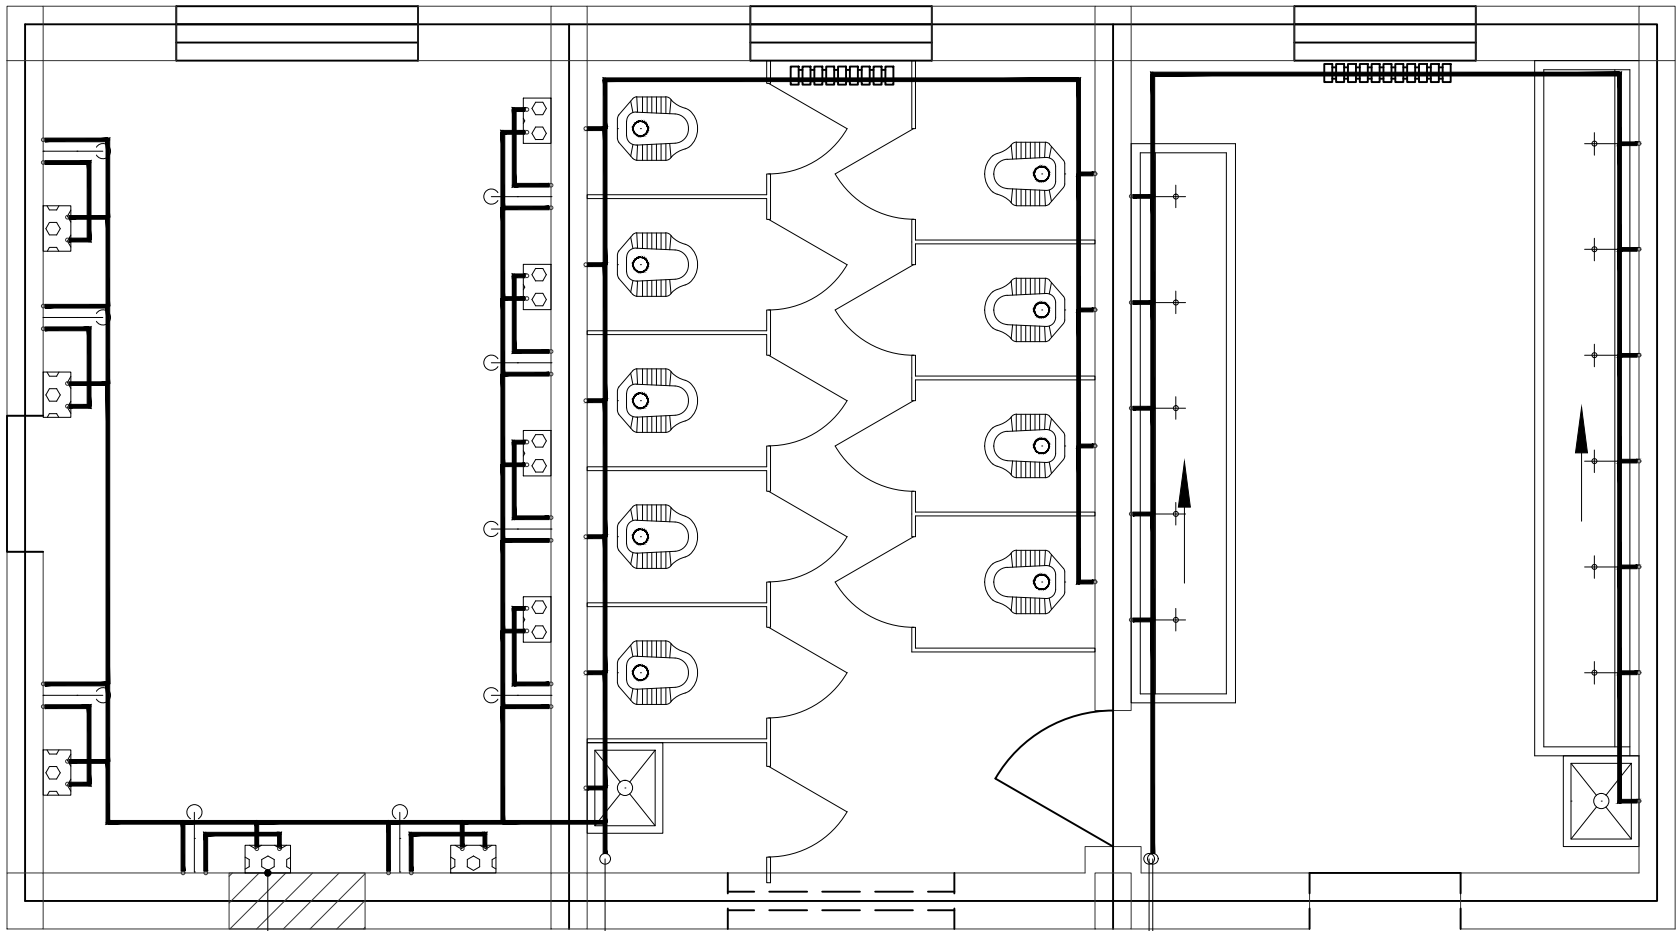

热水器 (60L 2.0KW)
余同

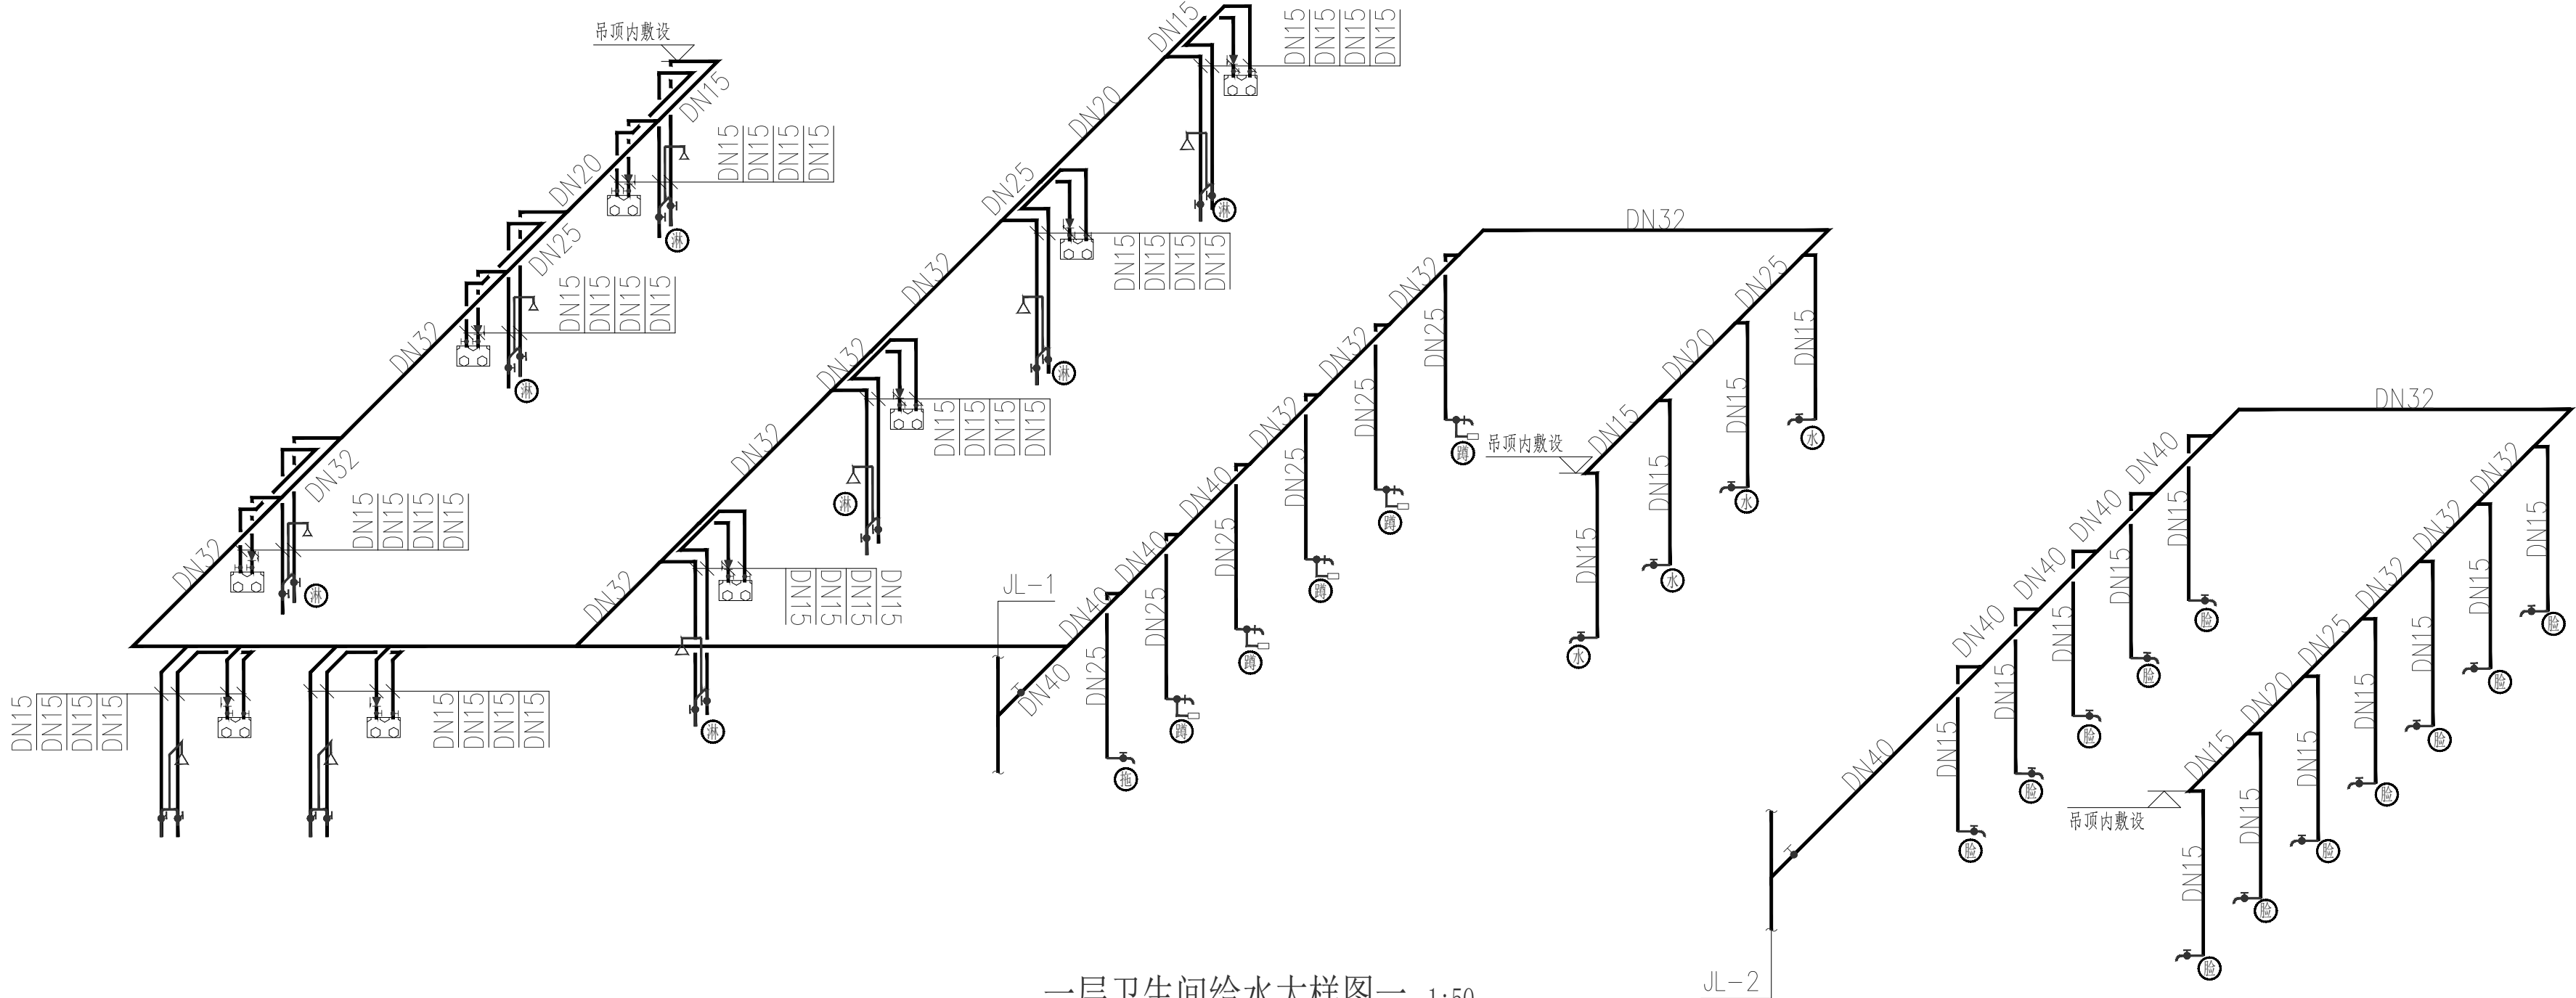

一层卫生间给水大样图一 1:50

建筑设计单位:
ARCHITECTURAL DESIGN UNIT



鼎正建筑设计有限公司
DINGZHENG ARCHITECTURAL DESIGN CO., LTD.

设计证书编号 甲级 A161A02358
乙级 A261149209

企业相关资质

建筑行业	建筑工程设计	甲级
建筑行业	人防工程	乙级
风景园林	工程设计专项	乙级
市政行业	道路工程设计	乙级
市政行业	桥梁工程设计	乙级
市政行业	排水工程设计	乙级
市政行业	给水工程设计	乙级
市政行业	环境卫生工程	乙级
市政行业	热力工程	乙级
市政行业	公共交通工程设计	乙级
电力行业	新能源发电	乙级
电力行业	变电工程	乙级
电力行业	输电工程	乙级
农林行业	农业综合开发生态工程	乙级

地址: 陕西省西安市阎良区凤凰路街道办通广企业孵化中心二楼
电话: 029-89309660

公司图章:


COMPANY SEAL

注册执业章:


REGISTERED SEAL

设计编号: DESIGN CONTRACT NO.	DZSJ-2025-389-1
建设单位: CLIENT	西北大学附属中学
项目: PROJECT NAME	西北大学附属中学一号公寓 楼维修改造项目
子项目: SUBPROJECT NAME	1#学生公寓
图名: DRAWING TITLE	一层卫生间给水大样图一
项目总负责人 PROJECT DIRECTOR	张利霞 张利霞
专业负责人 DISCIPLINE RESPONSIBLE BY	侯宝军 侯宝军
审定人 APPROVED BY	侯宝军 侯宝军
审核人 REVIEW BY	甘三军 甘三军
校对人 CHECKED BY	马振 马振
设计人 DESIGNED BY	张全胜 张全胜
专业: STATUS	给排水 设计阶段: DESIGN PHASE 施工图
比例: SCALE	1:100 版本号: FILE NAME 第一版
日期: DATE	2026. 04 图号: DRAWING NO. 水施-11

暖通	给排水	工艺
建筑	结构	电气
暖通	给排水	工艺
建筑	结构	电气

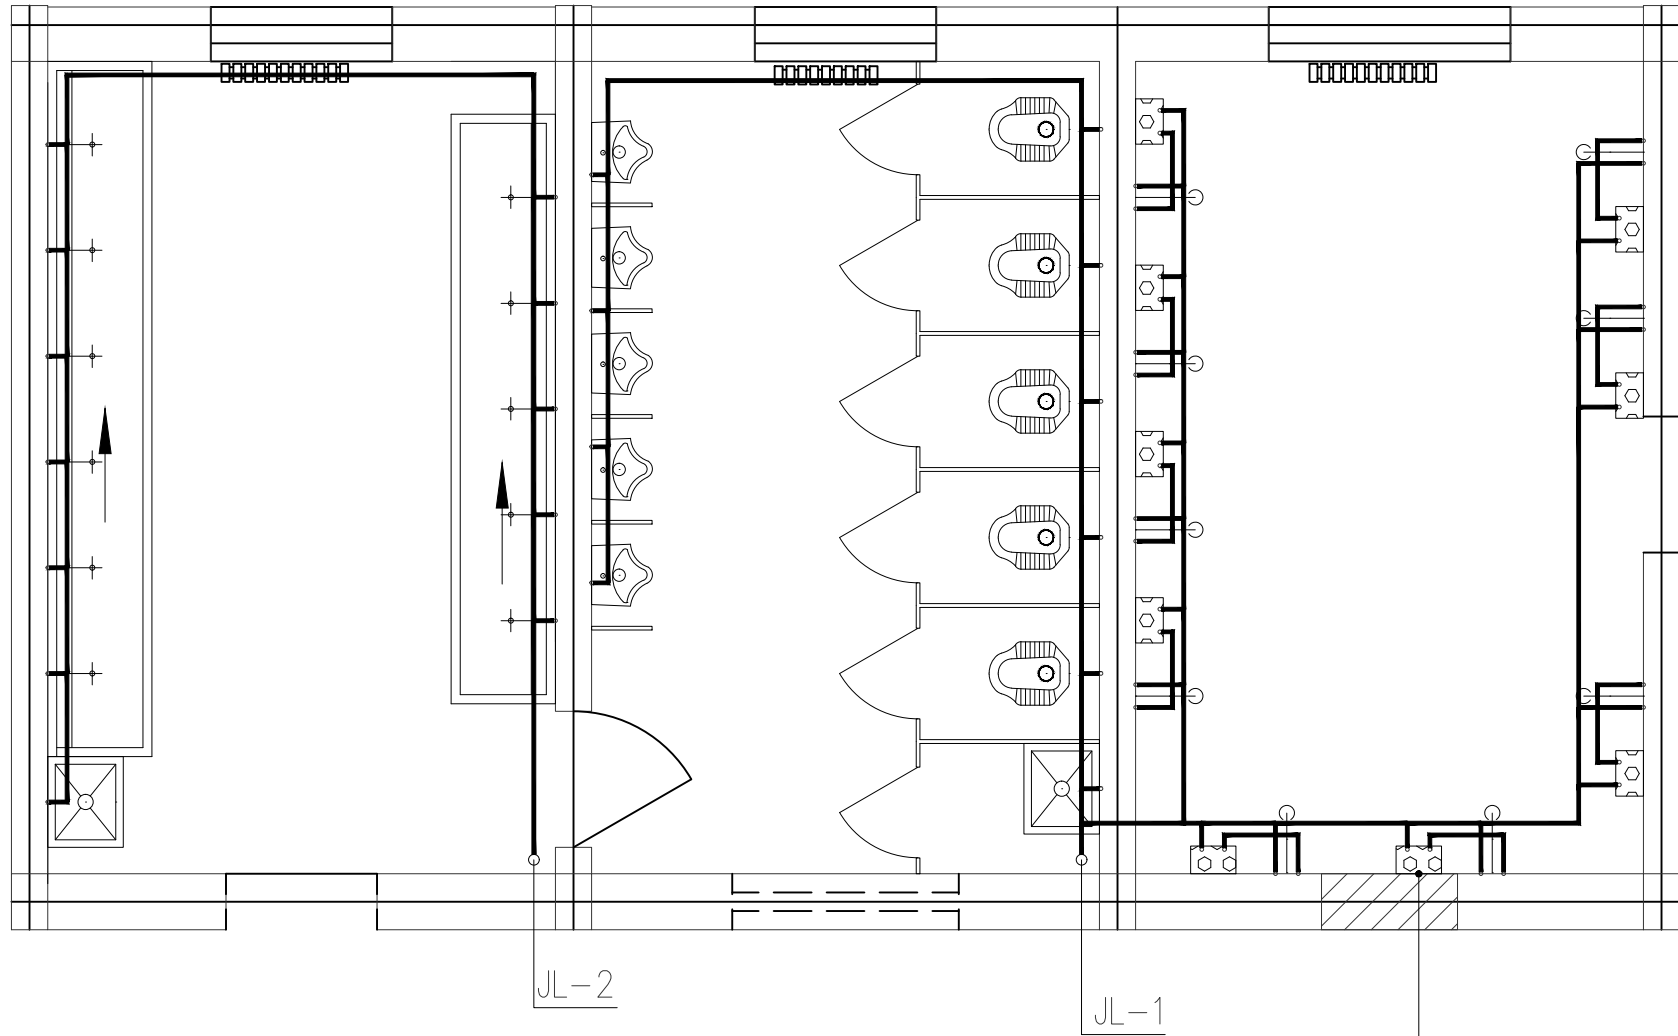

热水器 (60L 2.0KW)
余同

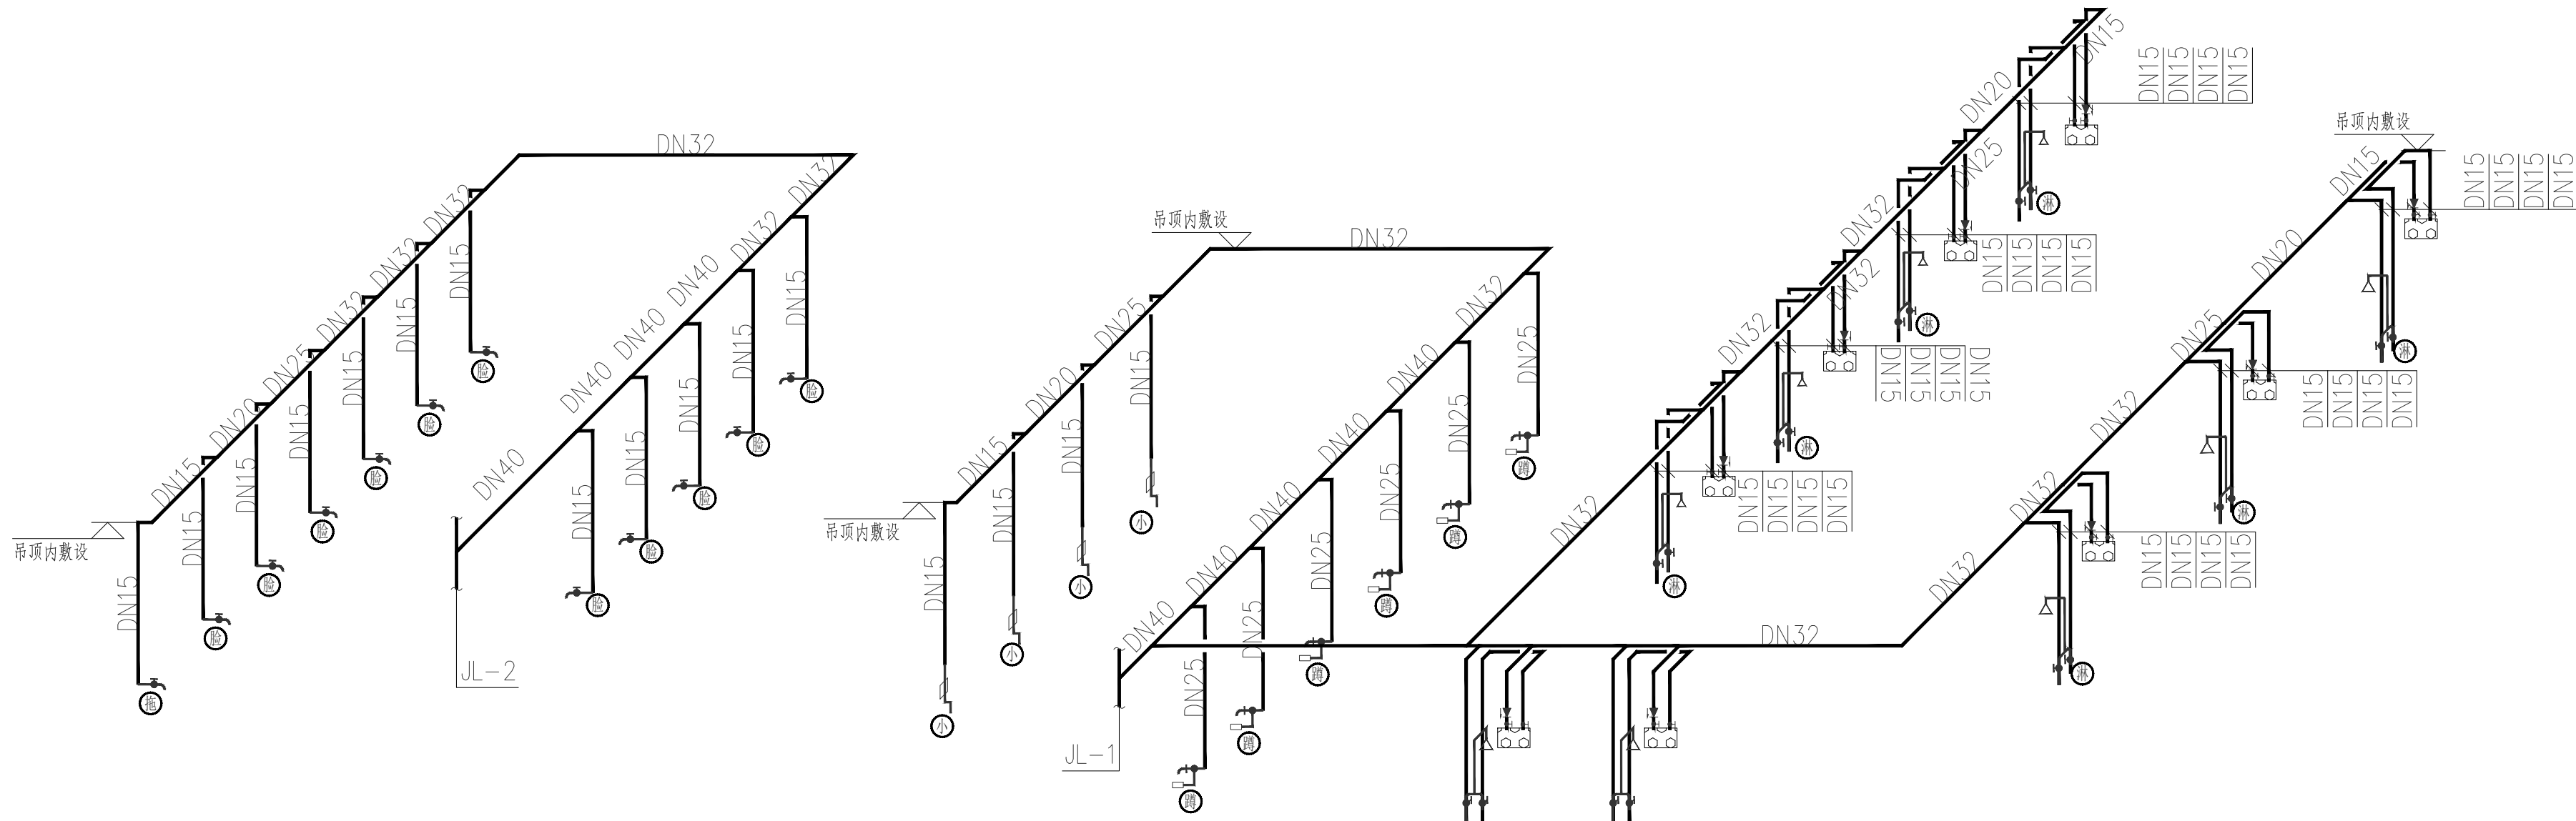

一层卫生间给水大样图二 1:50

建筑设计单位:
ARCHITECTURAL DESIGN UNIT



鼎正建筑设计有限公司
DINGZHENG ARCHITECTURAL DESIGN CO., LTD.

设计证书编号 甲级 A161A02358
乙级 A261149209

企业相关资质

建筑行业	建筑工程设计	甲级
建筑行业	人防工程	乙级
风景园林	工程设计专项	乙级
市政行业	道路工程设计	乙级
市政行业	桥梁工程设计	乙级
市政行业	排水工程设计	乙级
市政行业	给水工程设计	乙级
市政行业	环境卫生工程	乙级
市政行业	热力工程	乙级
市政行业	公共交通工程设计	乙级
电力行业	新能源发电	乙级
电力行业	变电工程	乙级
电力行业	输电工程	乙级
农林行业	农业综合开发生态工程	乙级





地址: 陕西省西安市阎良区凤凰路街道办通广企业孵化中心二楼
电话: 029-89309660

公司图章:
COMPANY SEAL

注册执业章:
REGISTERED SEAL

设计编号: DESIGN CONTRACT NO.	DZSJ-2025-389-1		
建设单位: CLIENT	西北大学附属中学		
项目: PROJECT NAME	西北大学附属中学一号公寓 楼维修改造项目		
子项目: SUBPROJECT NAME	1#学生公寓		
图名: DRAWING TITLE	一层卫生间给水大样图二		
项目总负责人 PROJECT DIRECTOR	张利霞	张利霞	
专业负责人 DISCIPLINE RESPONSIBLE BY	侯宝军	侯宝军	
审定人 APPROVED BY	侯宝军	侯宝军	
审核人 REVIEW BY	甘三军	甘三军	
校对人 CHECKED BY	马振	马振	
设计人 DESIGNED BY	张全胜	张全胜	
专业: STATUS	给排水	设计阶段: DESIGN PHASE	施工图
比例: SCALE	1:100	版本号: FILE NAME	第一版
日期: DATE	2026. 04	图号: DRAWING NO.	水施-12

暖通	给排水	工艺	自控
建筑	结构	电气	弱电

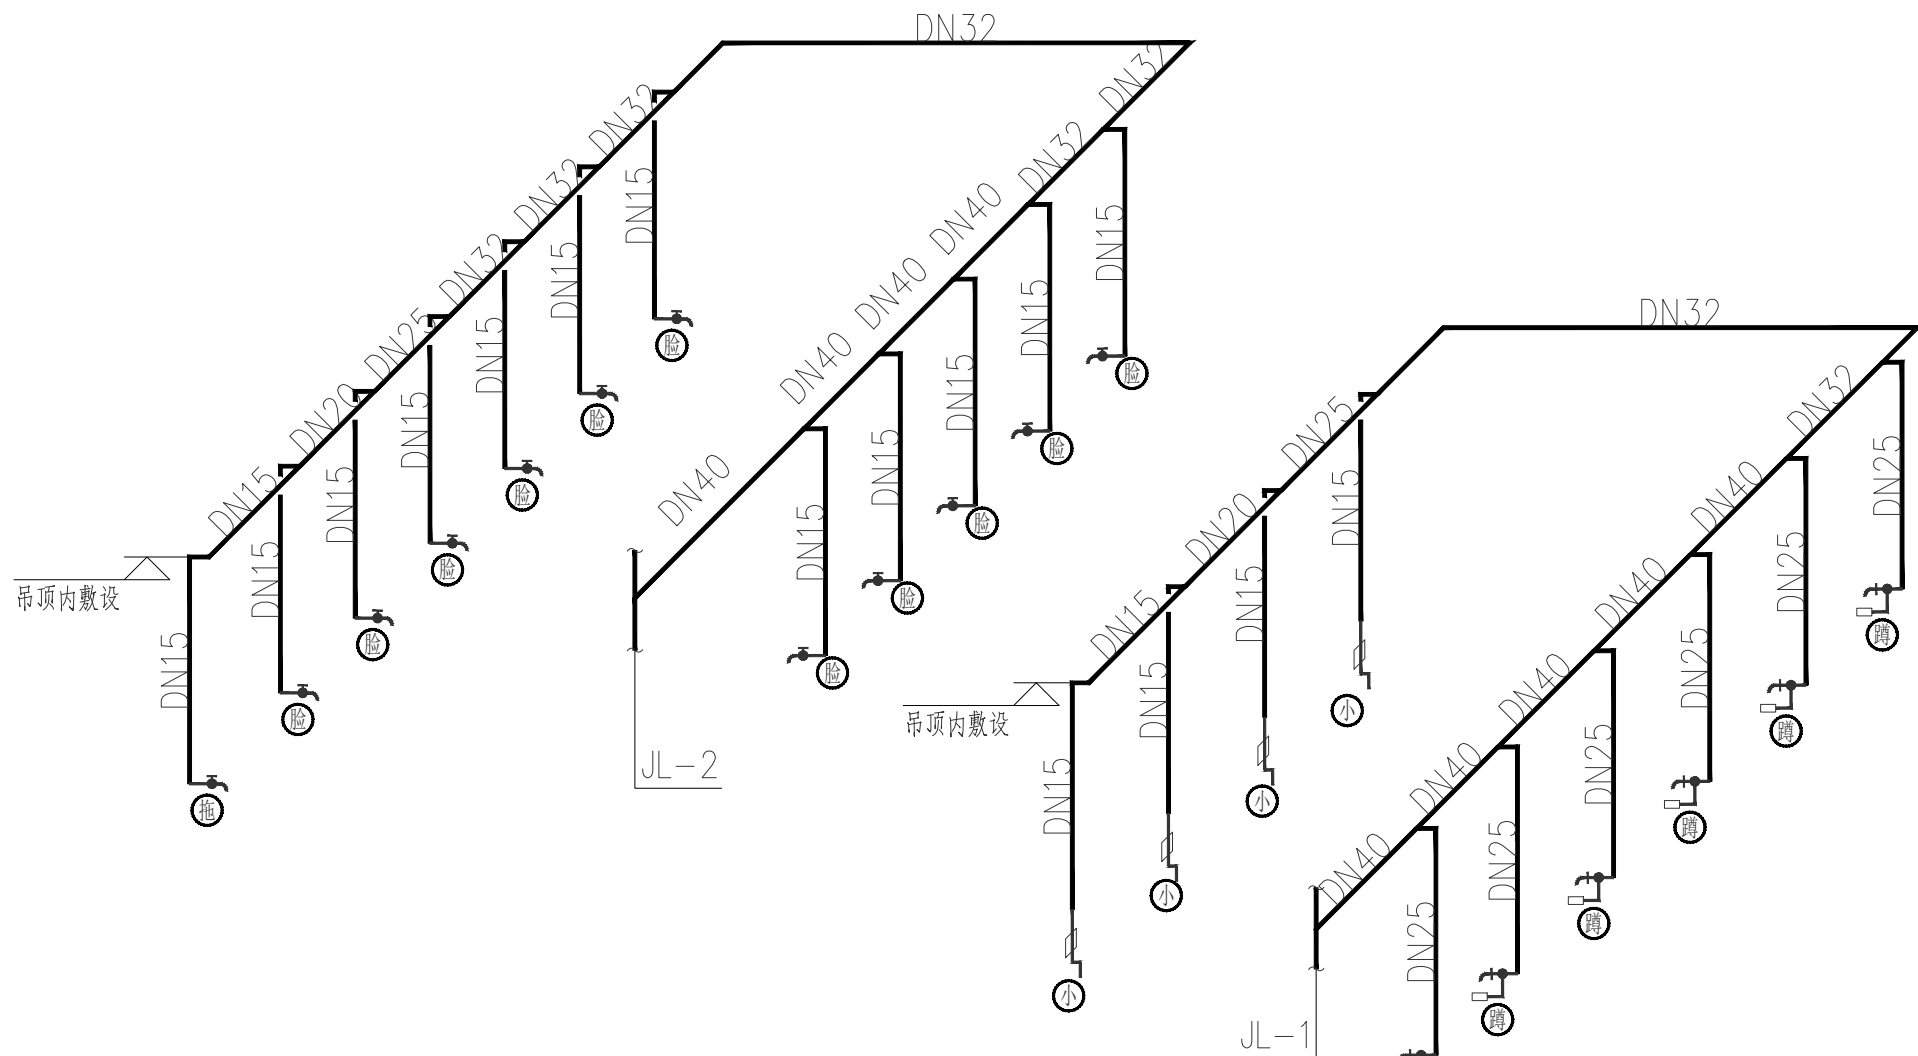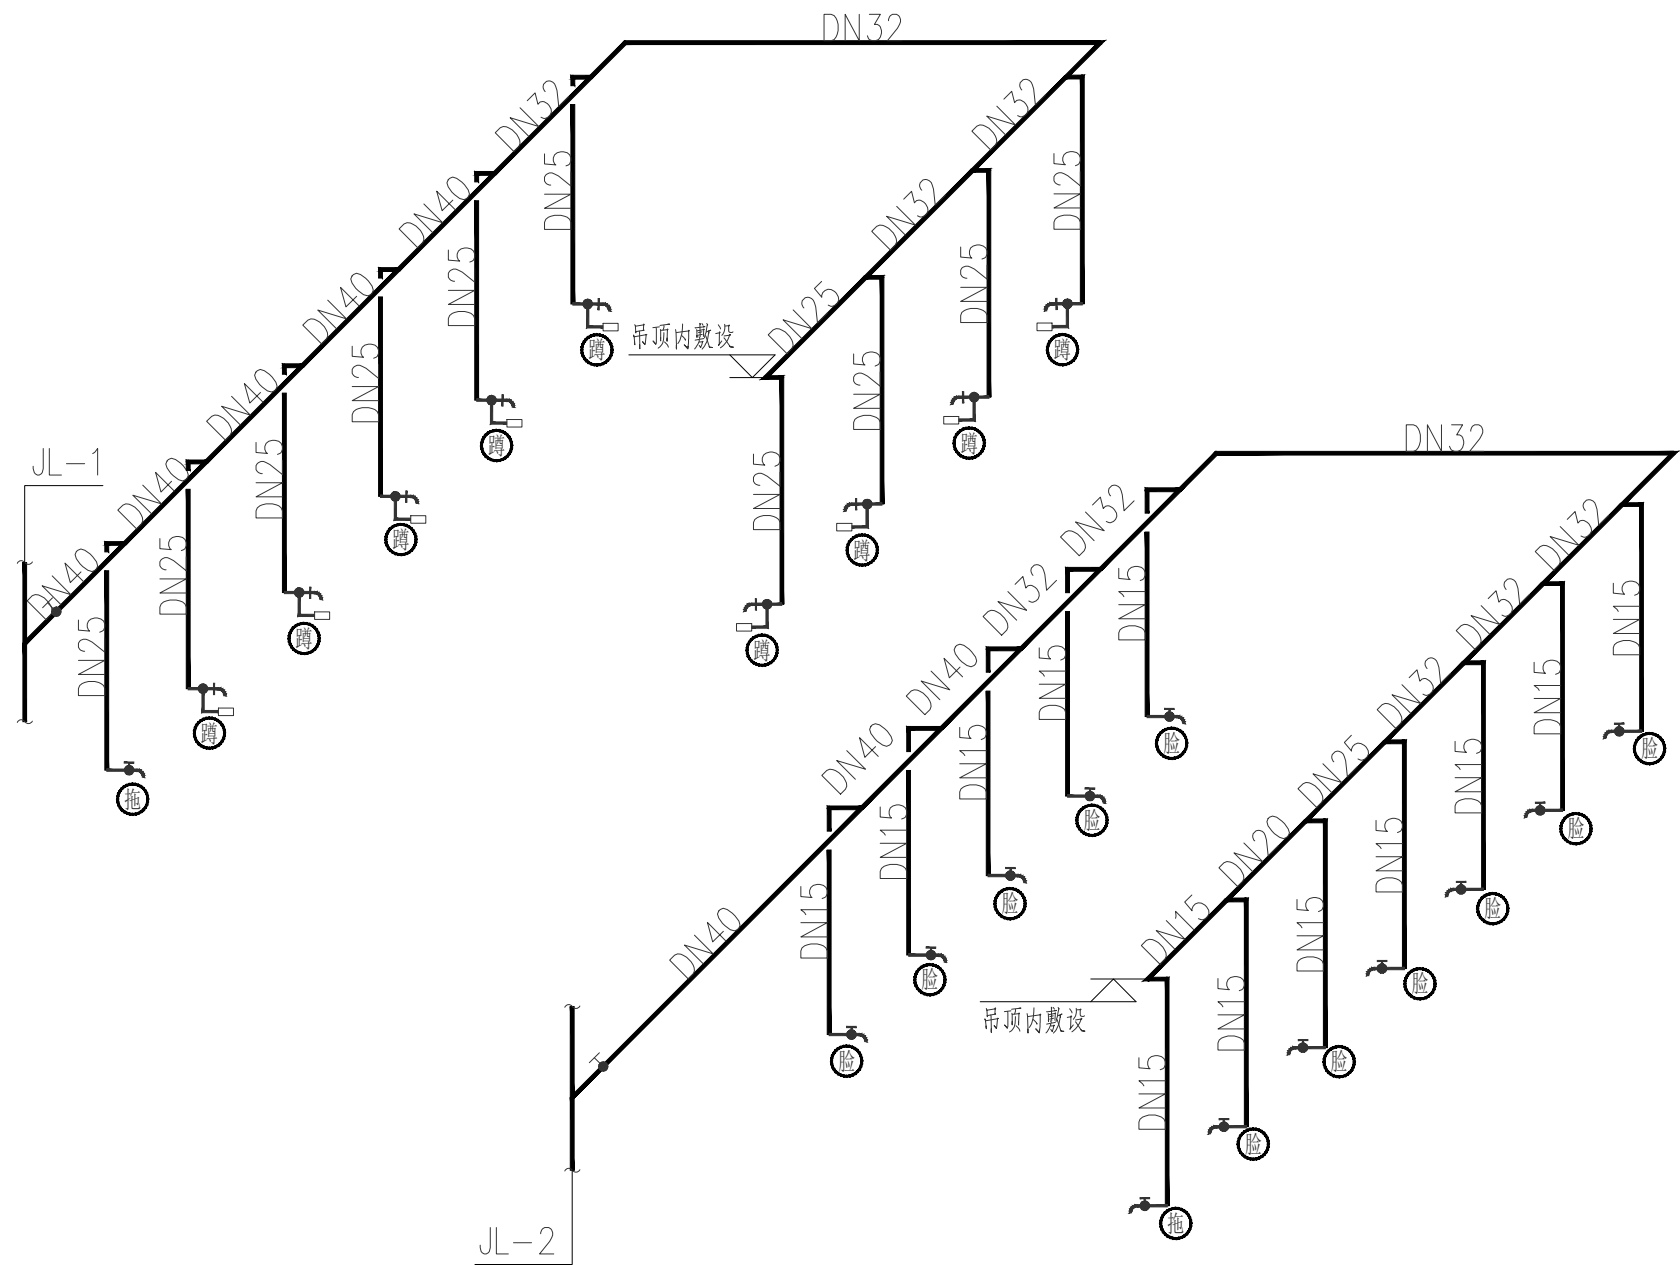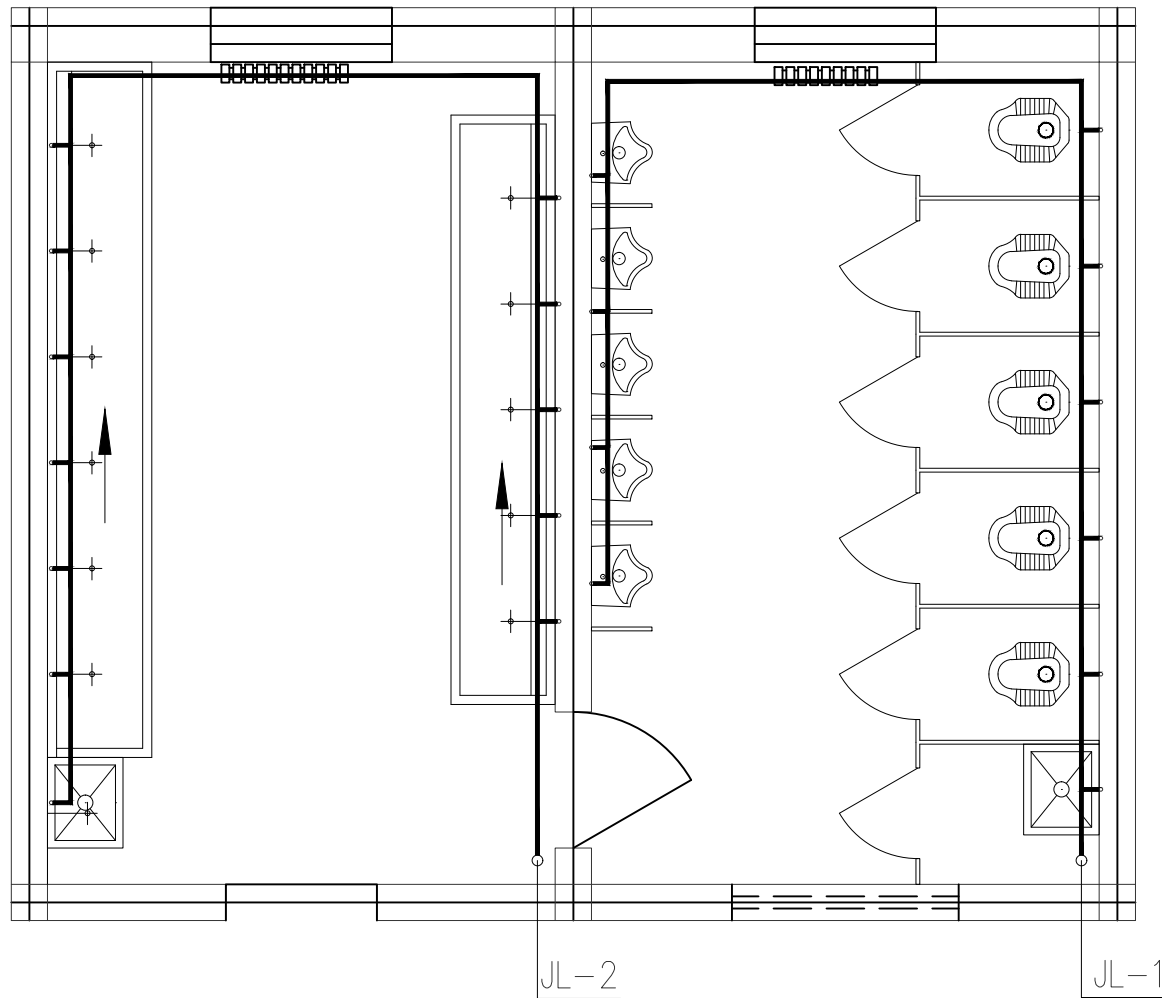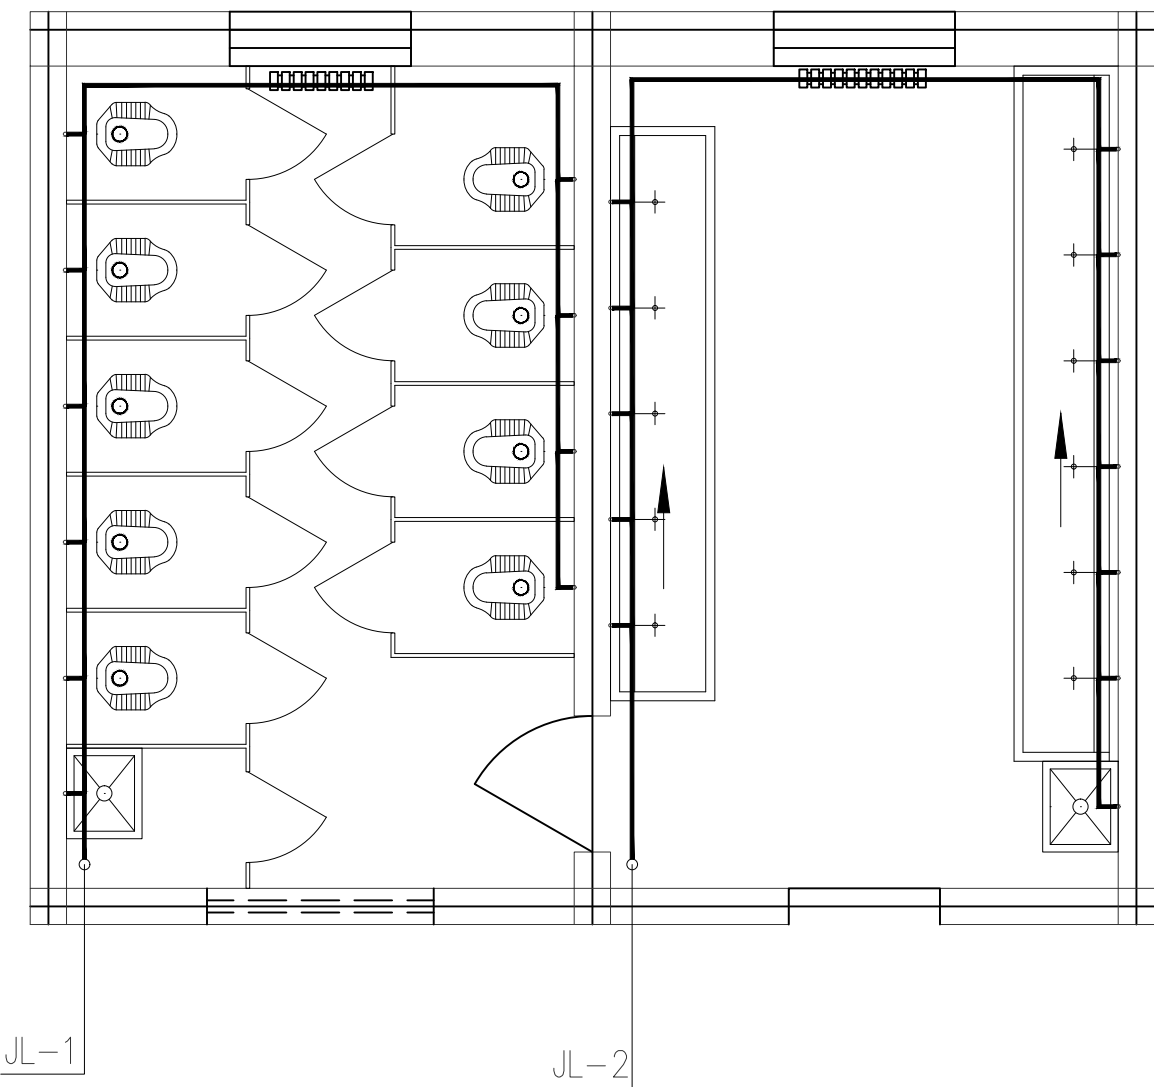

二一六层卫生间给水大样图 1:50

建筑设计单位:
ARCHITECTURAL DESIGN UNIT



鼎正建筑设计有限公司
DINGZHENG ARCHITECTURAL DESIGN CO., LTD.

设计证书编号 甲级 A161A02358
乙级 A261149209

企业相关资质

建筑行业	建筑工程设计	甲级
建筑行业	人防工程	乙级
风景园林	工程设计专项	乙级
市政行业	道路工程设计	乙级
市政行业	桥梁工程设计	乙级
市政行业	排水工程设计	乙级
市政行业	给水工程设计	乙级
市政行业	环境卫生工程	乙级
市政行业	热力工程	乙级
市政行业	公共交通工程设计	乙级
电力行业	新能源发电	乙级
电力行业	变电工程	乙级
电力行业	输电工程	乙级
农林行业	农业综合开发生态工程	乙级




地址: 陕西省西安市阎良区凤凰路街道办通广企业孵化中心二楼
电话: 029-8303660

公司图章:
COMPANY SEAL

注册执业章:
REGISTERED SEAL

设计编号: DESIGN CONTRACT NO.	DZSJ-2025-389-1
建设单位: CLIENT	西北大学附属中学
项目: PROJECT NAME	西北大学附属中学一号公寓 楼维修改造项目
子项目: SUBPROJECT NAME	1#学生公寓
图名: DRAWING TITLE	二一六层卫生间给水大样图
项目总负责人 PROJECT DIRECTOR	张利霞 张利霞
专业负责人 DISCIPLINE RESPONSIBLE BY	侯宝军 侯宝军
审定人 APPROVED BY	侯宝军 侯宝军
审核人 REVIEW BY	甘三军 甘三军
校对人 CHECKED BY	马振 马振
设计人 DESIGNED BY	张全胜 张全胜
专业: STATUS	给排水
设计阶段: DESIGN PHASE	施工图
比例: SCALE	1:100
版本号: FILE NAME	第一版
日期: DATE	2026. 04
图号: DRAWING NO.	水施-13

暖通	给排水	电气	工艺	自控
建筑	结构	电气	暖通	给排水
暖通	给排水	电气	工艺	自控
建筑	结构	电气	暖通	给排水

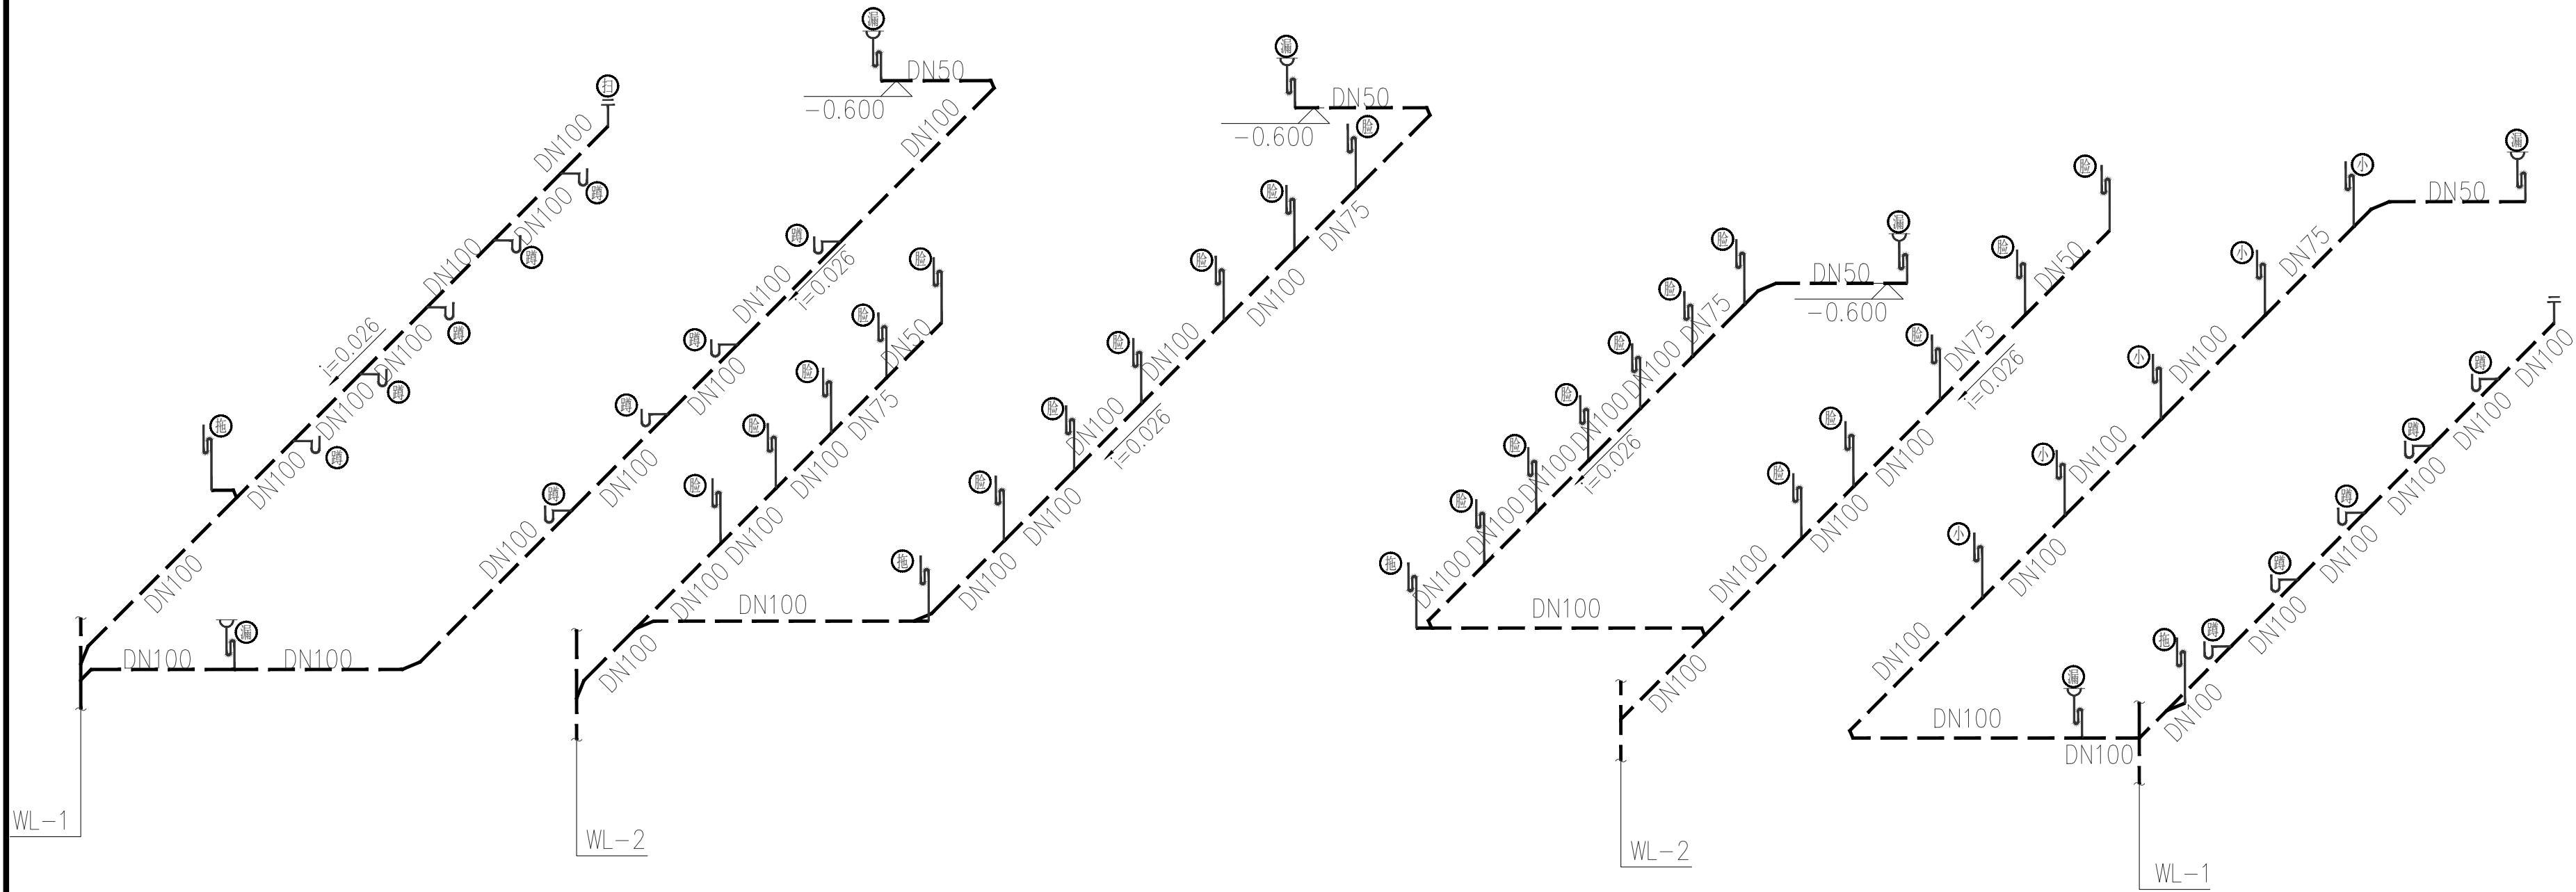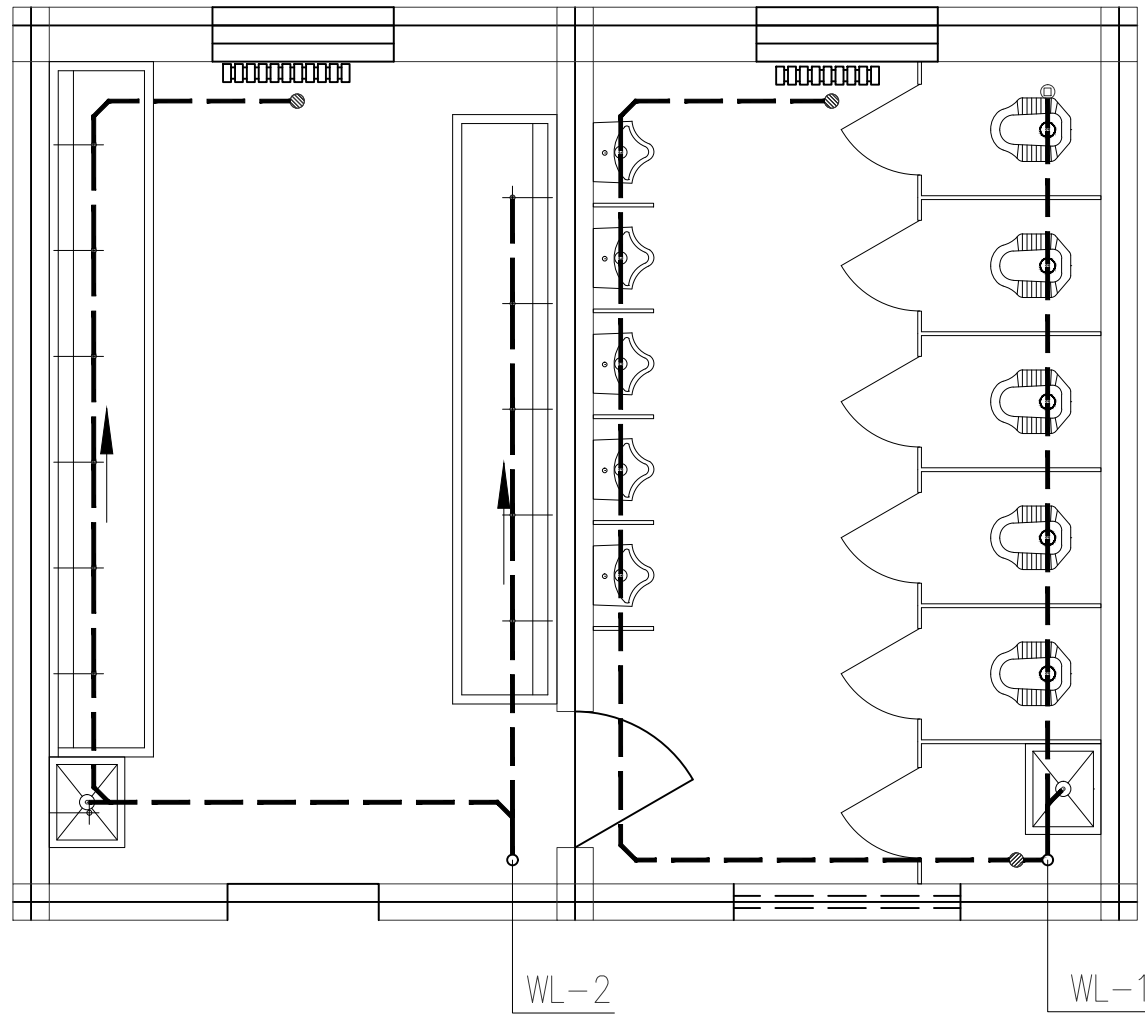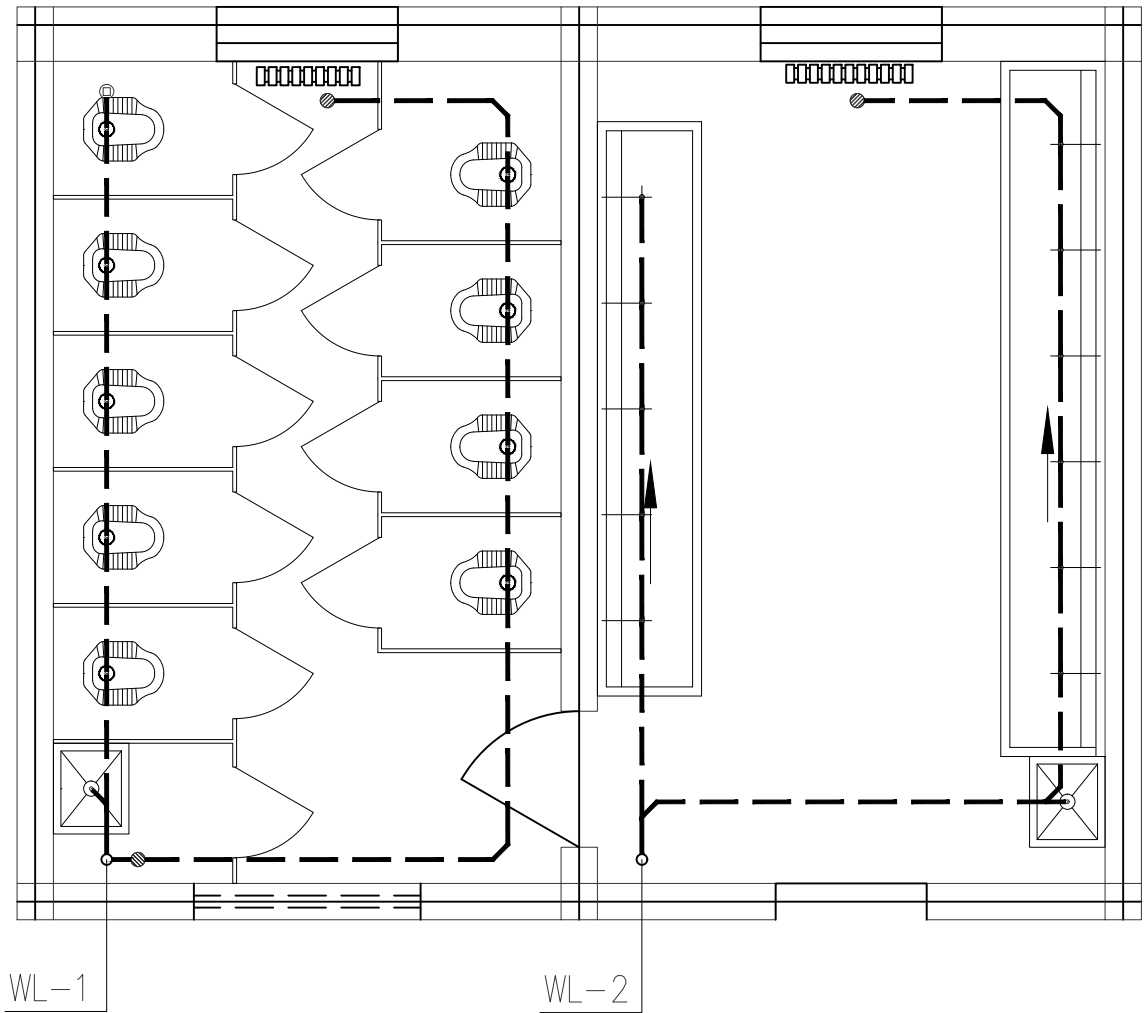

二一六层卫生间排水大样图 1:50

建筑设计单位:
ARCHITECTURAL DESIGN UNIT



鼎正建筑设计有限公司
DINGZHENG ARCHITECTURAL DESIGN CO., LTD.

设计证书编号 甲级 A161A02358
乙级 A261149209

企业相关资质

建筑行业	建筑工程设计	甲级
建筑行业	人防工程	乙级
风景园林	工程设计专项	乙级
市政行业	道路工程设计	乙级
市政行业	桥梁工程设计	乙级
市政行业	排水工程设计	乙级
市政行业	给水工程设计	乙级
市政行业	环境卫生工程	乙级
市政行业	热力工程	乙级
市政行业	公共交通工程设计	乙级
电力行业	新能源发电	乙级
电力行业	变电工程	乙级
电力行业	输电工程	乙级
农林行业	农业综合开发生态工程	乙级

地址: 陕西省西安市阎良区凤凰路街道办通广企业孵化中心二楼
电话: 029-8300660

公司图章:

COMPANY SEAL

注册执业章:

REGISTERED SEAL

设计编号: DESIGN CONTRACT NO.	DZSJ-2025-389-1		
建设单位: CLIENT	西北大学附属中学		
项目: PROJECT NAME	西北大学附属中学一号公寓 楼维修改造项目		
子项目: SUBPROJECT NAME	1#学生公寓		
图名: DRAWING TITLE	二一六层卫生间排水大样图		
项目总负责人 PROJECT DIRECTOR	张利霞	张利霞	
专业负责人 DISCIPLINE RESPONSIBLE BY	侯宝军	侯宝军	
审定人 APPROVED BY	侯宝军	侯宝军	
审核人 REVIEW BY	甘三军	甘三军	
校对人 CHECKED BY	马 振	马 振	
设计人 DESIGNED BY	张全胜	张全胜	
专业: STATUS	给排水	设计阶段: DESIGN PHASE	施工图
比例: SCALE	1:100	版本号: FILE NAME	第一版
日期: DATE	2026. 04	图号: DRAWING NO.	水施-14